


PLANTA BAIXA - 4º PAVIMENTO - LADO LESTE - LEVANTAMENTO - SISTEMA DE HIDRANTES E EXTINTORES
ESCALA 1:50

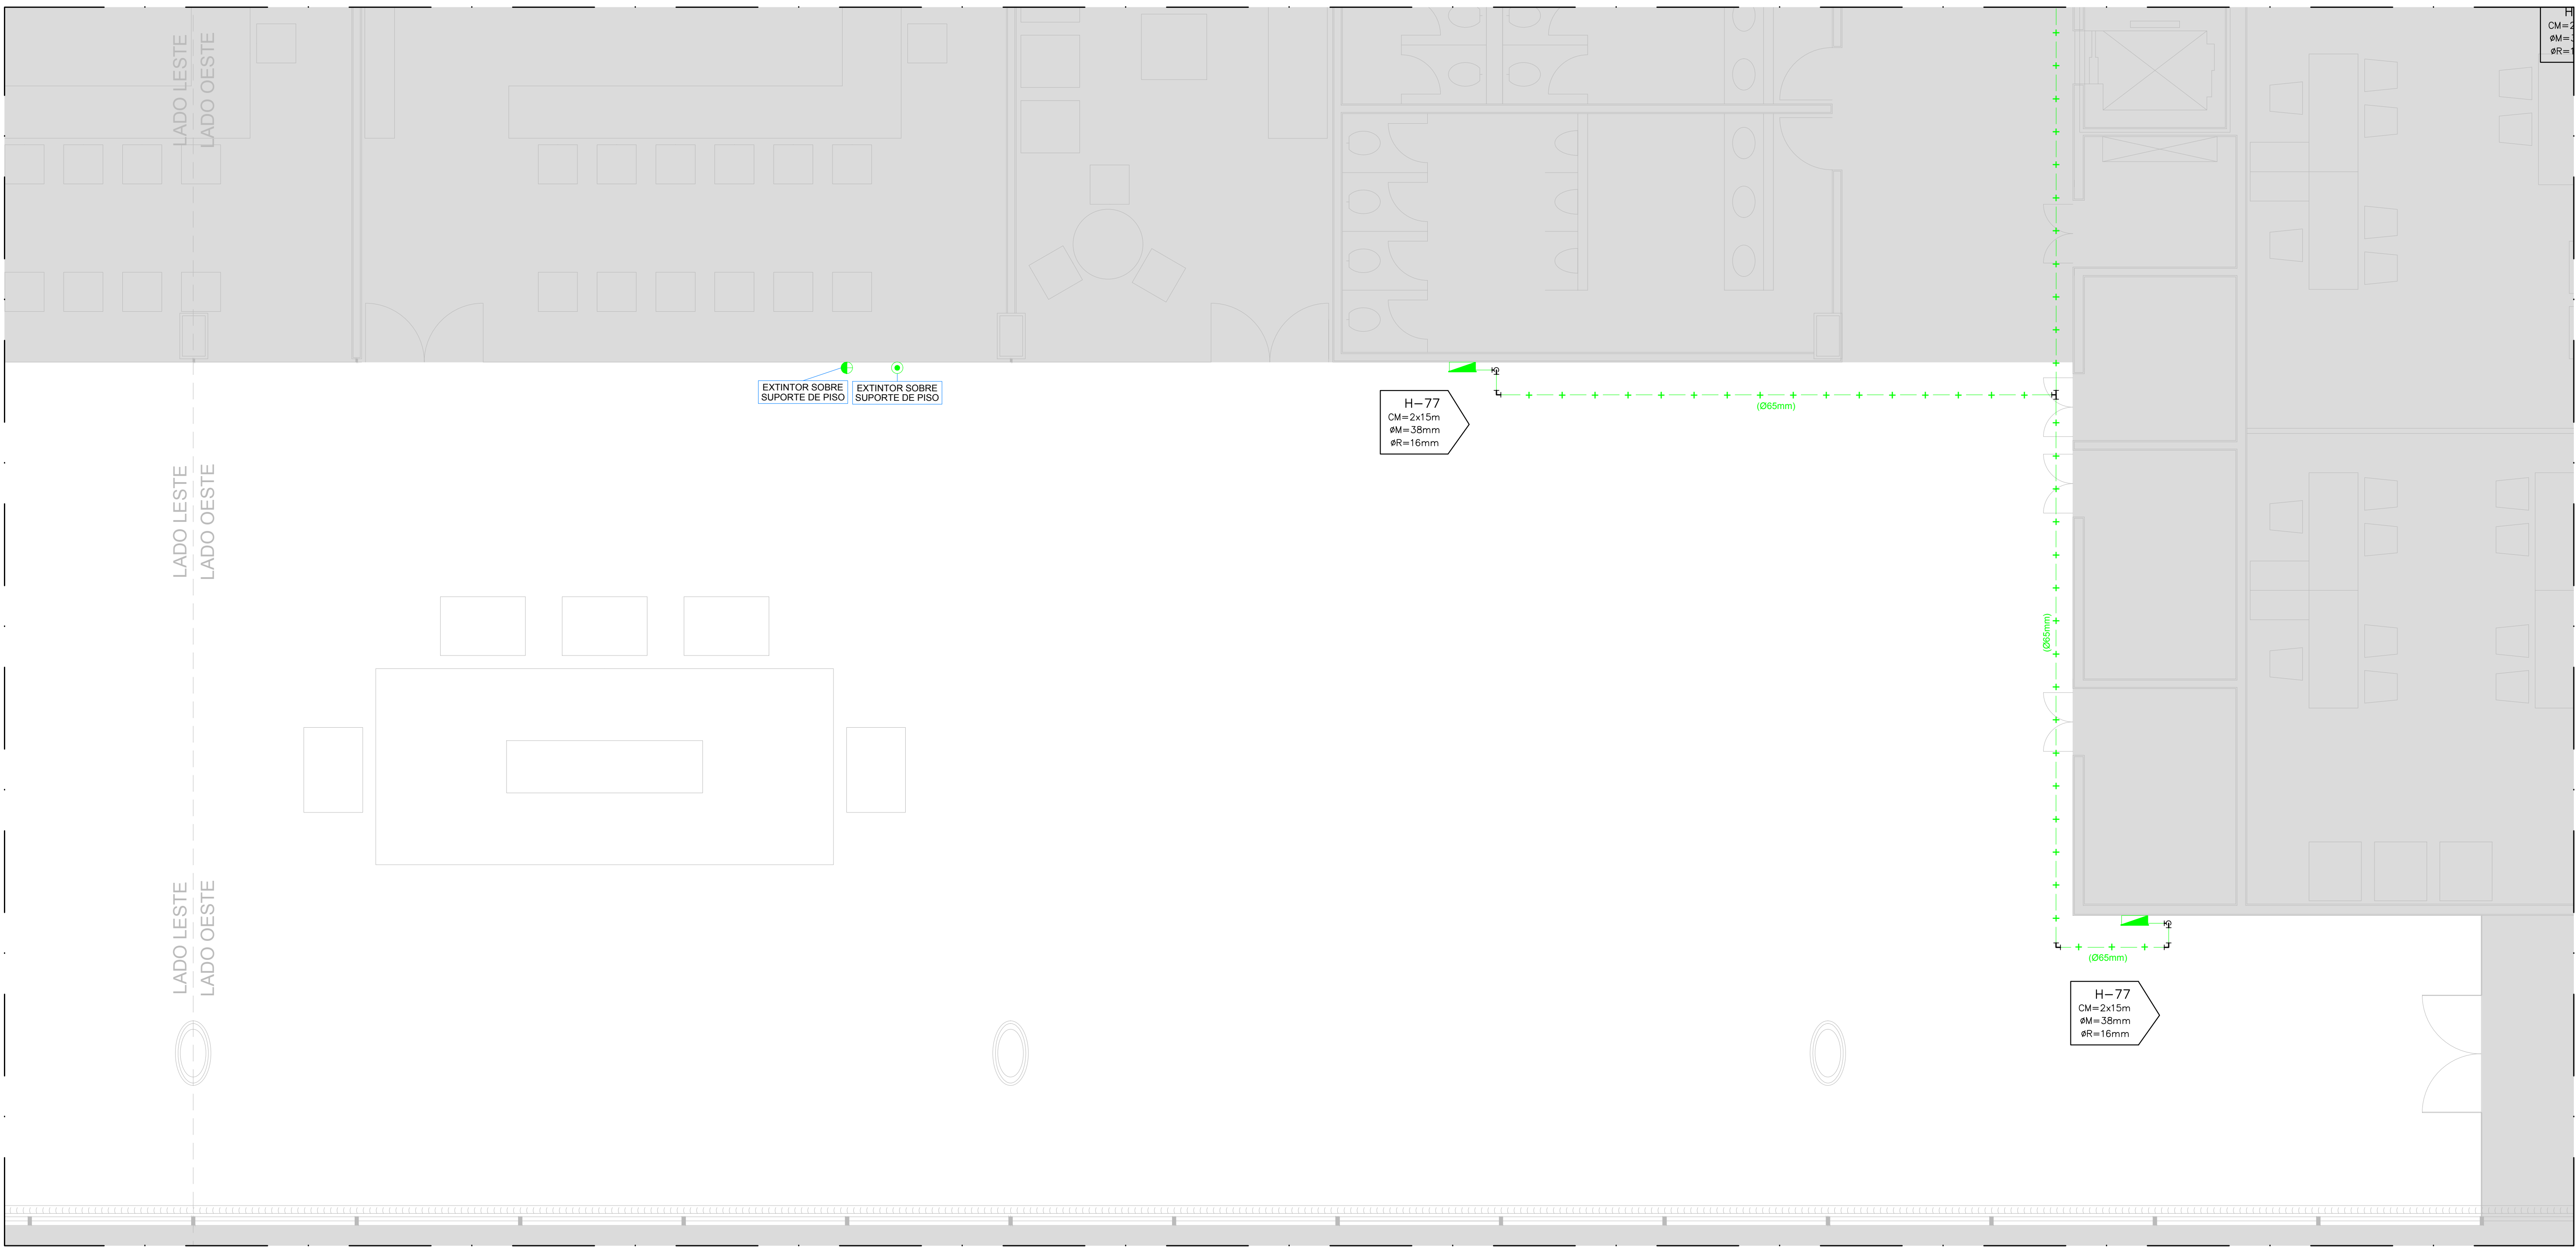


PLANTA BAIXA - 4º PAVIMENTO - LADO OESTE - LEVANTAMENTO - SISTEMA DE HIDRANTES E EXTINTORES
ESCALA 1:50

LEGENDA	
SIMBOLOGIA	DESCRIÇÃO
	SINALIZAÇÃO PROIBIÇÃO / ORIENTAÇÃO E SALVAMENTO / EQUIPAMENTOS
	XX=CÓDIGO (DE ACORDO COM A NBR 13434-2) YYYYYY=DIMENSÕES LARGURA / ALTURA (EM MILÍMETROS)
	EXTINTOR MANUAL PORTÁTIL DE FÓSFORO QUÍMICO ABC, CARGA 8KG, CAPACIDADE EXTINTORA 3A20 BC, INSTALADO EM SUPORTE DE FIXAÇÃO PARA PISO/PAREDE
	EXTINTOR MANUAL PORTÁTIL DE ÁGUA PRESSURIZADA, CARGA 10L, CAPACIDADE EXTINTORA 3A, INSTALADO EM SUPORTE DE FIXAÇÃO PARA PISO/PAREDE
	ALARME (AVISADOR) SONORO/VISUAL
	ACIONADOR MANUAL DE ALARME
	BLOCO AUTÔNOMO DE ILUMINAÇÃO DE EMERGÊNCIA - LED
	PLACA DE SINALIZAÇÃO DE EMERGÊNCIA
	DETECTOR DE FUMAÇA
	DETECTOR TERMVELOCMÉTRICO
	CENTRAL DE DETECÇÃO E ALARME
	BICO DE SPRINKLER DE EMBUTIR
	HIDRANTE DE PAREDE
	TUBULAÇÃO AÇO GALVANIZADO DO SISTEMA DE SPRINKLERS INDICADO
	TUBULAÇÃO AÇO GALVANIZADO DO SISTEMA DE HIDRANTES INDICADO
	TUBULAÇÃO LAÇO DE DETECÇÃO DO SISTEMA DE DETECÇÃO E ALARME INDICADO
	TUBULAÇÃO LAÇO DE COMANDO DO SISTEMA DE DETECÇÃO E ALARME INDICADO

LEGENDA DE CORES	
COR	DESCRIÇÃO
	EQUIPAMENTO / INSTALAÇÃO EXISTENTE A SER MANTIDO(A)
	EQUIPAMENTO / INSTALAÇÃO NOVO(A)
	EQUIPAMENTO / INSTALAÇÃO A SER REMANEJADO, REMOVIDO OU PROVENIENTE DE REMANEJAMENTO, CONFORME INDICADO EM PRANCHA

QUANTITATIVO DE ITENS					
SIMBOLOGIA	QUANTIDADE DE ITENS EXISTENTES	QUANTIDADE DE ITENS MANTIDOS	QUANTIDADE DE ITENS A SEREM REMOVIDOS	ITENS PROVENIENTES DE REMANEJAMENTO	QUANTIDADE DE ITENS NOVOS
	03	03	-	-	05
	02	-	02	-	03
	05	-	05	-	03
	-	-	-	-	27
	21	-	21	-	26
	05	-	05	-	45
	01	-	-	-	-
	62	01	61	-	79
	03	03	-	-	-

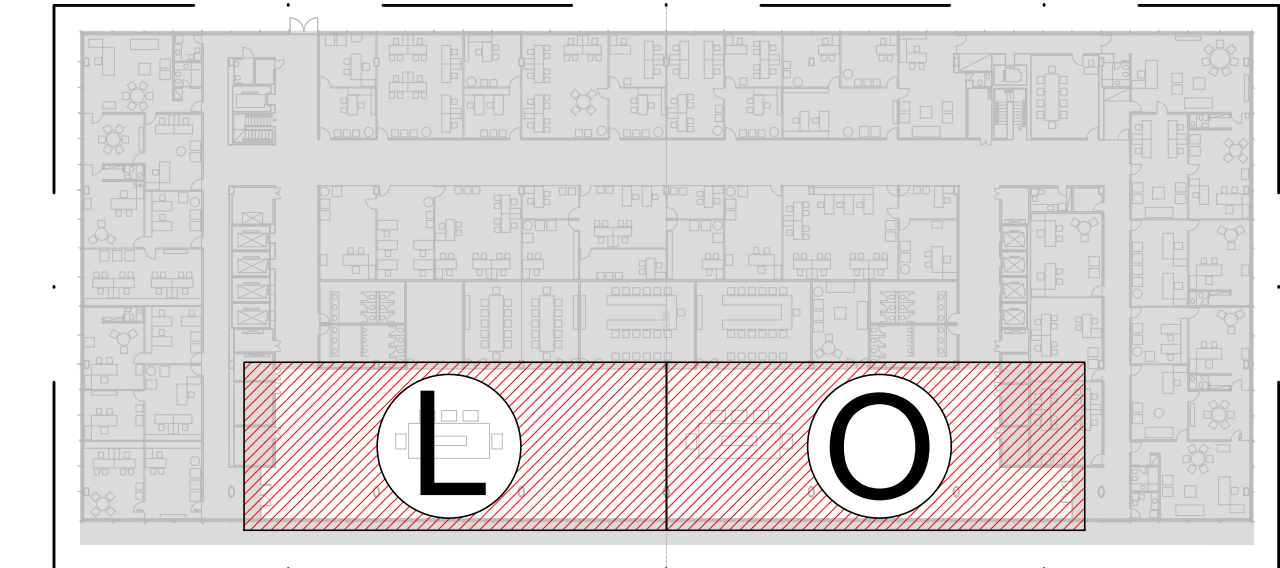

MAPA CHAVE - 4º PAVIMENTO - ÁREA DE ATUAÇÃO - LADO LESTE "L" - LADO OESTE "O"
SEM ESCALA

ALTERAÇÕES:			
Nº	DATA	OBSERVAÇÕES	RUBRICA
01	23/10/2020	EMIÇÃO INICIAL	

PRESIDÊNCIA DA REPÚBLICA
Secretaria de Administração
Diretoria de Recursos Logísticos
Coordenação Geral de Engenharia e Edificações

ENDEREÇO : PALÁCIO DO PLANALTO - BRASILIA DF

PROPRIETÁRIO : PRESIDENCIA DA REPUBLICA

FIRMA EXECUTORA :

AUTOR DO PROJETO : MAIRTON HOLANDA
RESPONSÁVEL TÉCNICO : SAMUEL GUSTAVO

CAU : A20486-2
CREA : 27177/D-DF

PROPRIETÁRIO :

AUTOR DO PROJETO : CAU: A20486-2
RT : CREA: 27177/D-DF

CAU / CREA :

CAU / CREA :

www.foxengenharia.com.br
fox@engenharia.com.br
TEL: +55(61) 2103-6555

PROJETO DE PROTEÇÃO E COMBATE A INCÊNDIO					
PALÁCIO DO PLANALTO	PREVENÇÃO E COMBATE A INCÊNDIO E PÂNICO				
	LEVANTAMENTO DE EXTINTORES E HIDRANTES				
RESTAURAÇÃO	PLANTA BAIXA - 4º PAVIMENTO				
	Projeto : Nº do DOC : Data : 30/OUT/2020 Esc. Des : 1/50	Des : GUIMARÃES Esc. Plot : 1/50	Área m²: Existente: 000,00 Análise: 000,00 Total: 000,00	03/07	