



PLANTA DE FORRO

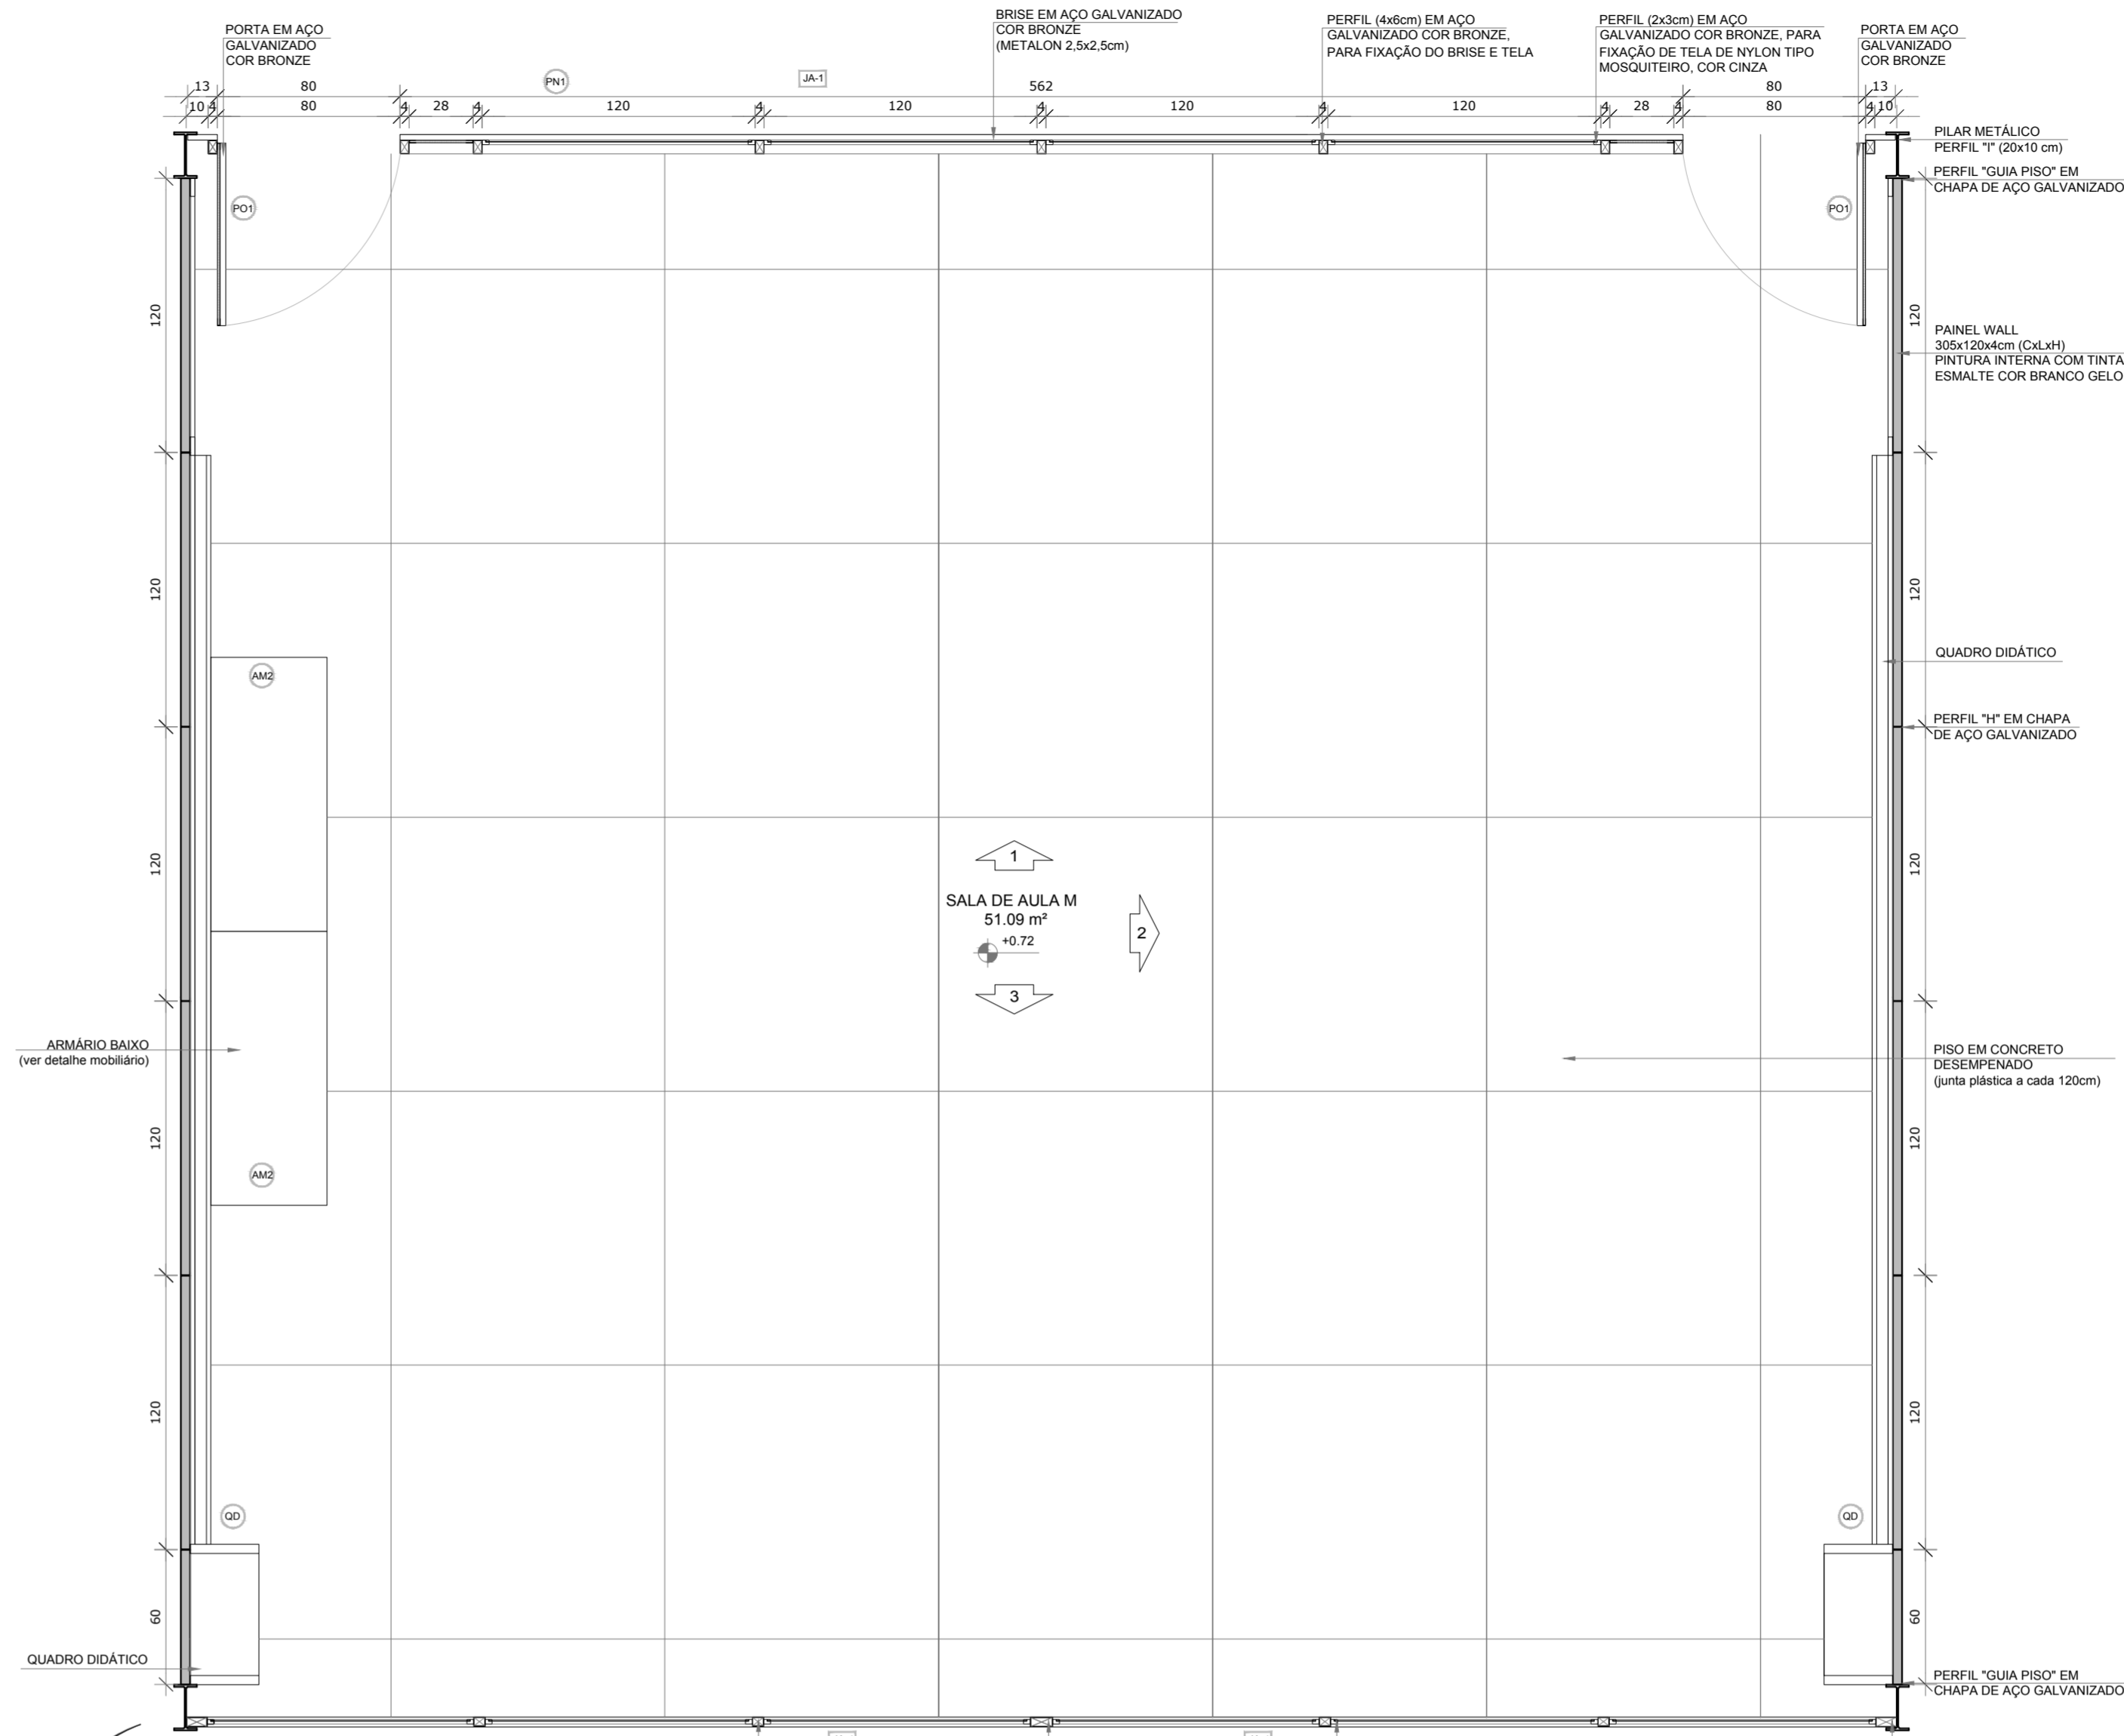

PLANTA BAIXA

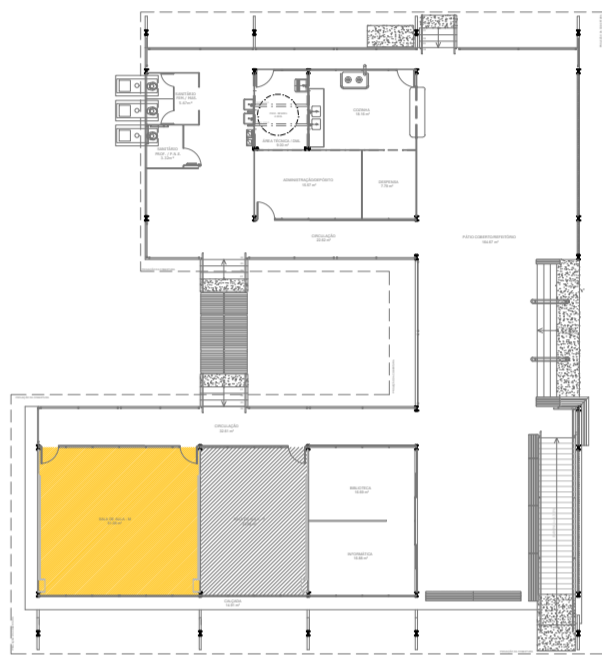

CROQUI DE REFERÊNCIA

PROJETO PADRÃO - FNDE

PROPRIETÁRIO: 1

ENDEREÇO:

MUNICÍPIO - UF:

PROPRIETÁRIO

RESP. TÉCNICO

CREA

AUTOR DO PROJETO

CAU

DLFO

CREA

RA

OBSERVAÇÕES:

PROJETO ESCOLAS INDÍGENAS - 2 SALAS - 2A
PROJETO DE ARQUITETURA

COORDENAÇÃO

CGEST - Coordenação Geral de Infraestrutura Educacional

AMPLIAÇÃO CONJUNTO PEDAGÓGICO

SALA DE AULA P

FORMATO (1189x594)


REVISÃO R.00

ESCALA 1:25


DATA EMISSÃO 02/03/2017

ARQ


13/17

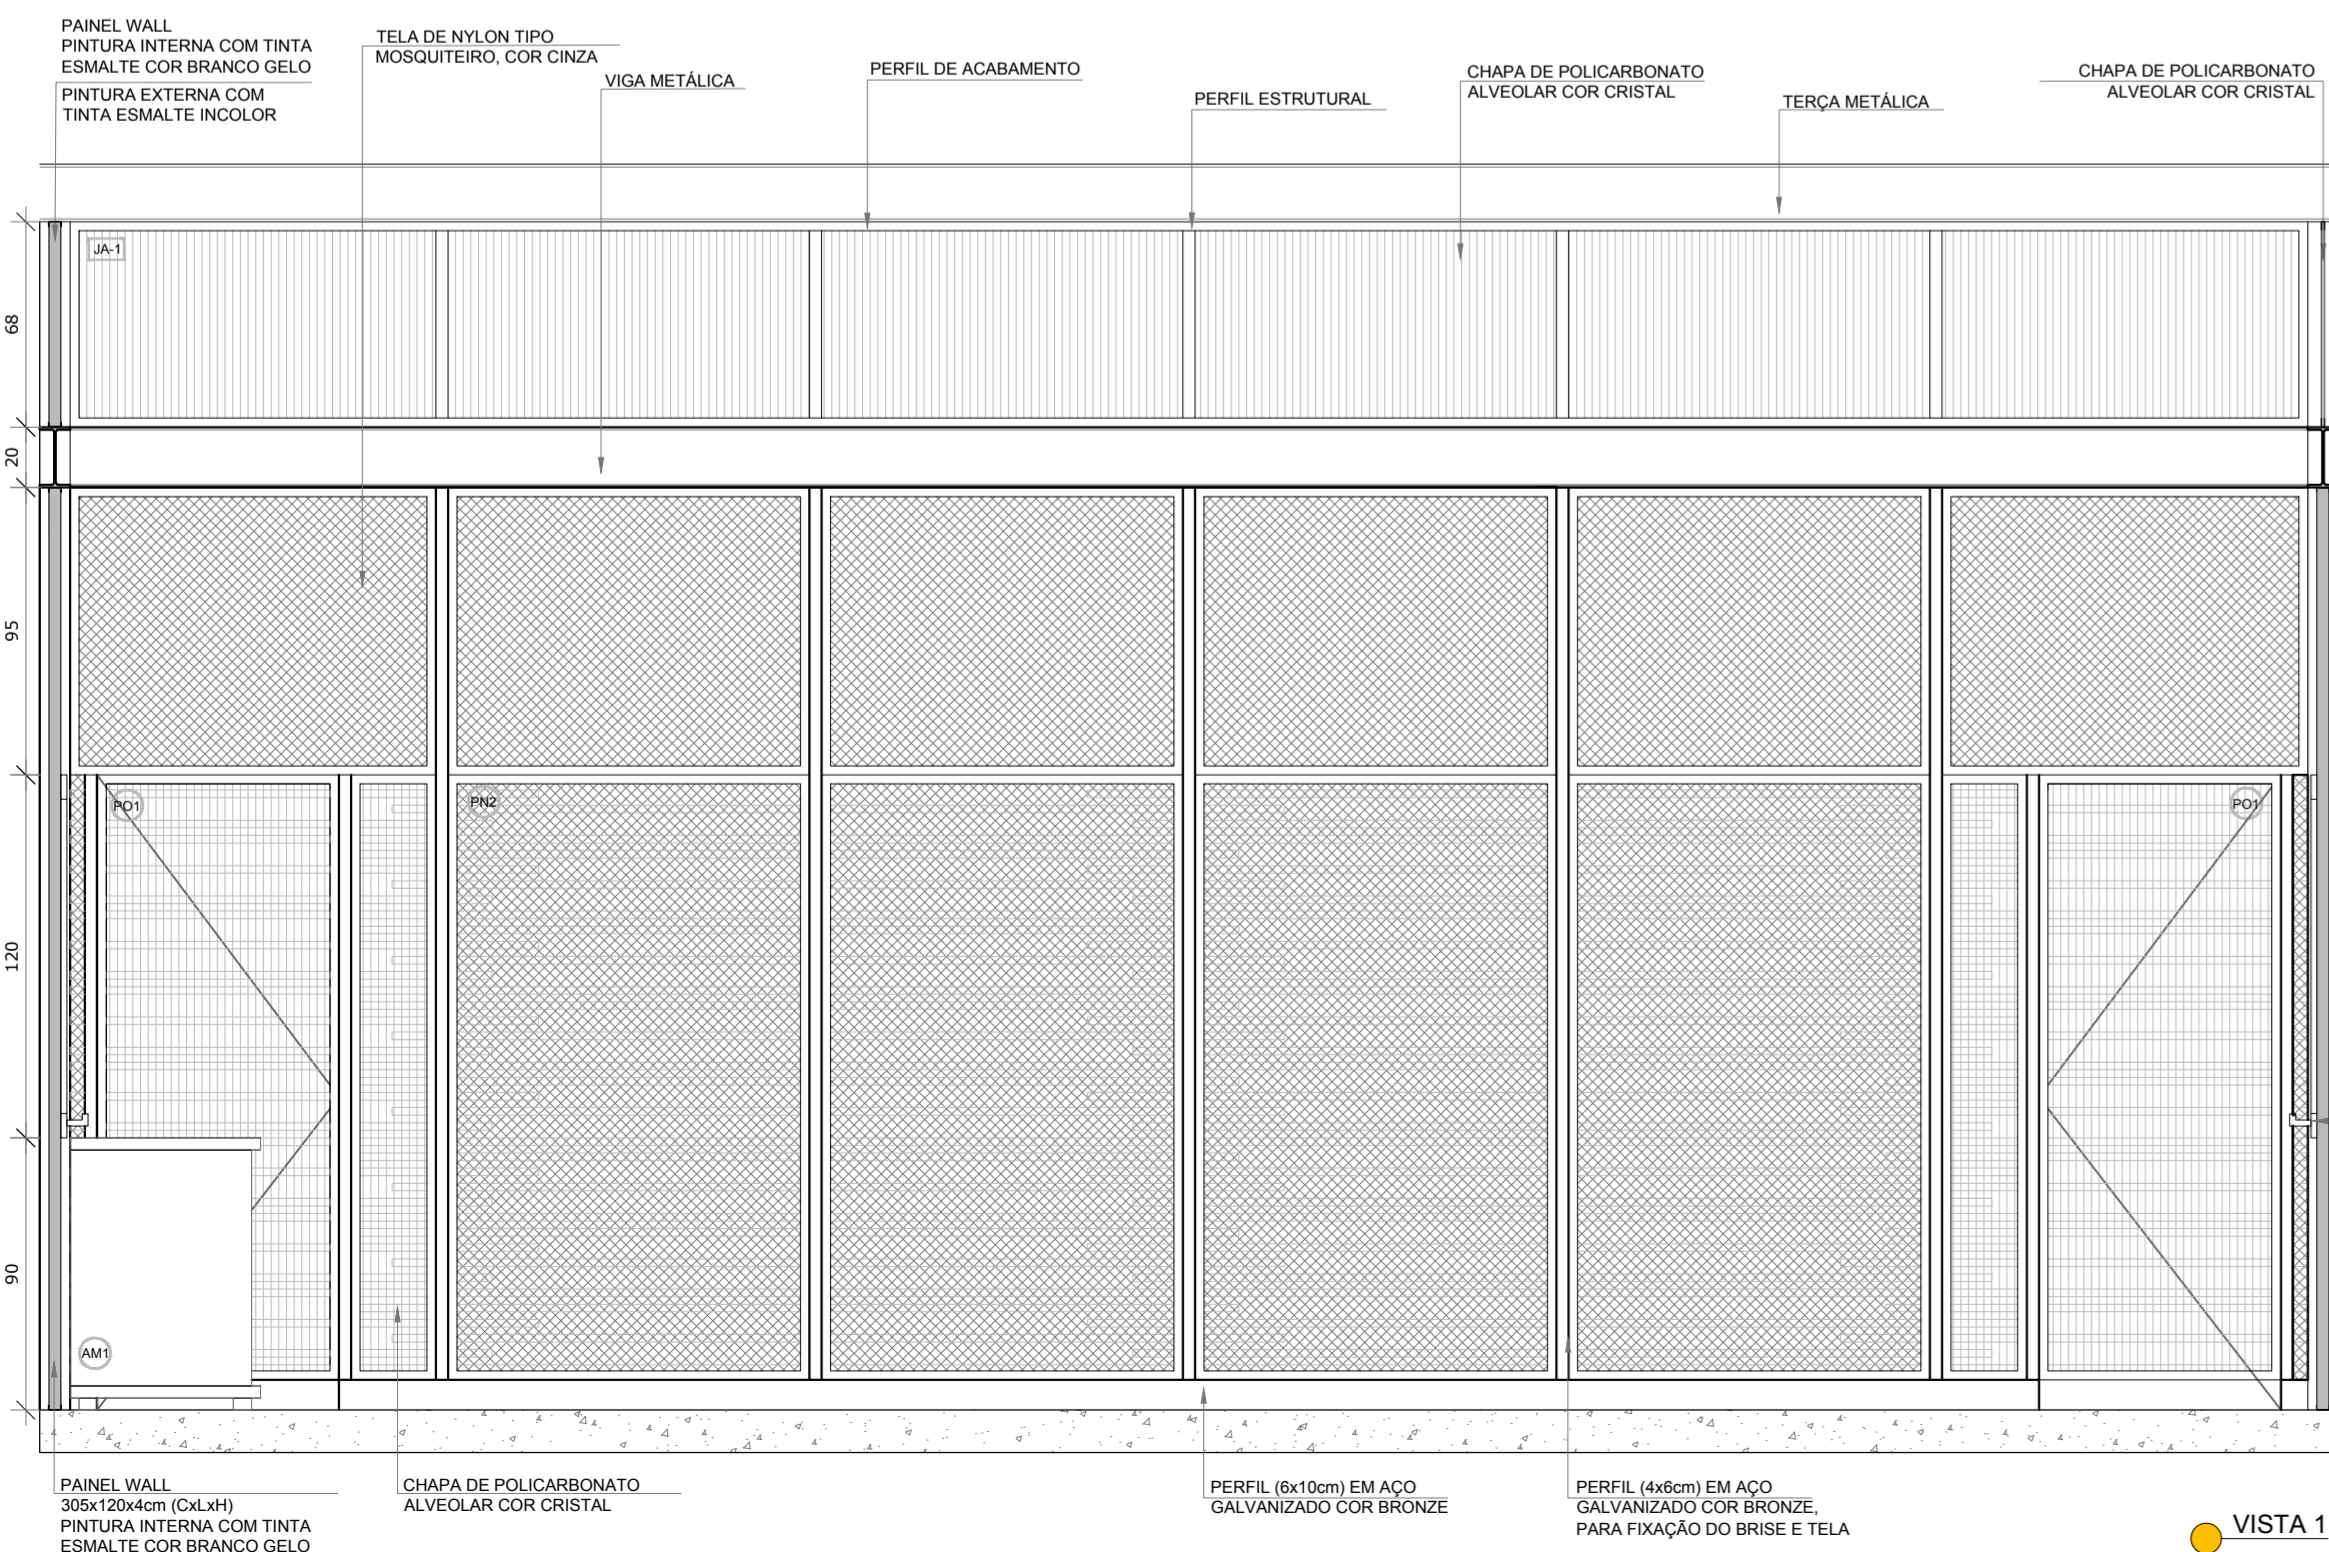

VISTA 1

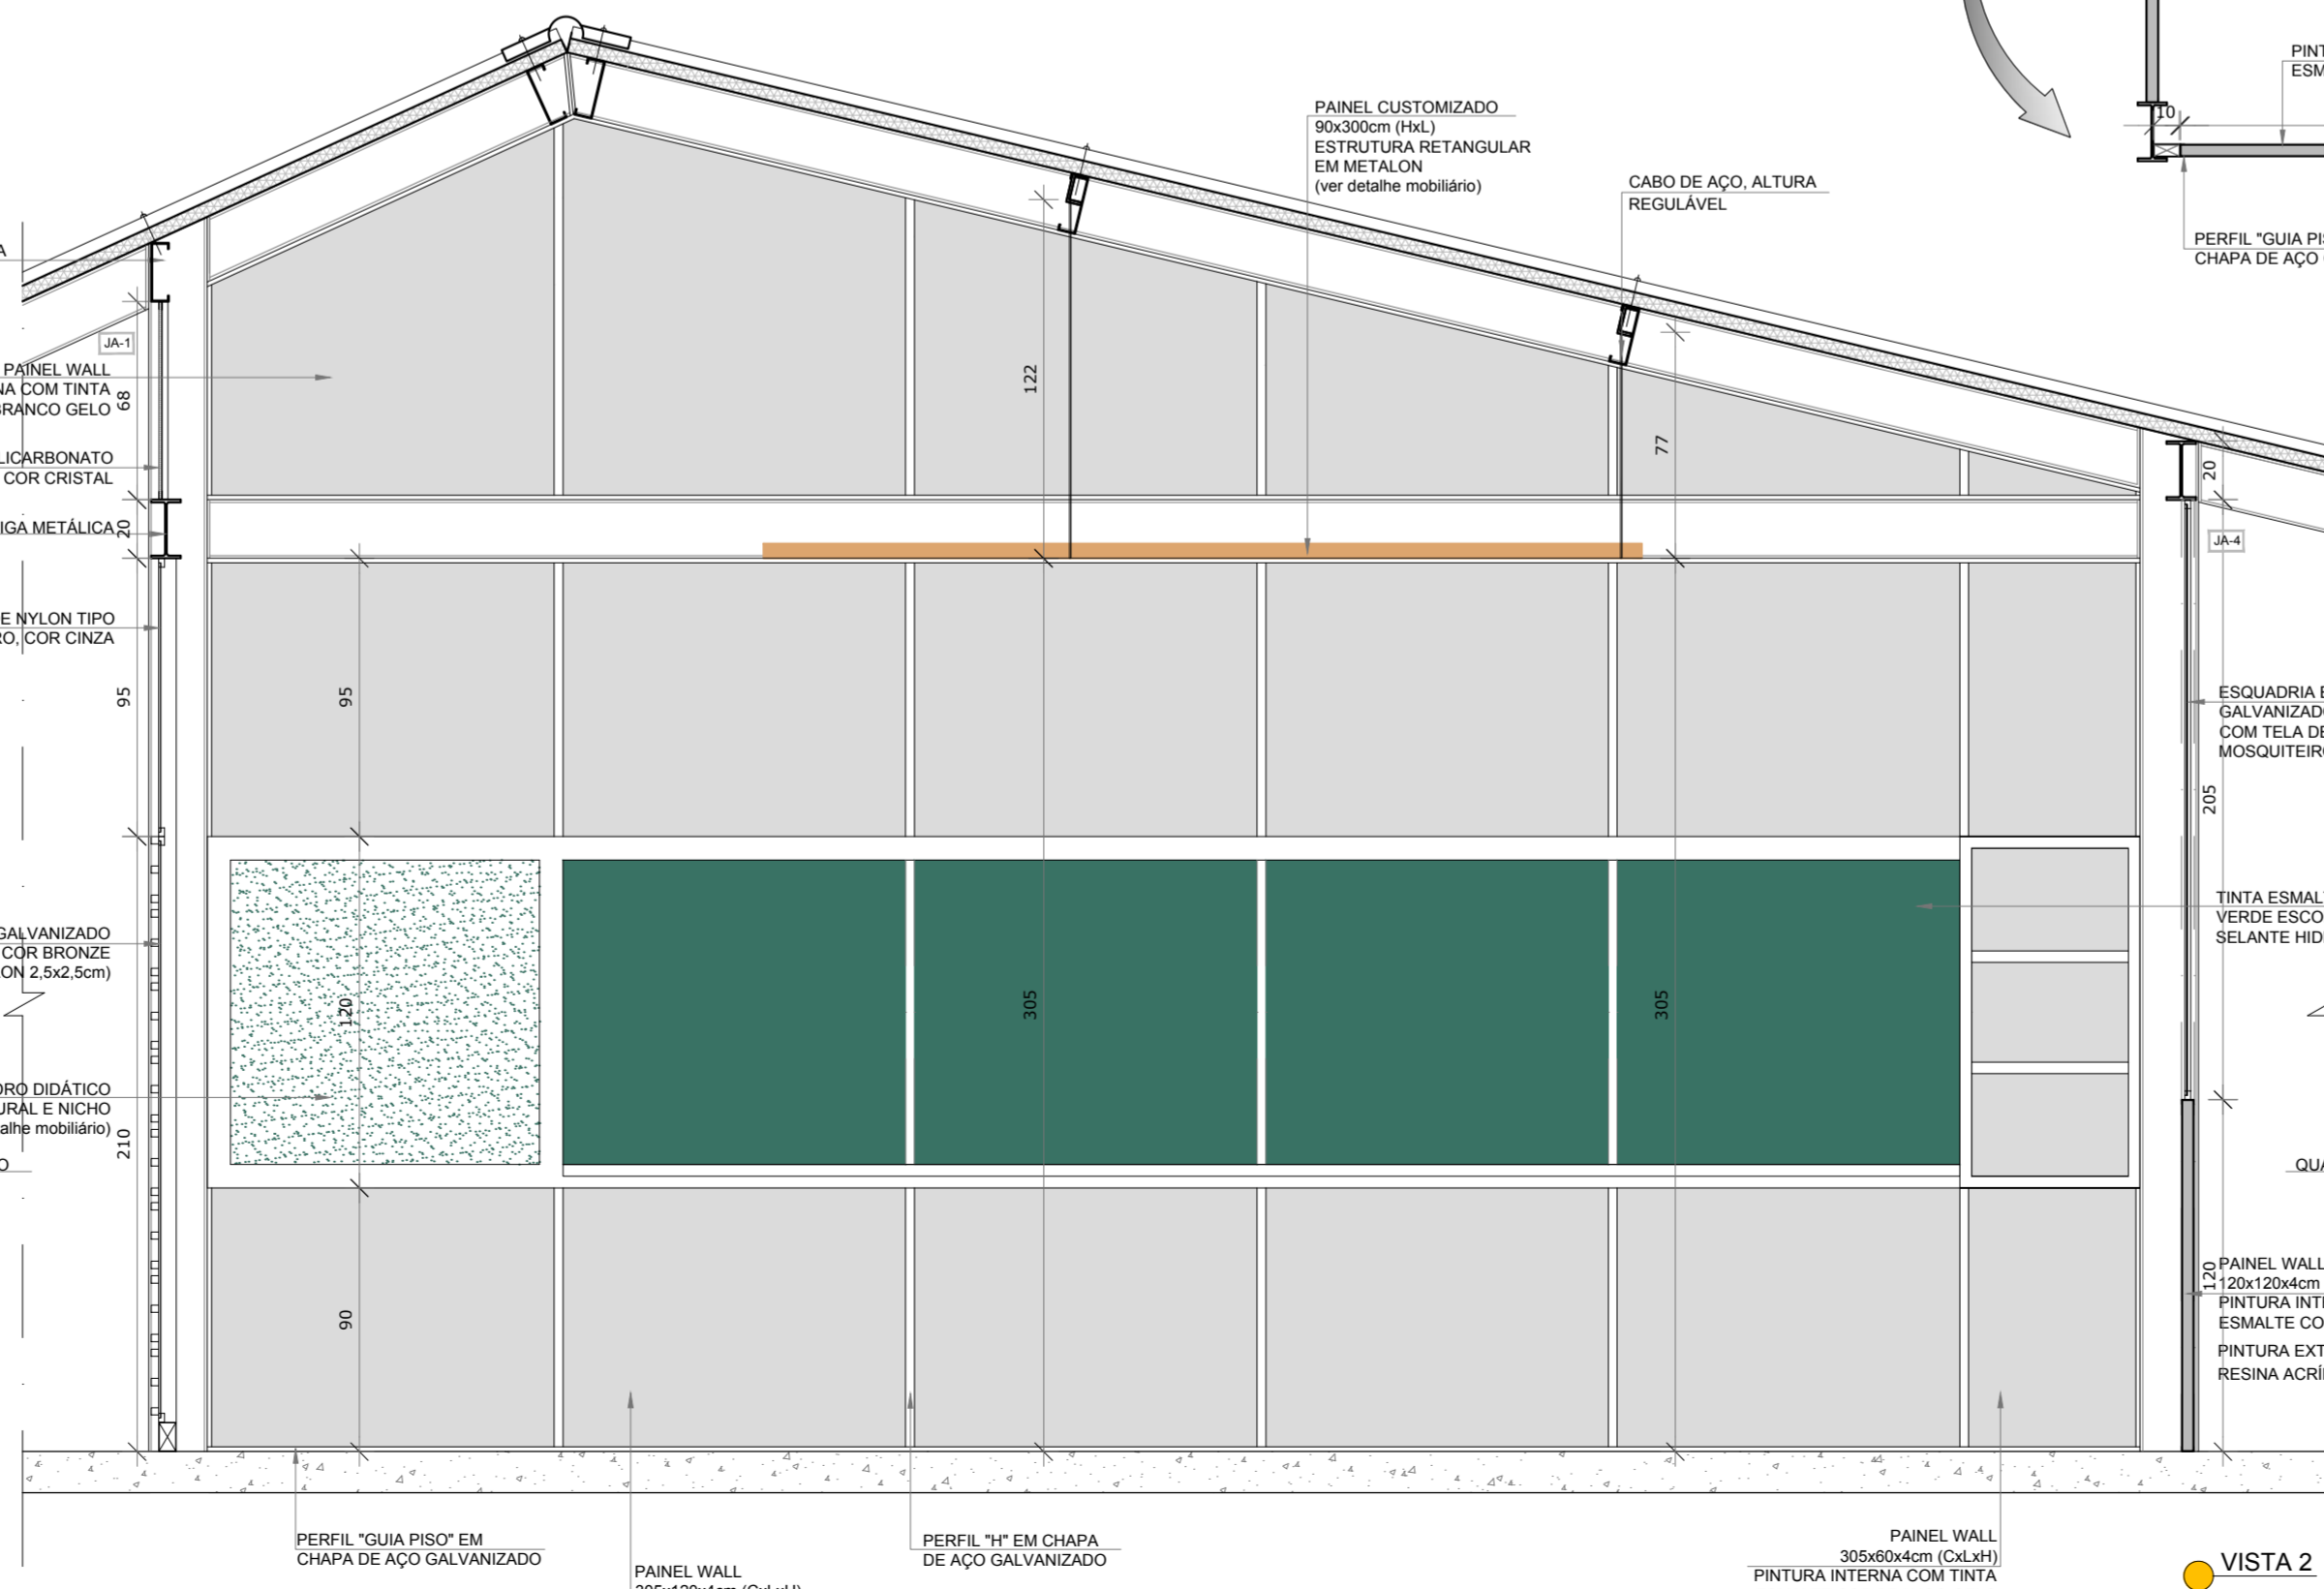

VISTA 2

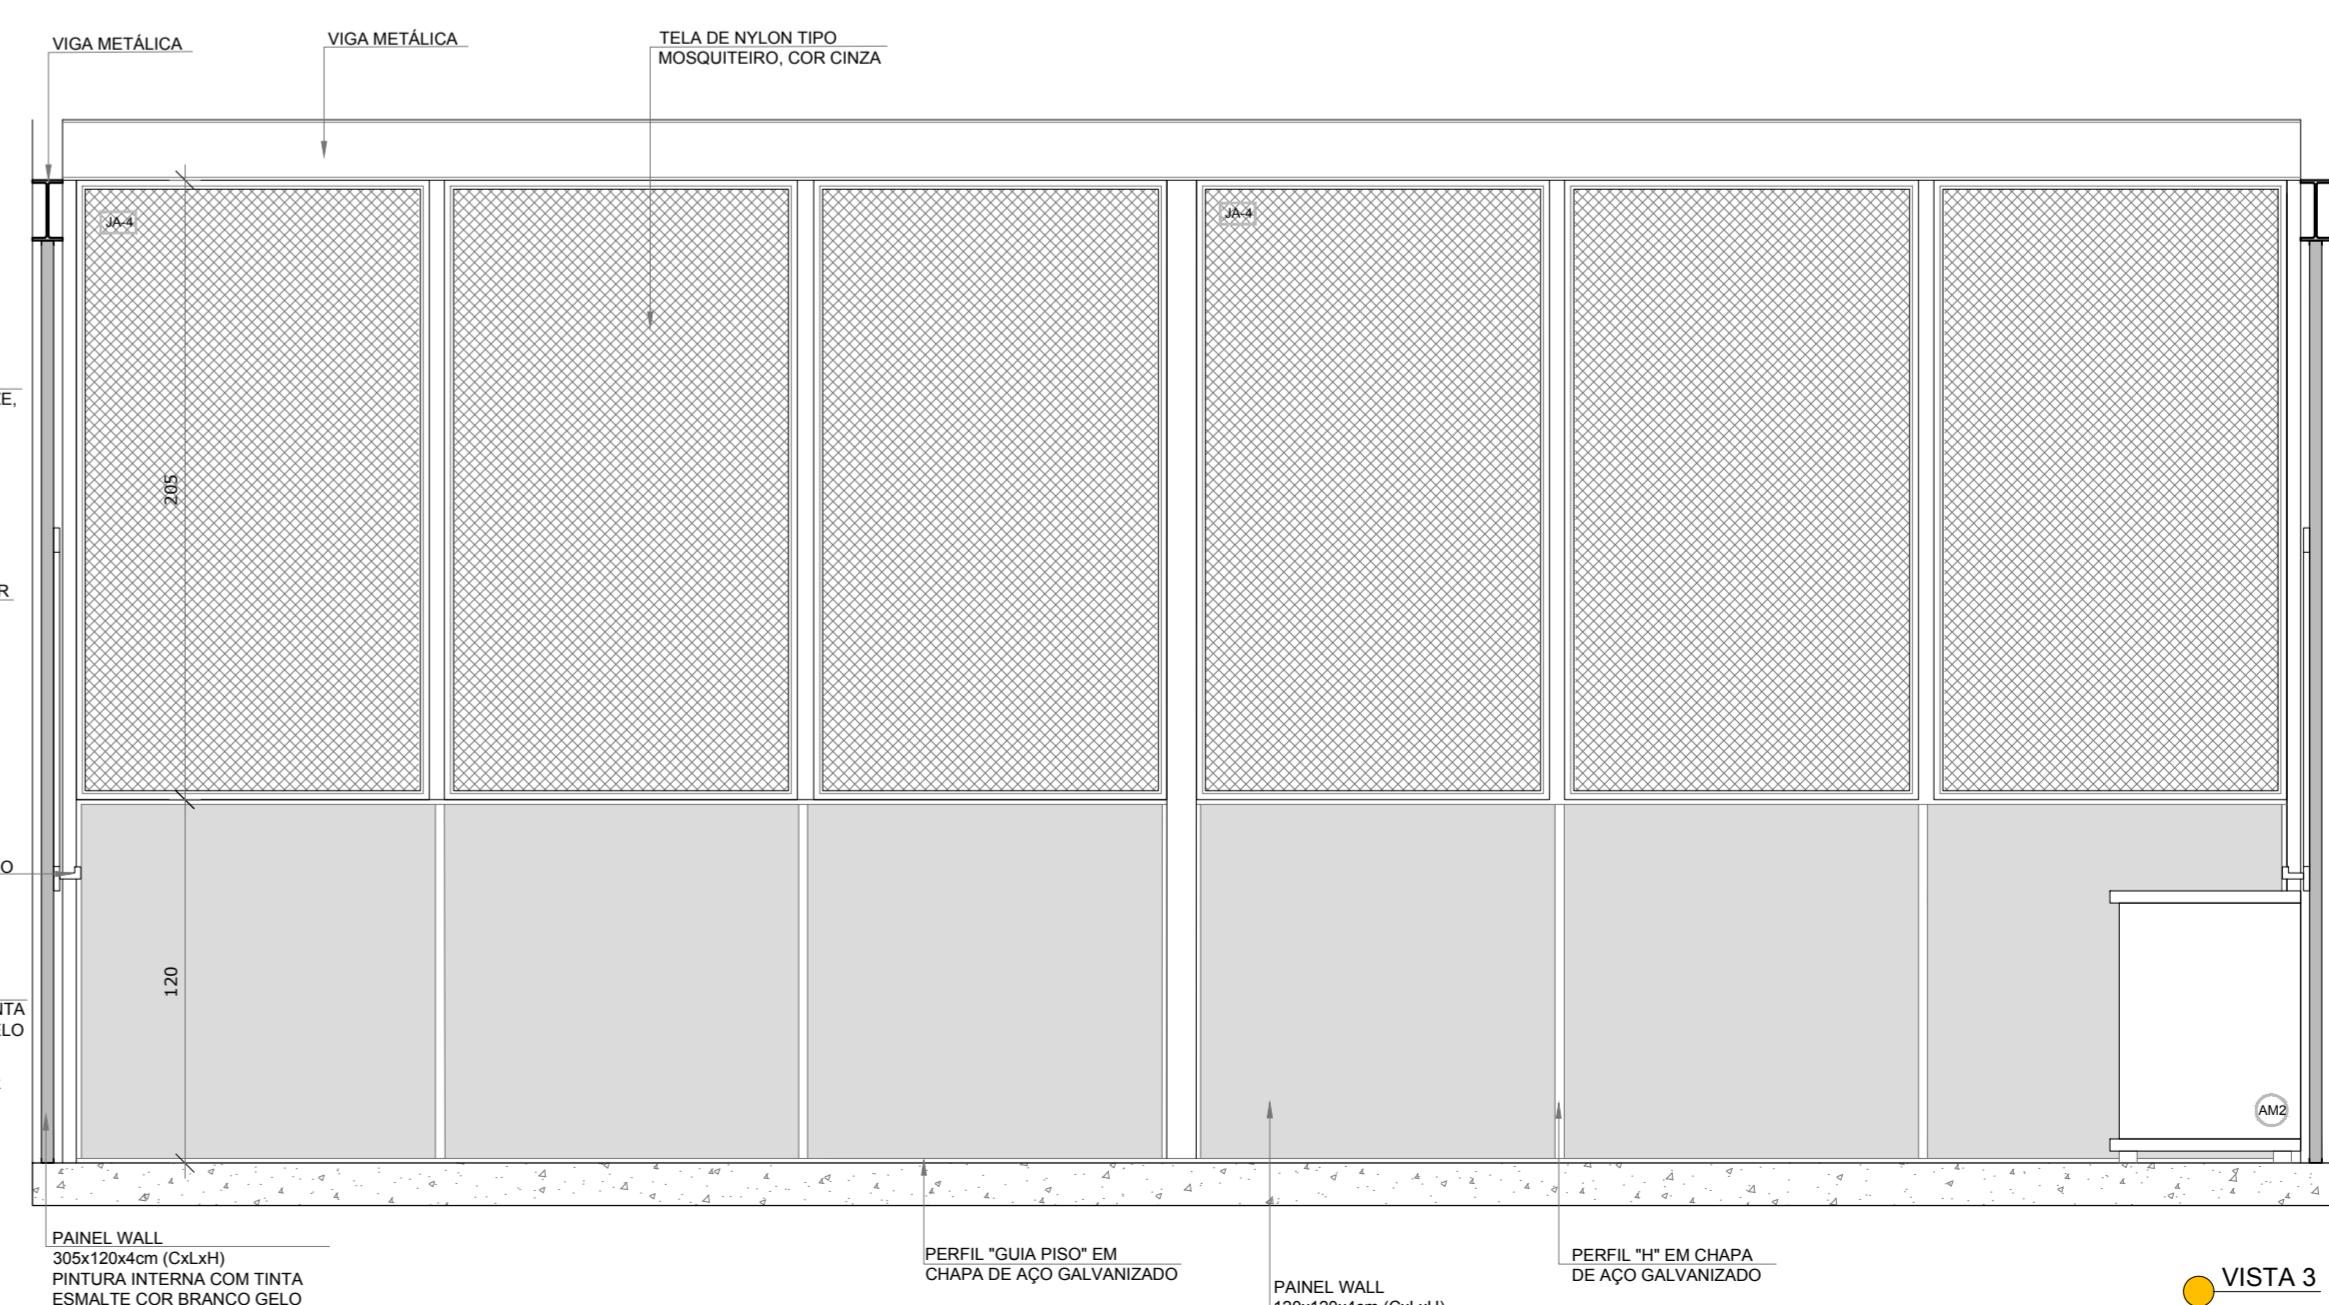

VISTA 3

DETALHE - MODULAÇÃO PAINEL WALL SOB ESQUADRIA DE TELA