




1 CIRCULAÇÃO/ SANITÁRIO  
ESCALA 1/25

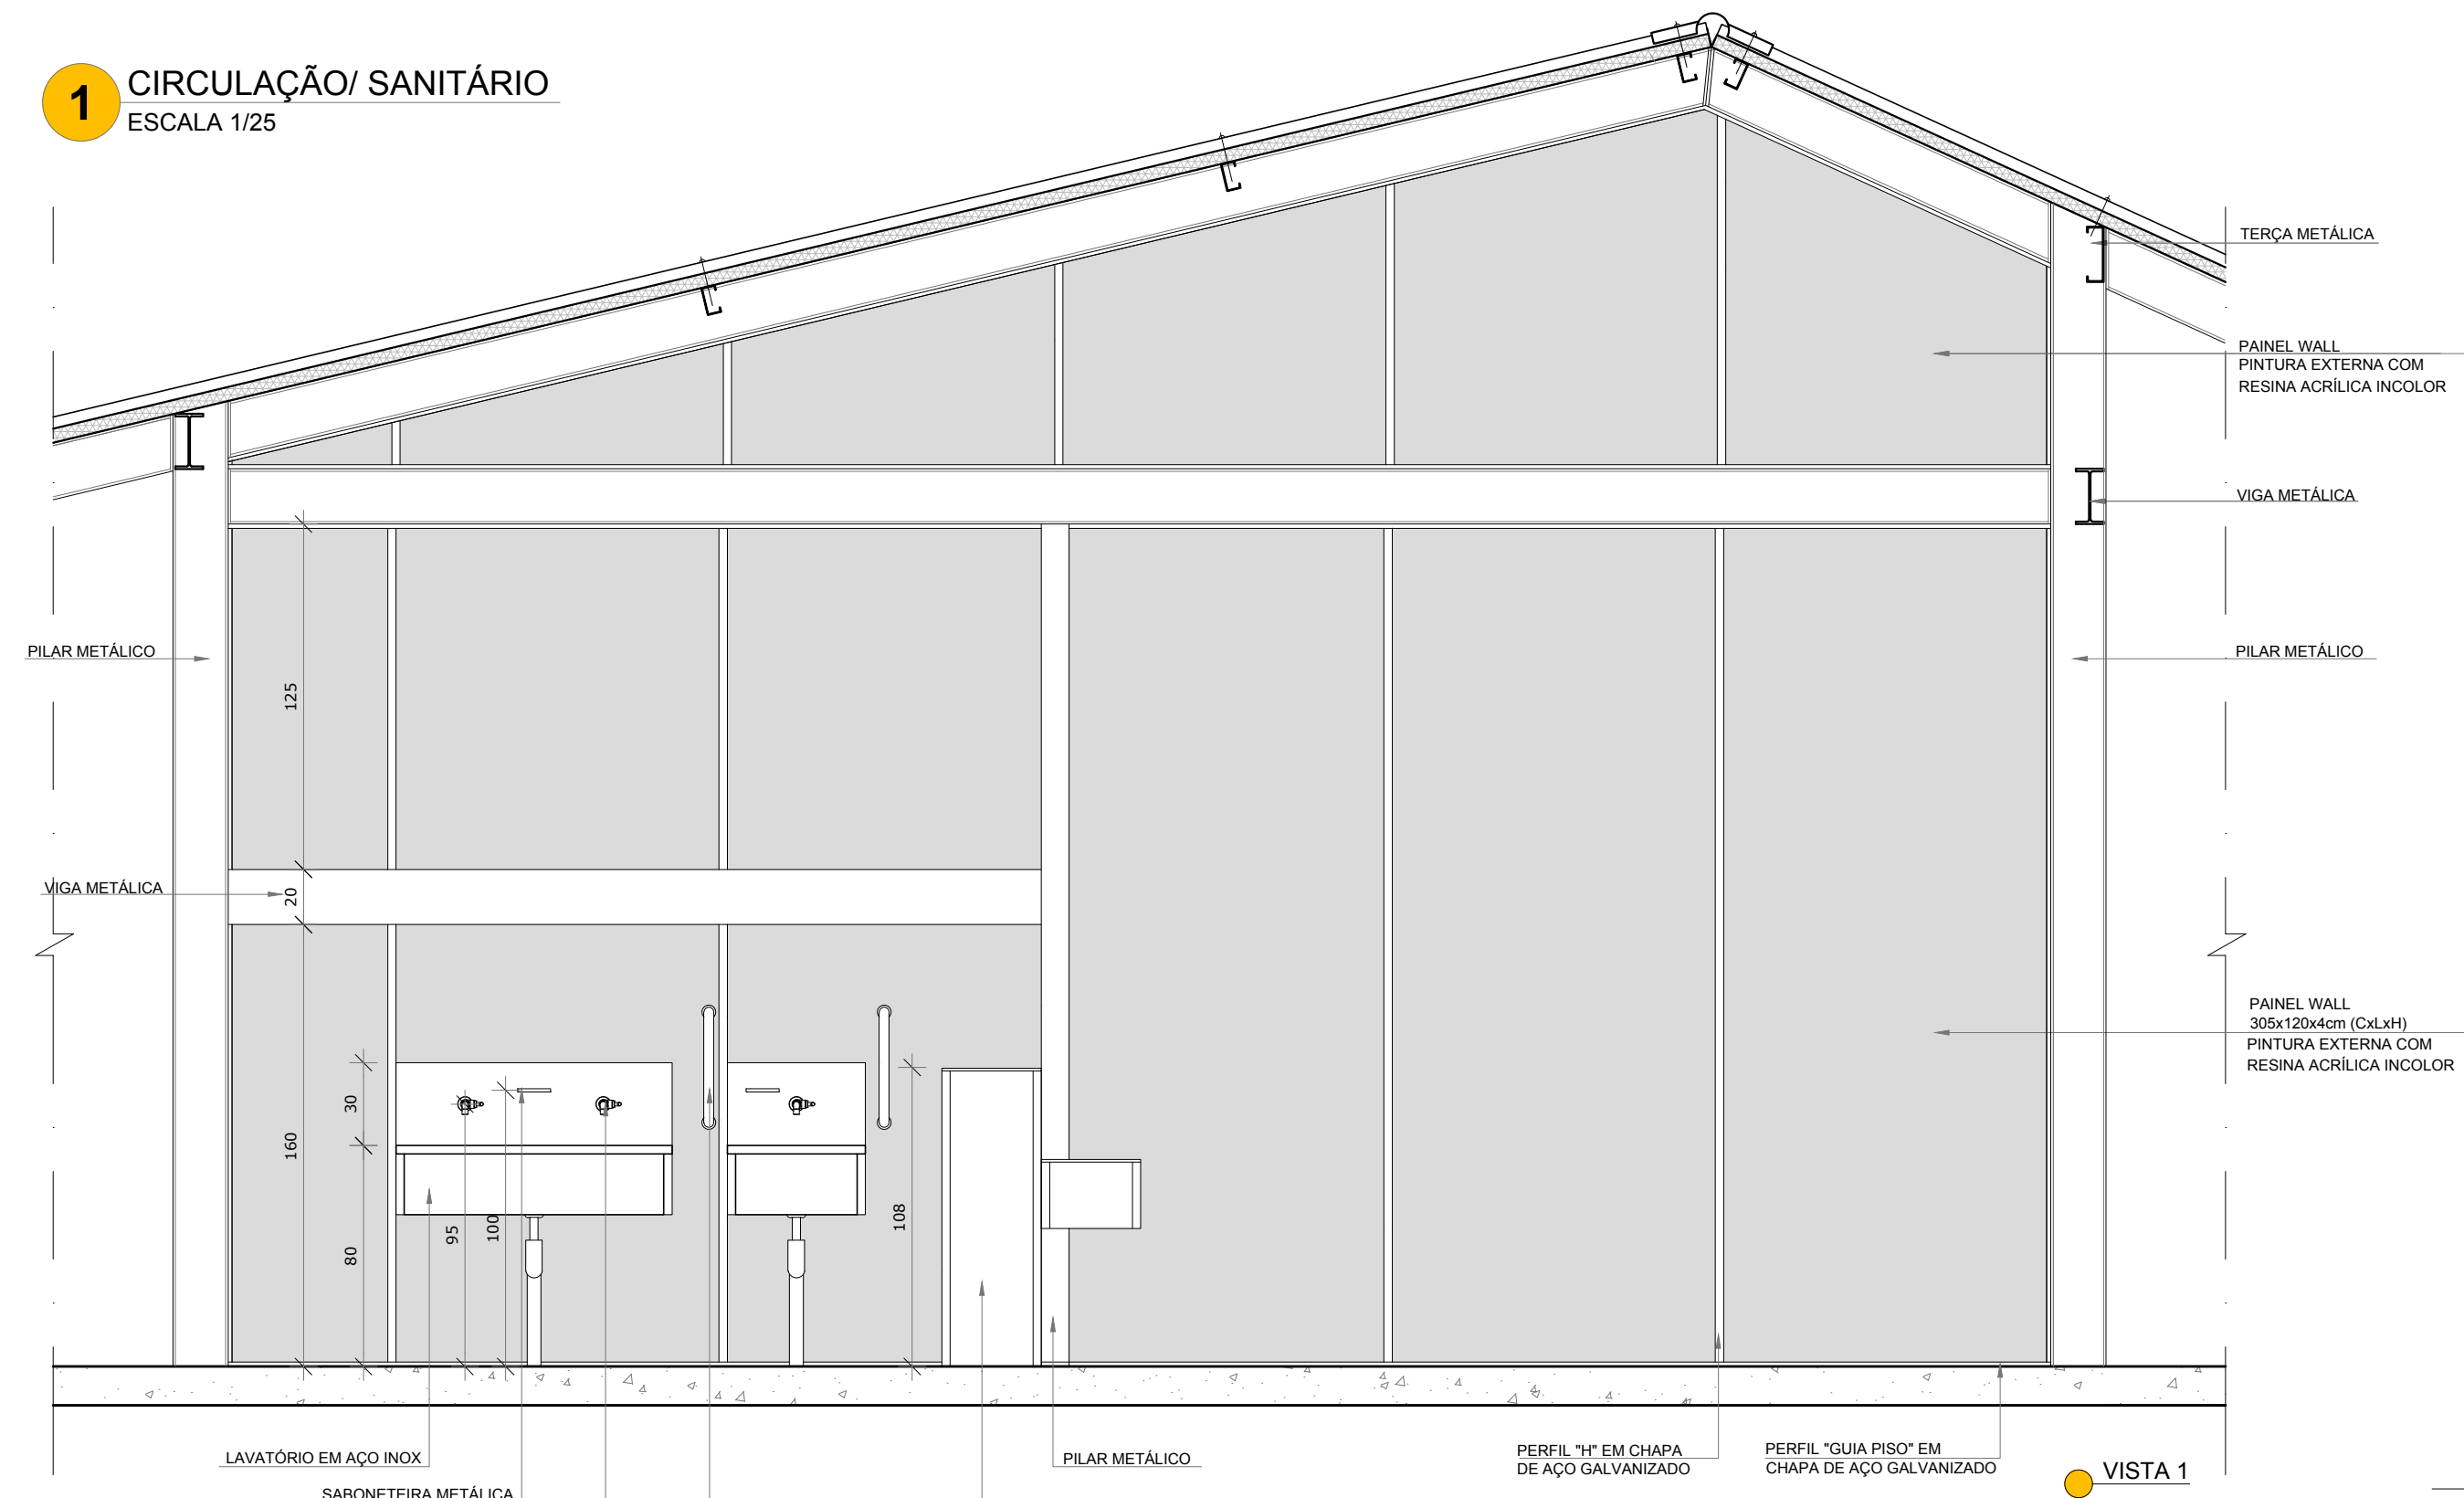


VISTA 1

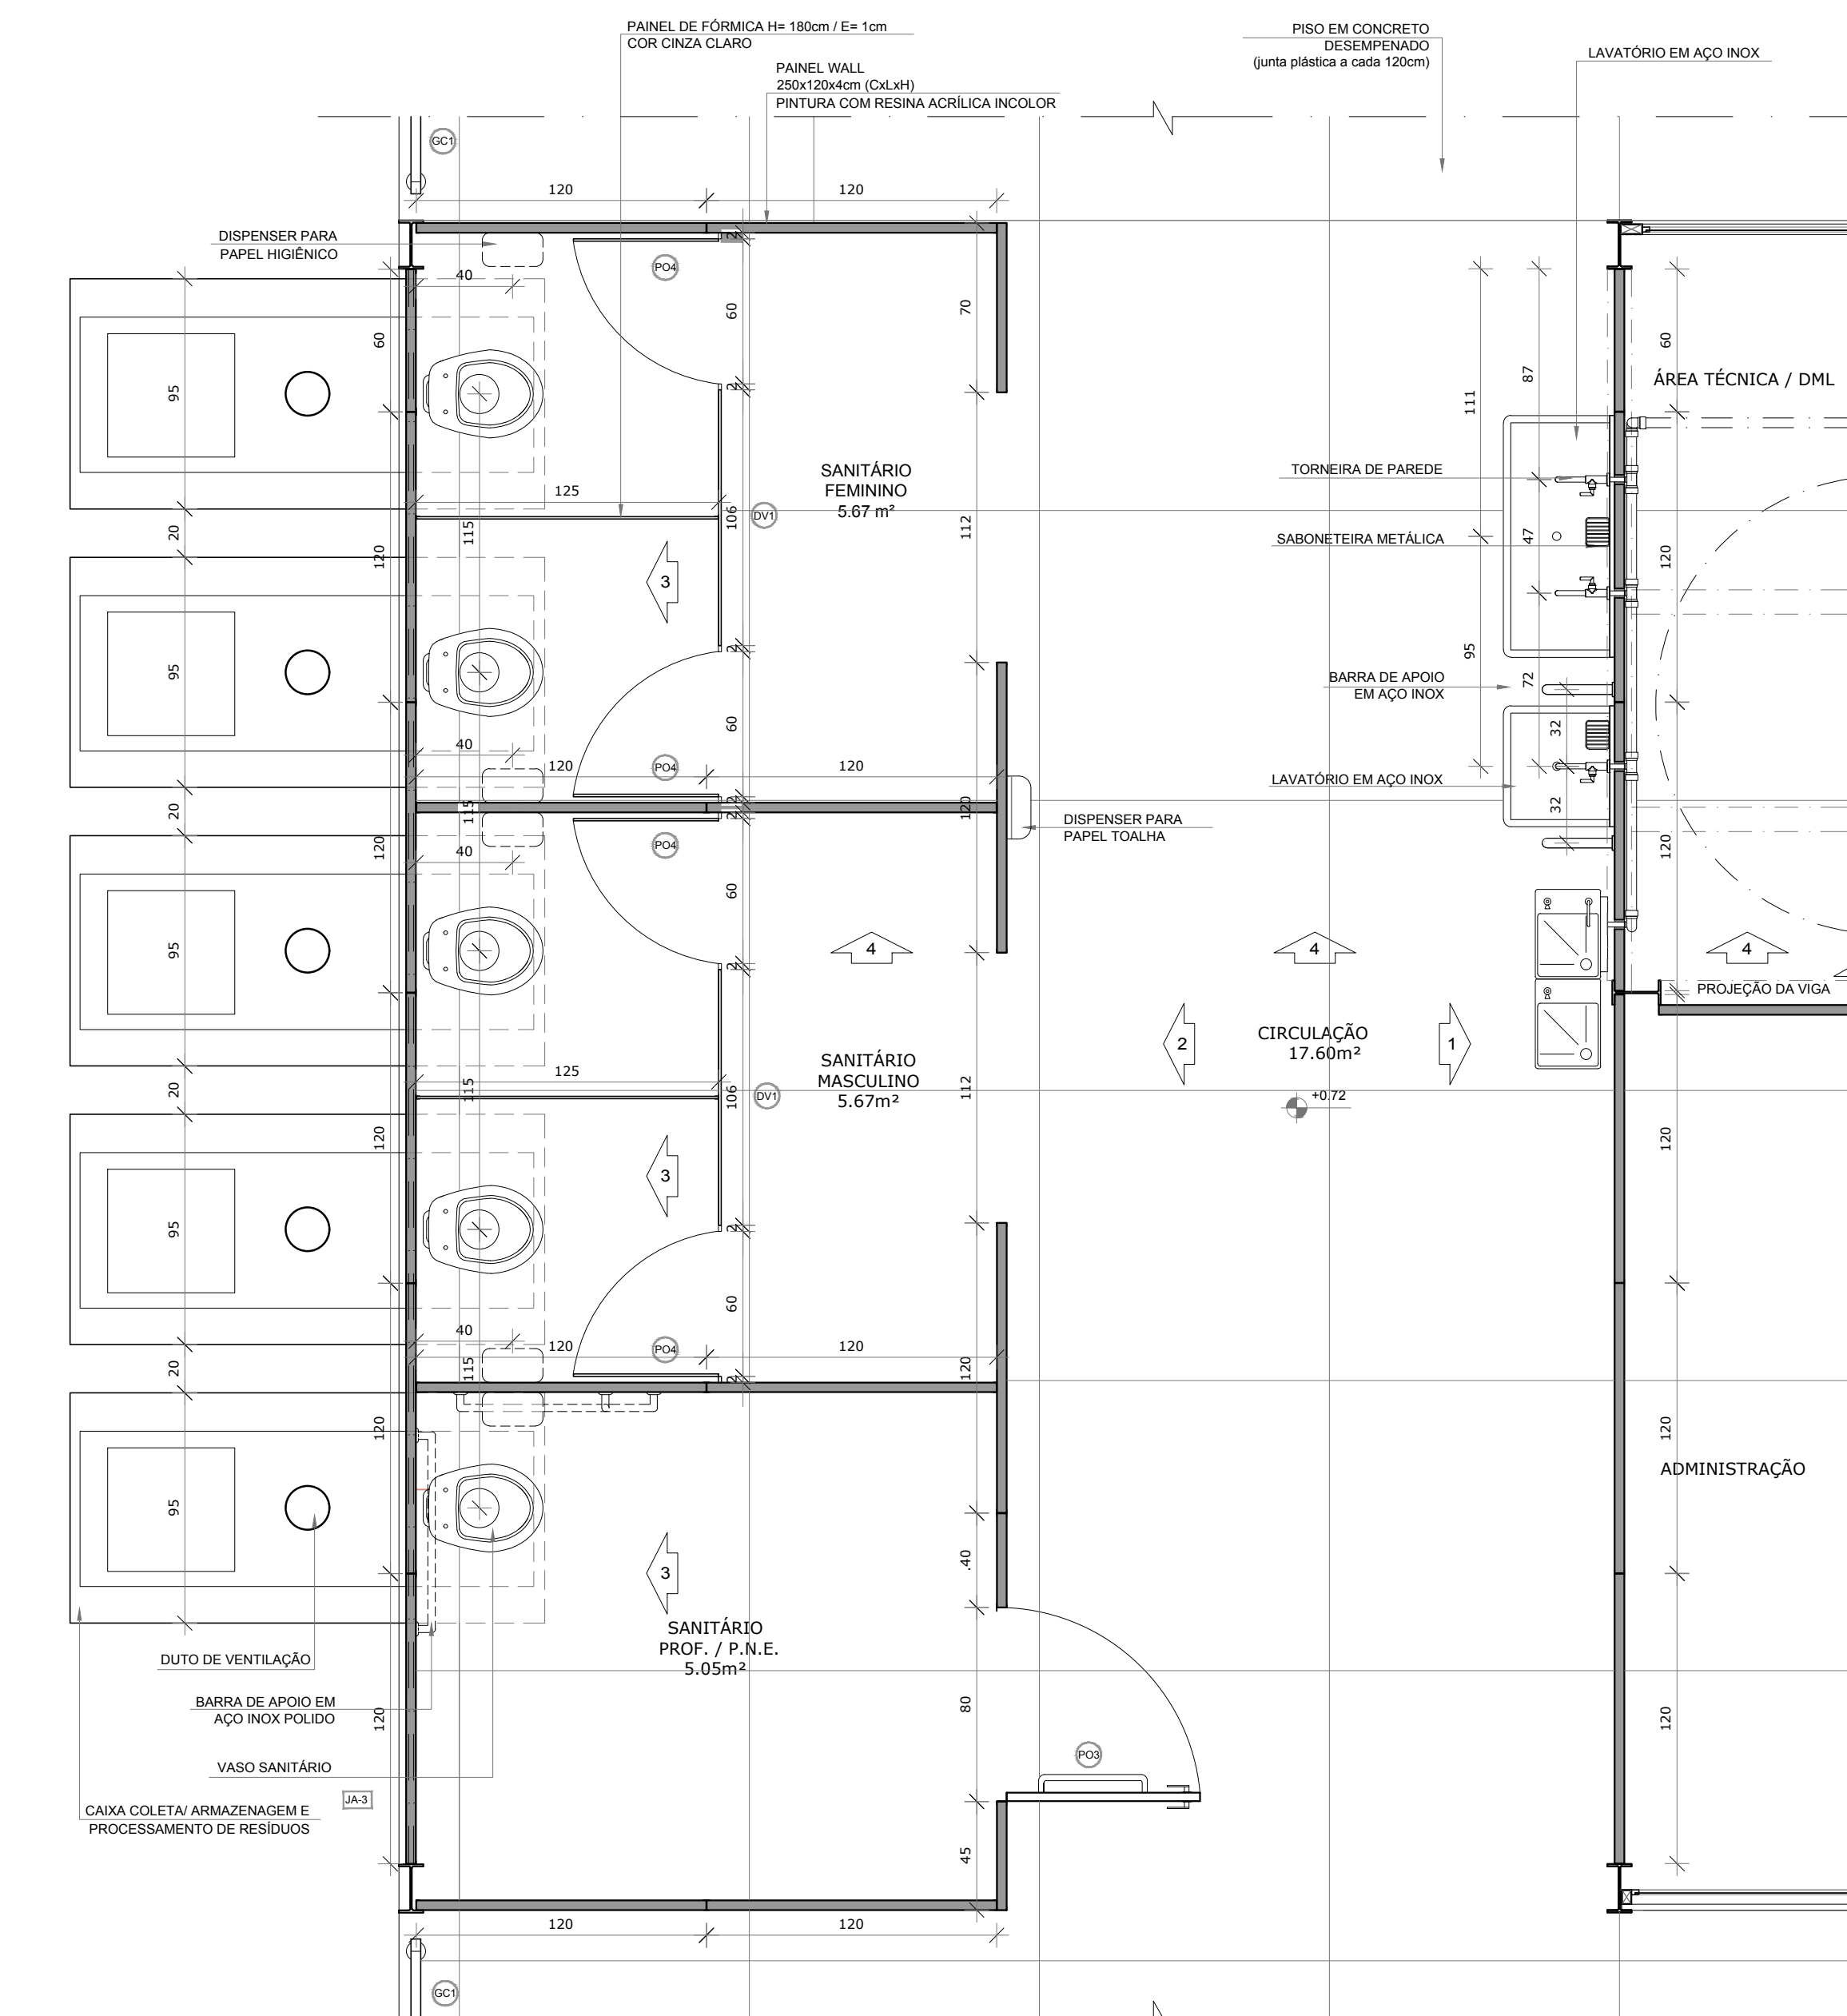


PLANTA BAIXA

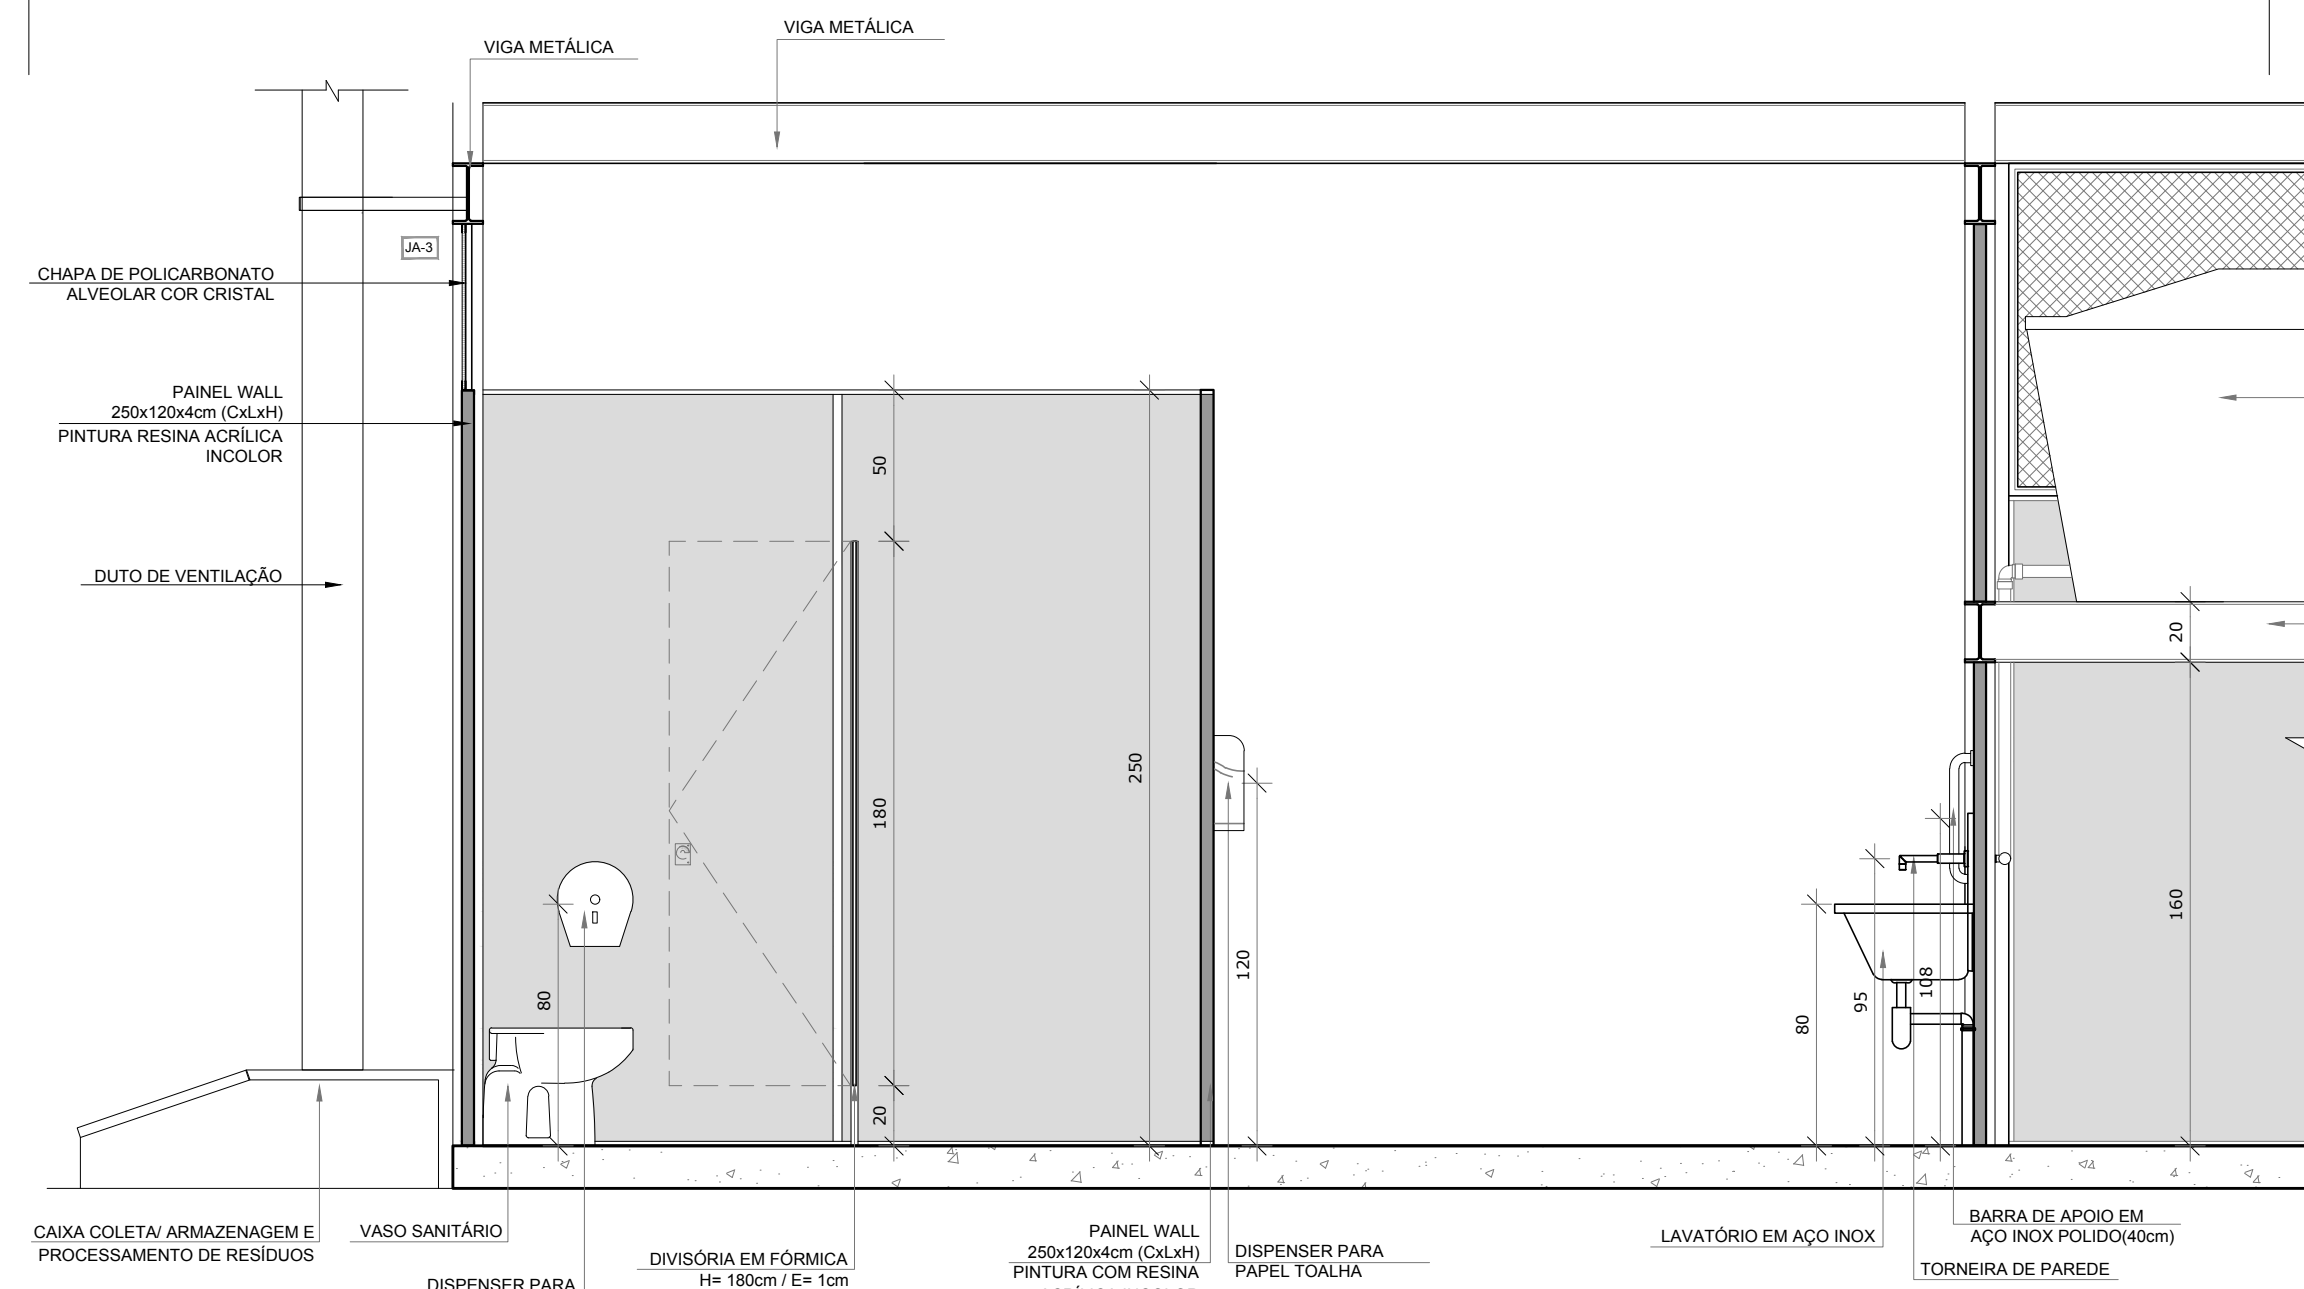


VISTA 4

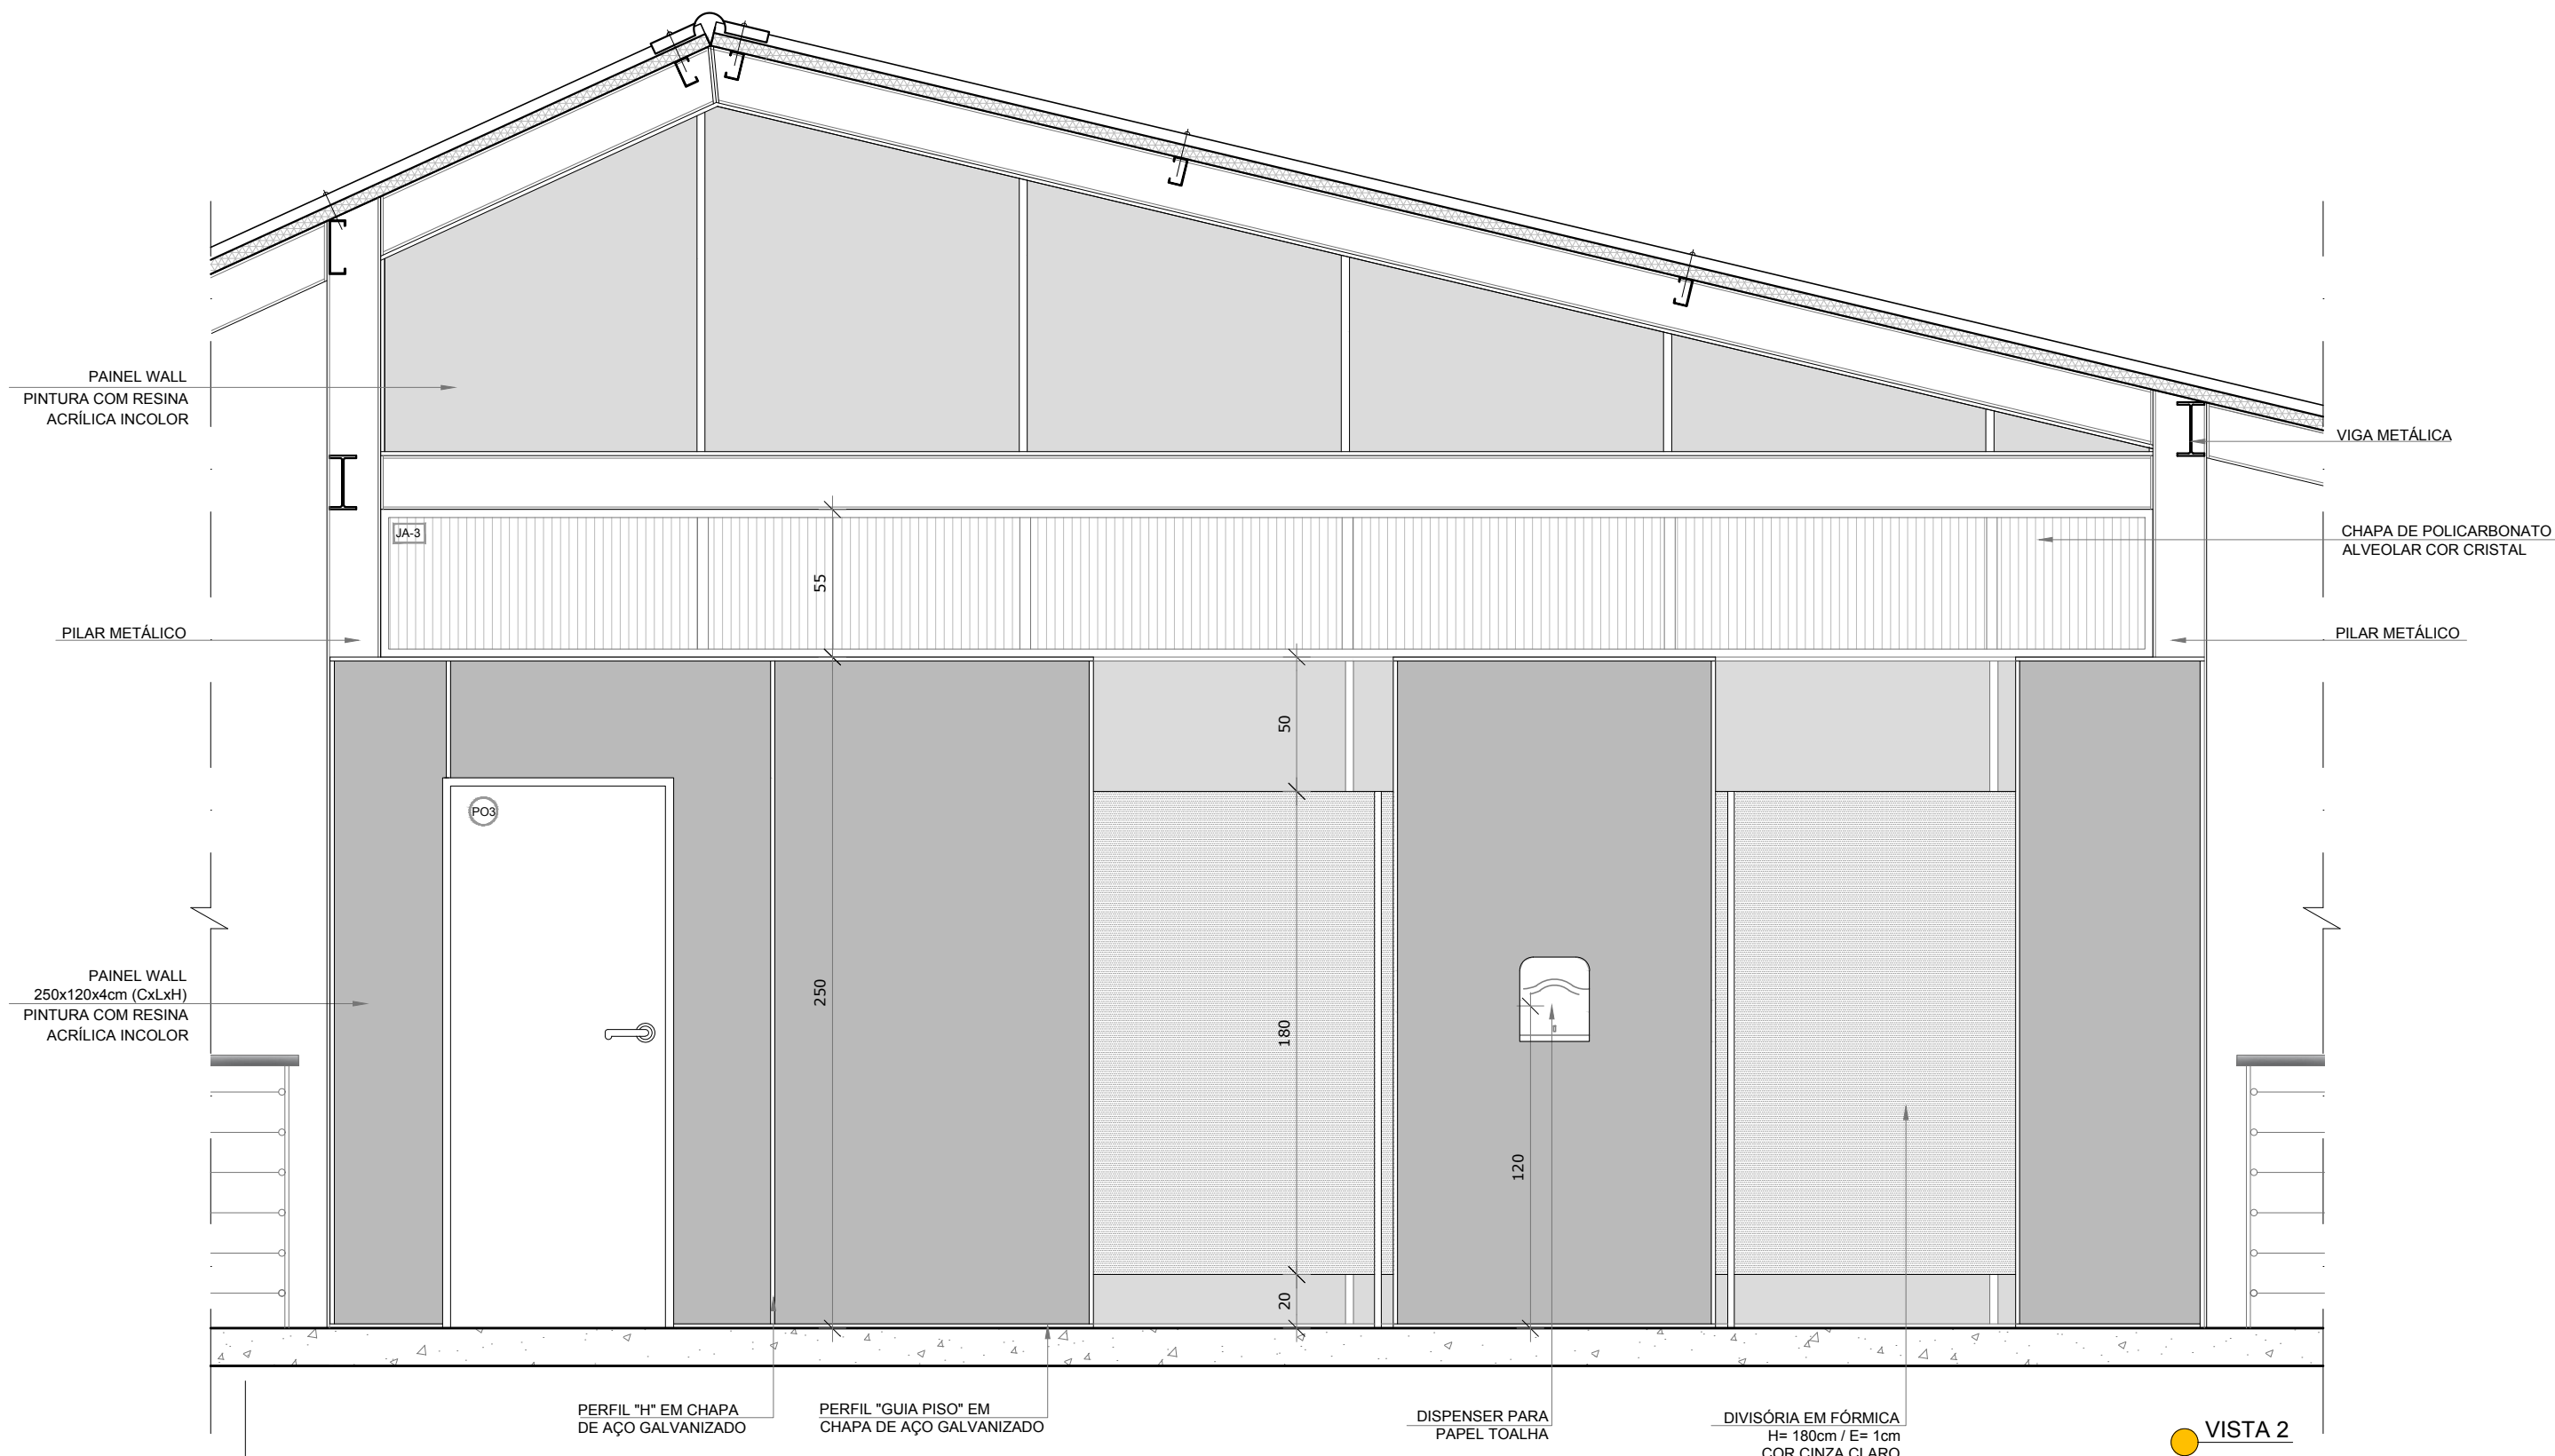

VISTA 2

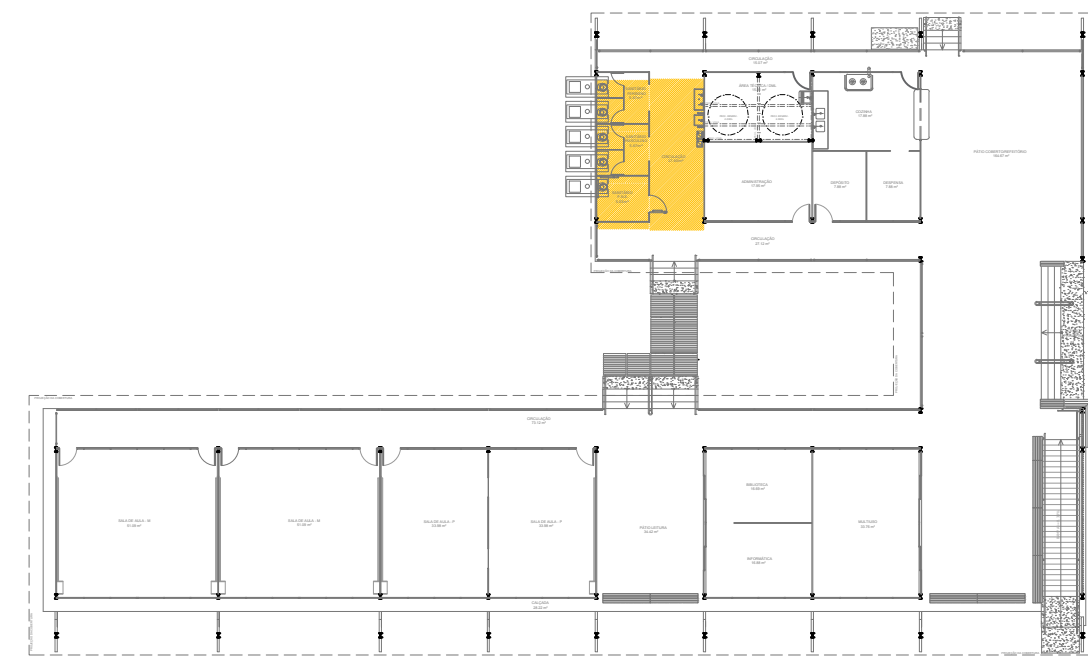

CROQUI DE REFERÊNCIA

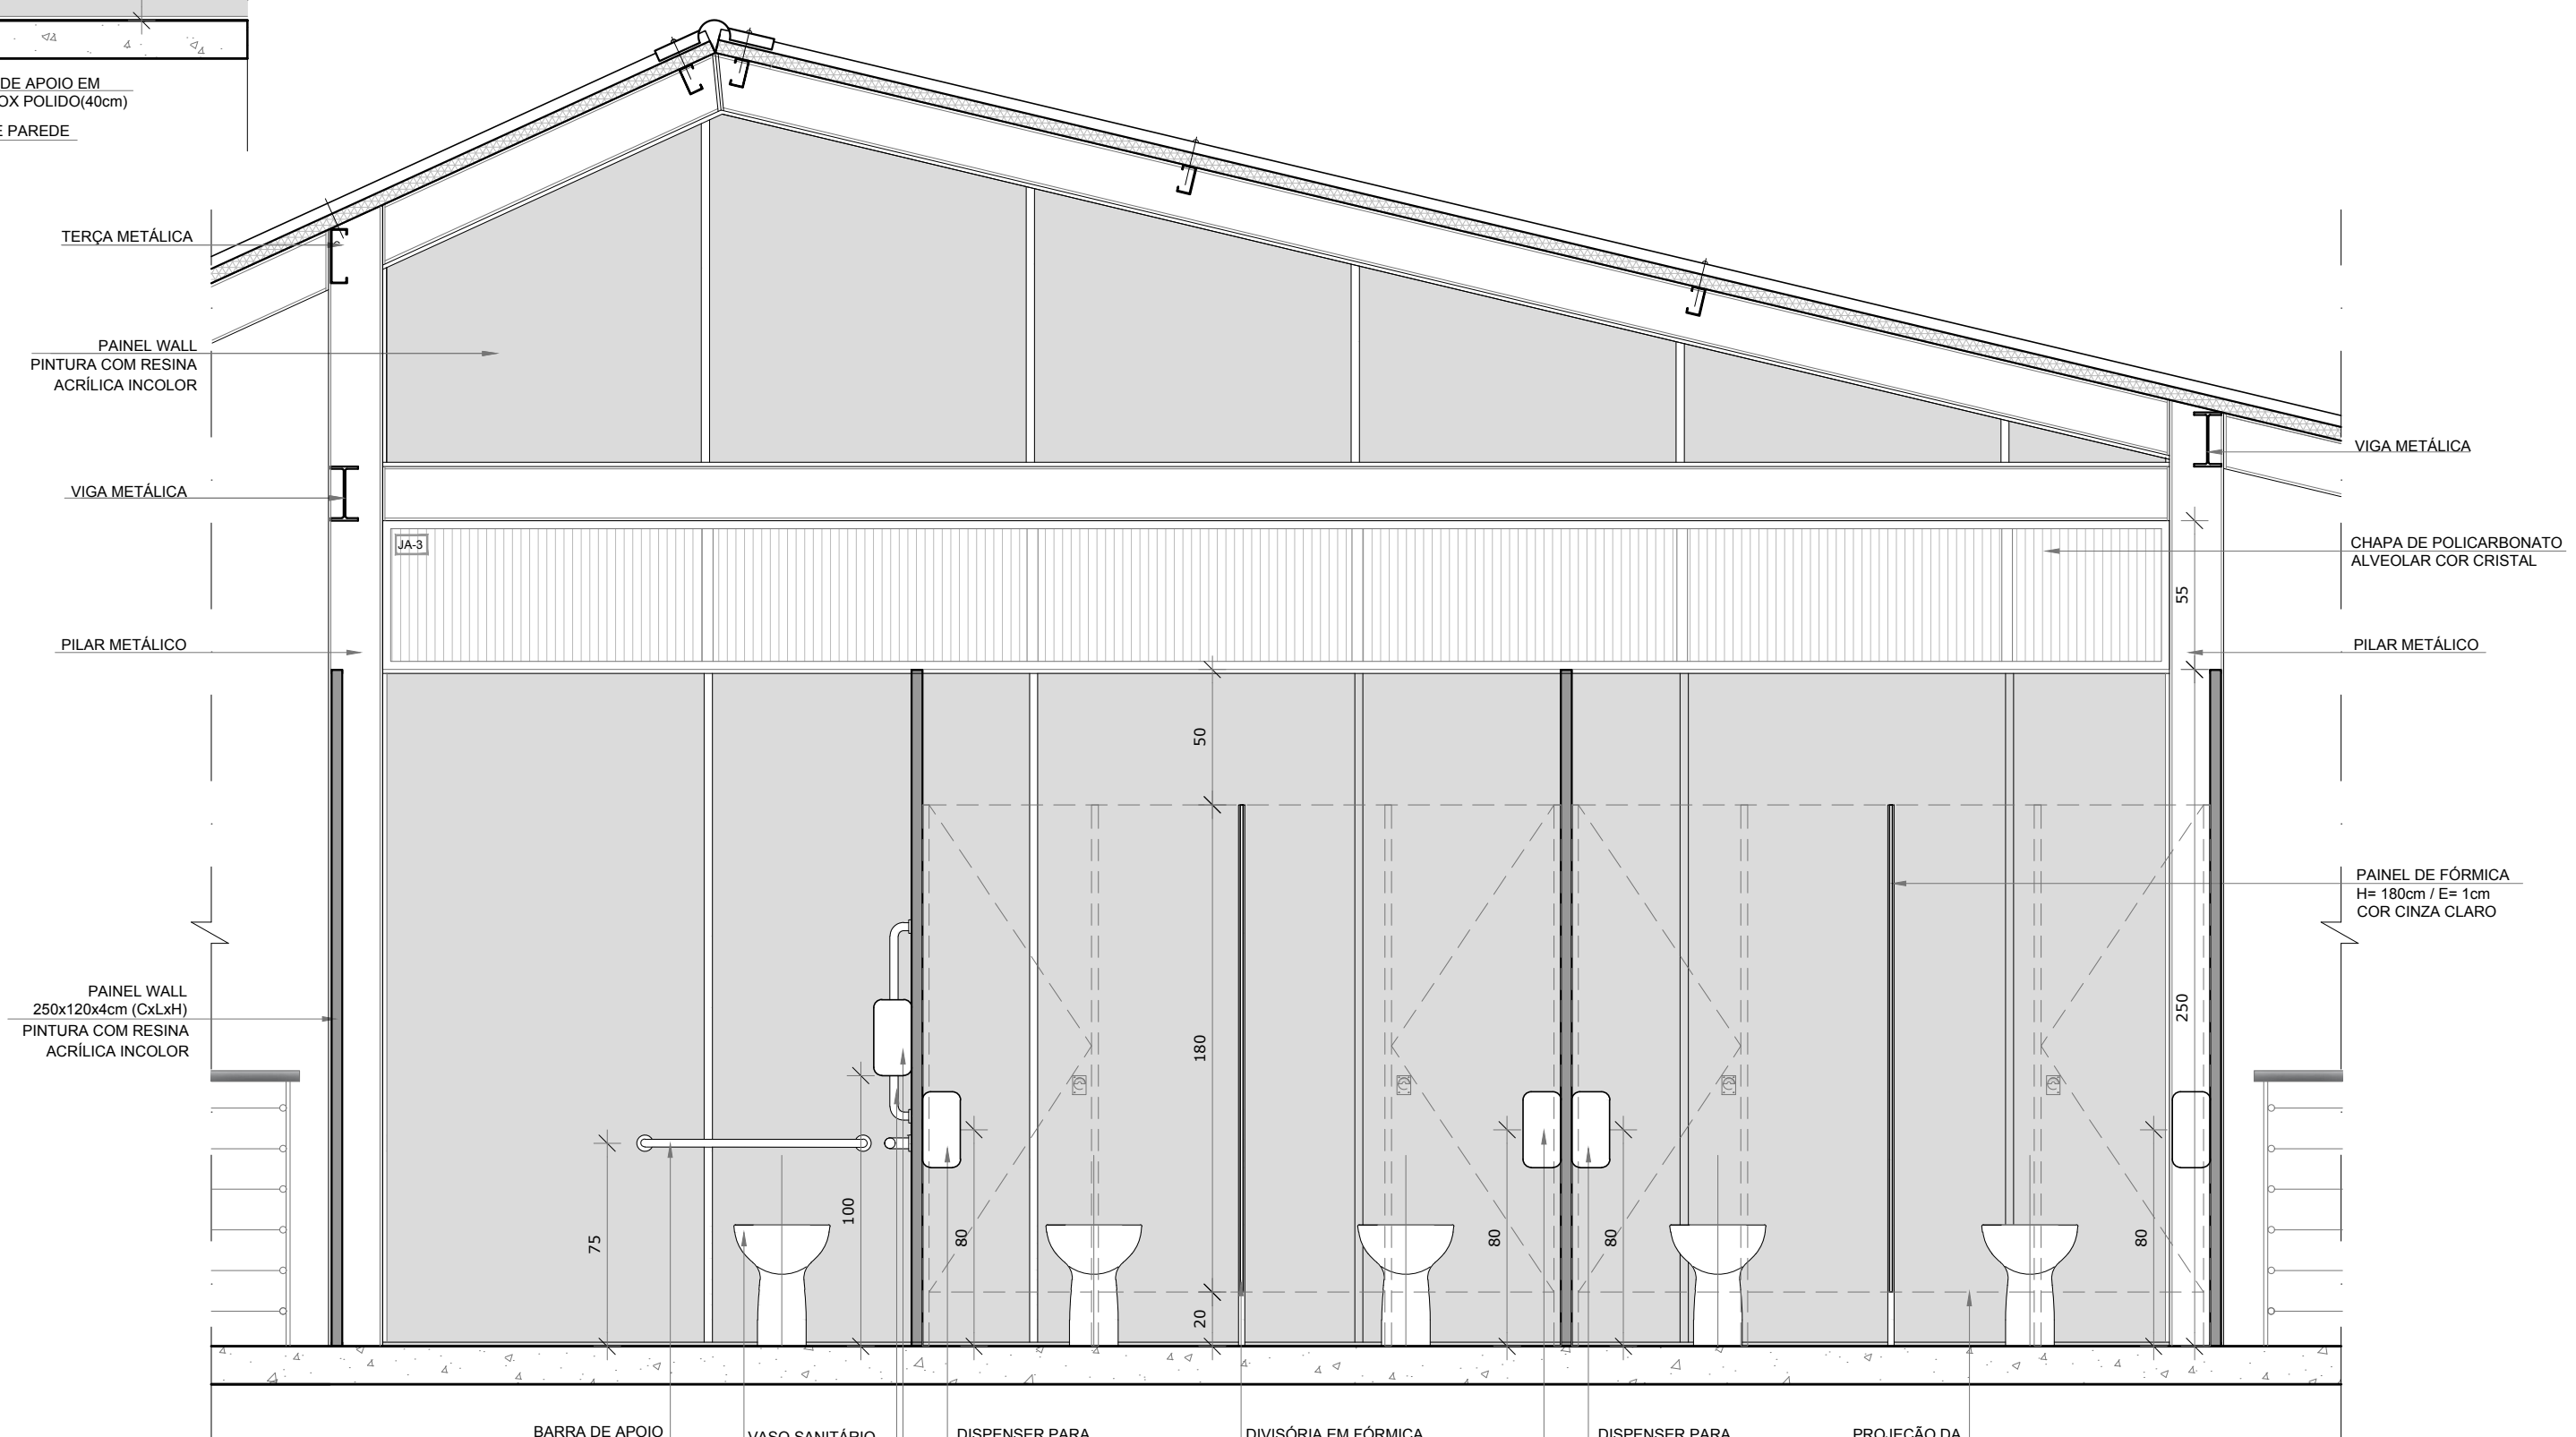

VISTA 3

**FNDE** Fundo Nacional de Desenvolvimento da Educação

Ministério da Educação

PROJETO PADRÃO - FNDE

PROPRIETÁRIO: :

ENDEREÇO:

MUNICÍPIO - UF:

PROPRIETÁRIO

RESP. TÉCNICO CREA

AUTOR DO PROJETO CAU

DLFO

CREA

RA

OBSERVAÇÕES:

PROJETO ESCOLAS INDÍGENAS - 4 SALAS - 4A

PROJETO DE ARQUITETURA

COORDENAÇÃO  
CGEST - Coordenação Geral de Infraestrutura Educacional

AMPLIAÇÃO CONJUNTO HIGIENE MÉDIO CIRCULAÇÃO/ SANITÁRIOS

ARQ

REVISÃO R.00

ESCALA 1/25

PRONCHA

FORMATO (1189x594)

DATA EMISSÃO AGO/2017

18/19