




PLANTA BAIXA

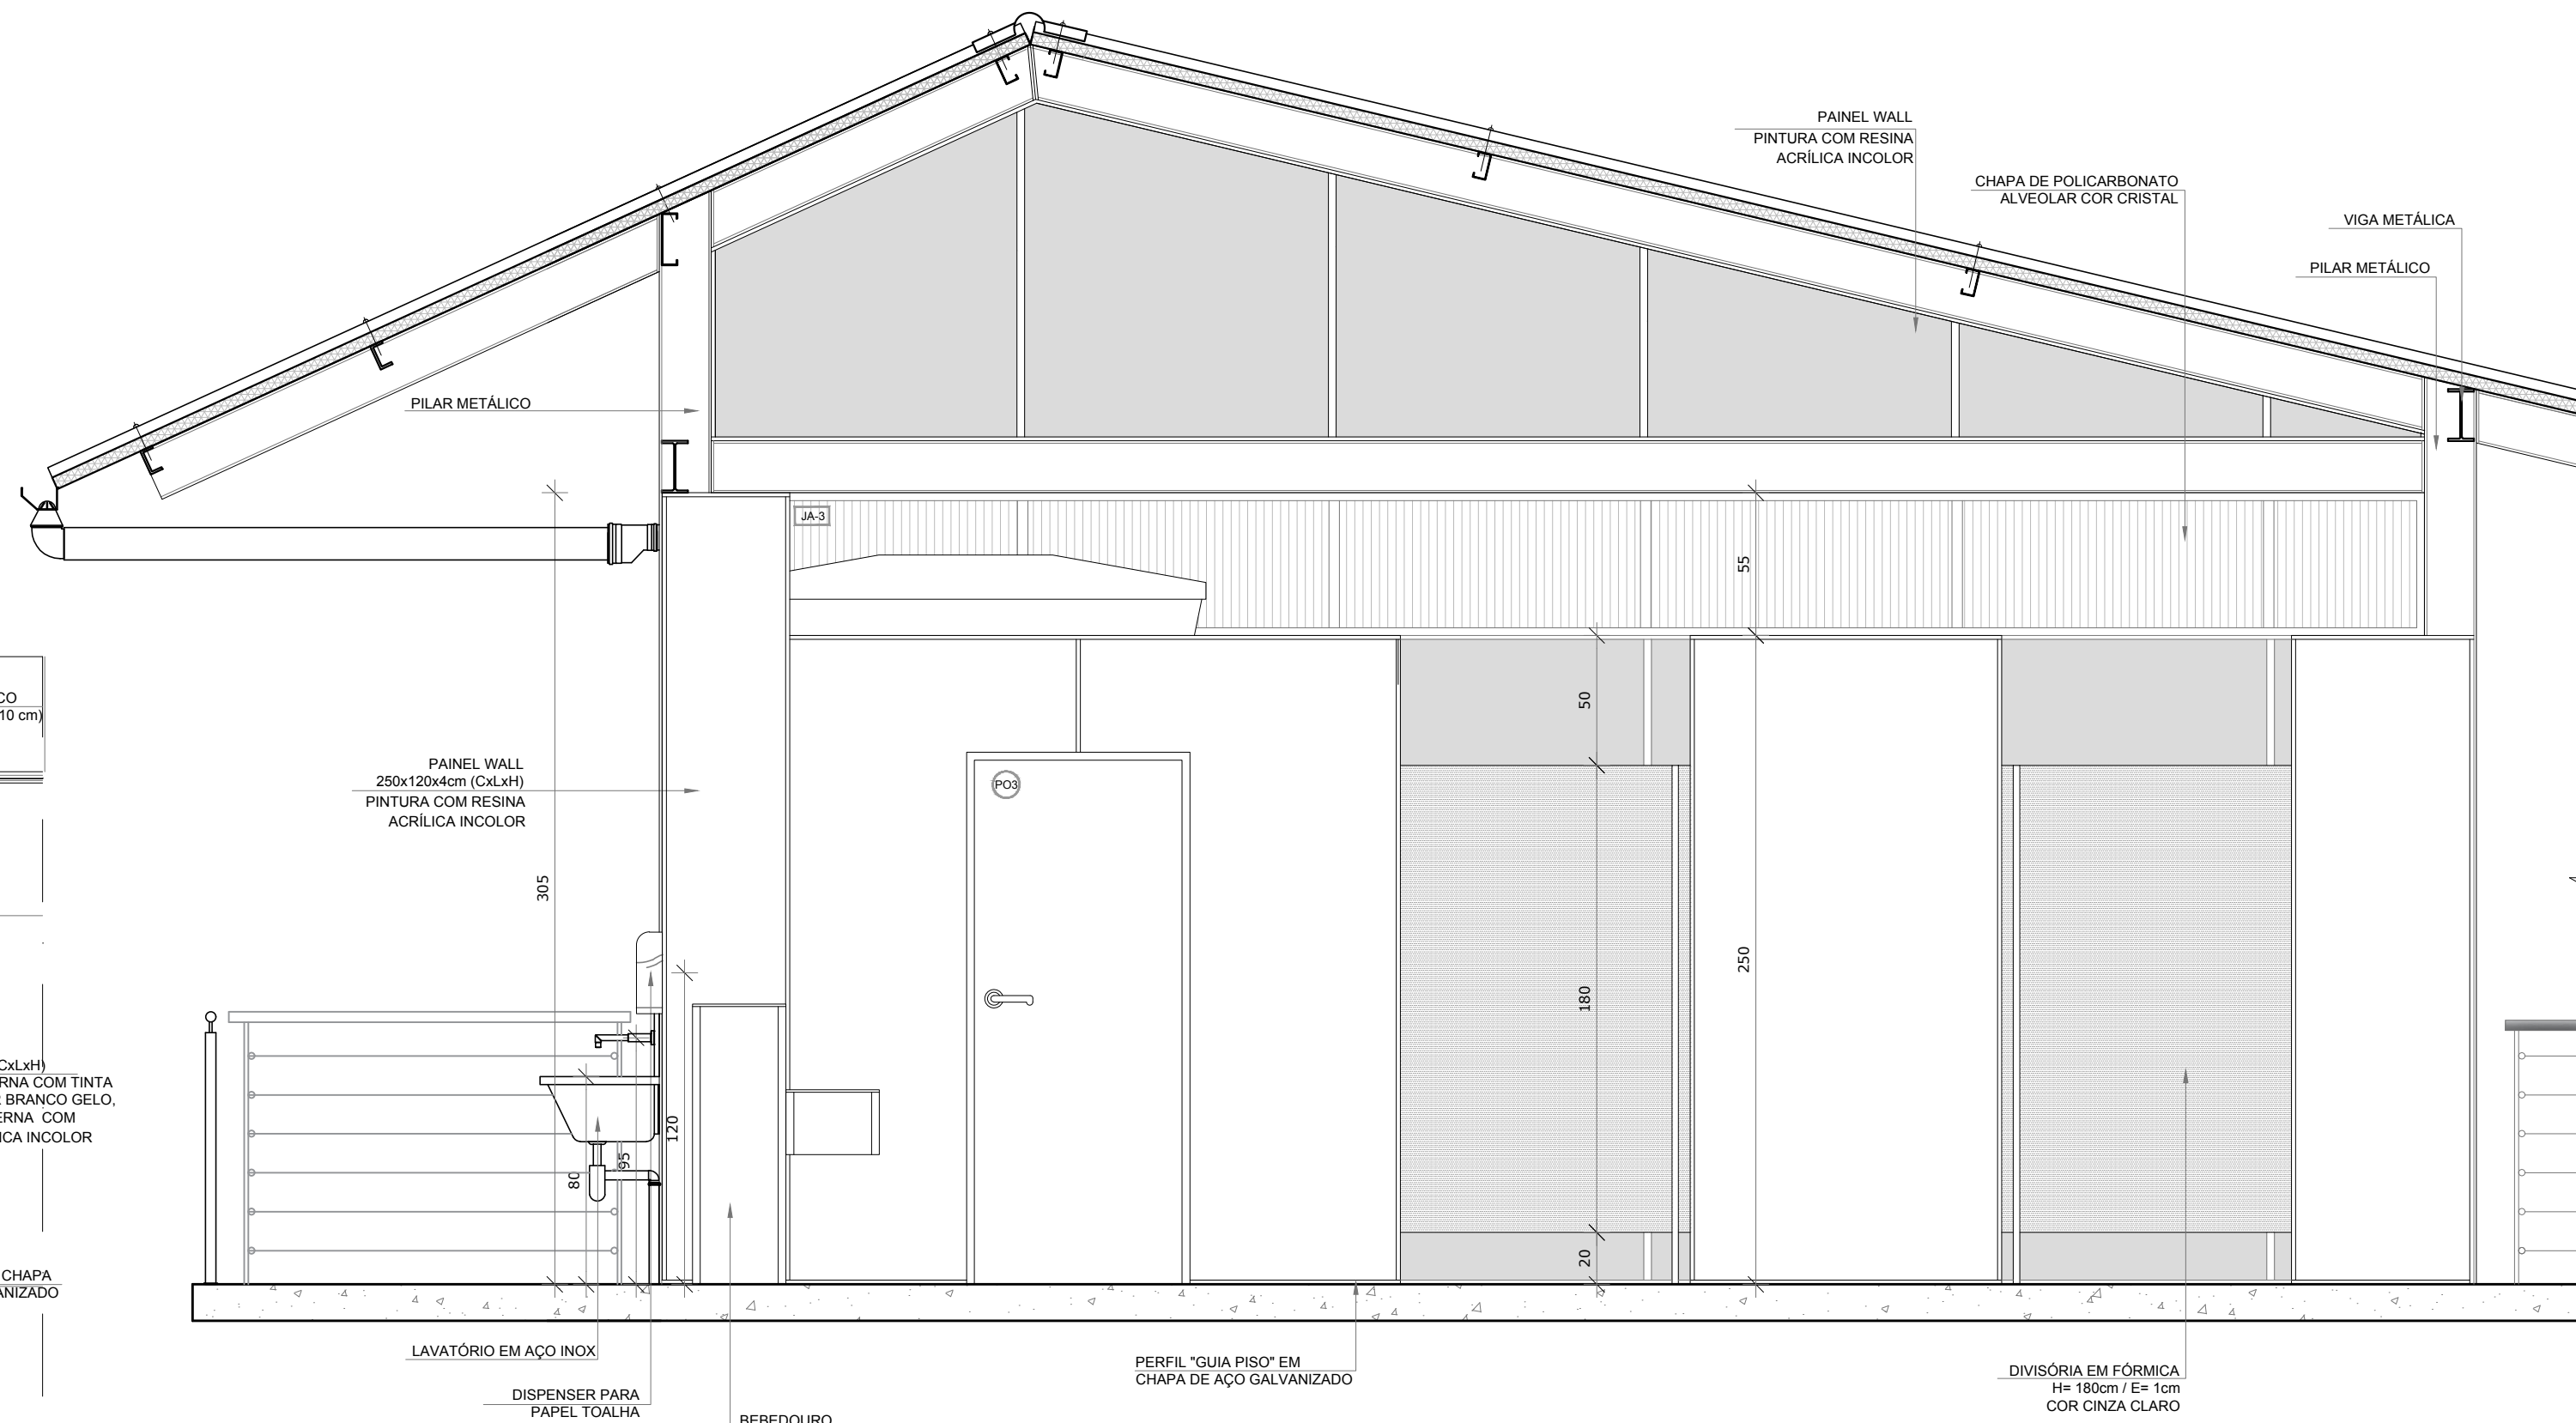


VISTA 1

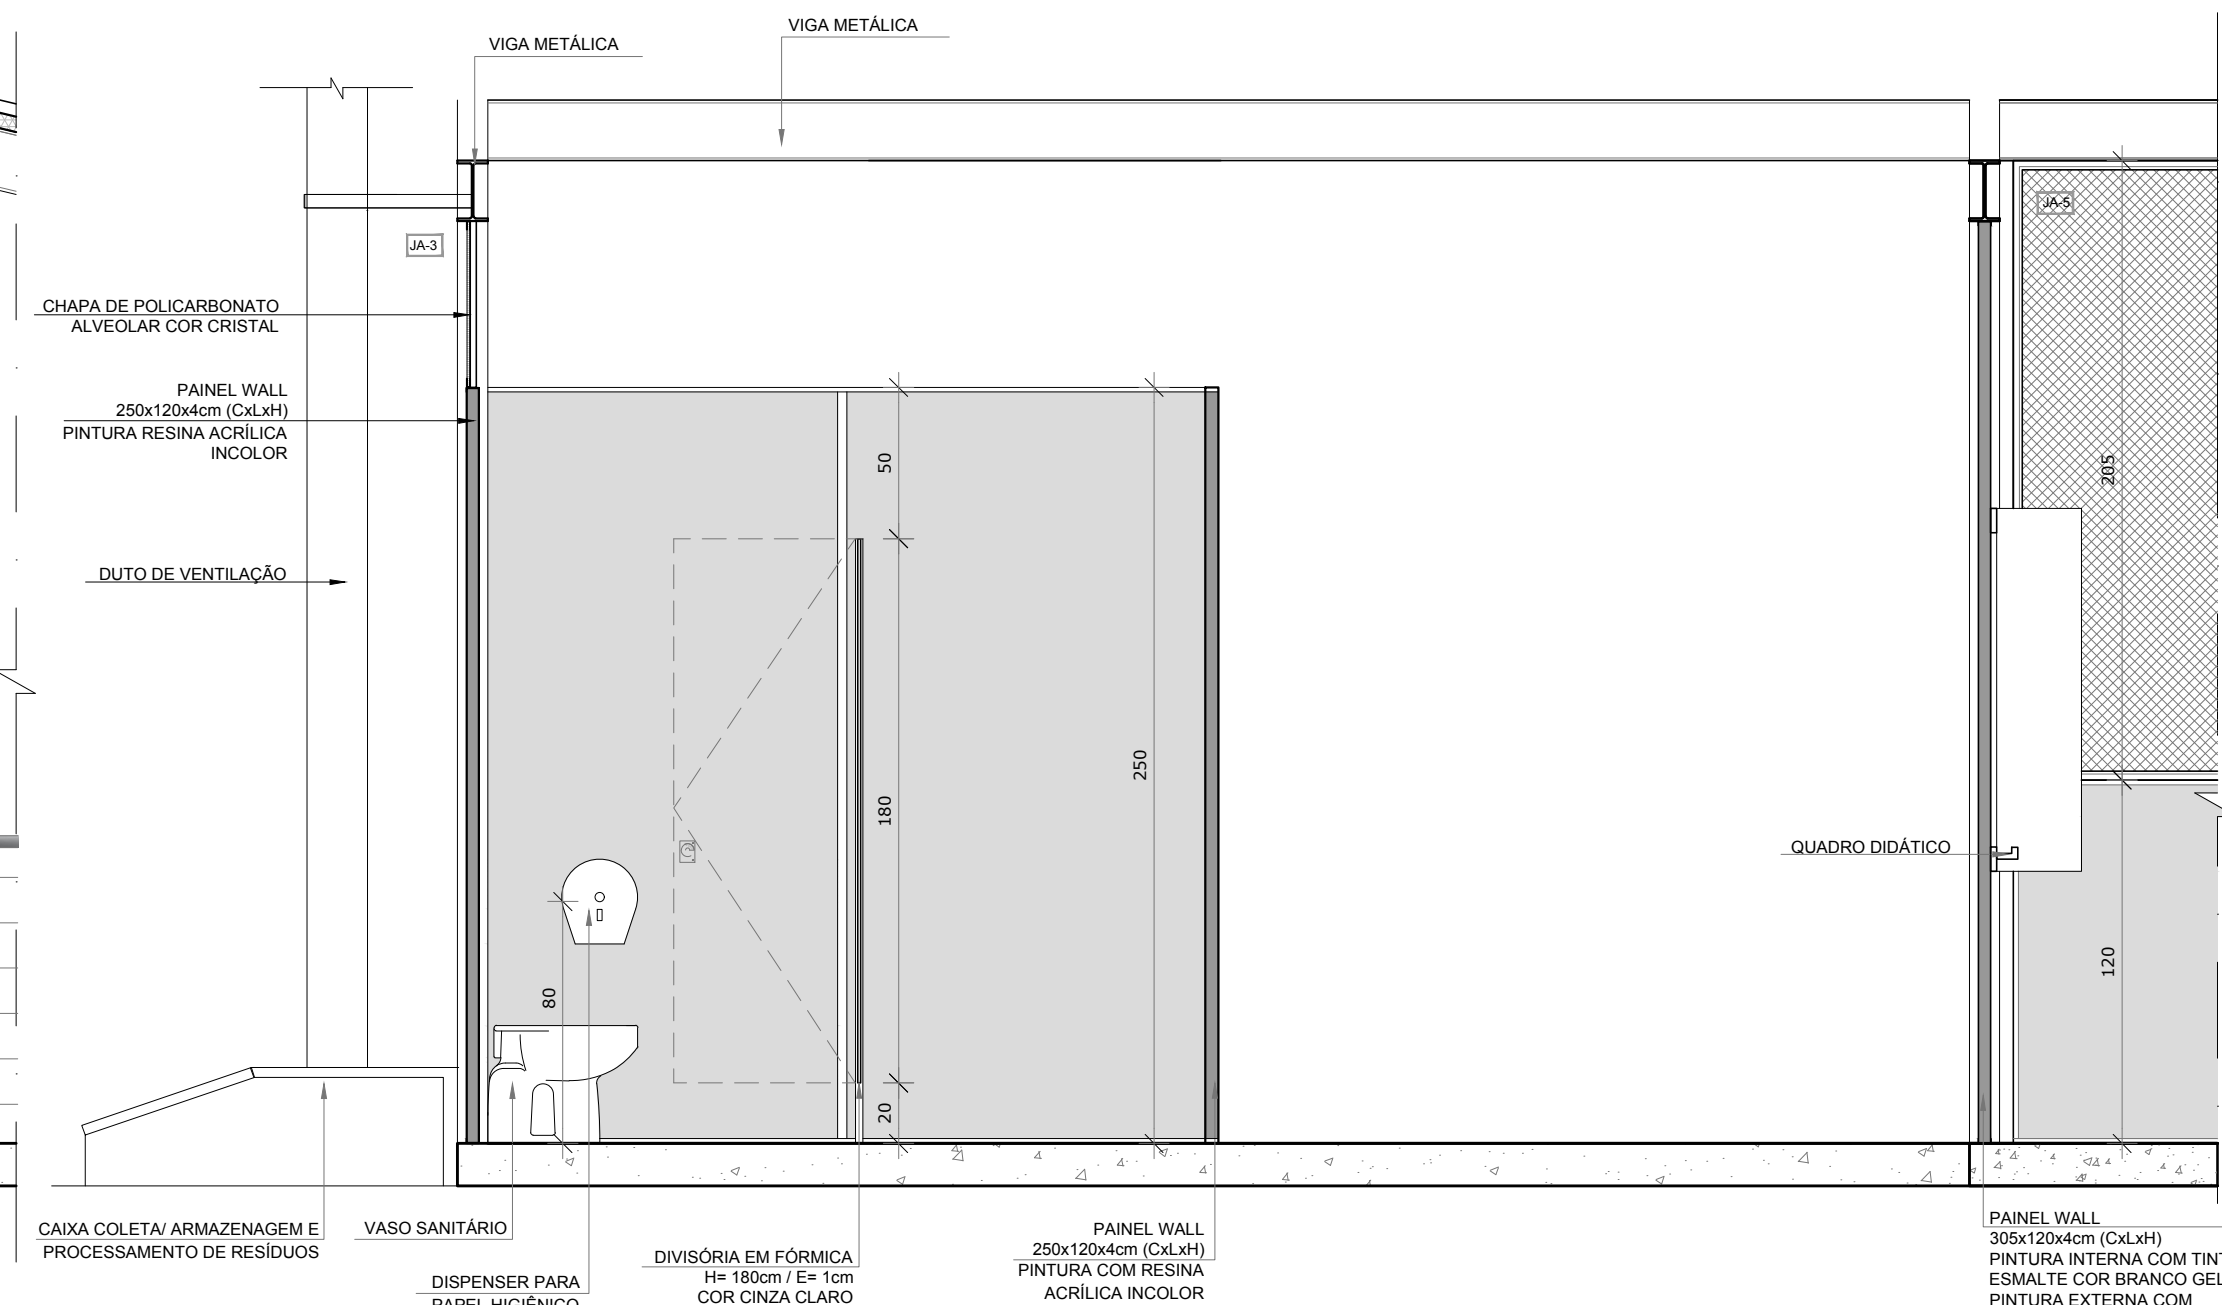


VISTA 3

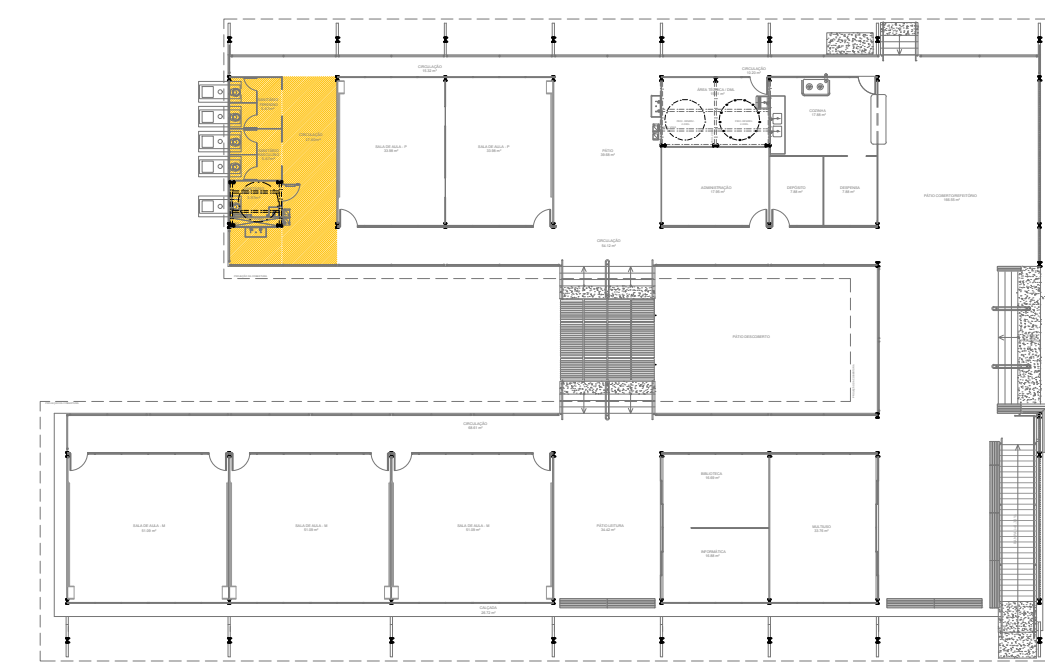

CROQUI DE REFERÊNCIA

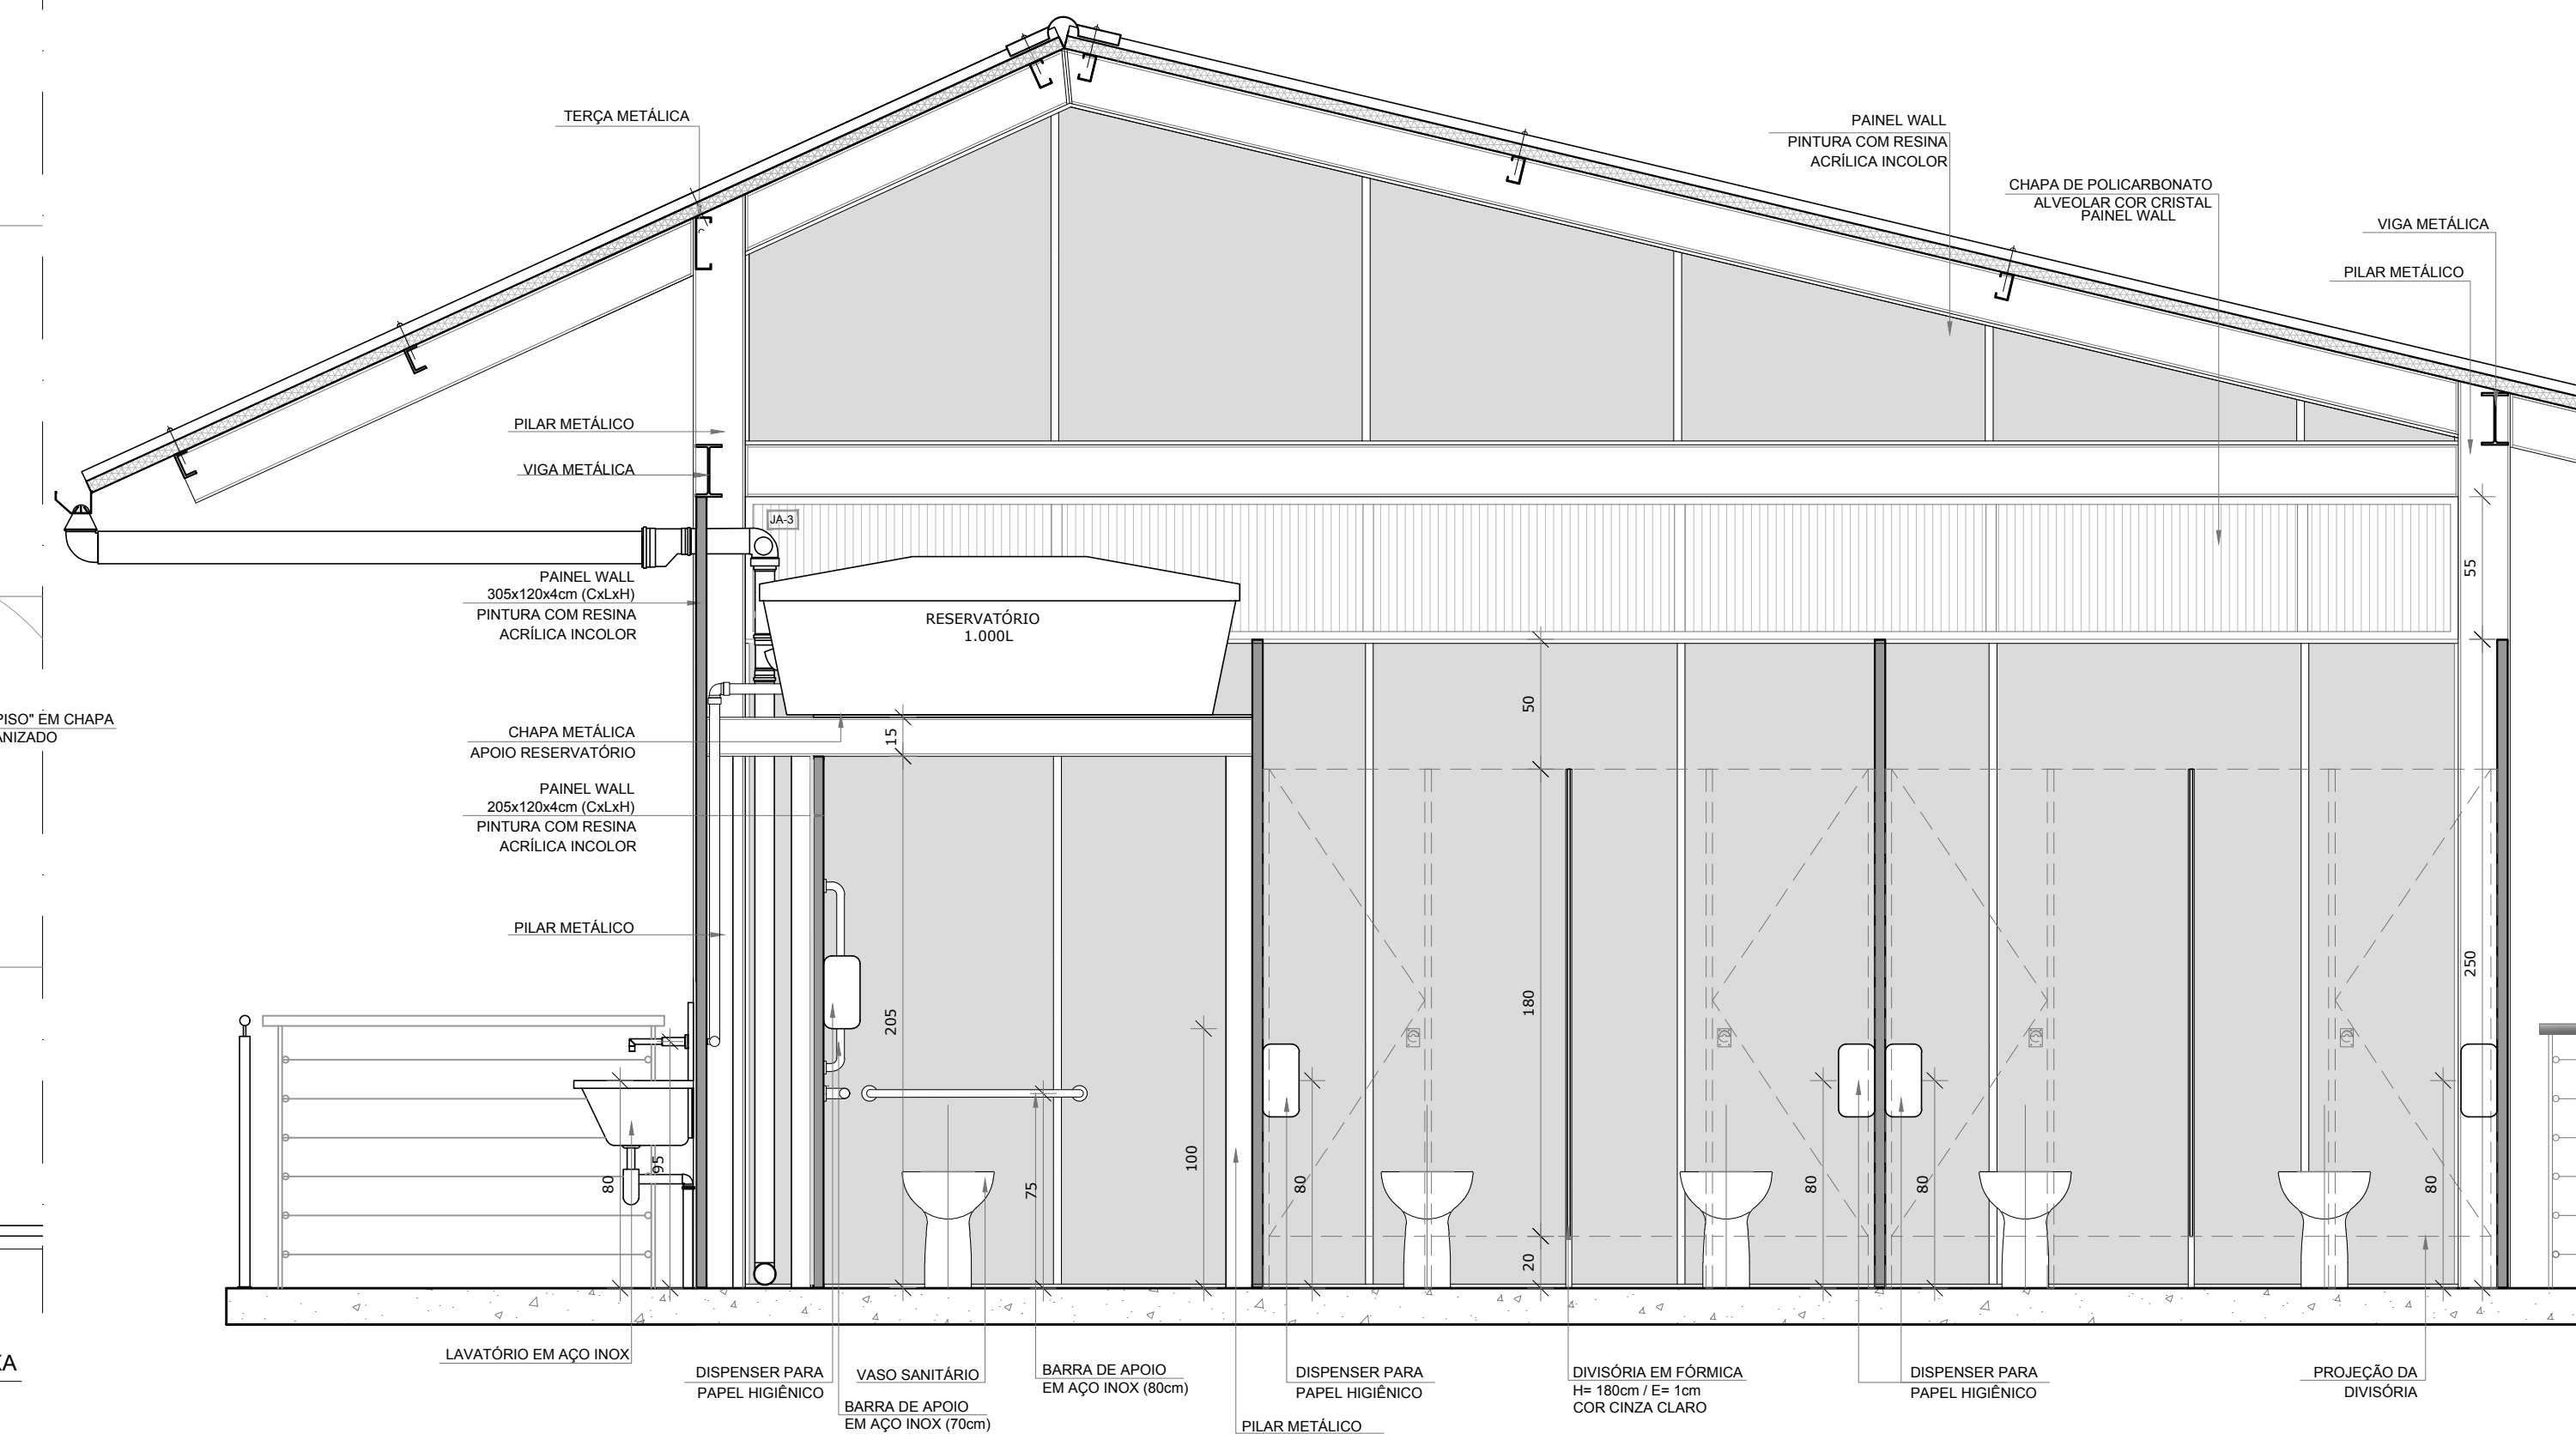

VISTA 2

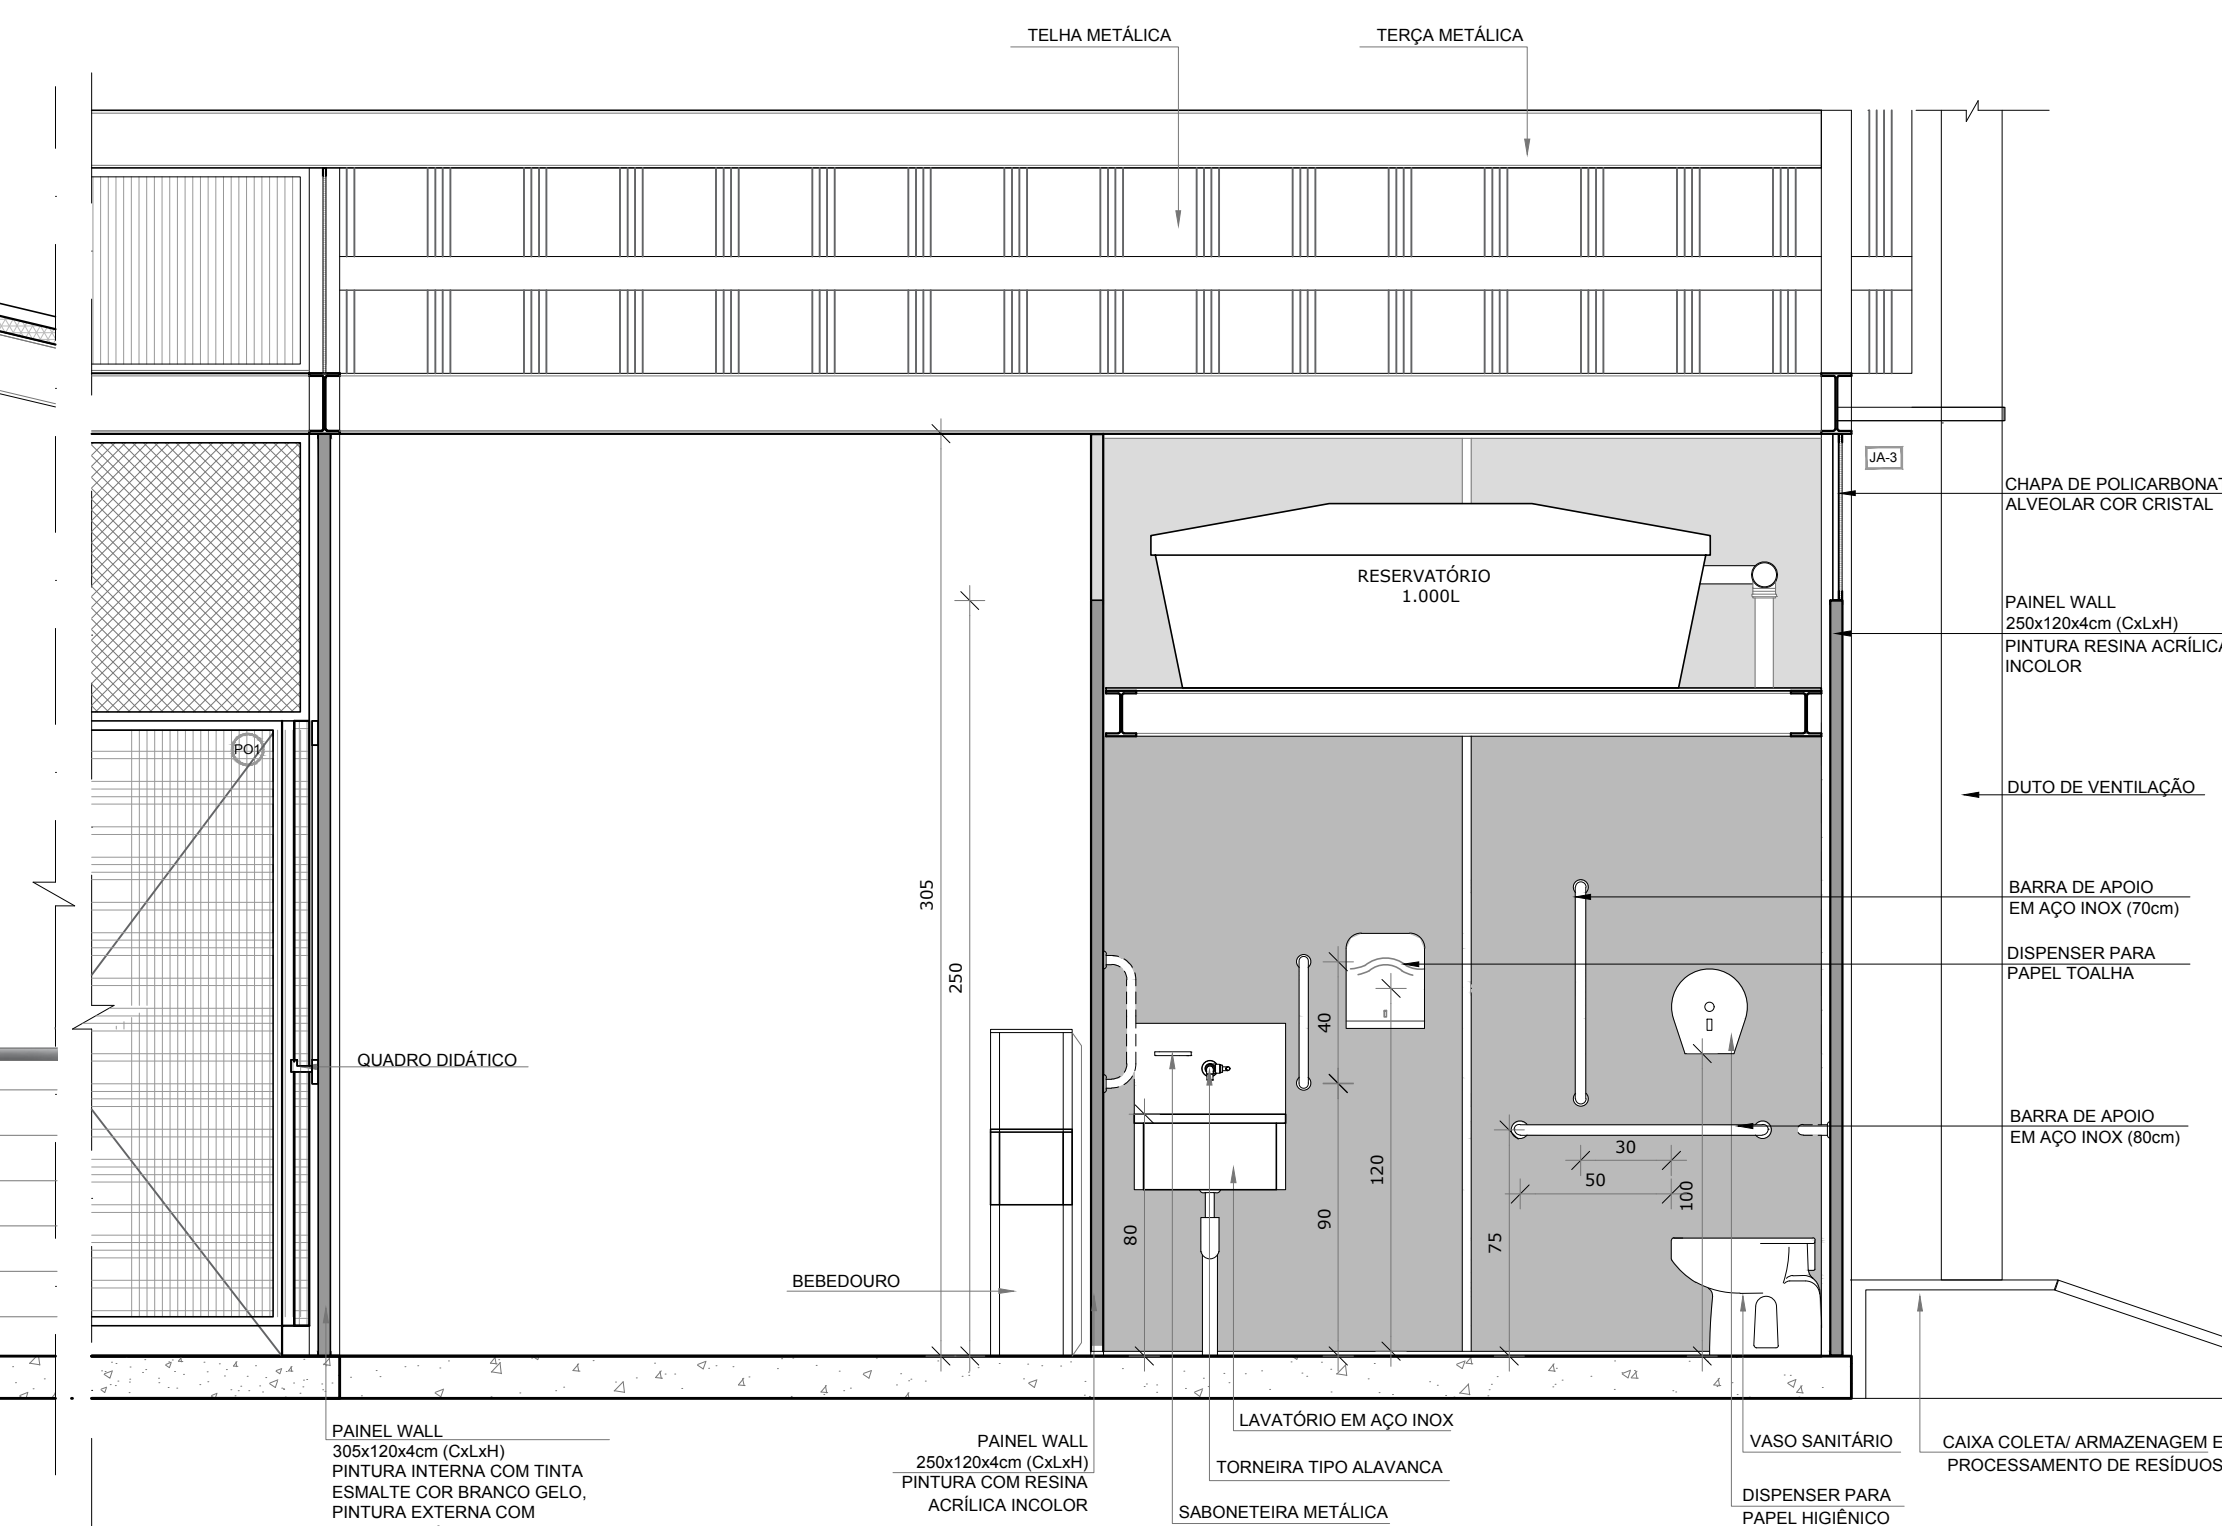

VISTA 4

PROJETO PADRÃO - FNDE

PROPRIETÁRIO: :
ENDEREÇO:
MUNICÍPIO - UF:
PROPRIETÁRIO
RESP. TÉCNICO CREA
AUTOR DO PROJETO CAU

DLFO CREA
RA

OBSERVAÇÕES:

PROJETO ESCOLAS INDÍGENAS - 5 SALAS - 5A
PROJETO DE ARQUITETURA

COORDENAÇÃO
CGEST - Coordenação Geral de Infraestrutura Educacional

AMPLIAÇÃO CONJUNTO HIGIENE MÉDIO
CIRCULAÇÃO/ SANITÁRIOS

ARQ

REVISÃO R.00
ESCALA 1/25
DATA EMISSÃO AGO/2017

PRANCHA 18/19