




PLANTA BAIXA

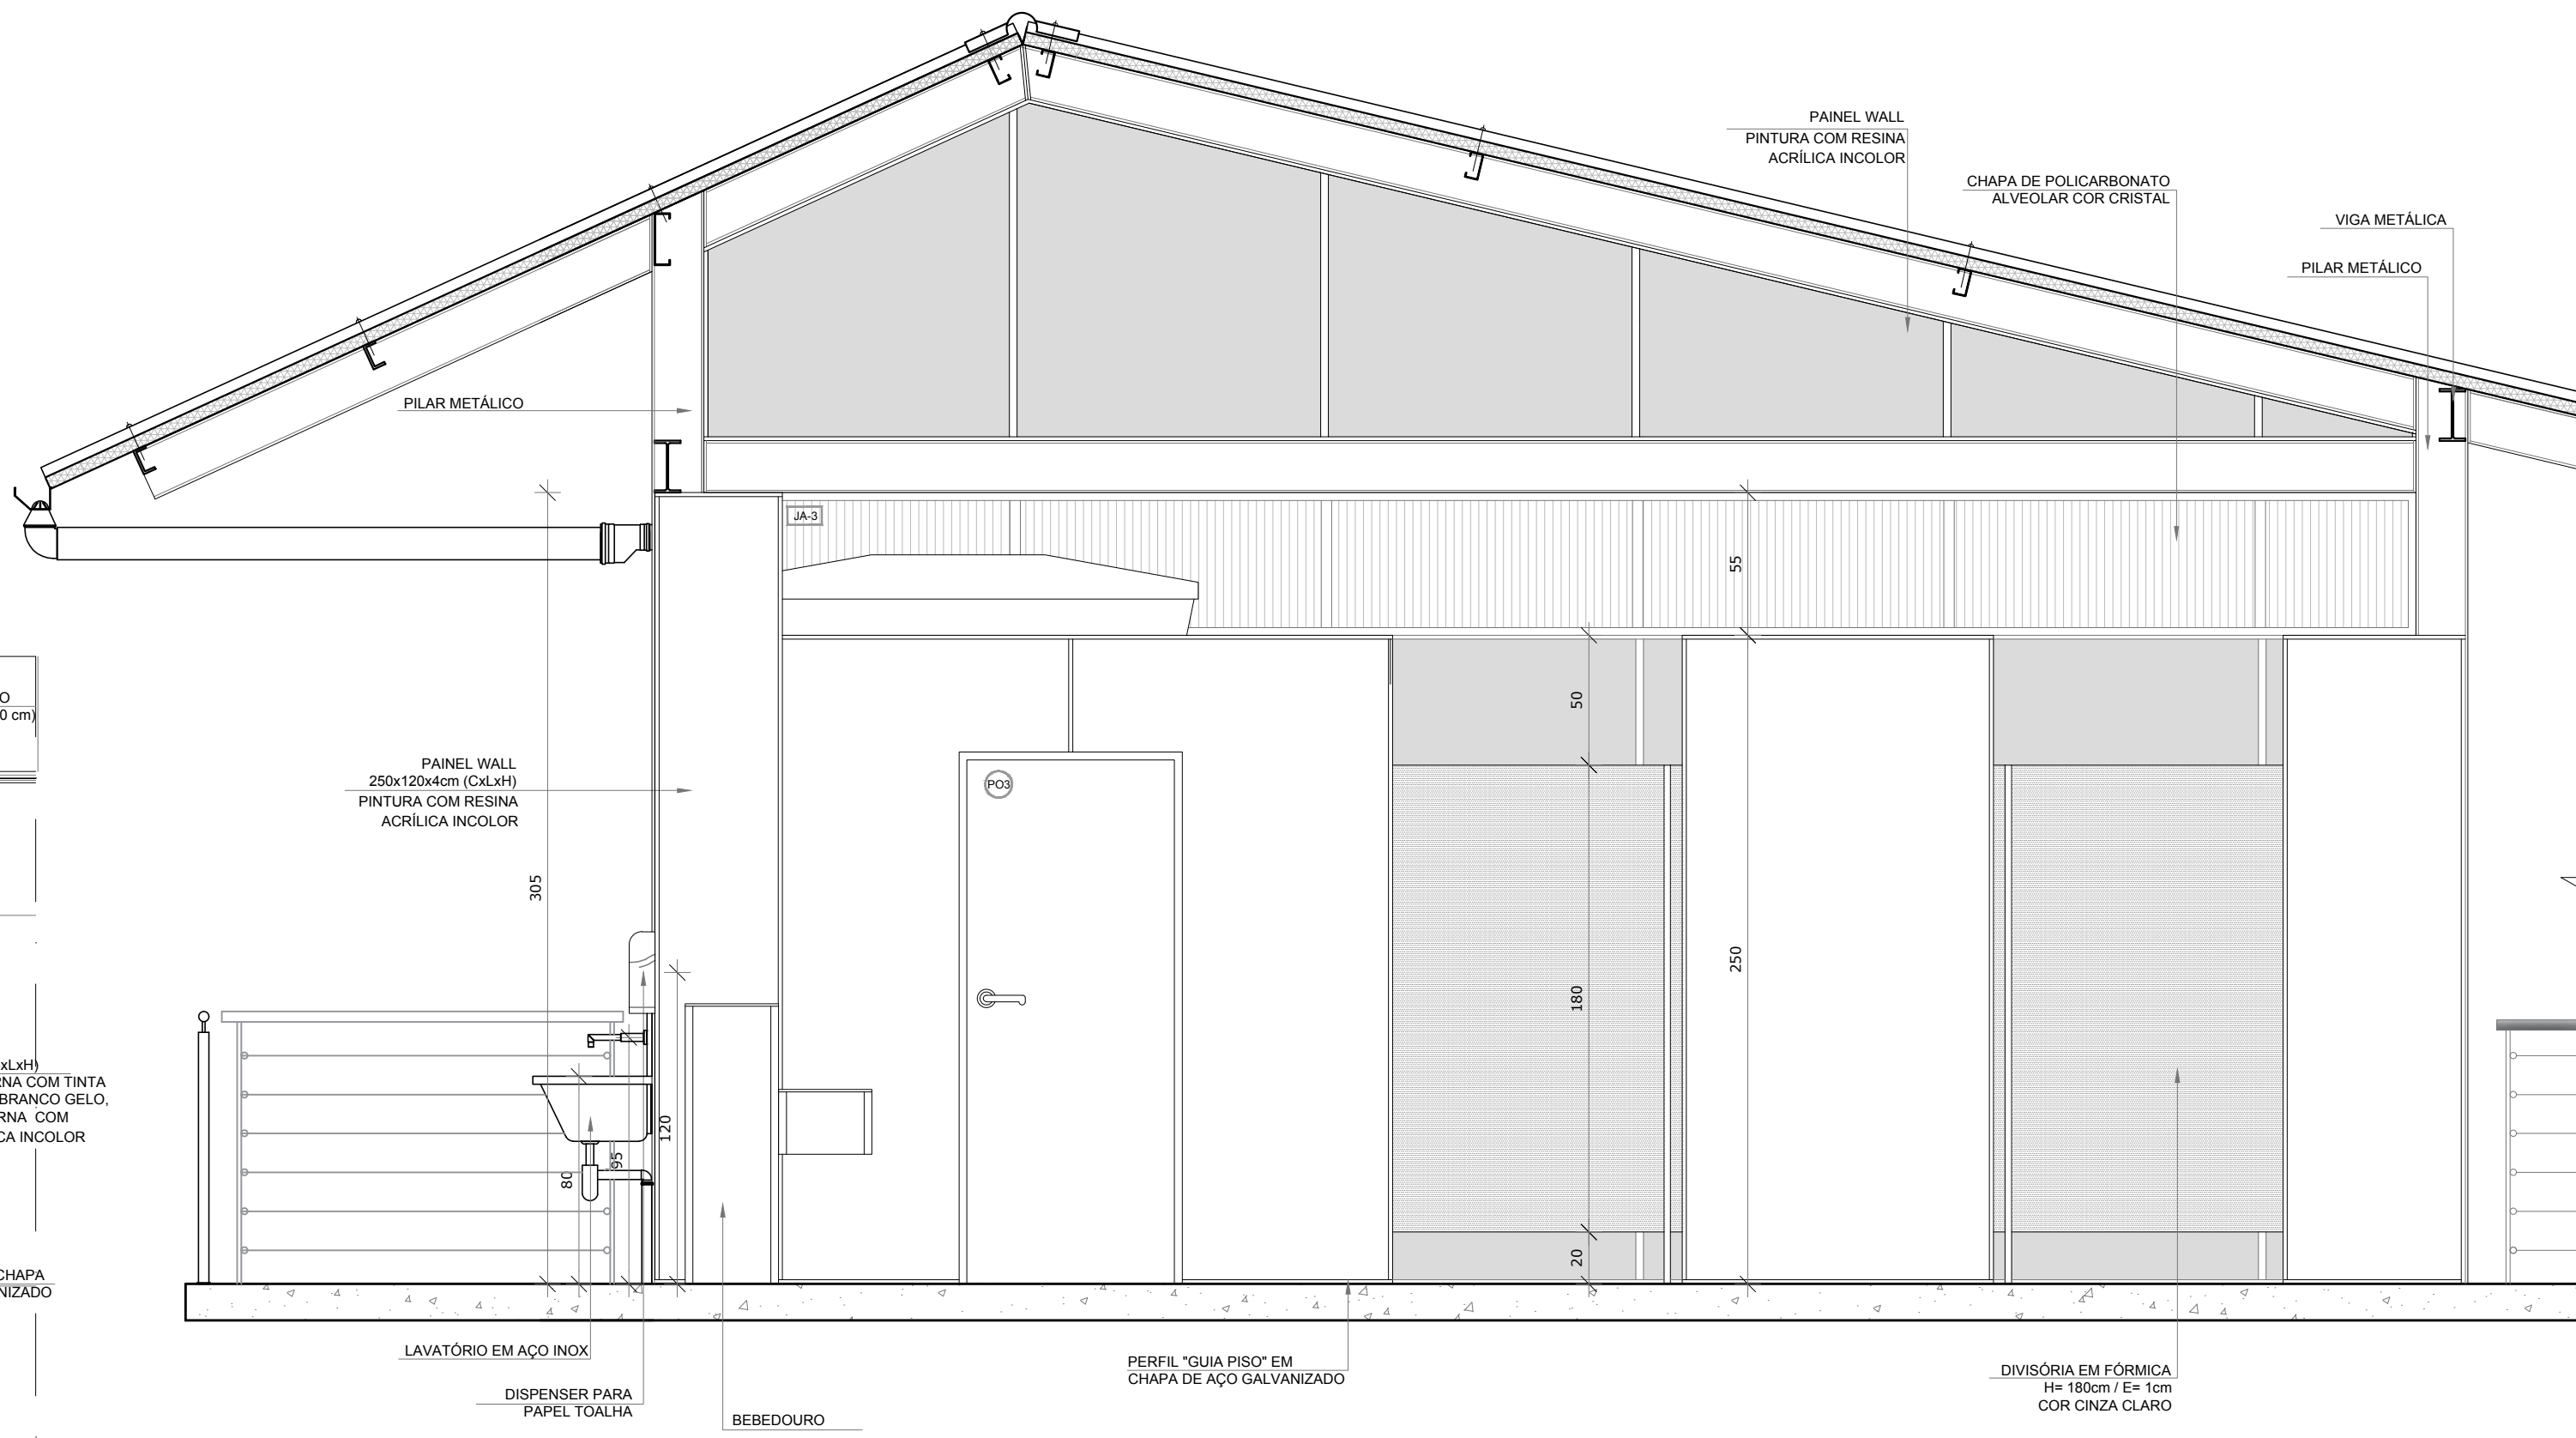


VISTA 1

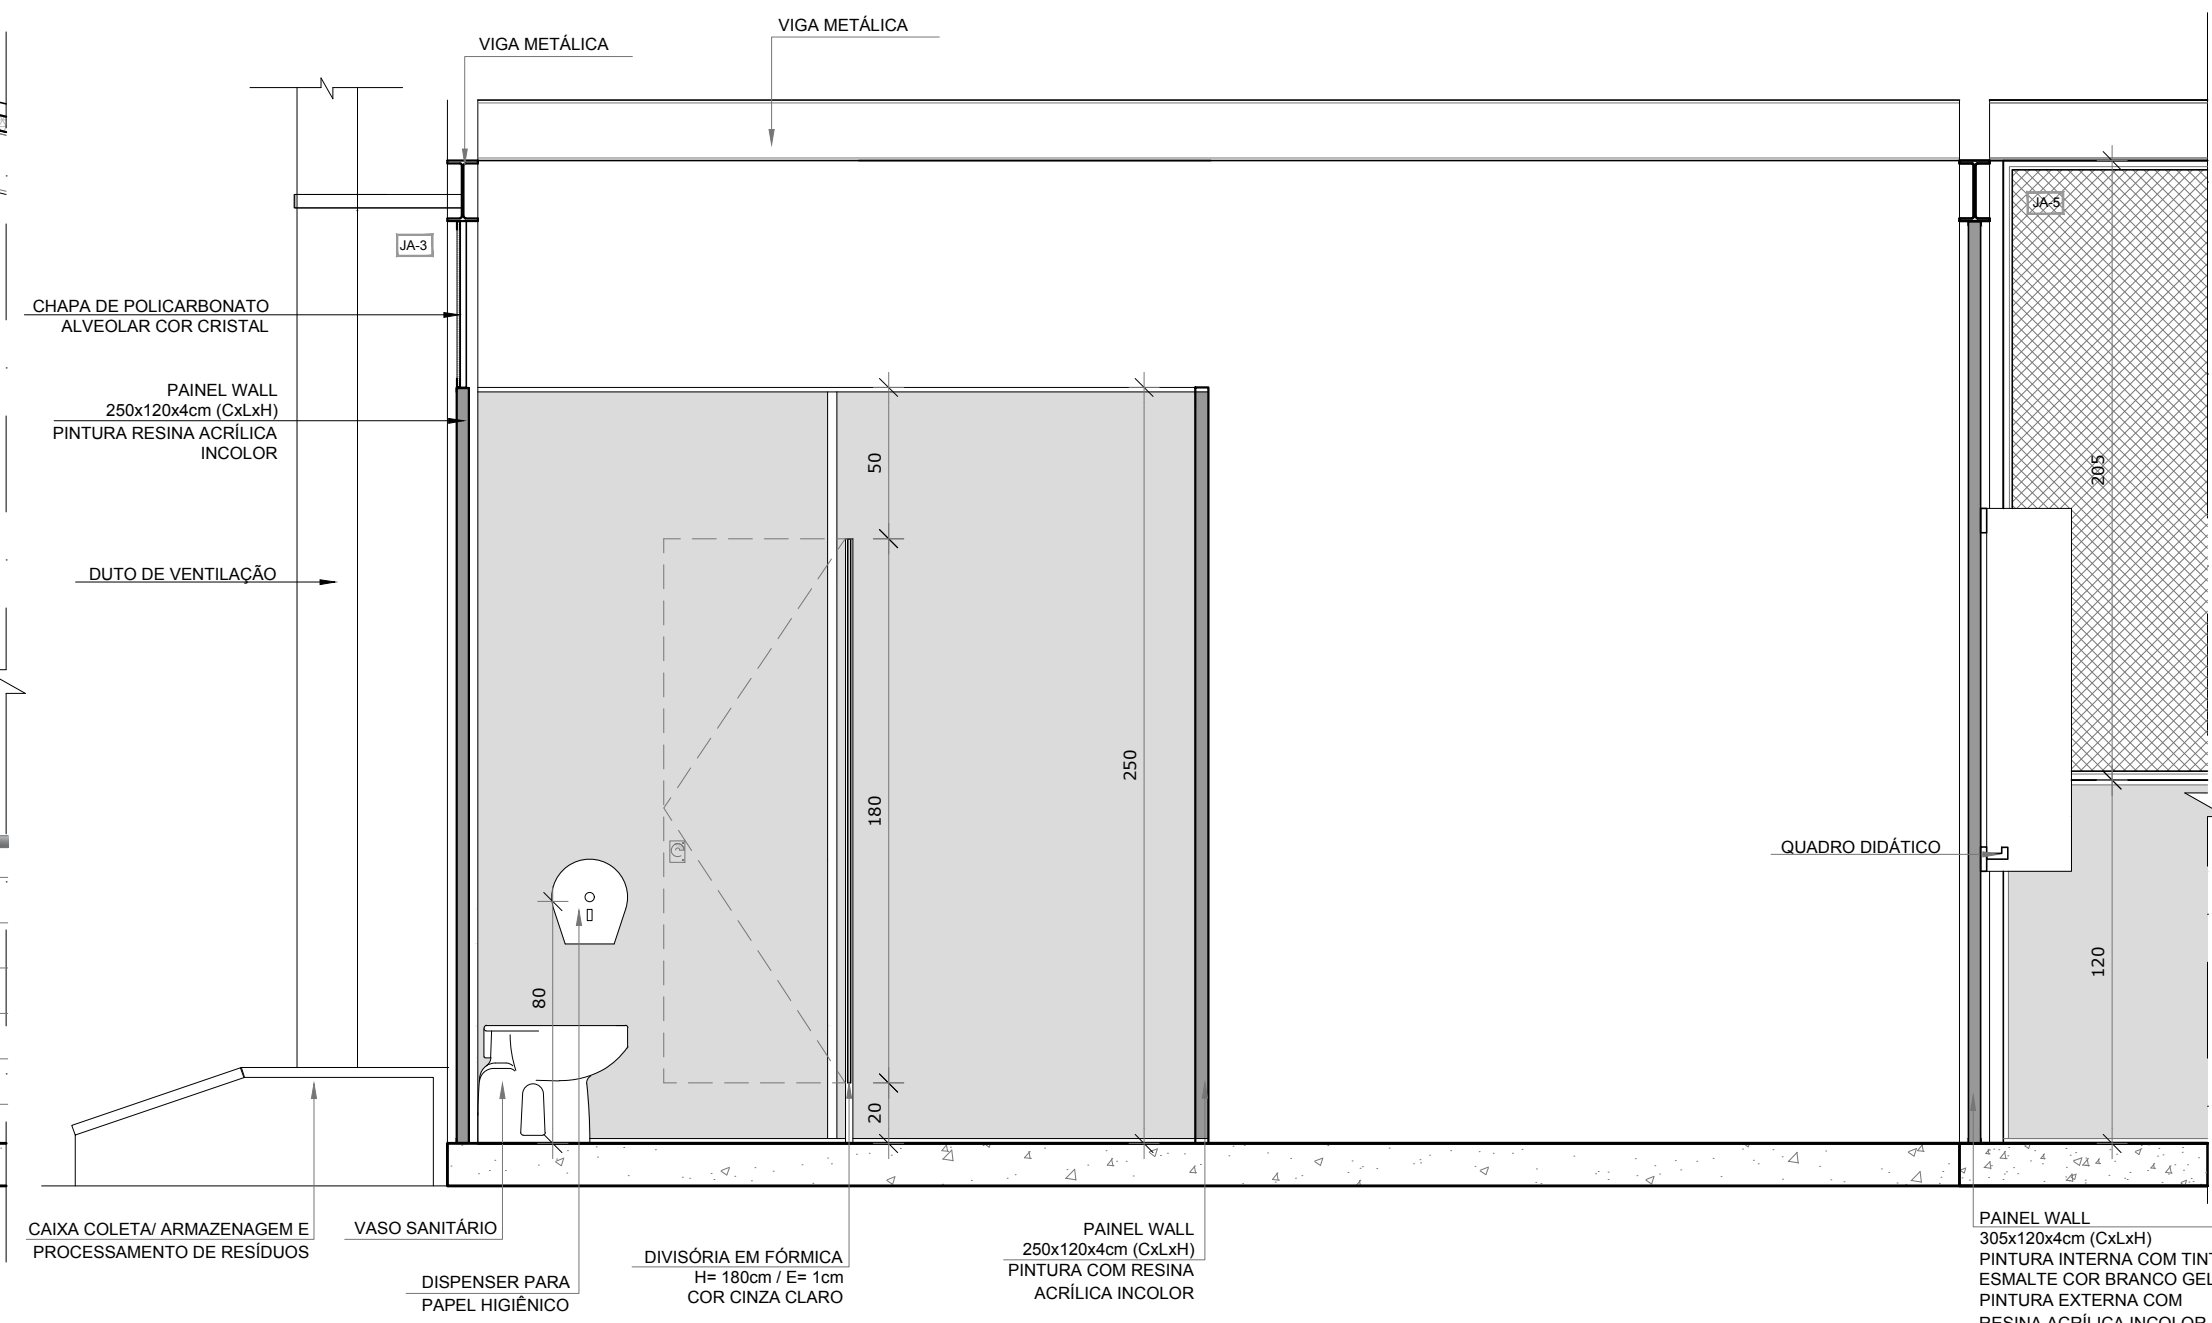


VISTA 3

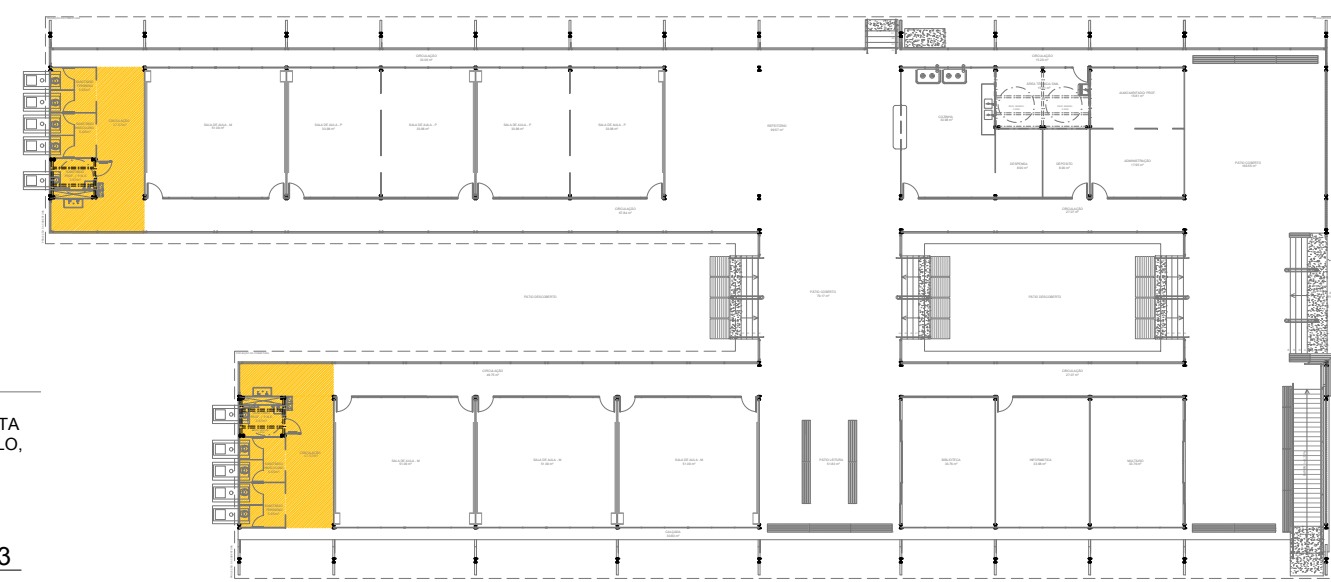

CROQUI DE REFERÊNCIA

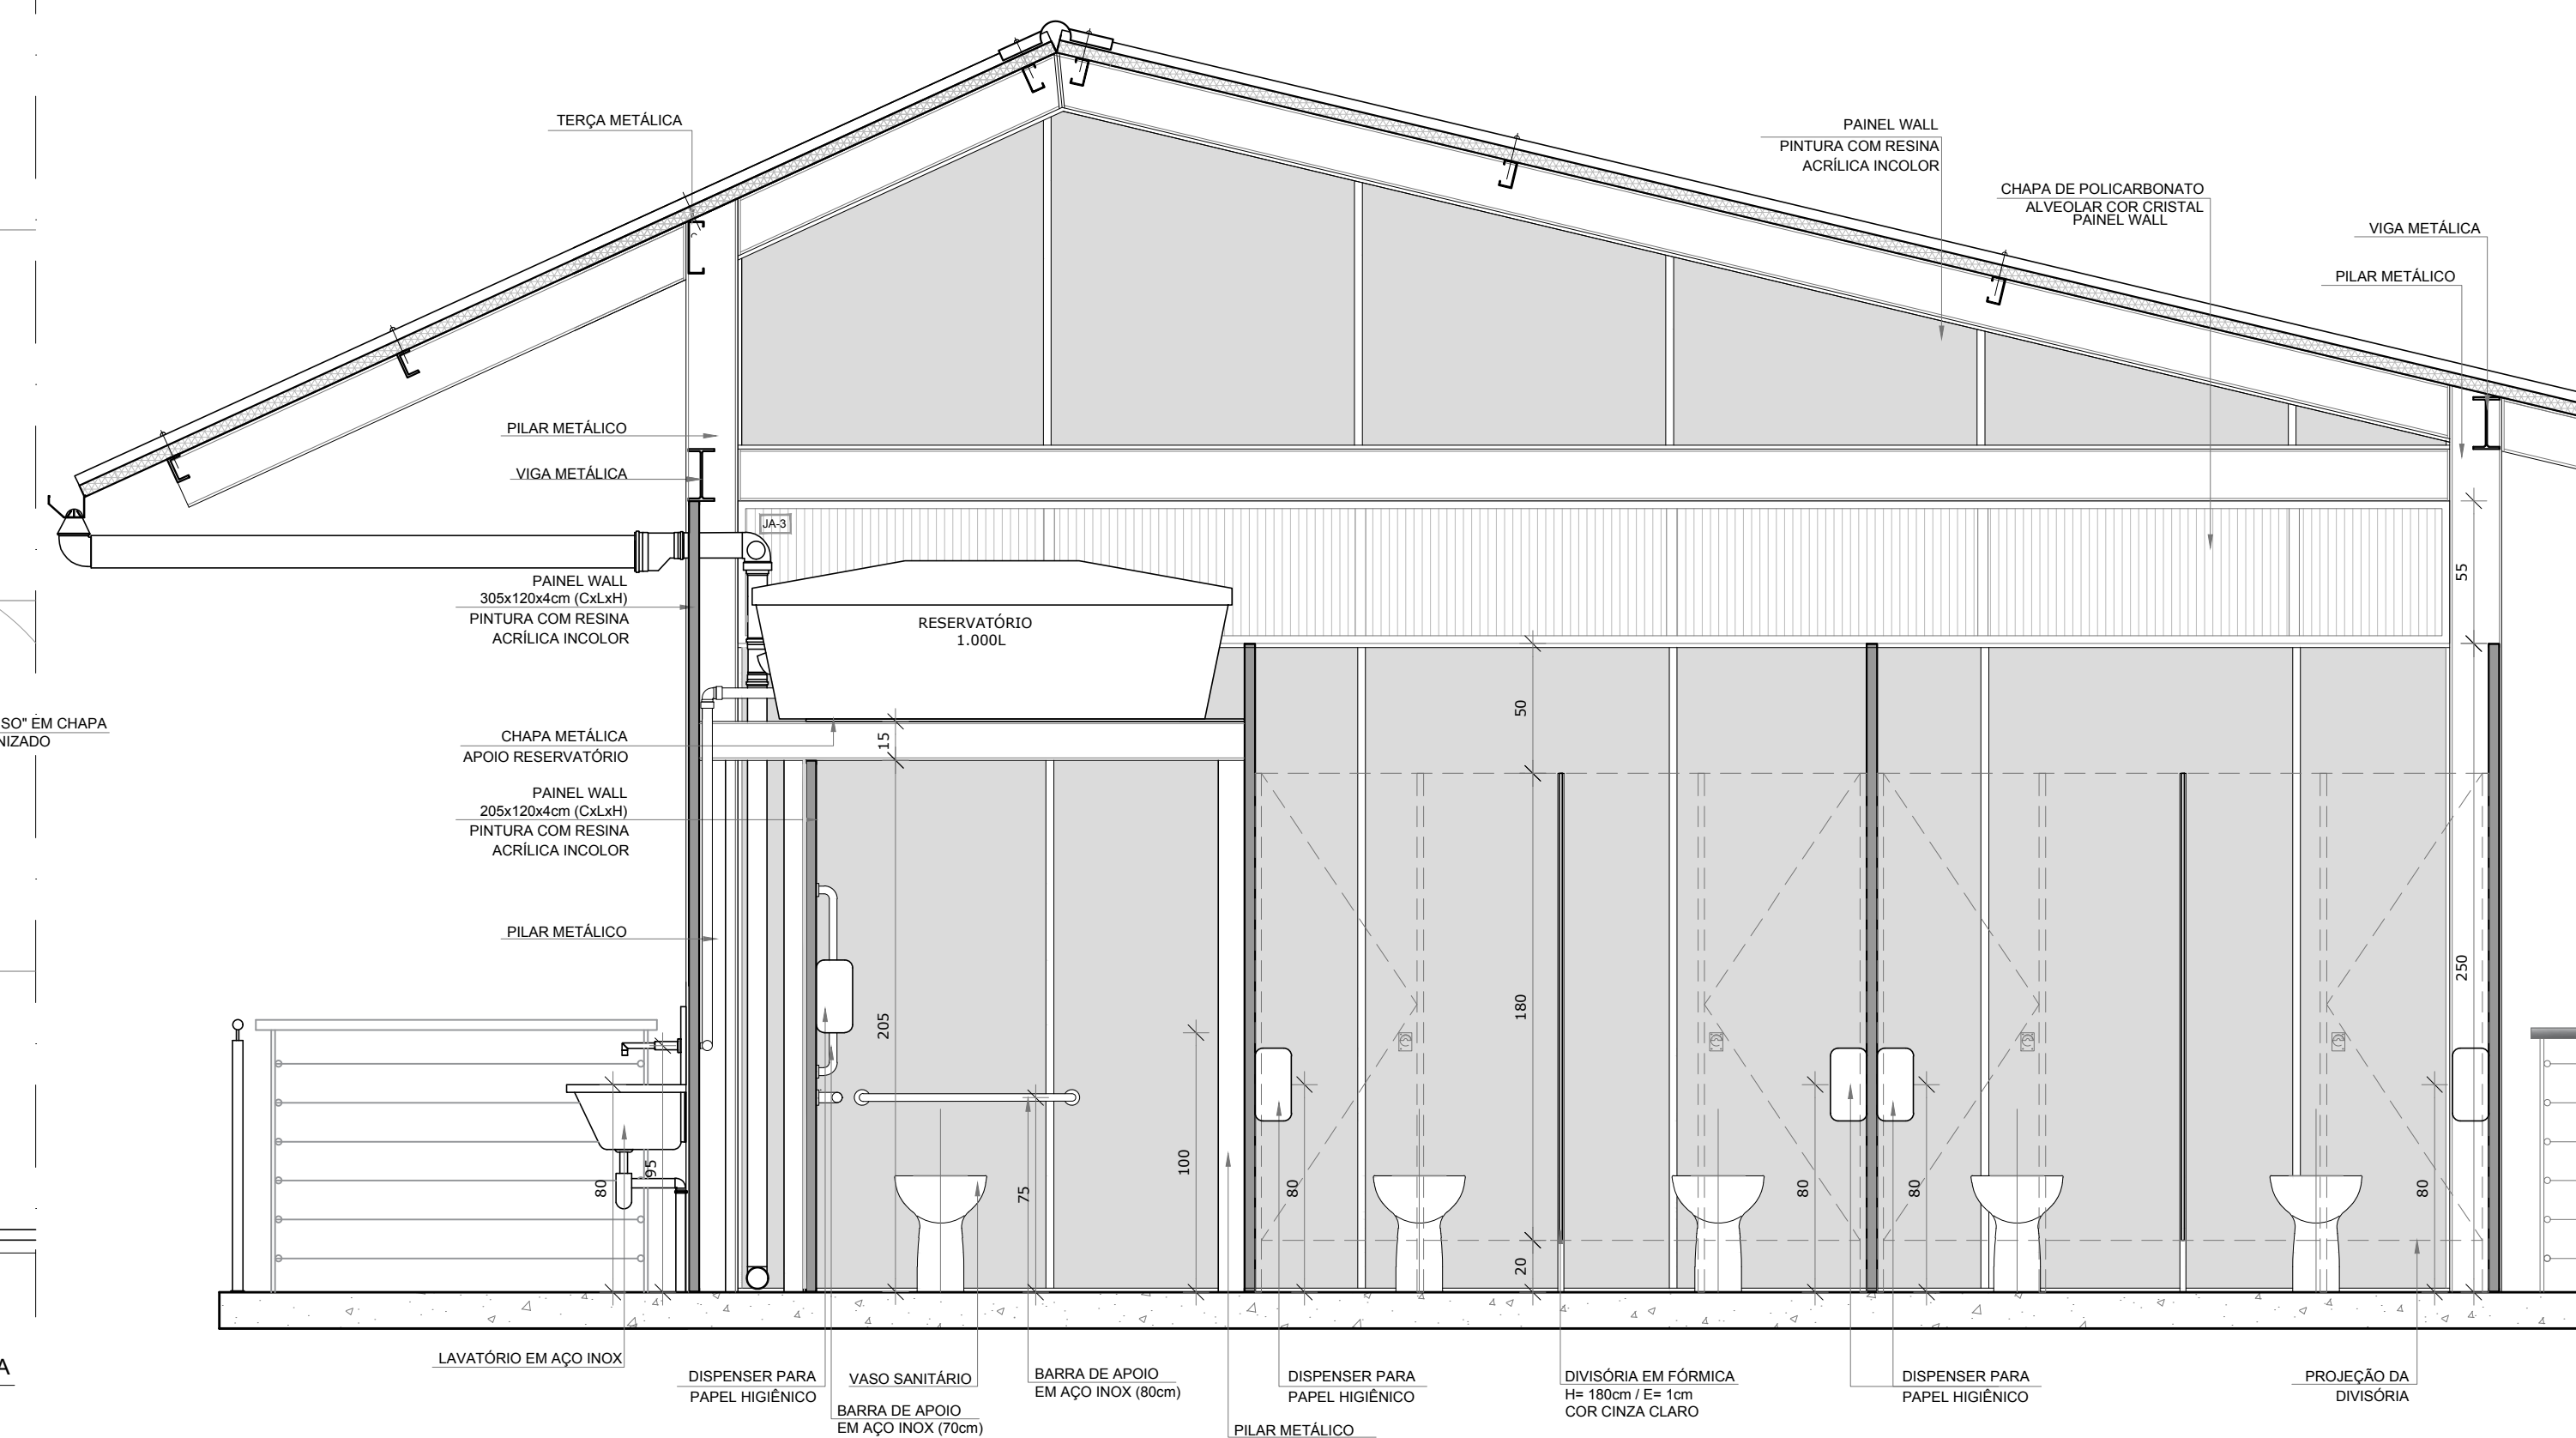

VISTA 2

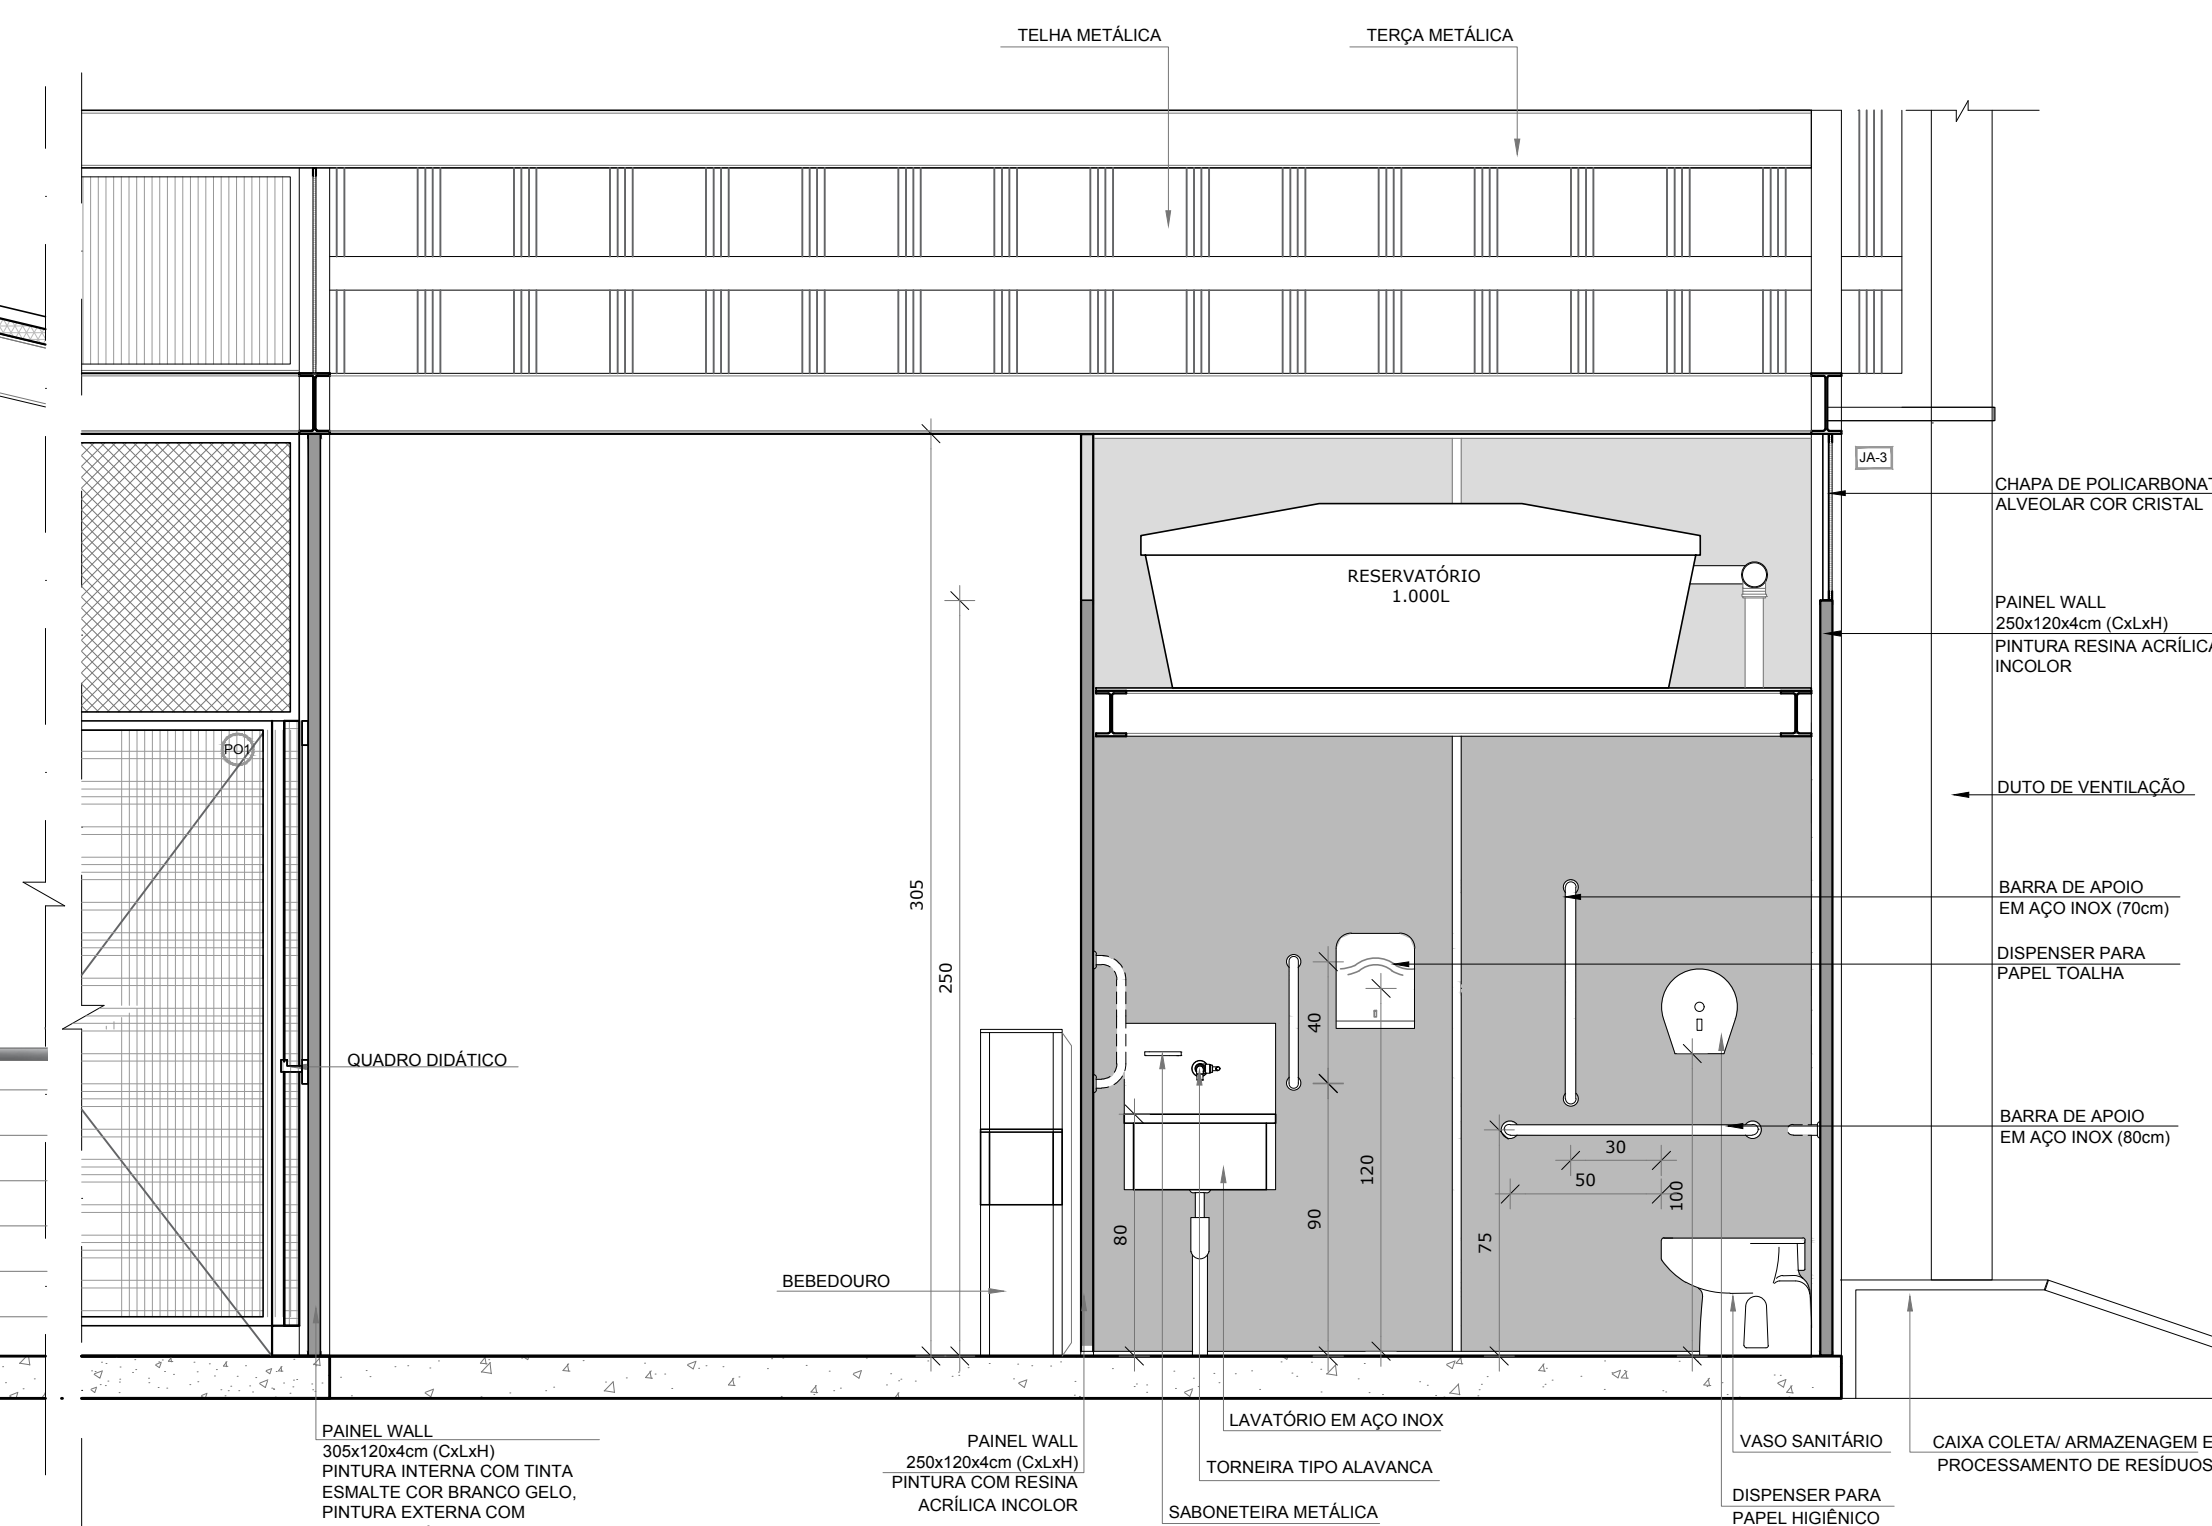

VISTA 4

FNDE Fundo Nacional de Desenvolvimento da Educação		Ministério da Educação	
PROJETO PADRÃO - FNDE			
PROPRIETÁRIO: 1			
ENDEREÇO:			
MUNICÍPIO - UF:			
PROPRIETÁRIO			
RESP. TÉCNICO		CREA	
AUTOR DO PROJETO		CAU	
DLFO		CREA	
		RA	
OBSERVAÇÕES:			
PROJETO ESCOLAS INDÍGENAS - 8 SALAS - 8A			
PROJETO DE ARQUITETURA			
COORDENAÇÃO CGEST - Coordenação Geral de Infraestrutura Educacional		AMPLIAÇÃO CONJUNTO HIGIENE MÉDIO CIRCULAÇÃO/ SANITÁRIOS	
REVISÃO R.00		ESCALA 1/25 DATA EMISSÃO AGOSTO/2017	
PRANCHA		ARQ	
FORMATO (1189x594)		18/19	