

NOTAS GERAIS

1. CONFERIR MEDIDAS EM OBRA.
2. MEDIDAS EM METRO, EXCETO QUANDO INDICADO.
3. AS COTAS PREVALEM SOBRE O DESENHO.
4. ESTE PROJETO FOI DESENVOLVIDO A PARTIR DO PROJETO DE ARQUITETURA.
5. PARA QUALQUER DÚVIDA OU DIVERGÊNCIA SINALIZAR IMEDIATAMENTE.


NOTAS ESPECÍFICAS

NOTAS PROJETOS DAS INSTALAÇÕES DE COMBATE A INCÊNDIO E PÂNICO:

1. TODOS OS SISTEMAS DE PROTEÇÃO CONTRA INCÊNDIO CITADOS NESTE PROJETO, DEVEM OBEDECER AS PRAZOS E SERVIÇOS DE INSPEÇÃO E MANUTENÇÃO DESCRITOS EM NORMA TÉCNICA ESPECÍFICA DO CBM.
2. O PROJETO DEVE SER APTO PARA AS NORMATIVAS ESPECÍFICAS DO CBM DO LOCAL, ONDE A EDIFICAÇÃO SERÁ CONSTRUÍDA.
3. TODAS AS ALTERAÇÕES REALIZADAS POSTERIORMENTE NESTE PROJETO É DE INTERA RESPONSABILIDADE NO MUNICÍPIO.

NOTAS ESPECÍFICAS (SINALIZAÇÃO DE EMERGÊNCIA)

1. AS PLACAS DE SINALIZAÇÃO DEVEM SER FOTOLUMINESCENTES.
2. A SINALIZAÇÃO DE PORTAS DE SAÍDA DE EMERGÊNCIA DEVE SER LOCALIZADA IMEDIATAMENTE ACIMA DAS PORTAS, NO MÁXIMO A 0,10 M DA VERGA, OU NA IMPOSSIBILIDADE DESTA, ORIENTANTEMENTE NA FOLHA DA PORTA, CONTRALUZADA A UMA ALTURA DE 1,80 M, MEDIDA DO PISO ACABADO À BASE DA SINALIZAÇÃO.
3. A SINALIZAÇÃO DE EQUIPAMENTOS DE COMBATE A INCÊNDIO DEVE ESTAR A UMA ALTURA MÍNIMA DE 1,80 M, MEDIDA DO PISO ACABADO À BASE DA SINALIZAÇÃO E IMEDIATAMENTE ACIMA DO EQUIPAMENTO SINALIZADO.
4. A SINALIZAÇÃO DE ORIENTAÇÃO DAS ROTAS DE SAÍDAS DEVE SER INSTALADA DE MODO QUE A SUA BASE ESTEJA NO MÍNIMO A 1,80 M DO PISO ACABADO.
5. AS SAÍDAS DE EMERGÊNCIA DEVEM POSSUIR A SETA DIRECIONAL OU PICTOGRAMA.
6. AS PLACAS DE SINALIZAÇÃO DEVEM ATENDER A TODOS OS REQUISITOS PREVISTOS EM NORMA.

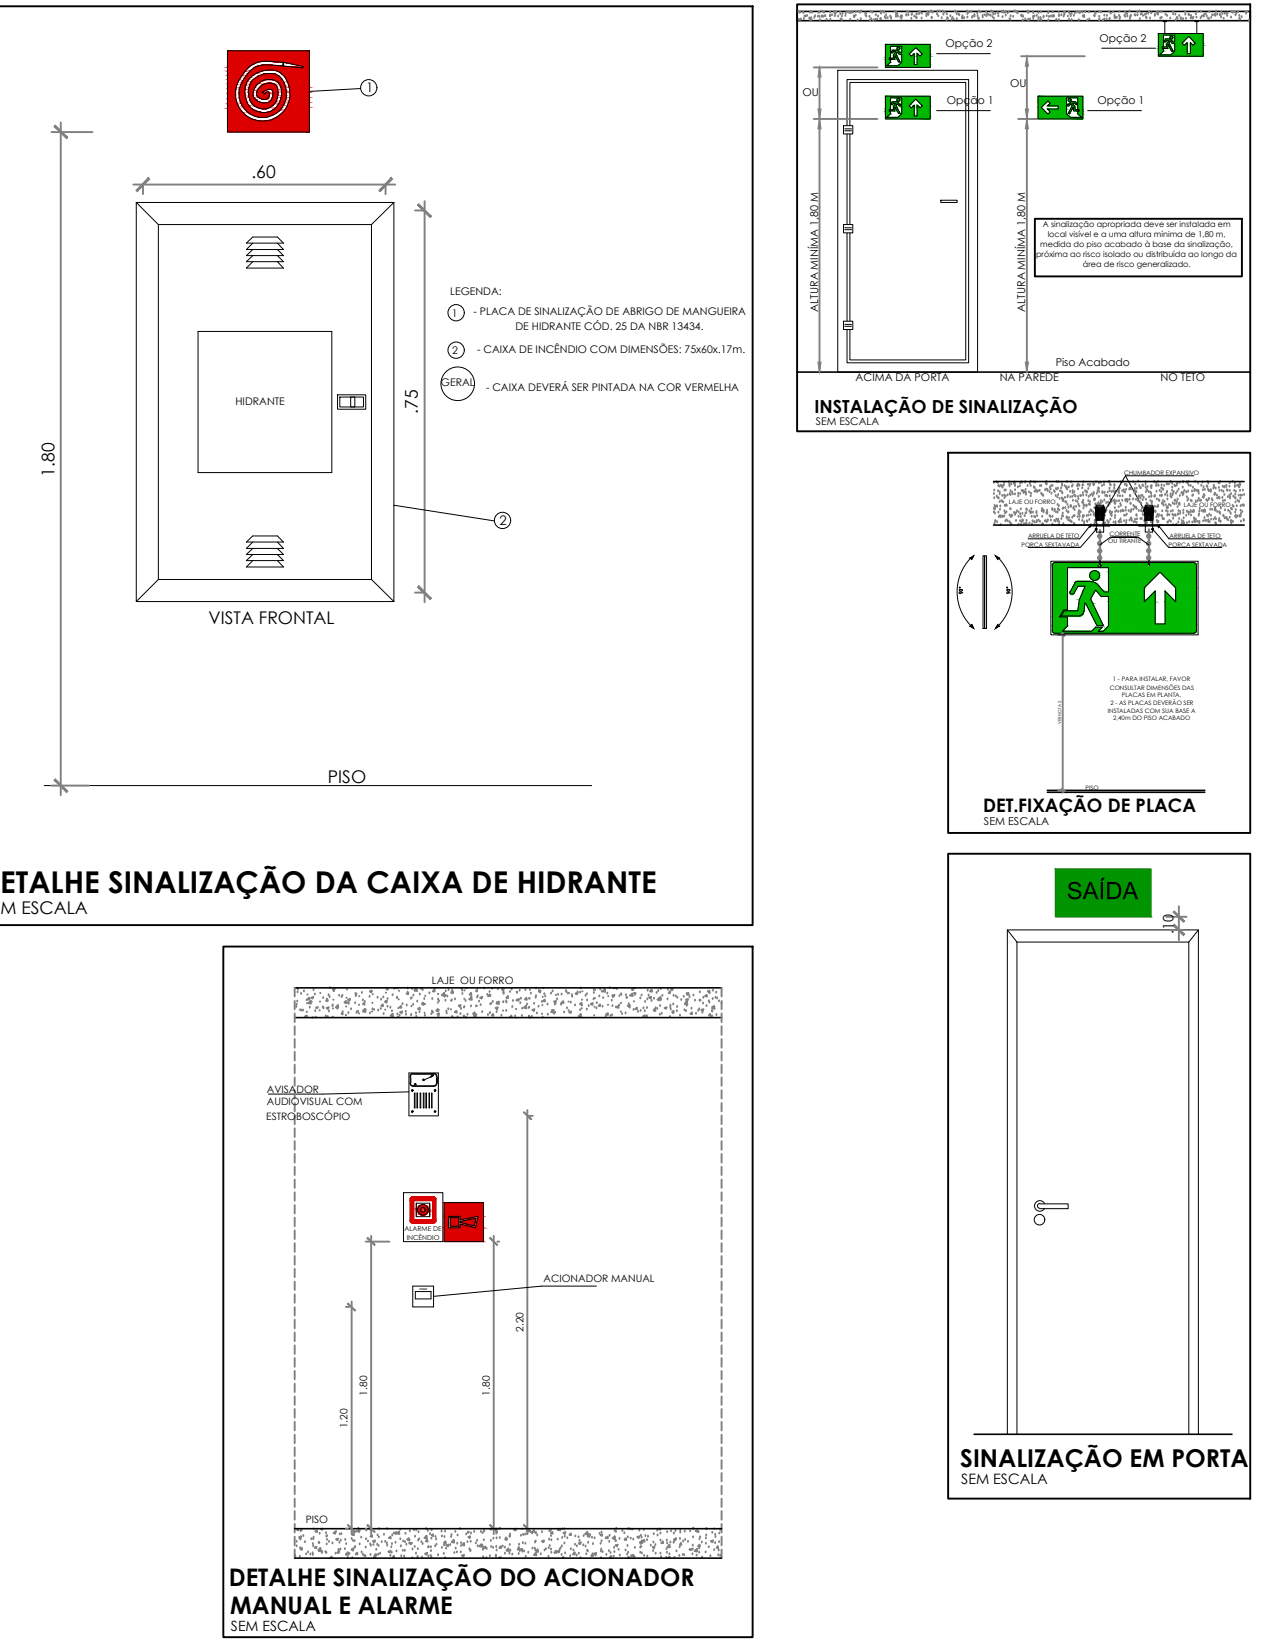

CONTROLE DE REVISÕES


Nº	DATA	DESCRIÇÃO
FNDE <small>Fundo Nacional de Desenvolvimento da Educação</small>		
MINISTÉRIO DA EDUCAÇÃO		
PROJETO PADRÃO - FNDE		
PROPRIETÁRIO :		
ENDEREÇO :		
MUNICÍPIO - UF :		
PROPRIETÁRIO :		
RESP. TÉCNICO :		
AUTOR DO PROJETO :		
DLFO :		

CREA	
RA	

OBSERVAÇÕES:		
ESCOLA 9 SALAS DE AULA - DOIS PAVIMENTOS		
PROJETO DE INSTALAÇÕES		
COORDENAÇÃO: CGEST - Coordenação Geral de Infraestrutura Educacional		
PROJETO DE COMBATE A INCÊNDIO		
SINALIZAÇÃO DE EMERGÊNCIA		
TÉRREO		
HIN		
REVISÃO: R-00		
ESCALA: INDICADA		
PRANCHA: 01/10		
FORMATO: A0		
DATA EMISSÃO: JAN/2021		

1 PLANTA BAIXA - TÉRREO

ESCALA 1/100

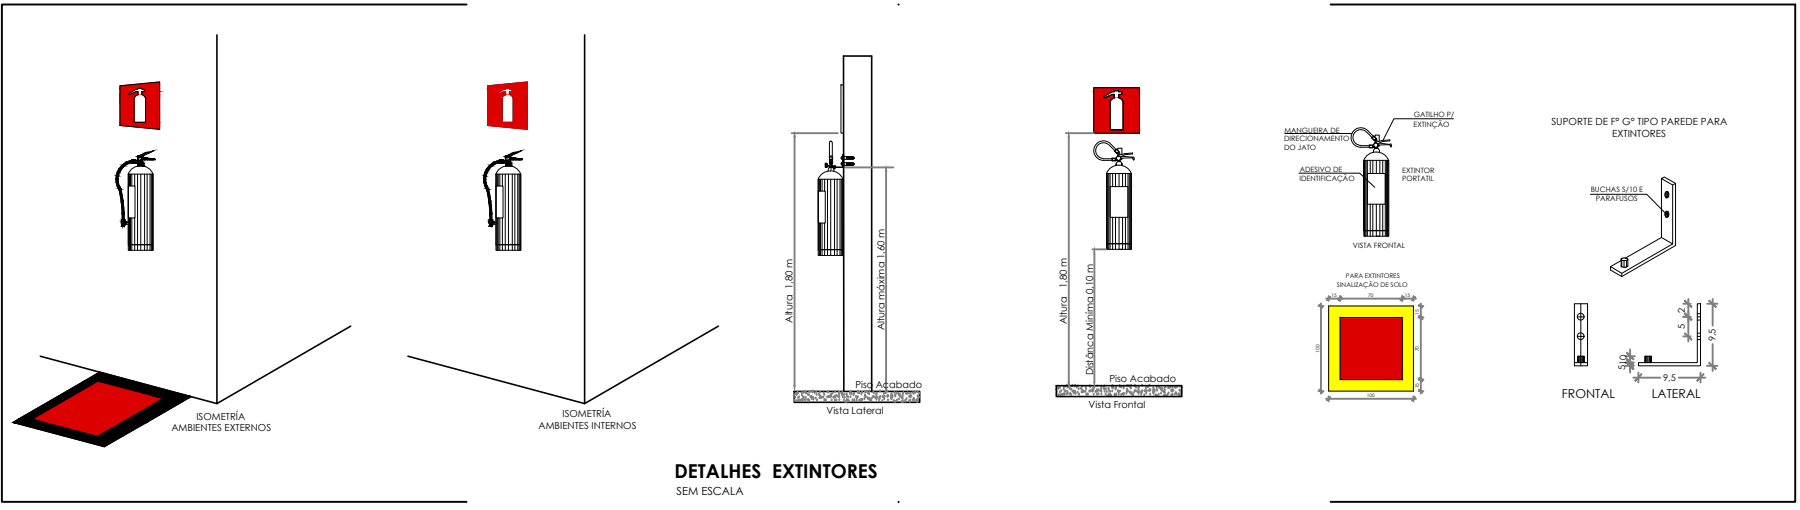

SINALIZAÇÃO DE EMERGÊNCIA				
CÓDIGO	SÍMBOLO	SIGNIFICADO	FORMA E COR	APLICAÇÃO
13		SAÍDA DE EMERGÊNCIA	SÍMBOLO: RETÂNGULO VERDE VÍDEO DIMENSÕES MÍNIMAS: 15x20 CM. PICTOGRAMA: FOTOLUMINESCENTE	INDICAÇÃO DO SENTIDO (ESQUERDA OU DIREITA) DE UMA SAÍDA DE EMERGÊNCIA.
14		SAÍDA DE EMERGÊNCIA	SÍMBOLO: RETÂNGULO VERDE VÍDEO DIMENSÕES MÍNIMAS: 15x20 CM. PICTOGRAMA: FOTOLUMINESCENTE	INDICAÇÃO DE UMA SAÍDA DE EMERGÊNCIA A SER ATENDIDA ACIMA DA PORTA PARA INDICAR O SEU ACESSO.
17		SAÍDA DE EMERGÊNCIA	SÍMBOLO: RETÂNGULO VERDE VÍDEO DIMENSÕES MÍNIMAS: 15x20 CM. PICTOGRAMA: FOTOLUMINESCENTE	INDICAÇÃO DA SAÍDA DE EMERGÊNCIA, COM OU SEM COMPLEMENTAÇÃO DO PICTOGRAMA, FOTOLUMINESCENTE (SETA OU RAIOGÊNIO OU AMBOS).
20		ALARME SONORO	SÍMBOLO: QUADRADO VERDE VÍDEO DIMENSÕES MÍNIMAS: 15x20 CM. PICTOGRAMA: FOTOLUMINESCENTE	PONTO DE ADOÇÃO DE ALARME DE INCÊNDIO QUE DEVE SER SEMPRE ACOMPANHADO DE UMA MENSAGEM RECOMENDANDO O EQUIPAMENTO ADOÇÃO POR AQUELE PONTO.
21		COMANDO MANUAL DE ALARME	SÍMBOLO: QUADRADO VERDE VÍDEO DIMENSÕES MÍNIMAS: 15x20 CM. PICTOGRAMA: FOTOLUMINESCENTE	INDICAÇÃO DO ACESSO DA MANGUEIRA DE INCÊNDIO COM OU SEM HORIZONTAL AO SEU INTERIOR.
23		EXTINTOR DE INCÊNDIO	SÍMBOLO: QUADRADO VERDE VÍDEO DIMENSÕES MÍNIMAS: 15x20 CM. PICTOGRAMA: FOTOLUMINESCENTE	INDICAÇÃO DO ACESSO DA MANGUEIRA DE INCÊNDIO COM OU SEM HORIZONTAL AO SEU INTERIOR.
25		ALARME SONORO	SÍMBOLO: QUADRADO VERDE VÍDEO DIMENSÕES MÍNIMAS: 15x20 CM. PICTOGRAMA: FOTOLUMINESCENTE	INDICAÇÃO DO ACESSO DA MANGUEIRA DE INCÊNDIO COM OU SEM HORIZONTAL AO SEU INTERIOR.
E17		SINALIZAÇÃO DE SAÍDA PARA EQUIPAMENTOS DE COMBATE A INCÊNDIO (HIDRANTES E EXTINTORES)	SÍMBOLO: QUADRADO VERDE VÍDEO DIMENSÕES MÍNIMAS: 15x20 CM. PICTOGRAMA: FOTOLUMINESCENTE	USADO PARA INDICAR A LOCALIZAÇÃO DOS EQUIPAMENTOS DE COMBATE A INCÊNDIO E ALARME PARA EVITAR A SUA OBSTRUÇÃO.