


1 PLANTA BAIXA - 1º PAV
ESCALA 1/100

- NOTAS GERAIS
1. CONFERIR MEDIDAS EM OBRA
 2. MEDIDAS SANITÁRIAS EXISTENTES QUANDO INDICADO
 3. AS COTAS PREVAILICEM SOBRE O DESENHO
 4. ESTE PROJETO FOI DESENVOLVIDO A PARTIR DO PROJETO DE ARQUITETURA
 5. PARA QUALQUER DUVIDAS E/OU DIVERGÊNCIAS SINALIZAR IMEDIATAMENTE

- NOTAS ESPECÍFICAS
- NOTAS PROJETOS DAS INSTALAÇÕES DE COMBATE A INCÊNDIO E PÂNICO:
1. TODOS OS SISTEMAS DE PROTEÇÃO CONTRA INCÊNDIO CITADOS NESTE PROJETO, DEVEM OBEDECER AOS PRAZOS E SERVIÇOS DE INSPEÇÃO E MANUTENÇÃO DESCRITOS EM NORMA TÉCNICA ESPECÍFICA DO CBM.
 2. O PROJETO DEVE SER ADOTADO PARA AS NORMATIVAS ESPECÍFICAS DO CBM DO LOCAL ONDE A EDIFICAÇÃO SERÁ CONSTRUÍDA.
 3. TODAS AS ALTERAÇÕES REALIZADAS POSTERIORMENTE NESTE PROJETO É DE INTEIRA RESPONSABILIDADE NO MUNICÍPIO.

- NOTAS ESPECÍFICAS: (SISTEMA DE ALARME)
1. OS ACIONADORES MANUAIS SERÃO INSTALADOS A UMA ALTURA ENTRE 0,90 M E 1,35 M EM RELAÇÃO AO PISO ACABADO.
 2. OS AVISADORES SONÓRIOS FORAM COTADOS ENTRE 2,20 M E 3,30 M DO PISO ACABADO, DE FORMA QUE SEJAM AUDÍVEIS EM TODA A EDIFICAÇÃO E NÃO IMPEDAM A COMBINAÇÃO VERBAL.
 3. OS AVISADORES SERÃO DOTADOS DE TRAVA MECÂNICA ATIVADA IMPEDINDO O ROUBO DO EQUIPAMENTO.
 4. A CENTRAL DE ALARME DEVERÁ SER INSTALADA A UMA ALTURA ENTRE 1,40M - 1,60M.
 5. DEVERÁ SER INSTALADO (1)UMA CENTRAL DE ALARME DE DETECÇÃO DE INCÊNDIO NA HALL.
 6. A CENTRAL DE ALARME E DETECÇÃO DE INCÊNDIO DEVERÁ TER TECNOLOGIA ANALÓGICO-DIGITAL.
 7. A CENTRAL DE ALARME SERÁ DO TIPO INDESTRUTÍVEL.
 8. OS ACIONADORES E AVISADORES SERÃO DO TIPO INDESTRUTÍVEIS.
 9. O SISTEMA SERÁ CLASSE "B".
 10. TODA CAIXA DE PASSAGEM NÃO INDICADA SERÁ DE 10X10CM.
 11. DEVERÁ SER DEIXADA FOLHA DE NO MÍNIMO 30 CM DOS FIOS DENTRO DAS CAIXAS DE PASSAGEM PARA FACILITAR A MONTAGEM E A MANUTENÇÃO.

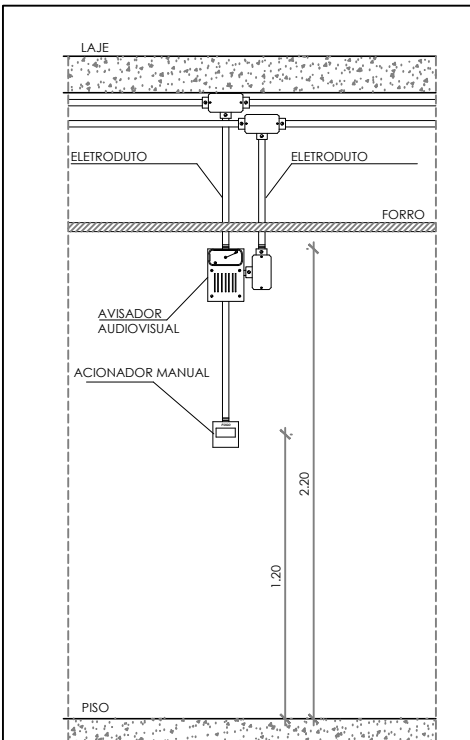

DETALHE INSTALAÇÃO
ACIONADOR MANUAL E ALARME
SEM ESCALA

SÍMBOLOS GRÁFICOS - MEDIDAS DE SEGURANÇA (NORMA TÉCNICA nº 12/ 2015 - CBMDF)	
SÍMBOLO	DESCRIÇÃO
	ACIONADOR MANUAL
	AVISADOR TIPO SIRENE
	CENTRAL DE ALARME
	TUBULAÇÃO DE ALARME
	CABO DE ALIMENTAÇÃO DAS SIRENES
	CABO DE BLINDADO DE COMUNICAÇÃO PARA ACIONADORES E SIRENES

CONTROLE DE REVISÕES

Nº	DATA	DESCRIÇÃO
----	------	-----------



PROJETO PADRÃO - FNDE

PROPRIETÁRIO: _____

ENDEREÇO: _____

MUNICÍPIO - UF: _____

PROPRIETÁRIO: _____

RESP. TÉCNICO: _____ CREA: _____

AUTOR DO PROJETO: _____ CAU: _____

DLFO: _____ CREA: _____

RA: _____

OBSERVAÇÕES:

ESCOLA 9 SALAS DE AULA - DOIS PAVIMENTOS

PROJETO DE INSTALAÇÕES

COORDENAÇÃO: CGEST - Coordenação Geral de Infraestrutura Educacional

PROJETO DE COMBATE A INCÊNDIO

ALARME MANUAL

1º PAVIMENTO

FORMATO: A0

REVISÃO: R.00

ESCALA: INDICADA

DATA EMISSÃO: JAN/2021

PRANCHAS: 06/10

HIN