
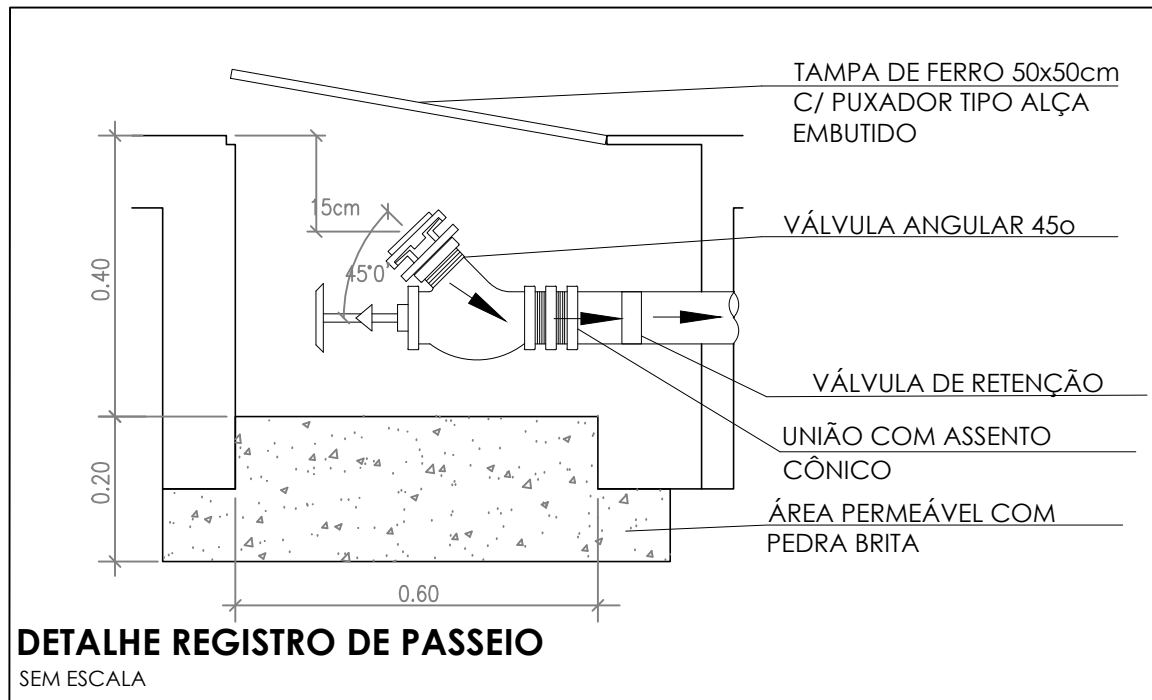


1 PLANTA BAIXA - ENTREFORRO TÉRREO
ESCALA 1/100

SÍMBOLOS GRÁFICOS - MEDIDAS DE SEGURANÇA (NORMA TÉCNICA nº 12/ 2015 - CBMDF)	
SÍMBOLO	DESCRIÇÃO
	BOMBA PARA INCÊNDIO
	HIDRANTE DE PAREDE
	TUBULAÇÃO HIDRANTE
	HIDRANTE DE RECALQUE

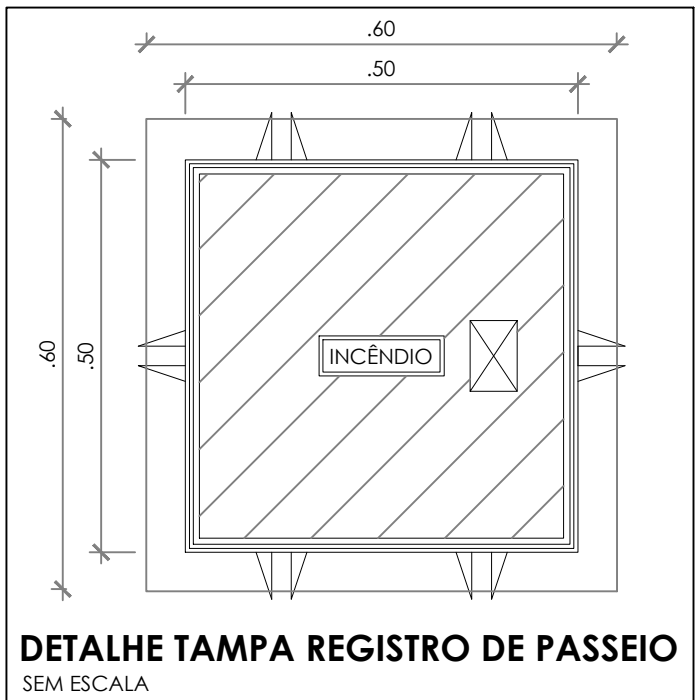

CONTROLE DE REVISÕES

Nº	DATA	DESCRIÇÃO
----	------	-----------



PROJETO PADRÃO - FNE

PROPRIETÁRIO: _____

ENDEREÇO: _____

MUNICÍPIO - UF: _____

PROPRIETÁRIO: _____

RESP. TÉCNICO: _____ CREA: _____

AUTOR DO PROJETO: _____ CAD: _____

DULO: _____ CREA: _____

RA: _____

OBSERVAÇÕES: _____

ESCOLA 9 SALAS DE AULA - DOIS PAVIMENTOS

PROJETO DE INSTALAÇÕES

COORDENAÇÃO: _____ PROJETO DE COMBATE A INCÊNDIO

CGEST - Coordenação Geral de Infraestrutura Educacional

HIDRANTES

ENTREFORRO TÉRREO

HIN

FORMATO: A0

REVISÃO: R.00

ESCALA: INDICADA

DATA EMISSÃO: JAN/2021

PRONCHA: 08/10