


1 PLANTA BAIXA
ESCALA 1/50


DUTOS DE EXAUSTÃO			
ITEM	DESCRIÇÃO	MATERIAL	QUANTIDADE
01	DUTO VERTICAL 200 X 300 mm	CHAPA DE AÇO PRETA #18	0,60 m
02	DUTO HORIZONTAL 200 X 300 mm	CHAPA DE AÇO PRETA #18	1,10 m
03	DUTO VERTICAL 300 X 200 mm	CHAPA DE AÇO PRETA #18	1,00 m
04	DUTO HORIZONTAL 300 X 200 mm	CHAPA DE AÇO PRETA #18	2,75 m
OBS.: Todas as peças, incluindo as curvas, deverão ser confeccionadas por profissional de serralheria e unidas por solda.			

NOTAS GERAIS
1. MEDIDAS E NÍVEIS EM METROS; 2. VERIFICAR POSIÇÃO EXATA DOS PILARES NO PROJETO ESTRUTURAL; 3. VERIFICAR DETALHES CONSTRUTIVOS PERTINENTES NAS PRANCHAS DE DETALHAMENTO; 4. EM CASO DE CONFLITO DE INFORMAÇÕES ENTRE O PROJETO GRÁFICO E O MEMORIAL DESCRITIVO, PREVALECE A INFORMAÇÃO CONTRA NOS DESENHOS; 5. ALTERAÇÕES NESTE PROJETO SOMENTE COM AUTORIZAÇÃO EXPRESSA DO FNDE
REFERÊNCIAS:
- PLANILHA DE QUANTITATIVOS; - MEMORIAL DESCRITIVO E ESPECIFICAÇÕES TÉCNICAS
NOTAS EXAUSTÃO
1. O duto de exaustão na área externa deverá ter a saída na vertical, com tela de proteção contra a entrada de aves e outros animais; 2. Os dutos devem ser providos de carretéis e de portas de inspeção com espaçamentos e dimensões capazes de permitir a inspeção e uma completa limpeza interna do duto. O acesso às portas de inspeção e carretéis deve ser mantido permanentemente descoberto (NBR 14518, item 5.2.3.1).

ESPECIFICAÇÕES EXAUSTOR CENTRÍFUGO
<ul style="list-style-type: none">GALVANIZADO;MOTOR TRIFÁSICO IP55 TFVR DE 2 CV;220/380/440V 60 HZ;PRESSÃO 42 mmca;DIMENSÕES: 530 x 520 x 486 mmPESO: 65 Kg

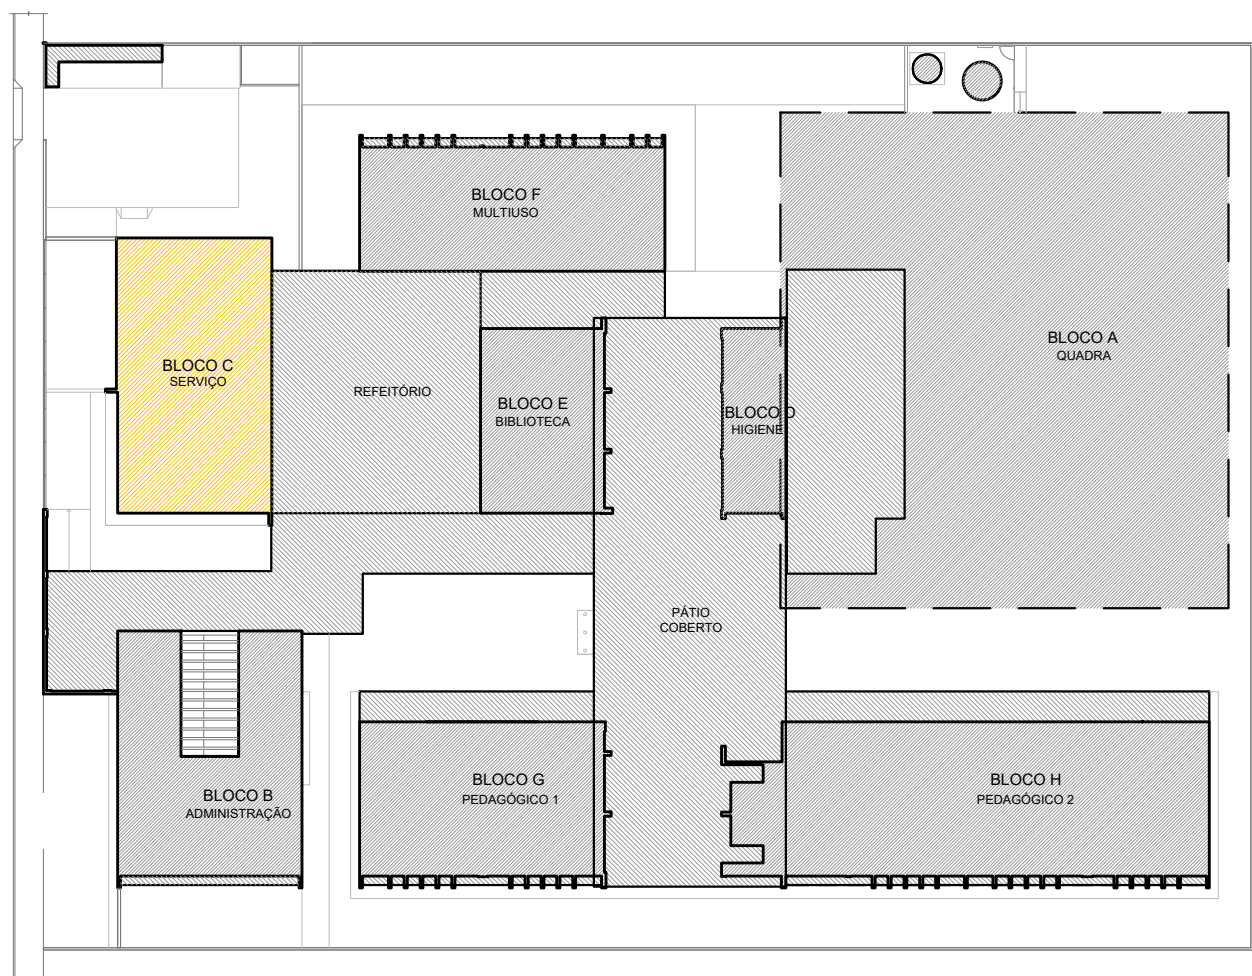

CROQUI DE REFERÊNCIA

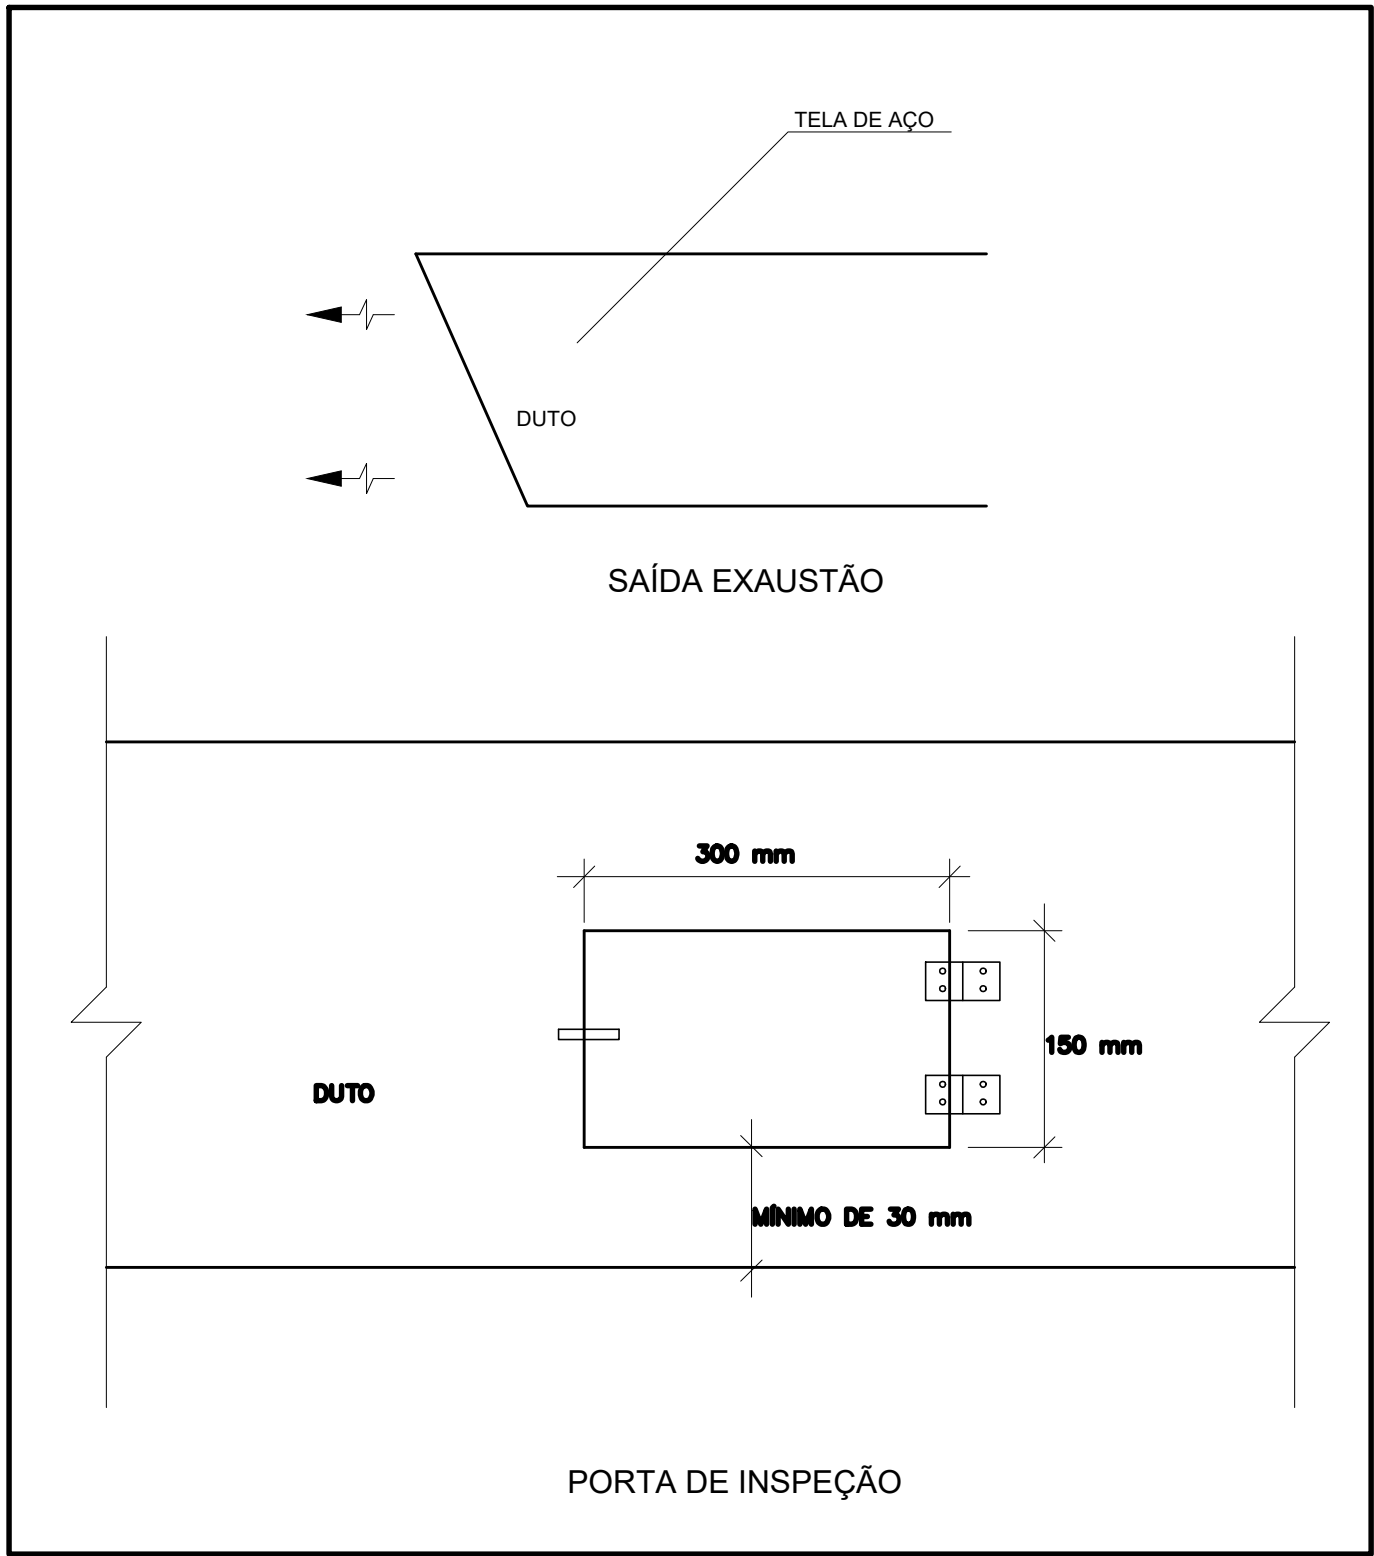

2 DETALHE
SEM ESCALA

CONTROLE DE REVISÕES

Nº		DATA		DESCRIÇÃO	
<div><div>FNDE</div><div>Fundo Nacional de Desenvolvimento da Educação</div></div>				MINISTÉRIO DA EDUCAÇÃO	
PROJETO PADRÃO - FNDE					
PROPRIETÁRIO: :					
ENDEREÇO:					
MUNICÍPIO - UF:					
<div>PROPRIETÁRIO</div> <div>RESP. TÉCNICO:CREA</div> <div>AUTOR DO PROJETO: DIOGO R. PELLÉS CREA 17.999/8-2F</div>					
DUFO				CREA	
				RA	
OBSERVAÇÕES:					
ESCOLA 9 SALAS DE AULA - MODELO DOIS PAV.					
PROJETO DE EXAUSTÃO					
COORDENAÇÃO CGEST - Coordenação Geral de Infraestrutura Educaional		PLANTA BAIXA DETALHE BLOCO C - SERVIÇO			EEX
REVISÃO R.00		ESCALA INDICADA DATA EMISSÃO JAN/2021			PRANCHA 01/02
FORMATO A1 - 841 x 594 mm					