




— CORTE A/A  
ESCALA 1:50

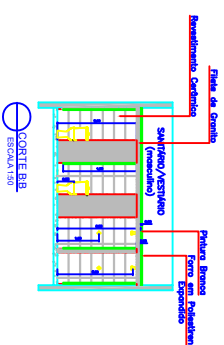


— CORTE B.  
ESCALA 1:50

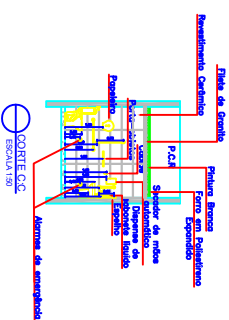


① CORTE CA  
ESCALA 1:50

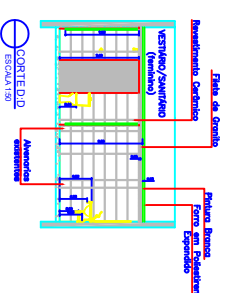


**CORTED**  
ESCALA 13

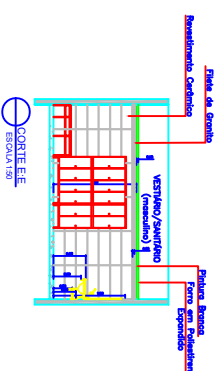


○CORTE E:  
ESCALA 1:50

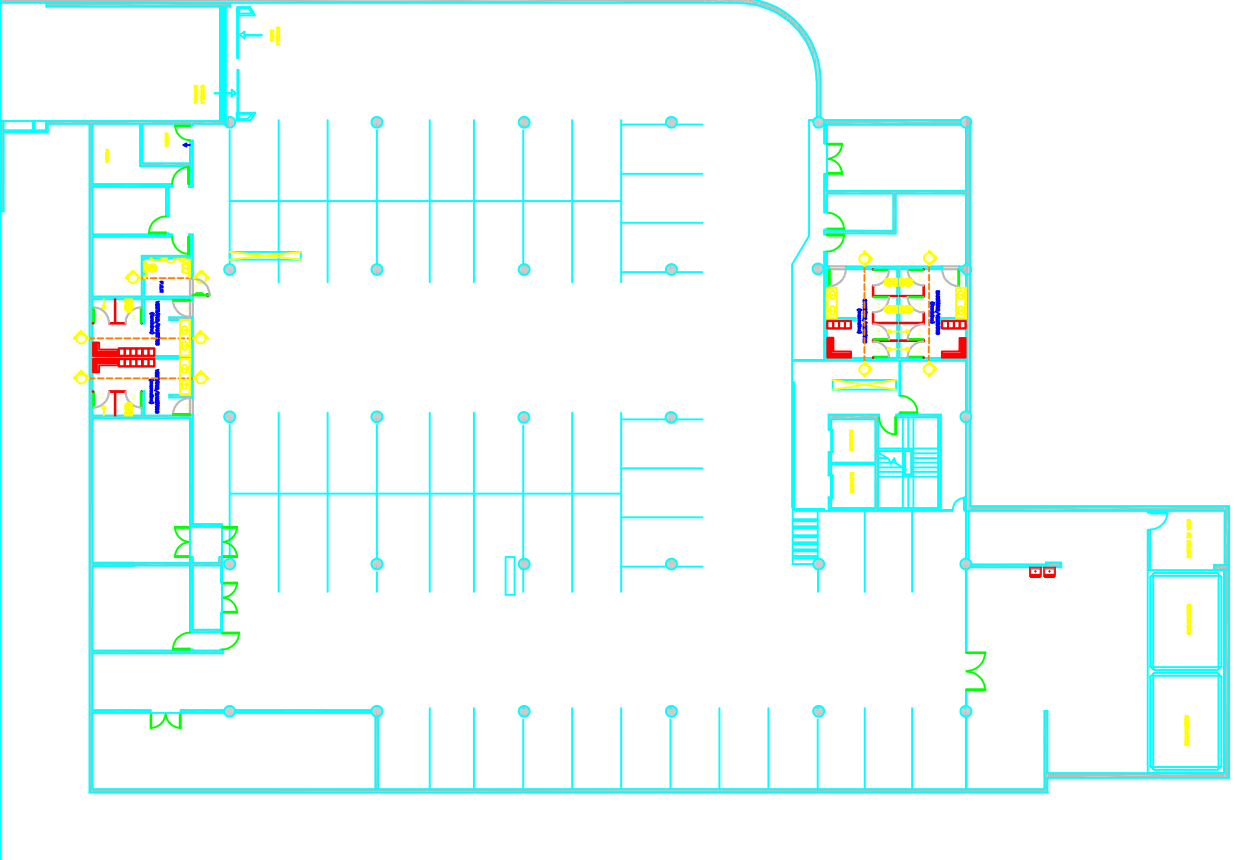

PLANTA BAIXA - SUBSOLO  
ESCALA 1:100

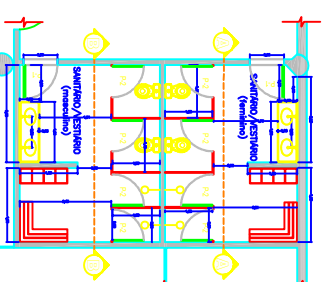

AMPLIAÇÃO BLOCO DE VESTIÁRIOS  
ESCALA 1:50

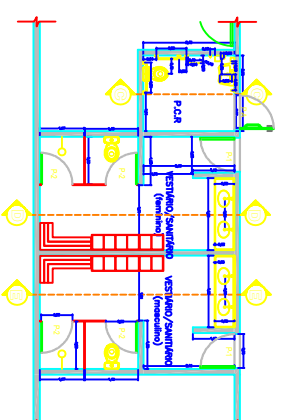

AMPLIAÇÃO BLOCO DE VESTIÁRIOS 2  
ESCALA 1:50



**CO-NTIC** tem 15 anos de experiência em ERM e em  
gestão de projetos. Com uma equipe de profissionais  
experientes e com o apoio de uma rede de  
parceiros, oferecemos soluções inovadoras e  
eficazes para os seus desafios. Contate-nos  
agora para saber mais sobre o CO-NTIC e como  
podemos ajudar a melhorar a sua gestão de  
projetos.

[illegible]

**Coordenador:** **Prof. Dr. Paulo Roberto de Almeida**  
**FUNDACENTRO - CENTRO TÉCNICO NACIONAL**  
**Assessor / Assessoria:** **Prof. Dr. Paulo Roberto de Almeida**

**JOSUÉ DMS DE FREITAS FILHO**  
 000000000-0  
 000000000-0

**MURILLO MARCON CAS SAIRO - BREL - ME**  
 000-0 000000

**VANESSA RODRIGUES LIMA**  
Atuação / em atuação

<p> <a href="#">FusionInventory</a> <a href="#">Inventory</a> <a href="#">01-08</a> </p>	<p> <a href="#">MAGICAL</a> </p>	<p> <a href="#">06/2021</a> </p>	<p> <a href="#">ARQ-01/0</a> </p>
--	----------------------------------	----------------------------------	-----------------------------------