
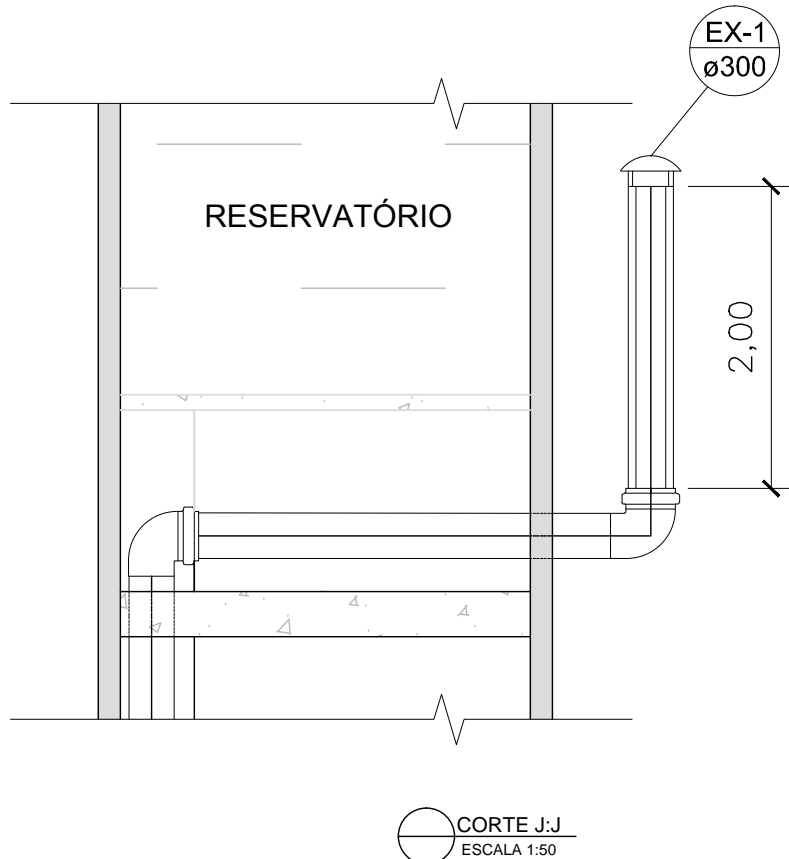


PLANTA BAIXA - COBERTURA
ESCALA 1:100

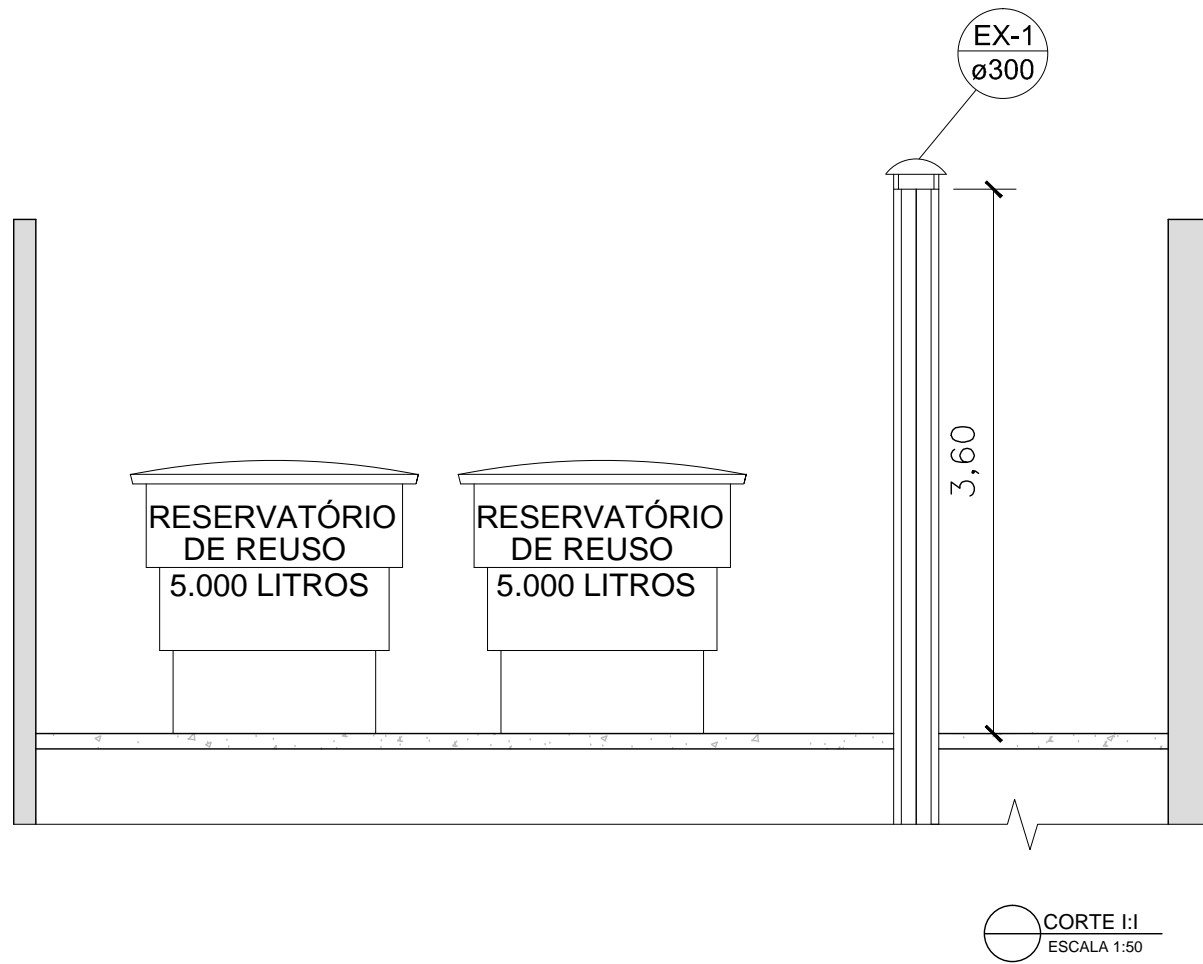

CONTEC serviços de engenharia - EIRELI - ME

MURILO MARCON CASSIMIRO - EIRELI - ME

CNPJ: 12.164.720/0001-71

CREA-SP: 1916996

CREA-MG: 63584

CAU-SP: 31245-2

Rua dos Paulistas, 103-A, Santo Antonio / Rua Dona Olinda Halston, nº 157, Vila Formosa / São José do Rio Pardo-SP - CEP 13720-000

Telefone (Phone office): +55 19 3681-8211

Site: www.contecsestudos.com.br - e-mail: contato@contecsestudos.com.br

PROJETO DE EXAUSTÃO

EXAUSTÃO SANITÁRIOS - COBERTURA

Proprietário: FUNDACENTRO - CENTRO TÉCNICO NACIONAL

Órgão Solicitante: FUNDACENTRO - CENTRO TÉCNICO NACIONAL

Local: RUA CAPOTE VALENTE, 710 - SÃO PAULO - SP

Contratante: Identificador/Carimbo:

FUNDACENTRO - CENTRO TÉCNICO NACIONAL
responsável/representante

Responsável Técnico:

JOSUÉ DIAS DE FREITAS FILHO
ENGENHEIRO CIVIL/ CREA 140926813-6

Contratada:

MURILO MARCON CASSIMIRO - EIRELI - ME
CREA-SP 1916996

Arquivo: FUNDACENTRO\EXAUSTÃO\EXA 08-08.dwg

Escala: INDICADA

Data: FEV/17

Folha: EXA-08/08