



Detalhe H3
escala 1:25

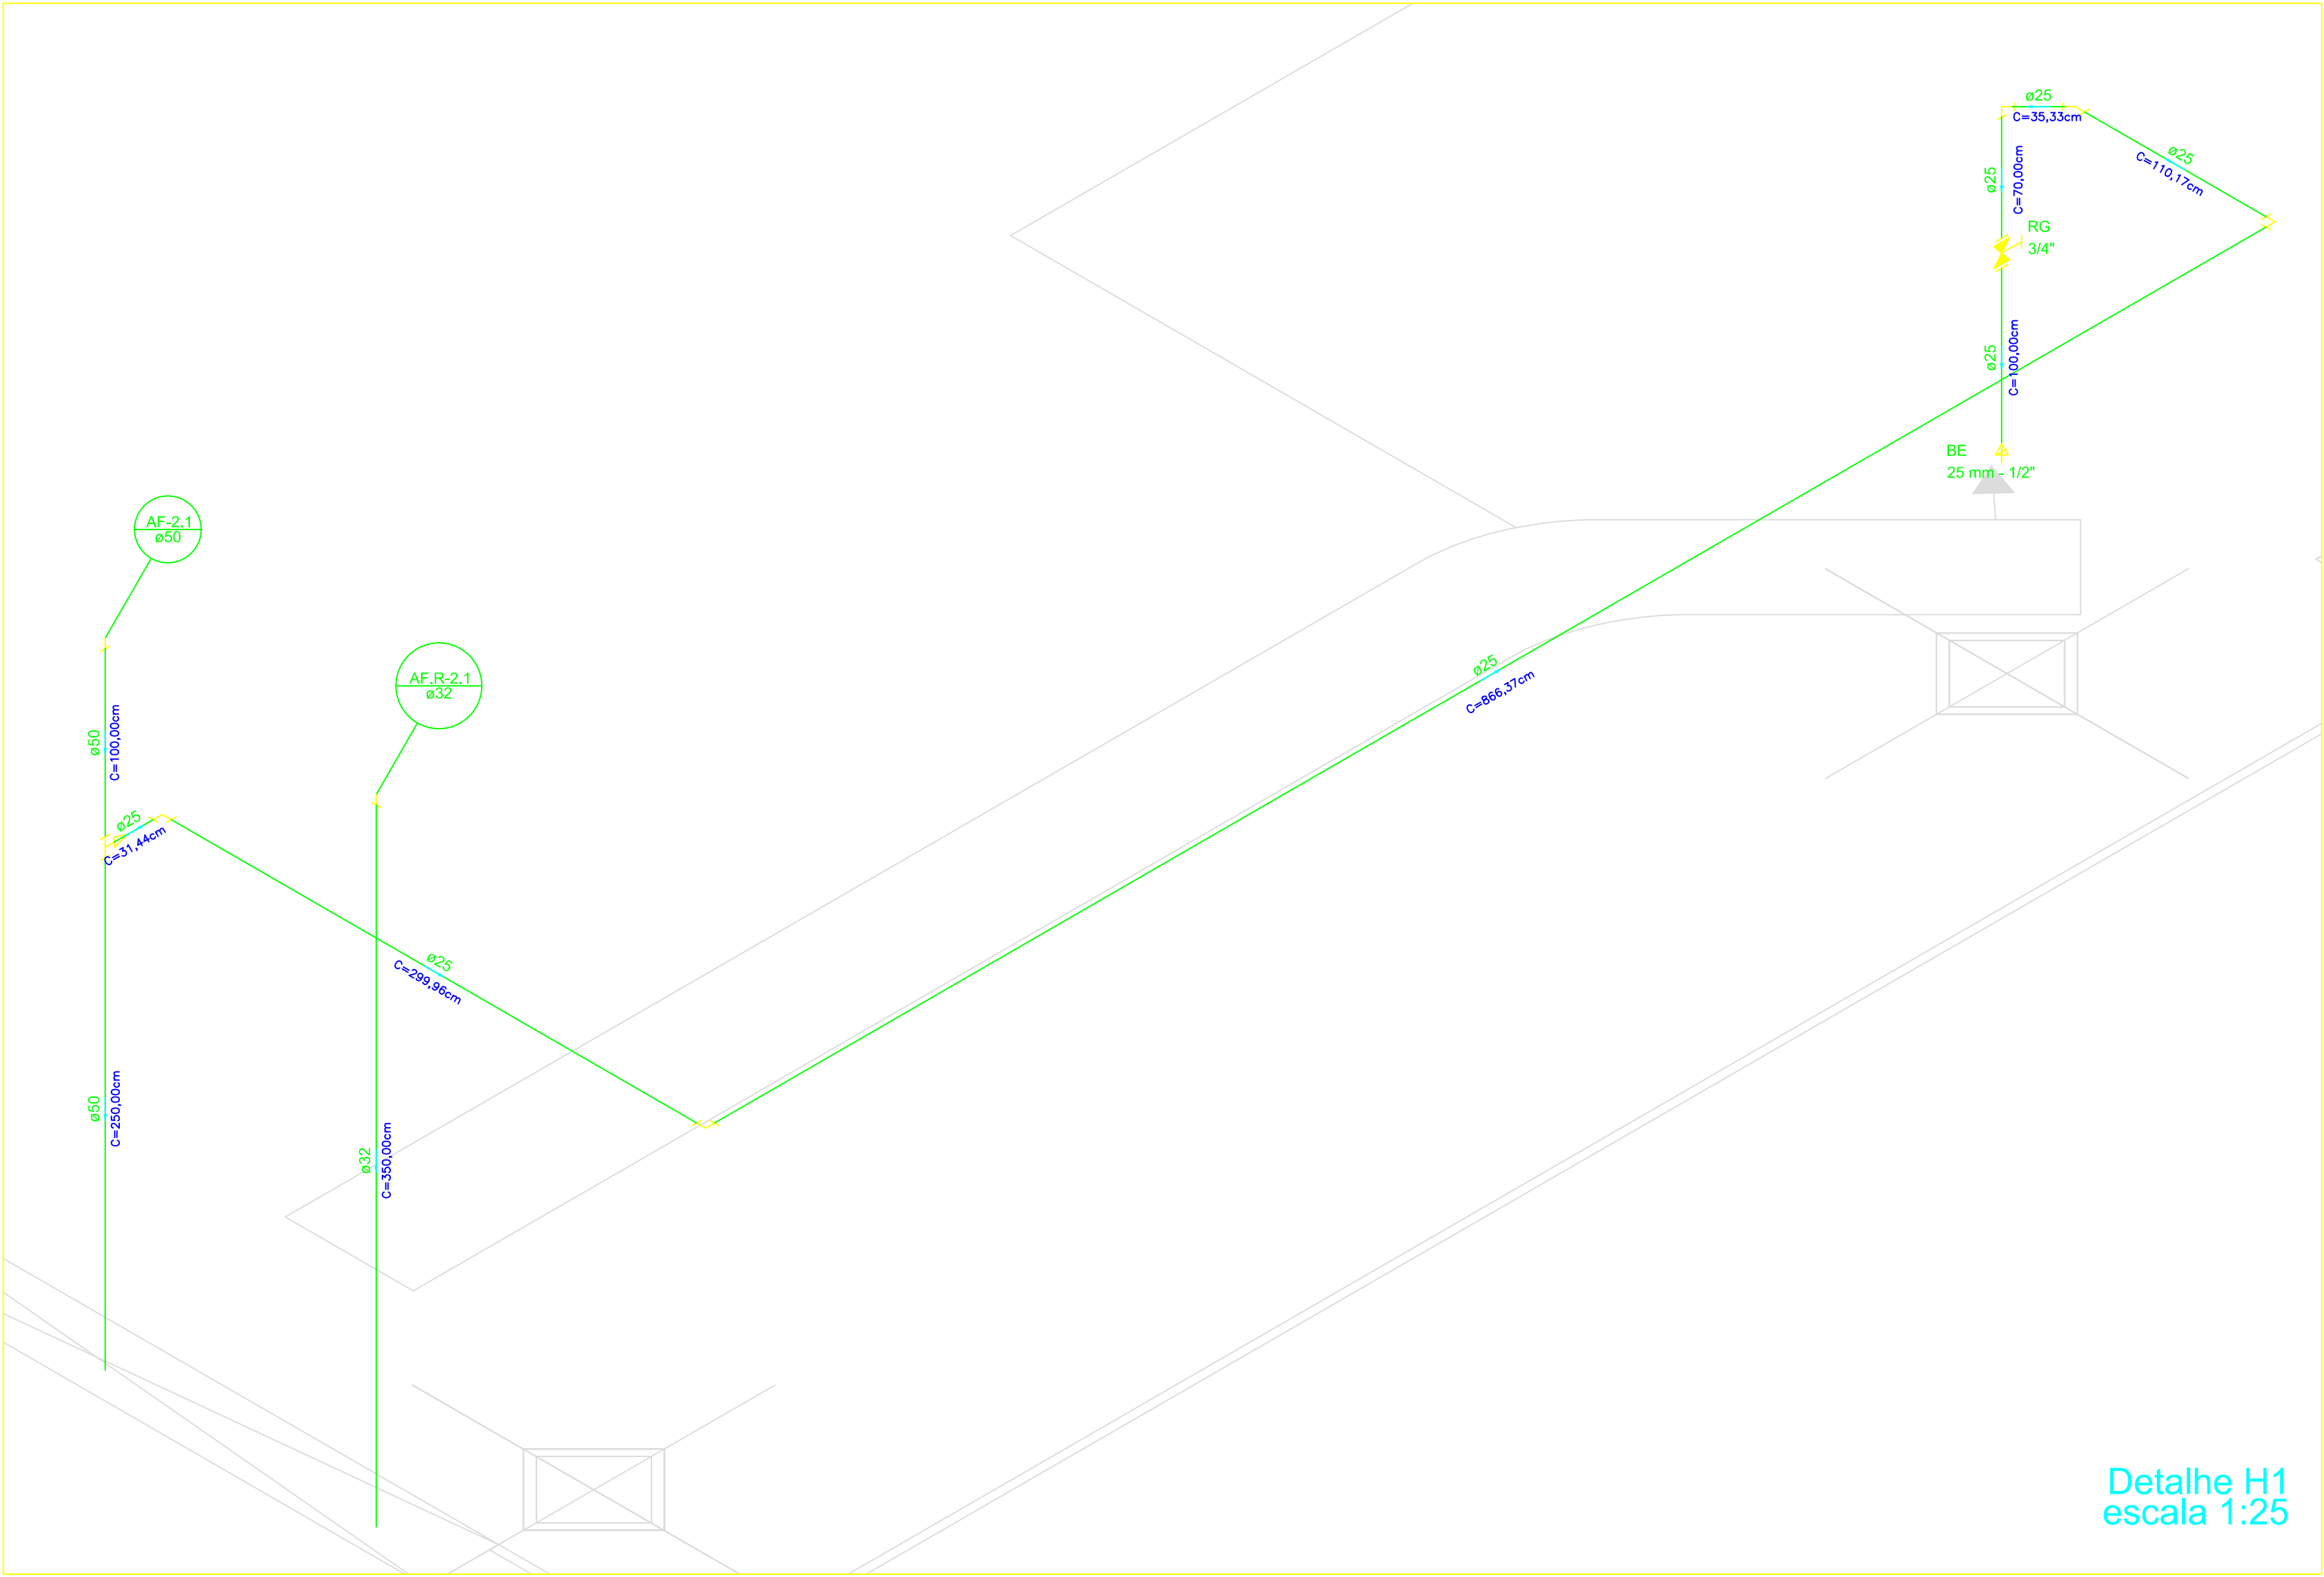


Detalhe H1
escala 1:25

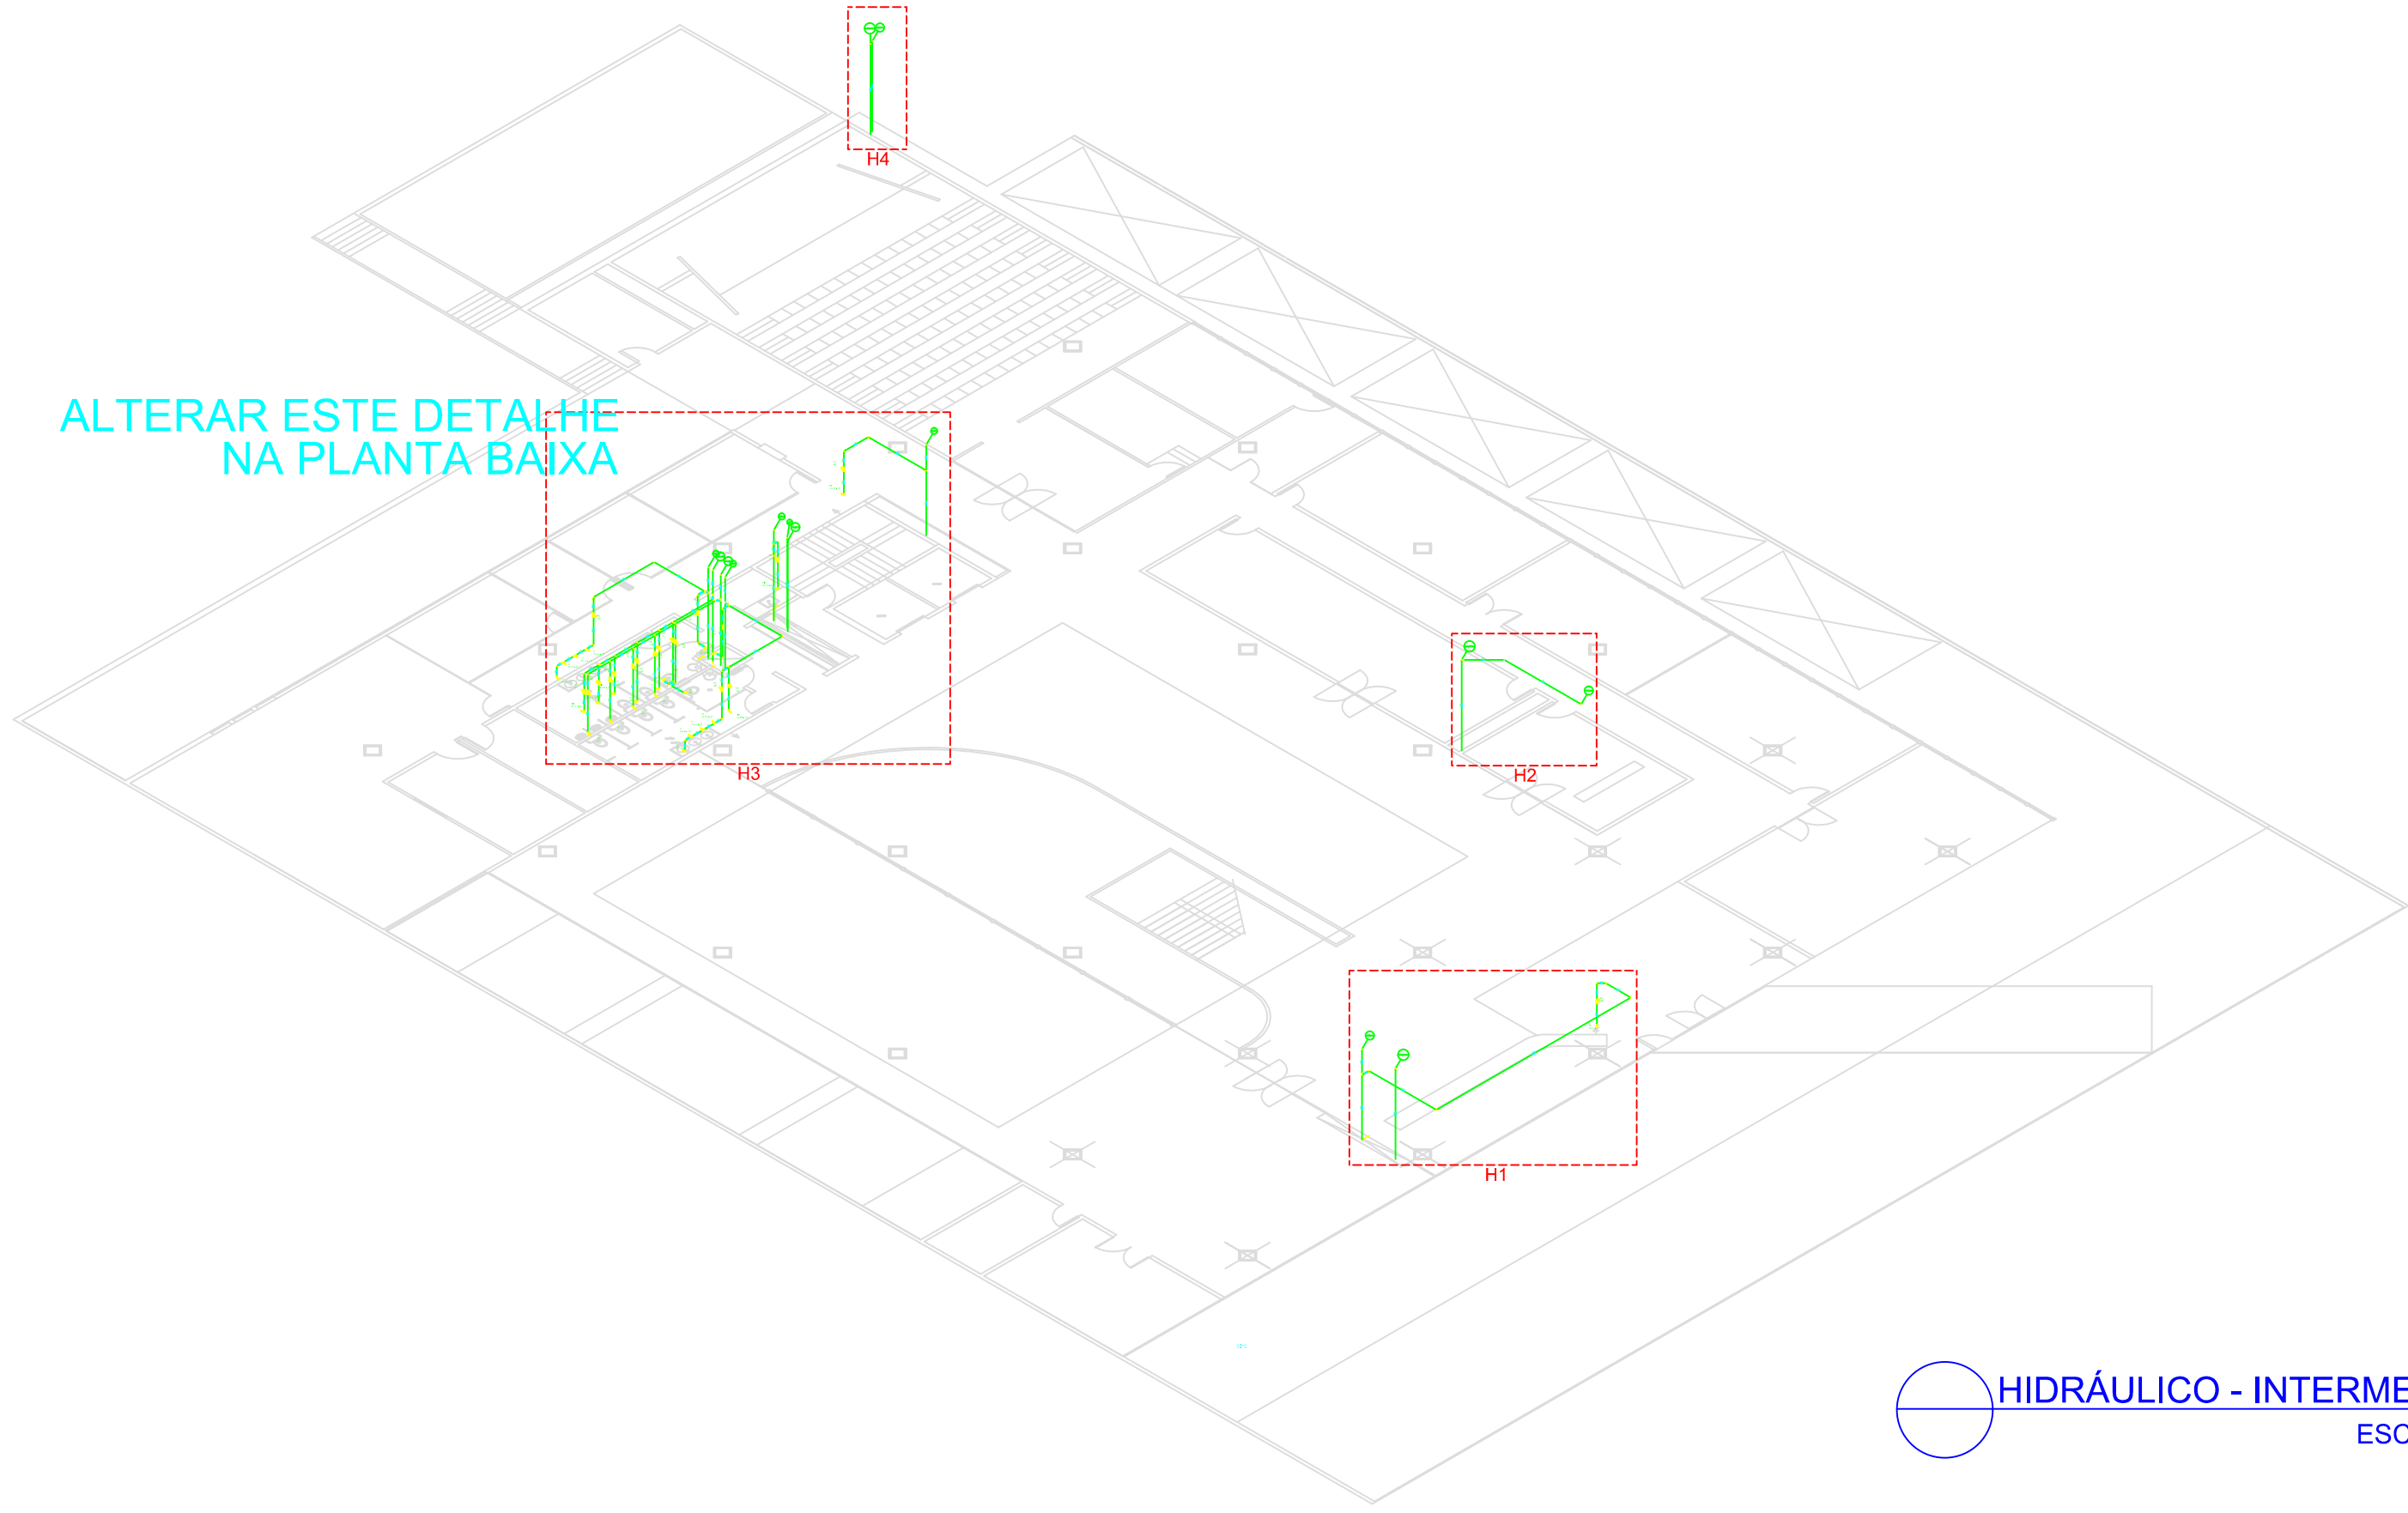


ALTERAR ESTE DETALHE
NA PLANTA BAIXA

HIDRÁULICO - INTERMEDIÁRIO
ESCALA 1:250

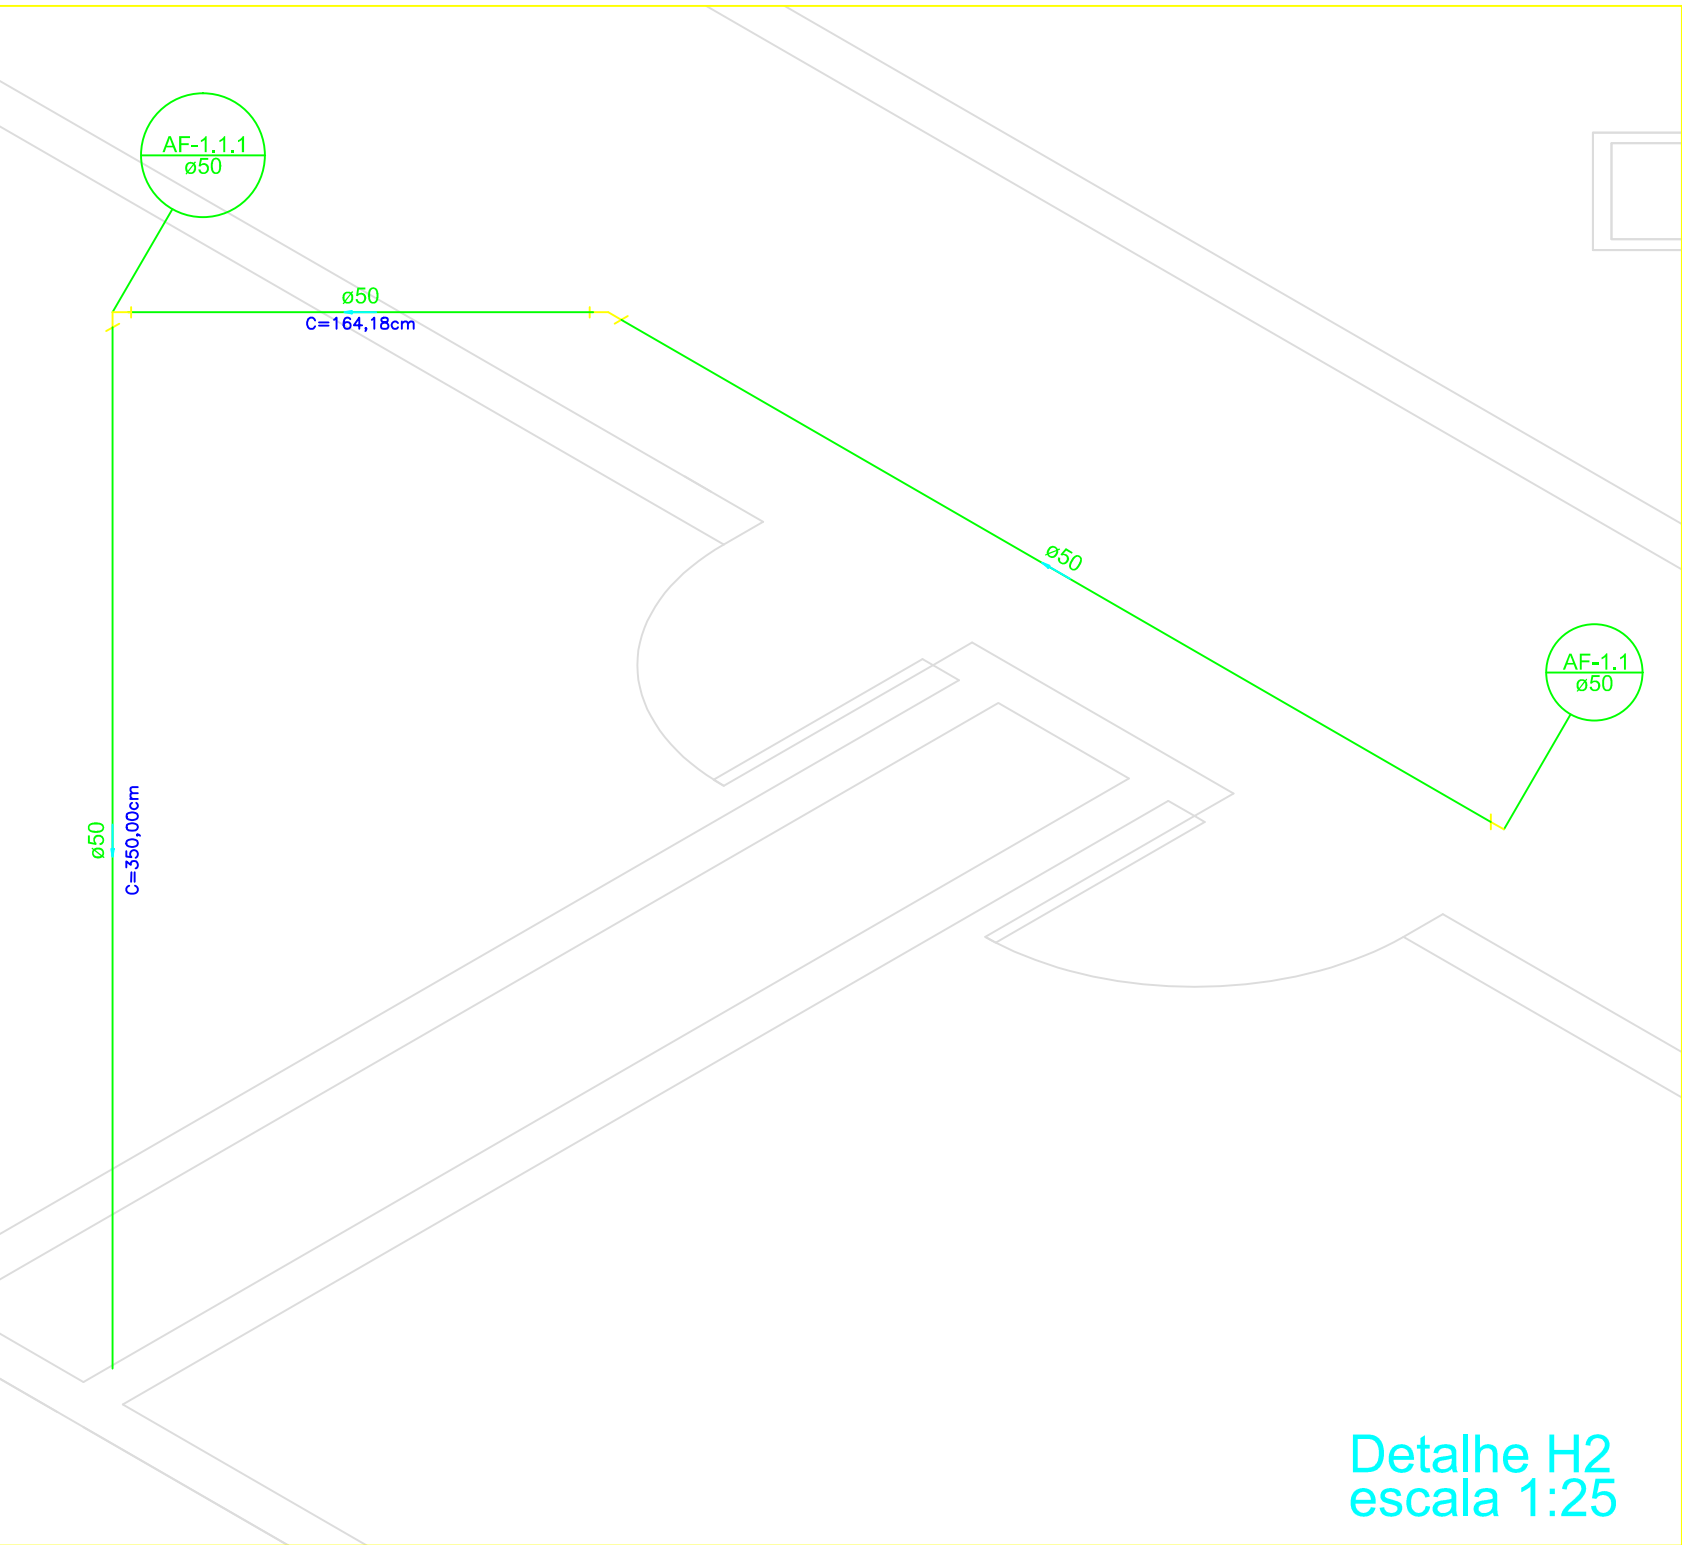

Detalhe H2
escala 1:25

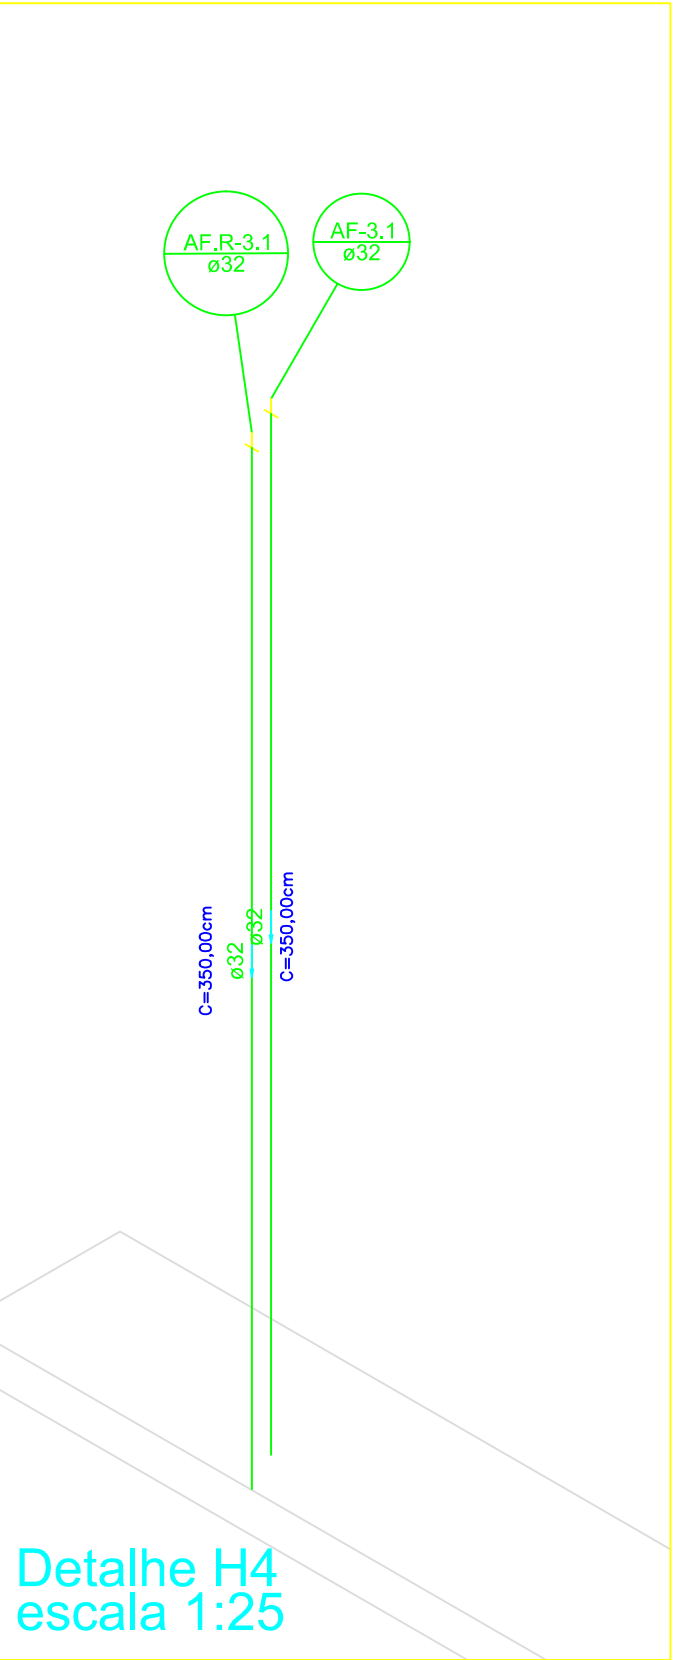

Detalhe H4
escala 1:25

OBSERVAÇÃO:

NBR 5648 - SISTEMAS PREDIAIS DE ÁGUA FRIA
TUBOS E CONEXÕES EM PVC 6.3, PN 750 KPa, COM JUNTA SOLDÁVEL.

NOTAS:

- DIÂMETROS EM MILÍMETROS;
- CHUVEIRO A 2,10 M DE ALTURA;
- LAVATÓRIO A 0,65 M DE ALTURA;
- LAVATÓRIO A 0,65 M DE ALTURA;
- PIA DE COZINHA A 0,65 M DE ALTURA;
- TANQUE DE LAVAR ROUPA A 0,65 M DE ALTURA;
- VASO SANITÁRIO COM CAXA ACOPLADA A 0,20 M DE ALTURA;
- REGISTRO A 0,80 M DE ALTURA;
- REGISTRO DE GAVETA A 1,80 M DE ALTURA;
- REGISTRO DE CHUVEIRO A 1,00 M DE ALTURA.

Revisão	Data	Assunto
1		
LEGENDA		
Legenda		
Registro de gaveta c/anoleta comada CPVC soldável - RG		
Legenda das indicações		
BE	Bebedouro com peito de 90° - 25 mm - 1/2"	
LV	Lavatório com Te de 90° - 25 mm - 1/2"	
MIC	Mictório c/anelo, c/valvula de descarga com peito de 90° - 25 mm - 1/2"	
PIA	Pia de cozinha com peito de 90° - 25 mm - 1/2"	
RG	Registro de gaveta c/anoleta comada CPVC soldável - 3/4"	
TJ	Torneira de Jardim - 25 mm x 1/2"	
VS	Vaso sanitário com caixa acoplada - 3/4"	

CONTEC serviços de engenharia - EIRELI - ME	
MURILLO MARCON CASSIMIRO - EIRELI - ME	
CPF: 030.330.330-0001	
CNPJ: 03.030.330-0001	
Endereço: Rua dos Paulistas, 100 A, Santa Amélia / Vila Nova Paulista / São Paulo - SP - CEP: 01308-000	
Telefone: (11) 3033-0001	
E-mail: contato@contecengenharia.com.br	

PROJETO HIDROSSANITÁRIO	
PROJETO HIDRÁULICO - REFORMA E ADEQUAÇÃO - INTERMEDIÁRIO	
Proprietário:	FUNDACENTRO - CENTRO TÉCNICO NACIONAL
Órgão Solicitante:	FUNDACENTRO - CENTRO TÉCNICO NACIONAL
Local:	RUA CAPOTE VALENTE, 710 - SÃO PAULO - SP
Contratante:	Identificador/Carimbo:
FUNDACENTRO - CENTRO TÉCNICO NACIONAL	responsável/representante
Responsável Técnico:	Contratado:
JOSUE DIAS DE FREITAS FILHO	MURILLO MARCON CASSIMIRO - EIRELI - ME
CPF: 030.330.330-0001	CPF: 030.330.330-0001
Arquivo:	Escala:
FUNDACENTRO/HIDROSSANITÁRIO/HID 11-34	INDICADA
	Data:
	JUN/17
	Folha:
	HID-11/34