


QUADRO GERAL DE ESQUOMAS							
QUADRO GERAL DE PORTAS							
CLASSE	USUÁRIO	ALTURA	ESQUEMA	TIPO	ACAB.	MATERIAL	NOTAS
P.A.	1,20	2,10	1,20	1,20	1,20	ALUMIN.	ALUMINUM
P.L.	1,20	2,10	1,20	1,20	1,20	ALUMIN.	ALUMINUM
P.T.	1,20	1,20	1,20	1,20	1,20	ALUMIN.	ALUMINUM

NOTA:

- OS NÍVEIS DO PISO ACABADO DOS SANITÁRIOS DEVEM FICAR IGUAIS AO PISO ACABADO DOS CORREDORES.
- CONFERIR MEDIDAS EM OBRA.
- EXECUTAR INSTALAÇÕES PARA ACESSIBILIDADE CONFORME DEFINIDO NO PROJETO CONTIDO NAS PRANCHAS DE ARQUITETURA OUT/2021.
- TODOS OS REVESTIMENTOS E FORROS DOS SANITÁRIOS DEVERÃO SER SUBSTITUÍDOS, CONFORME QUADRO DE ACABAMENTOS E PRANCHAS DE PAGINAÇÃO.
- LAVATÓRIOS ACESSÍVEIS: COM COLUNA SUSPensa E LAVATÓRIO DE CANTO EM LOUÇA BRANCA INSTALADA CONFORME AS ESPECIFICAÇÕES DO PROJETO.
- TODAS AS TORNEIRAS DEVERÃO ATENDER AS NORMAS DE ACESSIBILIDADE SENDO:
- ACIONADAS POR ALAVANCAS, SENSORES ELETRÔNICOS OU DISPOSITIVOS EQUIVALENTES
- TODAS AS BACIAS SANITÁRIAS DEVERÃO SER EM LOUÇA BRANCA, COM CAIXA ACOPLADA AACIONAMENTO COMPATIVEL COM AS NORMAS DE ACESSIBILIDADE. (ALAVANCAS, SENSORES ELETRÔNICOS OU DISPOSITIVOS EQUIVALENTES) SEM ABERTURA FRONTAL, COM ALTURA ENTRE 0,43 M E 0,45 M DO PISO ACABADO, MEDIDAS A PARTIR DA BORDA SUPERIOR SEM O ASSENTO.
- MICTÓRIOS EM LOUÇA BRANCA COM AACIONAMENTO COMPATIVEL COM AS NORMAS DE ACESSIBILIDADE (ALAVANCAS, SENSORES ELETRÔNICOS OU DISPOSITIVOS EQUIVALENTES) CHUVEIRO A SER INSTALADO A 2,00 M DO PISO ACABADO
- REGISTRO DE CHUVEIRO A SER INSTALADO A 1,10 M DO PISO ACABADO
- ESPELHOS DE CRISTAL COM ACABAMENTO BASTADO COM DIMENSÕES CONFORME PROJETO.
- INSTALADOS COLADOS AO REVESTIMENTO CERÂMICO
- PORTA-OBETO: DE GRANTO SEM CANTOS AGUDOS E SUPERFÍCIES CORTANTES OU ABRASIVAS, INSTALADO CONFORME ESPECIFICADO EM PROJETO
- CABIDE INSTALADO CONFORME PROJETO
- BARRAS DE APOIO EM AÇO INOX HORIZONTAIS E VERTICAIS DEVERÃO SER MEDIDAS PELOS EIXOS DE FIXAÇÃO E SEREM INSTALADAS CONFORME PROJETO ARQUITETÔNICO

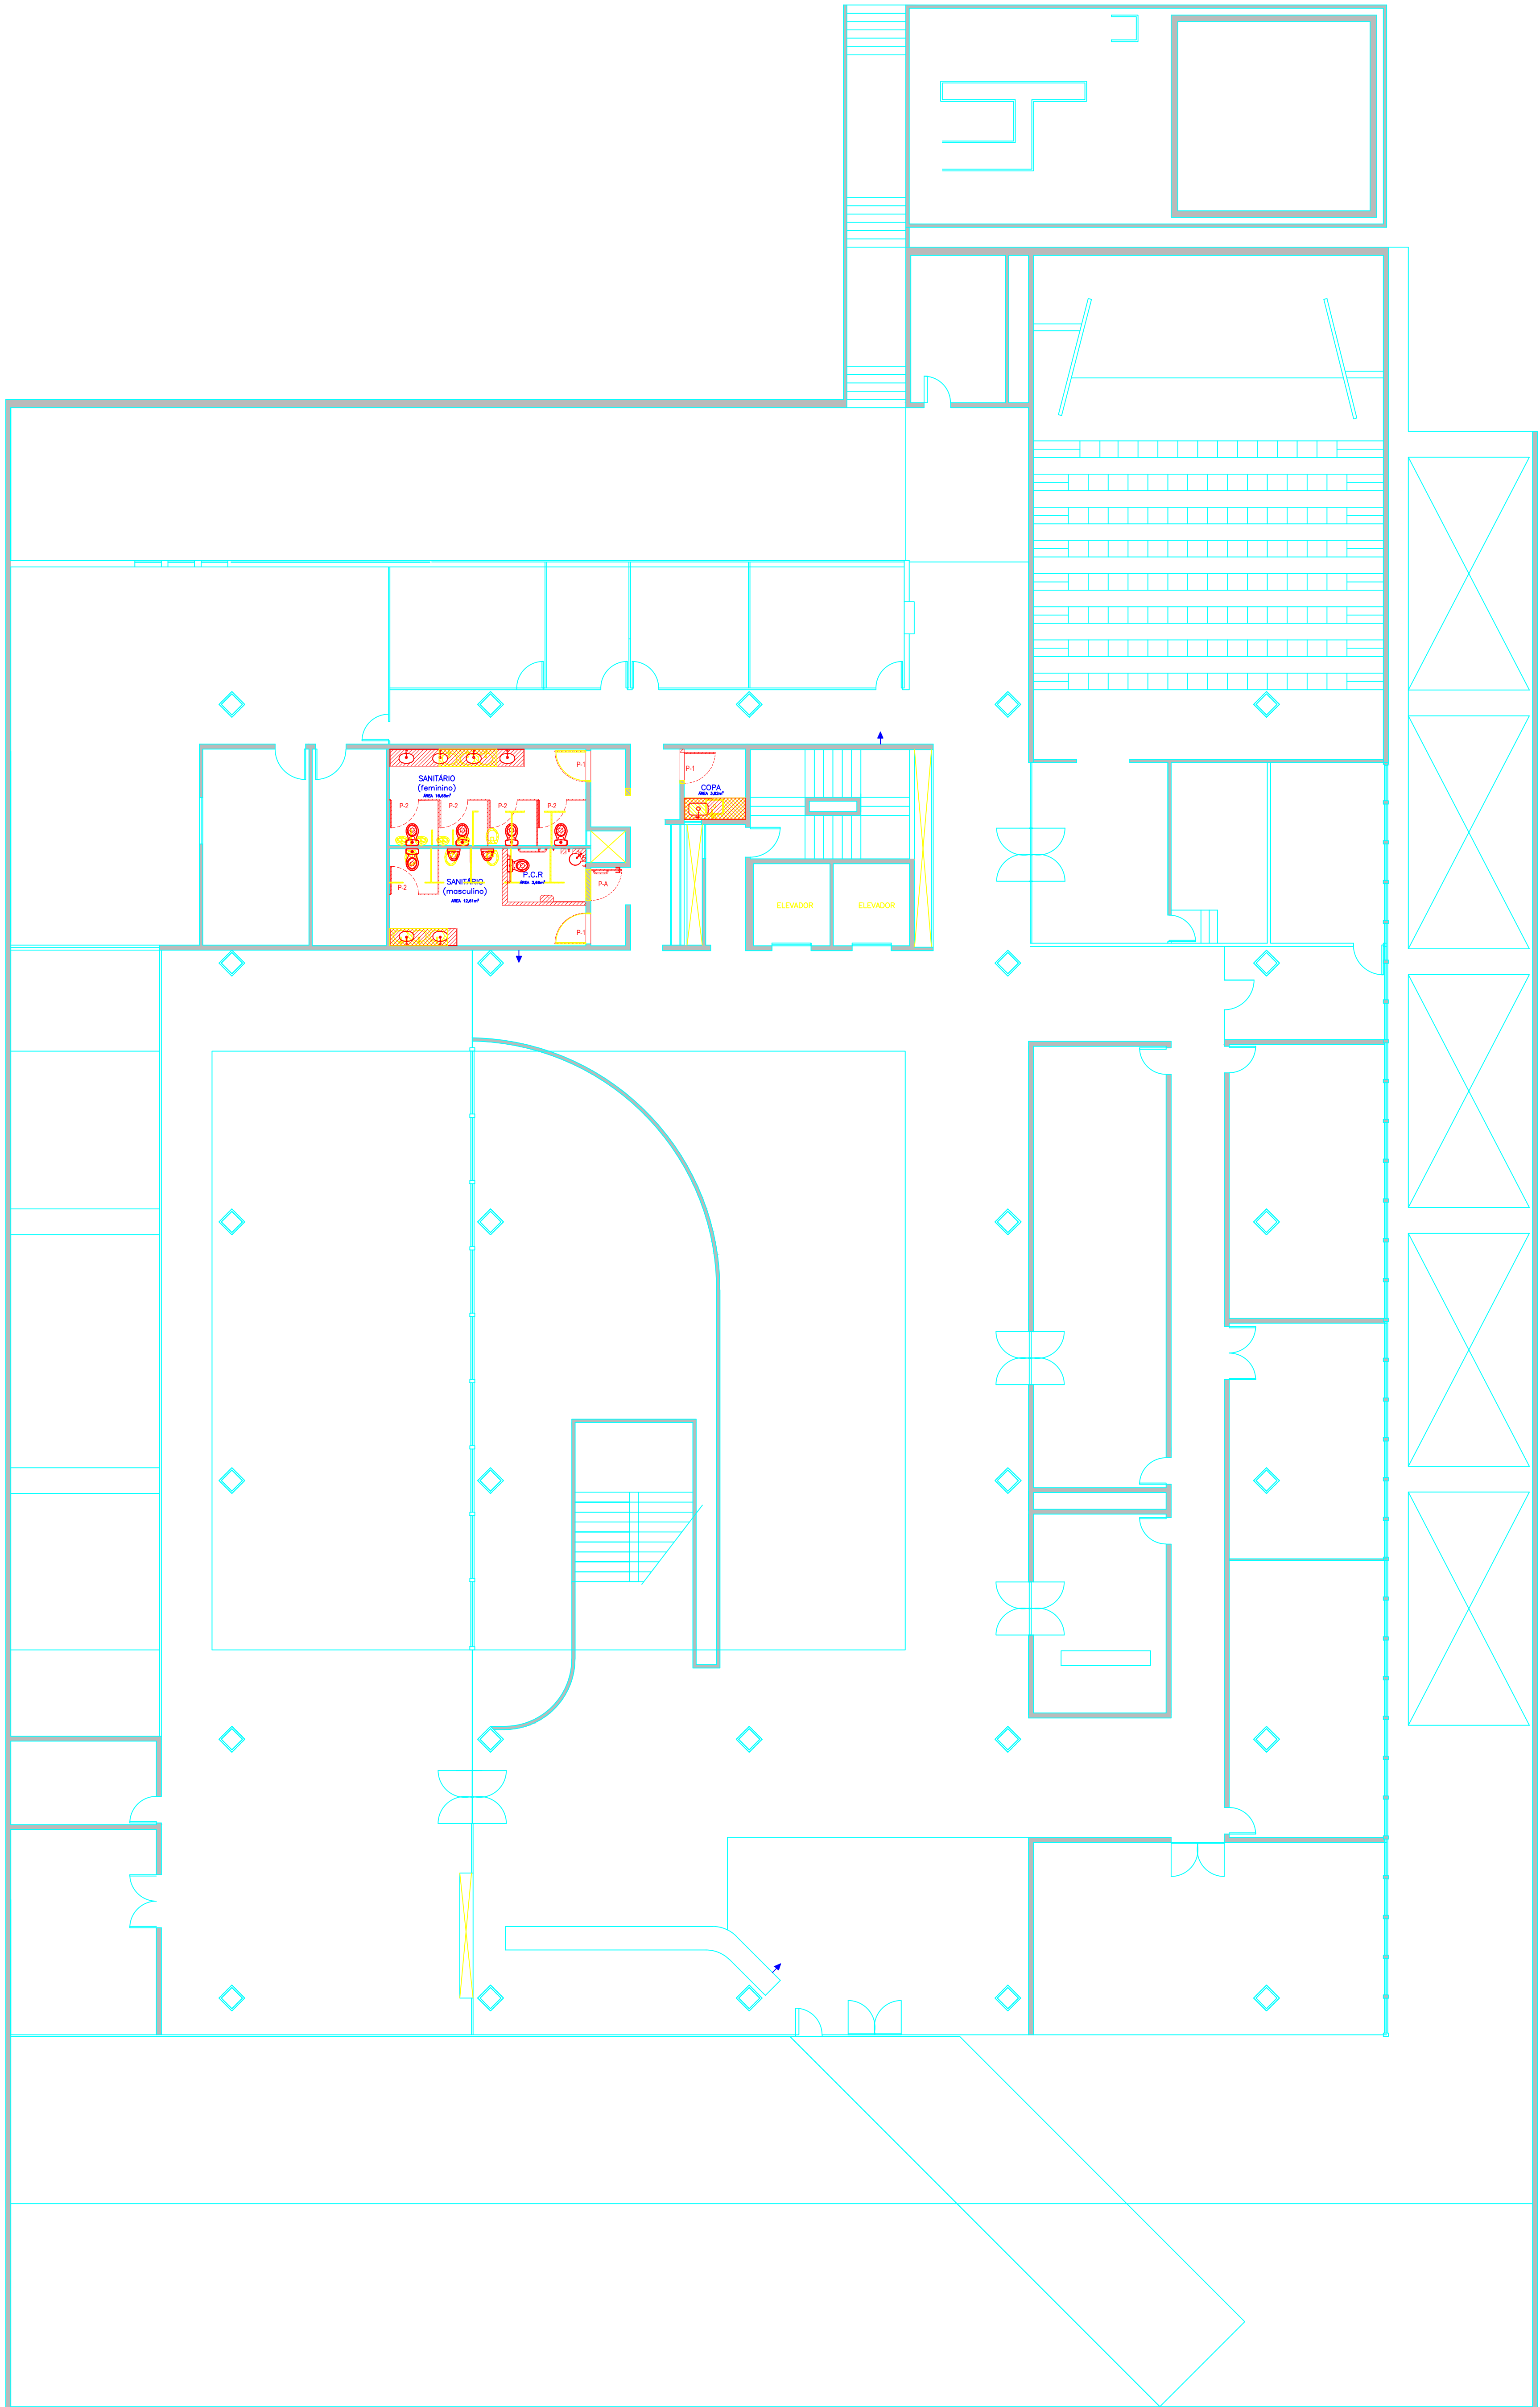

PLANTA BAIXA - INTERMEDIÁRIO  
ESCALA 1:100

Revisão:	Data:	Assunto:
----------	-------	----------

LEGENDA:

PERMANECER

DEMOLIÇÃO

AMPLIAÇÃO

BEBEDOURO

TORNEIRA PARA LIMPEZA

CONTEC serviços de engenharia - EIRELI - ME

REBELO MARCON CASSIMIRO - EIRELI - ME

Rua dos Paulistas, 123 A, Santo Antônio / Rua Dona Olívia Mendes nº 123, Vila Formosa / São José do Rio Preto-SP - CEP 13720-000

Telefone: (16) 3311-1111 / E-mail: contato@contecengh.com.br

PROJETO EXECUTIVO			
Proprietário:	FUNDAÇÃO DE APOIO À PESQUISA E INOVAÇÃO		
Órgão Solicitante:	FUNDAÇÃO DE APOIO À PESQUISA E INOVAÇÃO		
Local:	UNIVERSIDADE FEDERAL DE SÃO CARLOS		
Contratante:	FUNDAÇÃO DE APOIO À PESQUISA E INOVAÇÃO		
Responsável Técnico:	RUI W. RODRIGUES LIMA		
Contratado:	MURILLO MARCON CASSIMIRO - EIRELI - ME		
Revisão:	VANESSA RODRIGUES LIMA		
Arquivo:	FUNDACENTRO/EXECUTIVO/EXE-03-15	Escala:	INDICADA
		Data:	OUT/2021
		Folha:	EXE-03/15