


PLANTA BAIXA - TÉRREO INFERIOR  
ESCALA 1:100

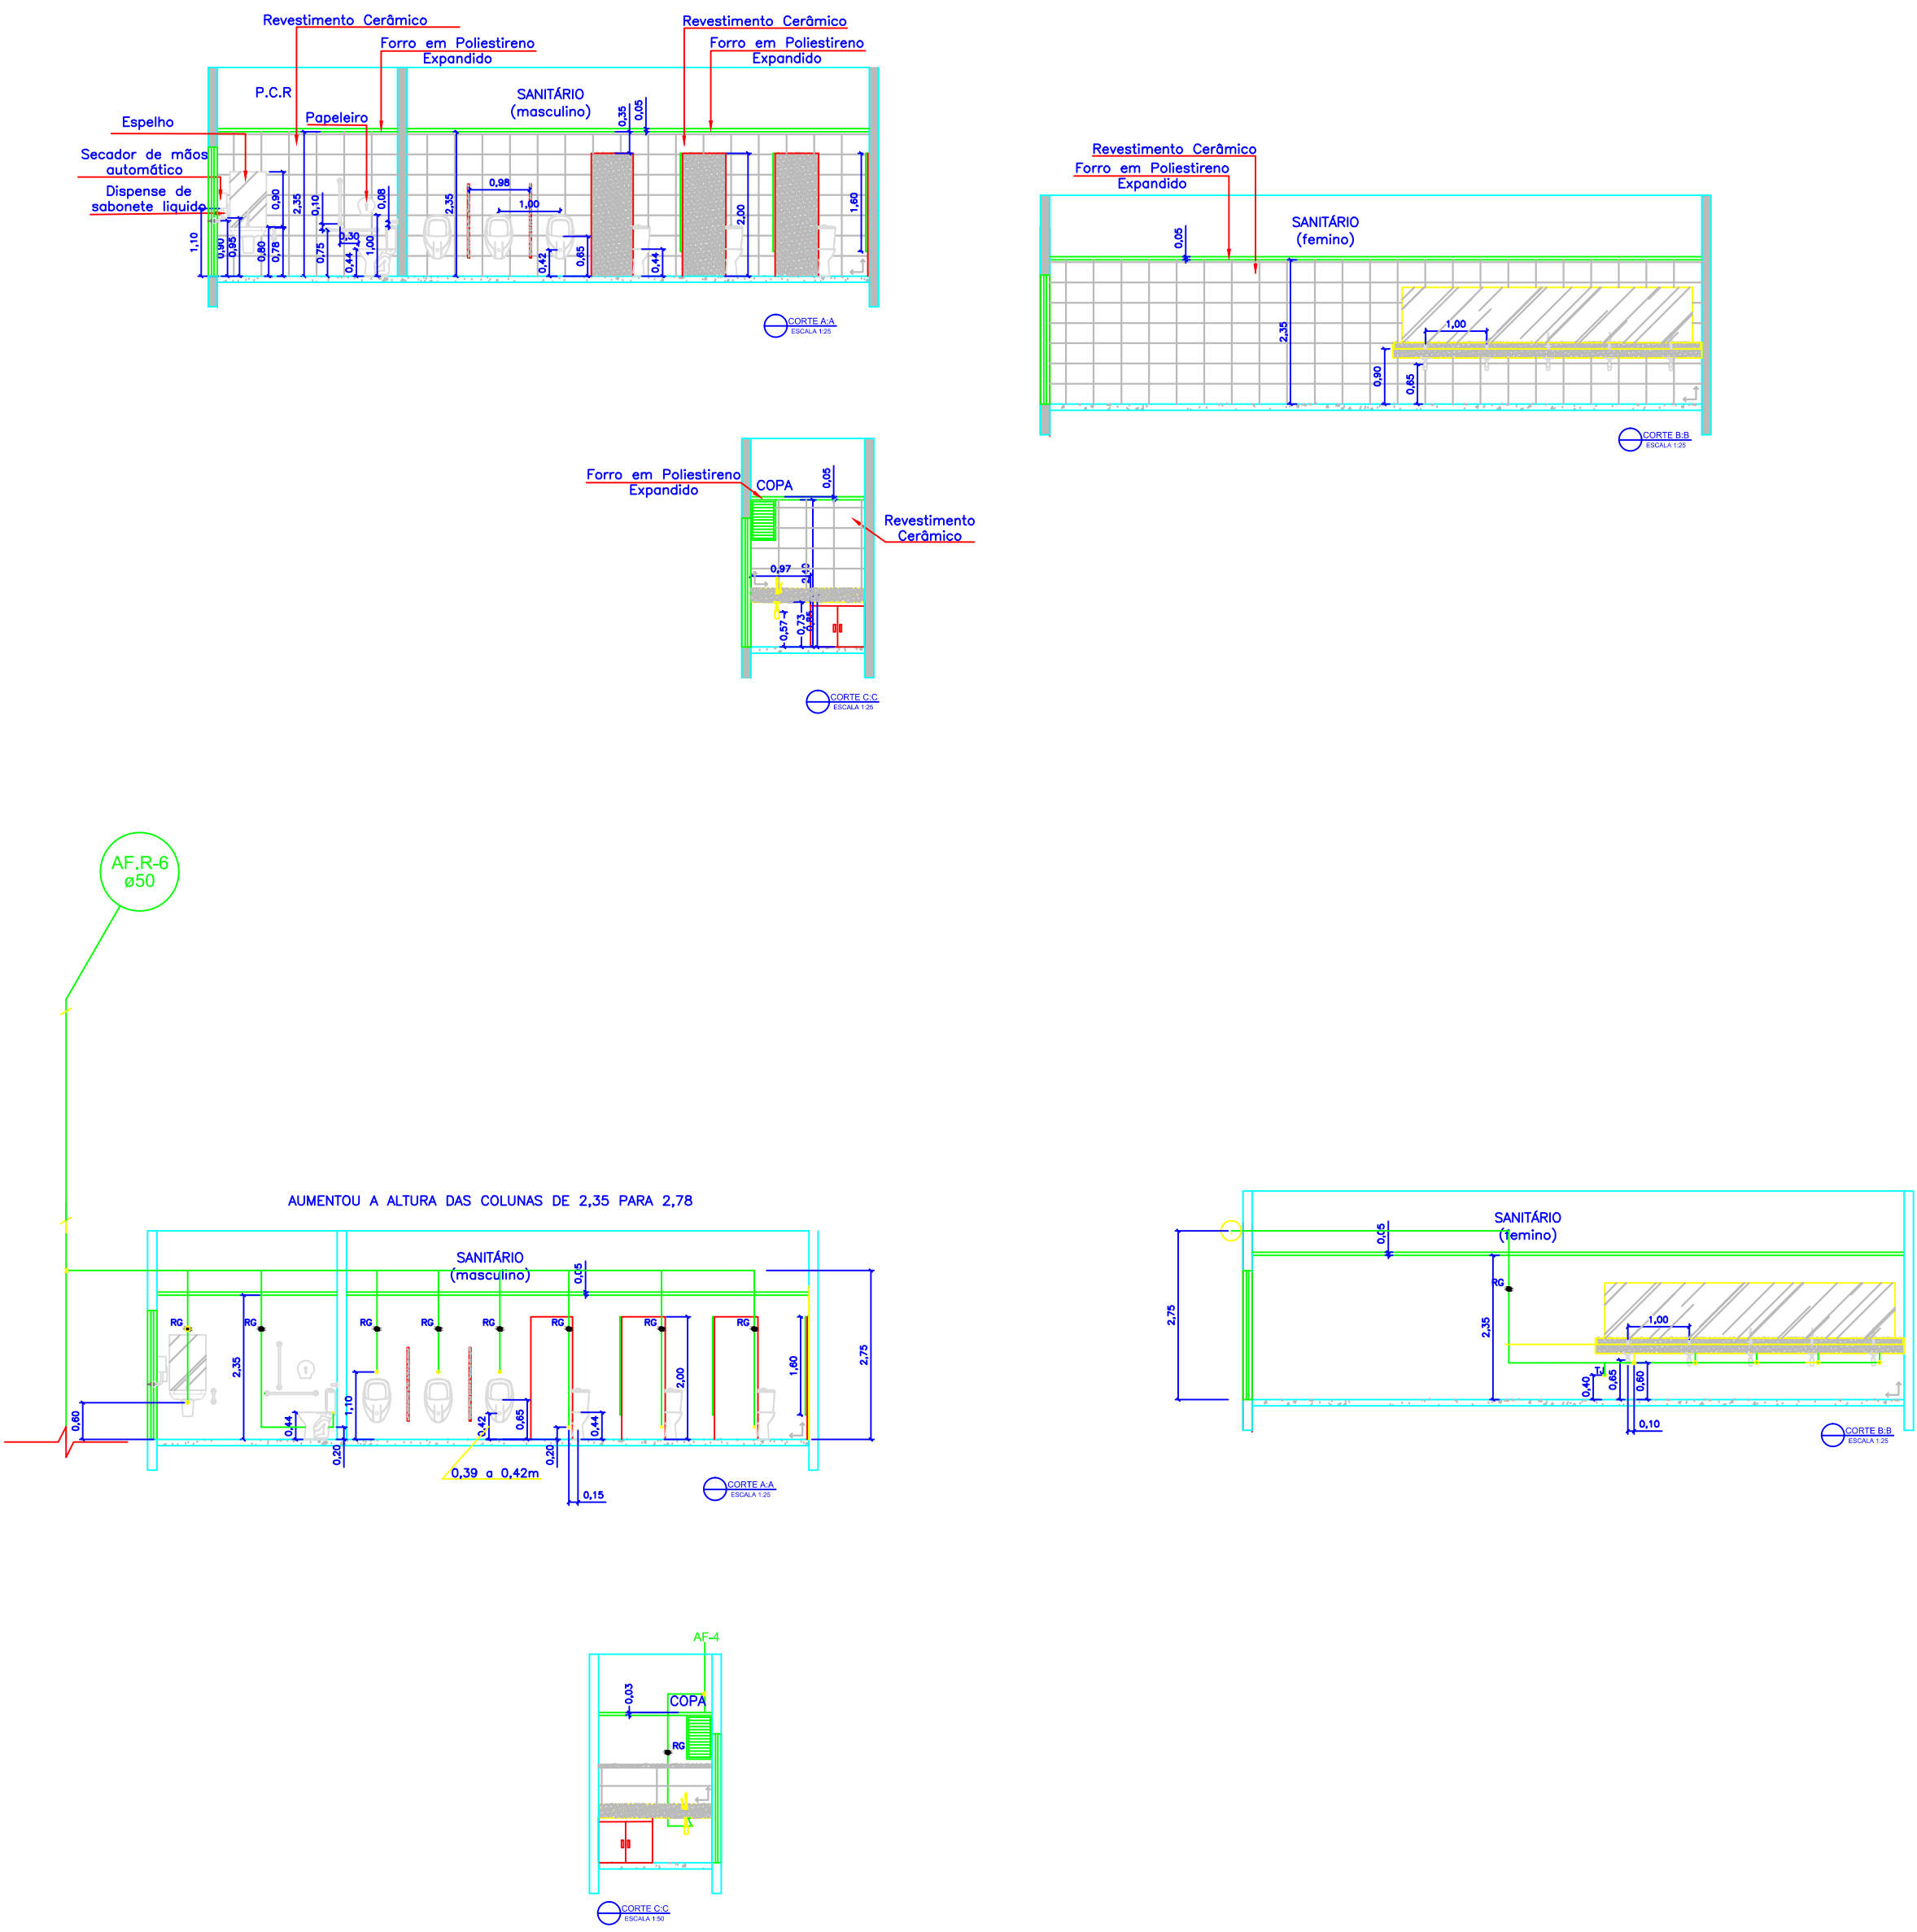

QUADRO GERAL DE ESQUADRIAS							
QUADRO GERAL DE PORTAS							
QUADRO	ABERTURA	ALTURA	PORTADA	USO	TIPO	REVESTIMENTO	NOTAS
P1	1,20	2,10	1,00	25	ABRIR	ALUMINIO	COMANDO
P2	1,20	2,10	1,00	25	ABRIR	ALUMINIO	COMANDO
P3	1,20	2,10	1,00	25	ABRIR	ALUMINIO	COMANDO

Revisão: \_\_\_\_\_ Data: \_\_\_\_\_ Assunto: \_\_\_\_\_

LEGENDA

- ➡ BEBEDOURO
- ➡ TORNEIRA PARA LIMPEZA

Logo

**CONTEC serviços de engenharia - EIRELI - ME**  
MURILO MARCON CASSIMIRO - EIRELI - ME  
CNPJ nº 19.199.998/0001-11  
RUA DO PAULISTA, 100-A, SANTO ANTONIO / RUA DOSS OLIMPIANOS, 112, Vila Formosa / São José do Rio Preto-SP - CEP:13700-000  
Site: www.contec.com.br e-mail: contato@contec.com.br

PROJETO ARQUITETÔNICO			
PROJETO ARQUITETÔNICO - REFORMA E ADEQUAÇÃO HIDROSSANITÁRIA - TÉRREO INFERIOR			
Proprietário:	FUNDACENTRO - CENTRO TÉCNICO NACIONAL		
Órgão Solicitante:	FUNDACENTRO - CENTRO TÉCNICO NACIONAL		
Local:	RUA CAPOTE VALENTE, 710 - SÃO PAULO - SP		
Contratante:	Identificador/Carimbo:		
Responsável Técnico:	Contratada:		
JOSUE DIAS DE FREITAS FILHO Engenheiro Civil, CREA 14226813-8	MURILO MARCON CASSIMIRO - EIRELI - ME CREA-SP 1919998		
Arquivo:	Escala:	Data:	Folha:
FUNDACENTRO\ARQUITETONICO\VARO_02-09	INDICAÇÃO	JUN/17	ARQ-02/09