
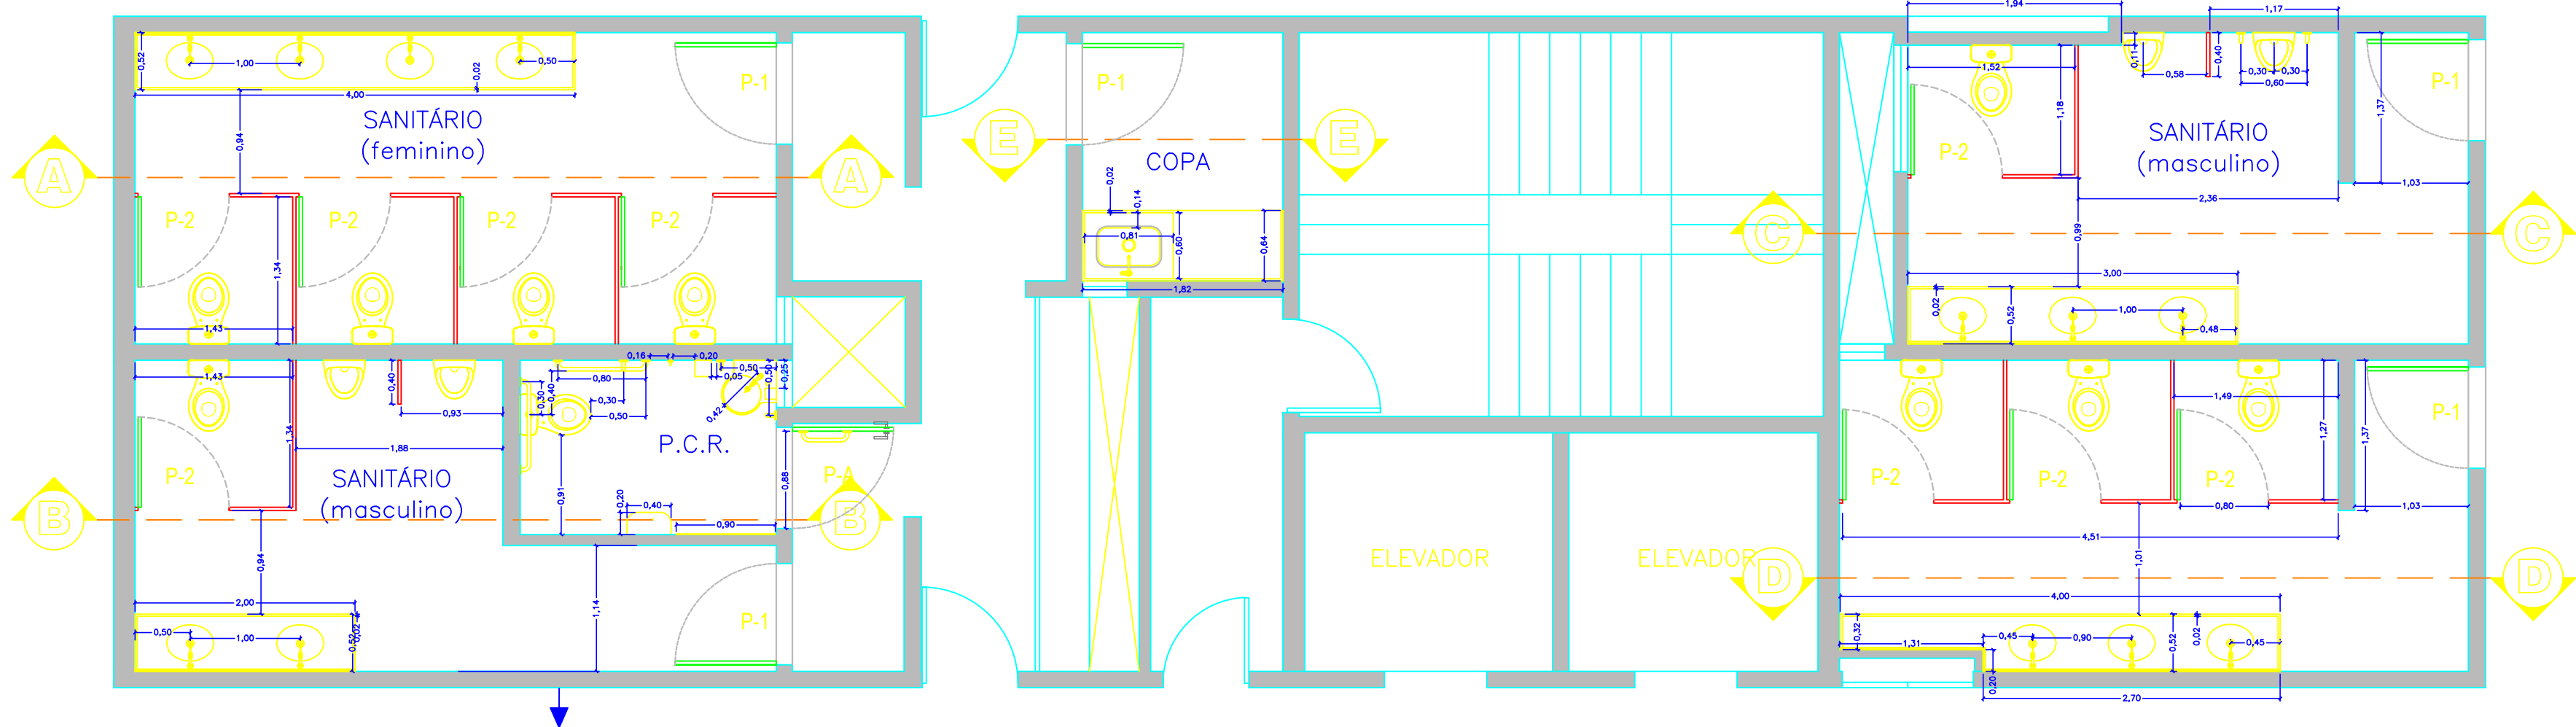


PLANTA BAIXA - 1º PAVIMENTO
ESCALA 1:100

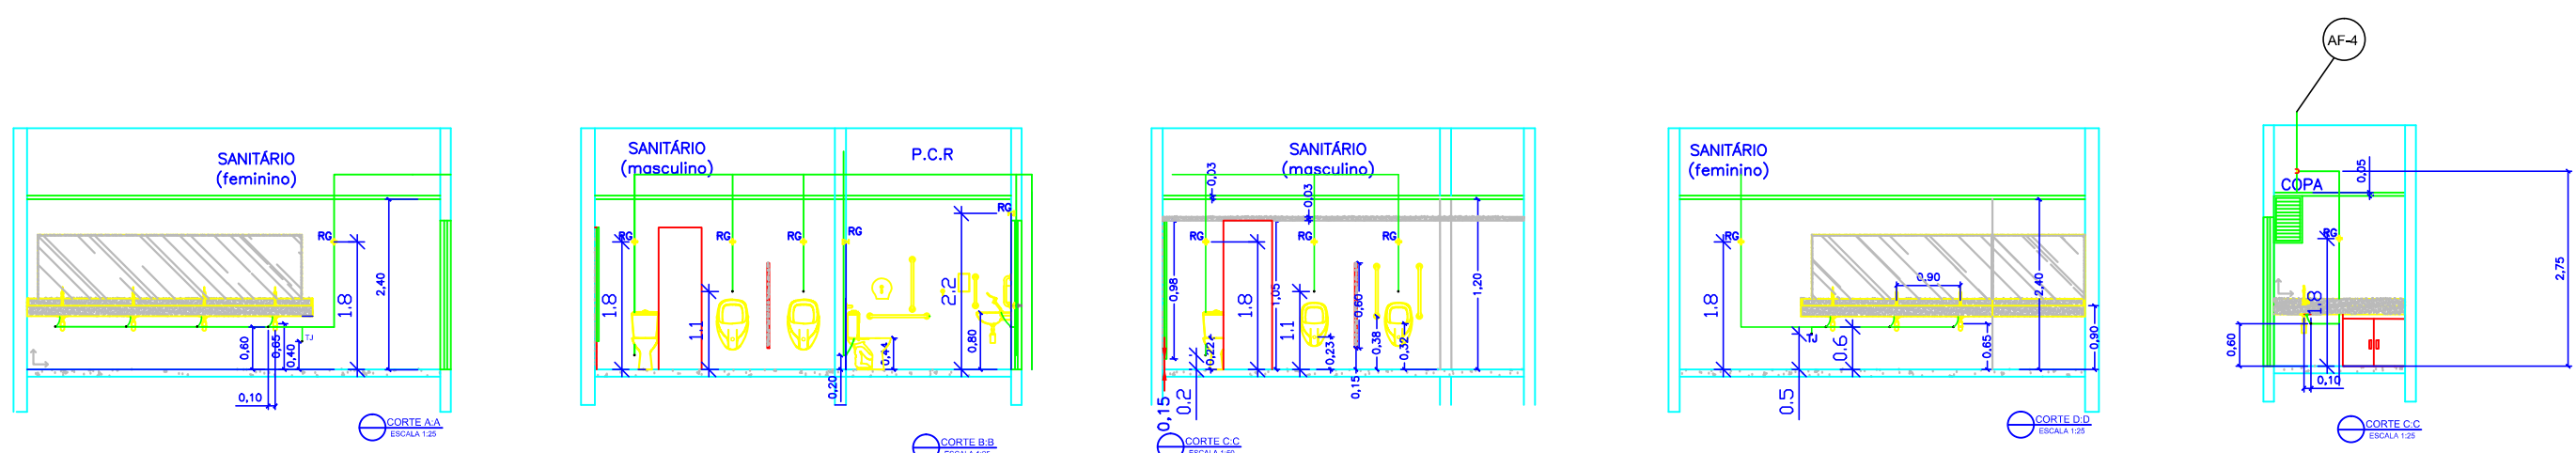

AMPLIAÇÃO DOS SANITÁRIOS
ESCALA 1:50

QUADRO GERAL DE ESCADARIAS									
QUADRO GERAL DE PORTAS									
N.º DE ID.	ÁREA	ÁREA	TIPO	TIPO	TIPO	TIPO	TIPO	TIPO	TIPO
1.01	1.02	1.03	1.04	1.05	1.06	1.07	1.08	1.09	1.10
1.11	1.12	1.13	1.14	1.15	1.16	1.17	1.18	1.19	1.20

Revisão: Data: Assunto:

LEGENDA

► BEBEDOURO

CONTEC serviços de engenharia - EIRELI - ME

MURILLO MARCON CASSIMIRO - EIRELI - ME
CNPJ nº 16.040.000/0001-11
CNPJ nº 16.040.000/0001-11
CNPJ nº 16.040.000/0001-11
Rua das Flores, 101 A, Santa Amélia / Rua Dona Olímpia, 101 A, Santa Amélia / Rua das Flores, 101 A, Santa Amélia - CEP 13120-000
Fone: (13) 3333-1111
E-mail: contato@contec.com.br

ΣΥΝΟΛΙΚΑ ΣΤΟΙΧΕΙΑ			
Proprietário:	ΕΠΙΧΕΙΡΗΣΙΑΚΗ ΕΤΑΙΡΙΑ		
Órgão Solicitante:	ΕΠΙΧΕΙΡΗΣΙΑΚΗ ΕΤΑΙΡΙΑ		
Local:	ΕΠΙΧΕΙΡΗΣΙΑΚΗ ΕΤΑΙΡΙΑ		
Contratante:	ΕΠΙΧΕΙΡΗΣΙΑΚΗ ΕΤΑΙΡΙΑ		
Identificador/Carimbo:	ΕΠΙΧΕΙΡΗΣΙΑΚΗ ΕΤΑΙΡΙΑ		
Responsável Técnico:	ΕΠΙΧΕΙΡΗΣΙΑΚΗ ΕΤΑΙΡΙΑ		
Contratado:	ΕΠΙΧΕΙΡΗΣΙΑΚΗ ΕΤΑΙΡΙΑ		
Arquivo:	ΕΠΙΧΕΙΡΗΣΙΑΚΗ ΕΤΑΙΡΙΑ	Escala:	INDICAÇÃO
Fundamento/Arquitetônico/Variações:	05-09	Data:	05/17
Folha:	05	Folha:	05