


01 PLANTA BAIXA - PRIMEIRO PAVIMENTO INFERIOR
Esc. 1/100

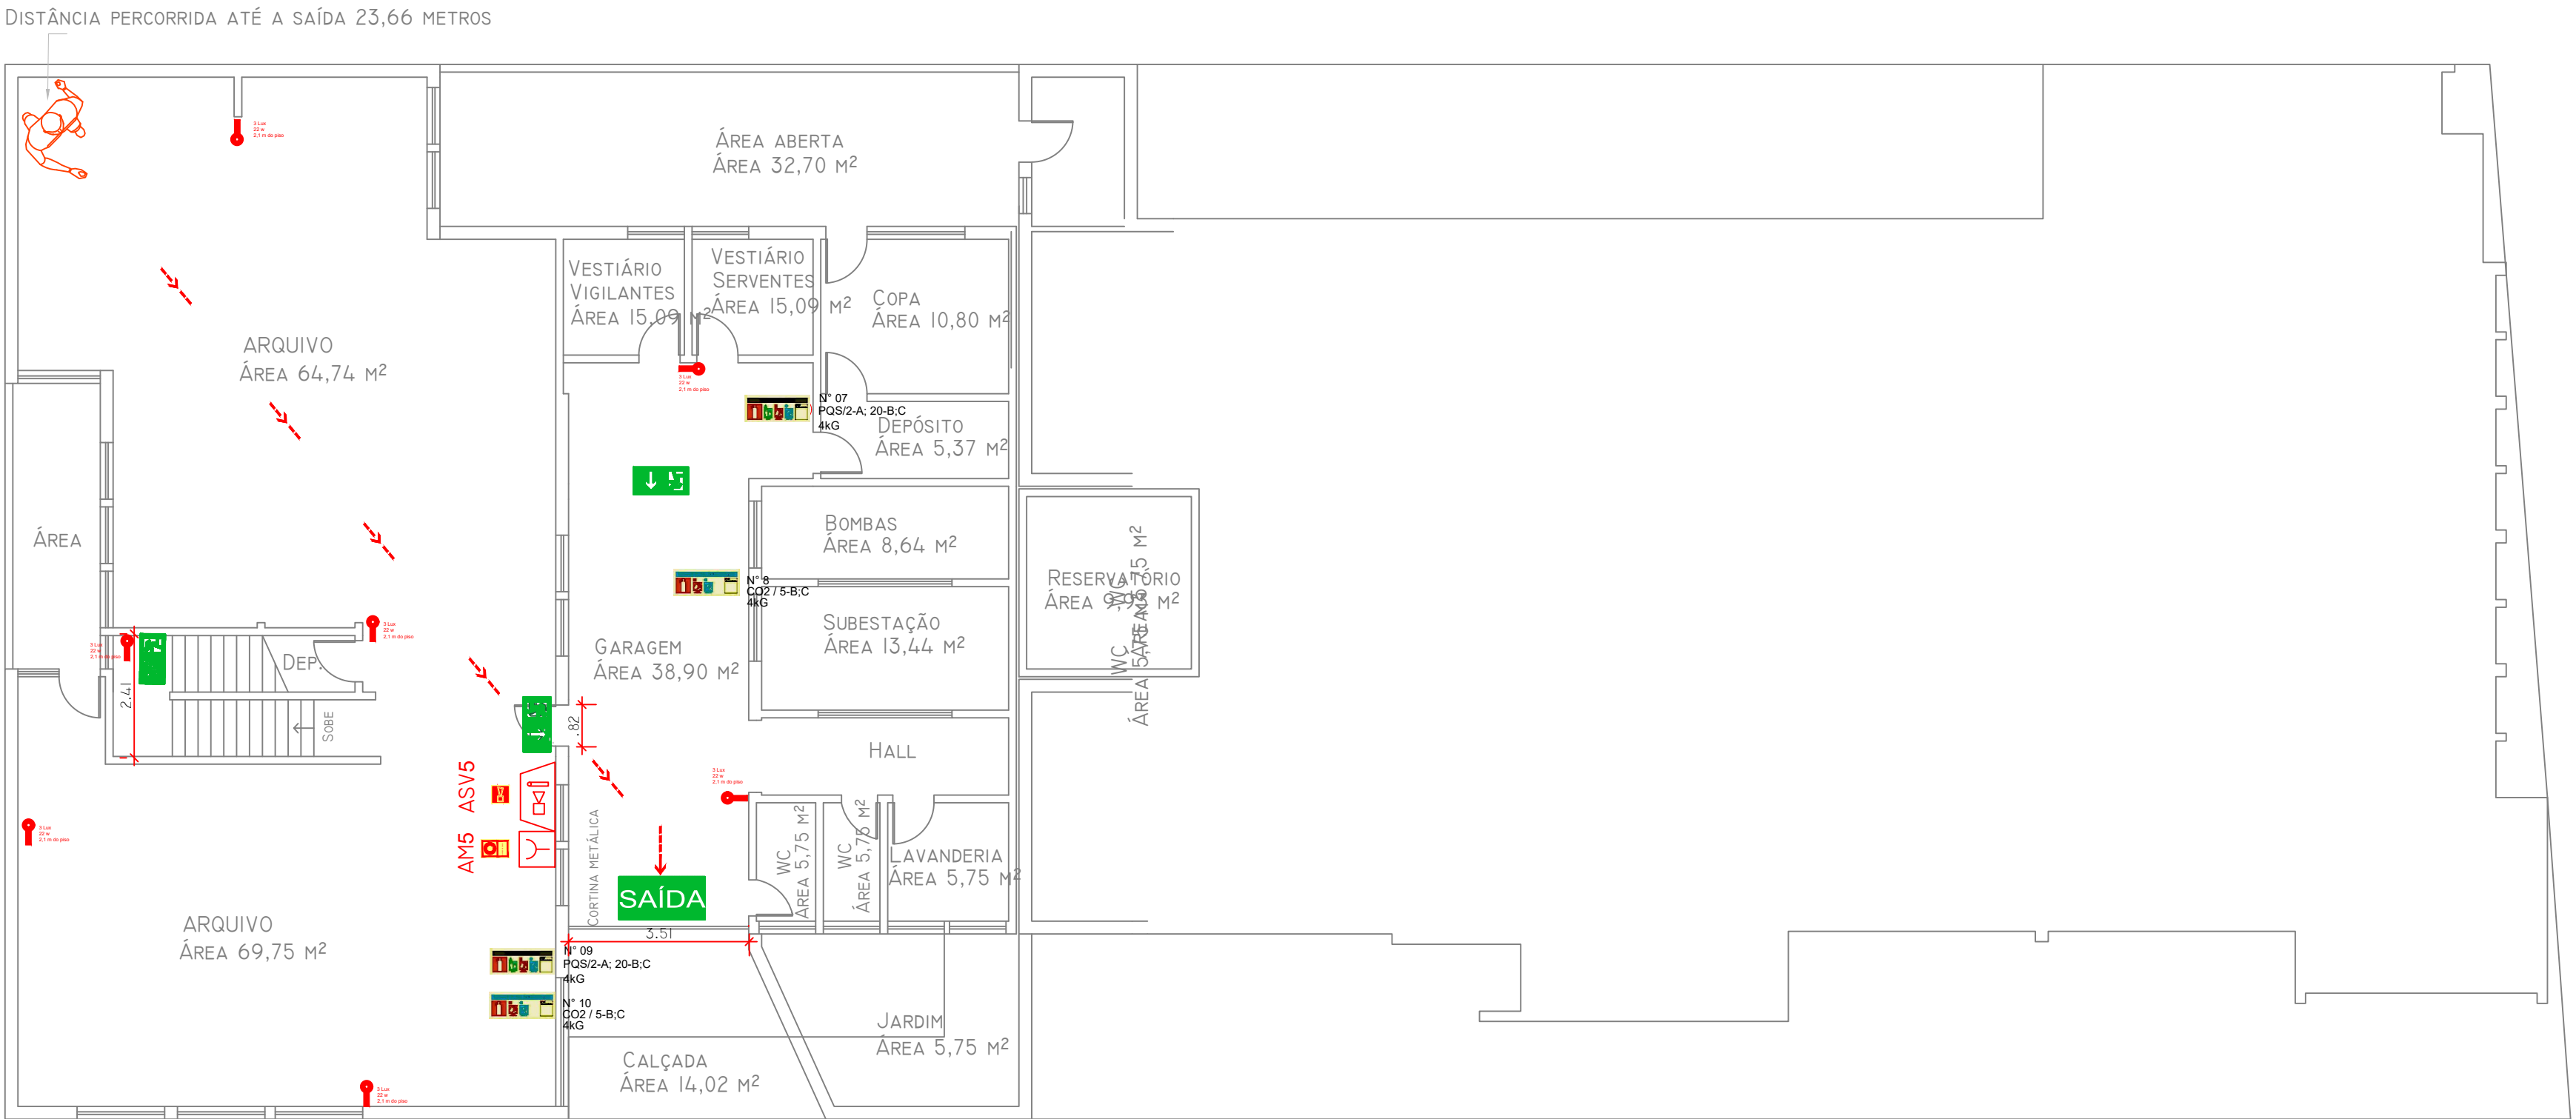

02 PLANTA BAIXA SUBSOLO
Esc. 1/100

LEGENDA

EXTINTORES

PICTOGRAMA	DESCRIÇÃO	QUANT.
	EXTINTOR PORTÁTIL - CARGA DE DÍÓXIDO DE CARBONO (CO2) - 6 KG - 5-B-C	04
	EXTINTOR PORTÁTIL - CARGA DE PÓ ABC - 2-A- 20-B-C	06
	E5 - SINALIZAÇÃO DE EXTINTOR - FOTOLUMINESCENTE	07

ILUMINAÇÃO - SINALIZAÇÃO DE EMERGÊNCIA

PICTOGRAMA	DESCRIÇÃO	QUANT.
	S2 - SENTIDO DA ROTA DE SAÍDA DE EMERGÊNCIA PARA A DIREITA/ESQUERDA	00
	S2 - SENTIDO DA ROTA DE SAÍDA DE EMERGÊNCIA PARA A ESQUERDA/DIREITA	12
	S3 - SAÍDA DE EMERGÊNCIA AFIXADA ACIMA DA PORTA PARA INDICAR SEU ACESSO	01
	S8- ESCADA DE EMERGÊNCIA SAÍDA DESCENDO PARA A ESQUERDA	02
	S9 - ESCADA DE EMERGÊNCIA SAÍDA DESCENDO PARA A DIREITA	02
	S5 - SAÍDA DE EMERGÊNCIA	02
	SUSPENSO	

DETECÇÃO E ALARME

PICTOGRAMA	DESCRIÇÃO	QUANT.
	CENTRAL DE DETECÇÃO E ALARME DE INCÊNDIO	01
	E2 ACIONADOR MANUAL ALARME DE INCÊNDIO	03
	E1- AVISADOR SONORO E VISUAL	03
	DETECTOR ÓTICO DE FUMAÇA	
	DETECTOR DE FUMAÇA NO ENTREFORRO	

SISTEMA DE HIDRANTE

PICTOGRAMA	DESCRIÇÃO	QUANT.
	E8 HIDRANTE DE INCÊNDIO	

OBS:
• TODAS AS MEDIDAS DEVERÃO SER CONFERIDAS NO LOCAL

PREVIDÊNCIA SOCIAL INSTITUTO NACIONAL DO SEGURO SOCIAL COORDENAÇÃO GERAL DE ENGENHARIA E PATRIMÔNIO IMOBILIÁRIO DIVISÃO DE PROJETOS E OBRAS	
OBRA: PPCI PARA REGULARIZAÇÃO DE EDIFICAÇÃO PÚBLICA	
ENDEREÇO: RUA CAMPOS NOVOS EQUINA COM RUA CARLOS SPERANÇA - CAÇADOR/SC	
RESPONSÁVEL PELO PROJETO: MARIA CRISTINA MOSCHETTA CIP 001.001.001/20	FRANCHA:
AUTORES DO PROJETO: ROSÂNGELA CREMONINI ENGENHEIRO DE SEGURANÇA DO TRABALHO / MAT. 2283208 / COREA-PR: 2016370	DESENHO CAD: JHONATHAN MATEUS GONÇALVES CATENACCI ESTÁGIÁRIO DE ARQUITETURA / MAT. 50010205
ESCALA: 1:100	ASSUNTO: PROJETO DE PREVENÇÃO E COMBATE A INCÊNDIO
DATA: JANEIRO/2024	

PPCI
03/07



Διαμ.:

© 2006 The Authors
Journal compilation © 2006 Blackwell Publishing Ltd

AUTORES DO PROJETO:	DESEJO CAP:
---------------------	-------------

ROSÂNGELA CREMONINI | JHONATHAN MATEUS GONÇALVES CATENACCI

ESCALA:	ASSUNTO:	2	04/07
---------	----------	---	-------

DATA: E COMBATE A INCÊNDIO

04/07
