




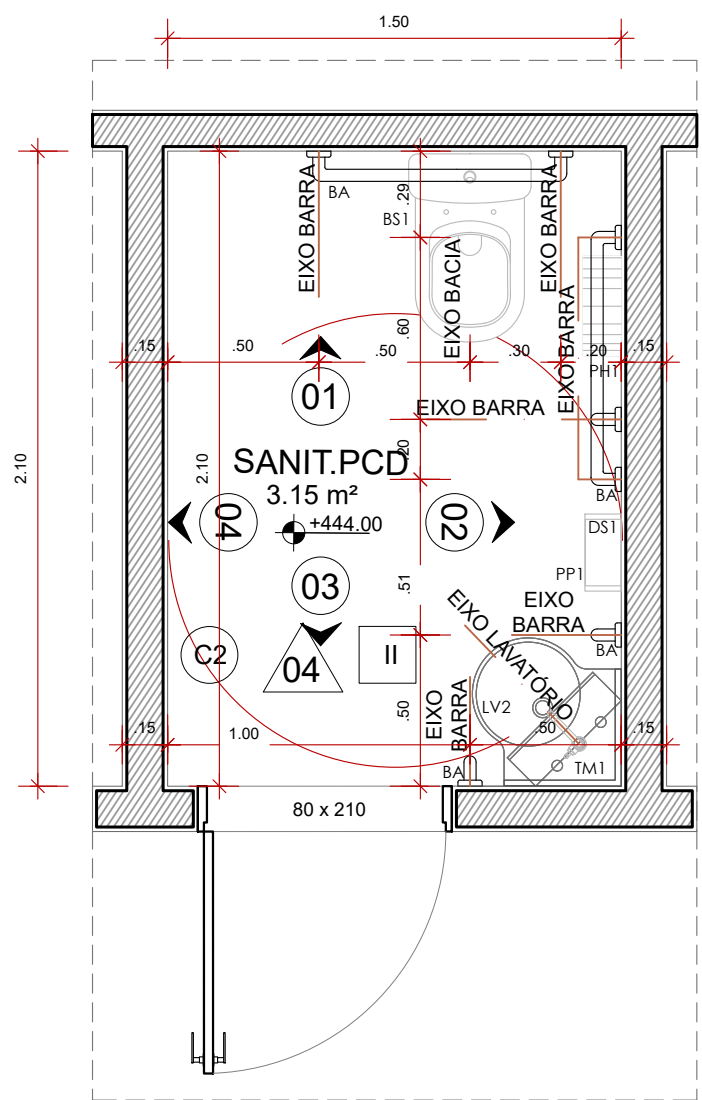


PLANTA BAIXA SANIT. PCD
BLOCO DA ADMINISTRAÇÃO
ESCALA: 1/25

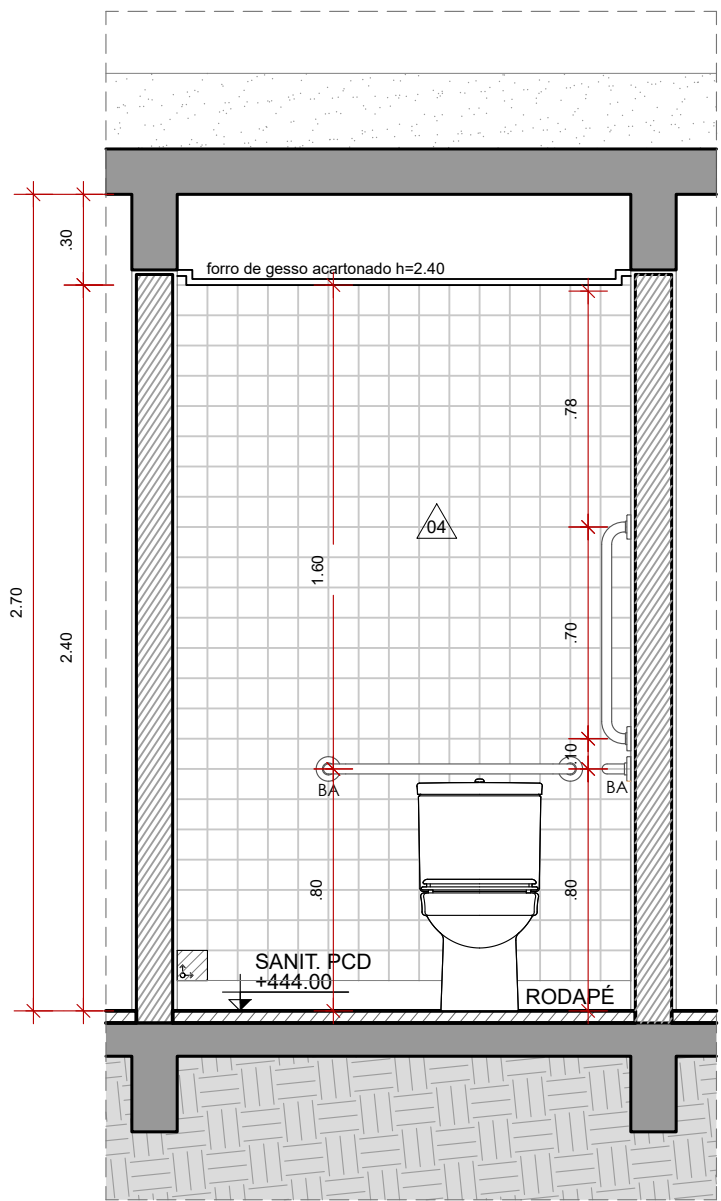


VISTA 1 - DETALHAMENTO
SANIT. PCD
ESCALA: 1/25

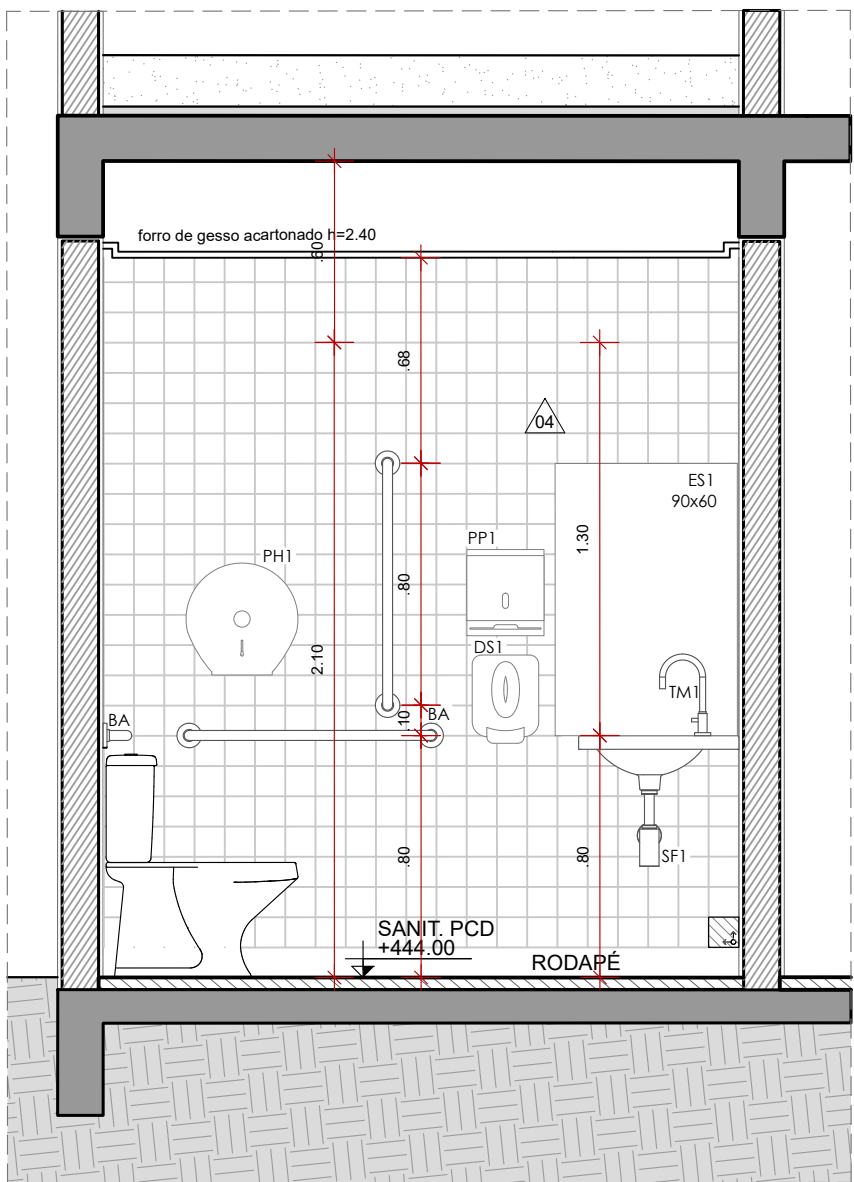

VISTA 2 - DETALHAMENTO
SANIT. PCD
ESCALA: 1/25

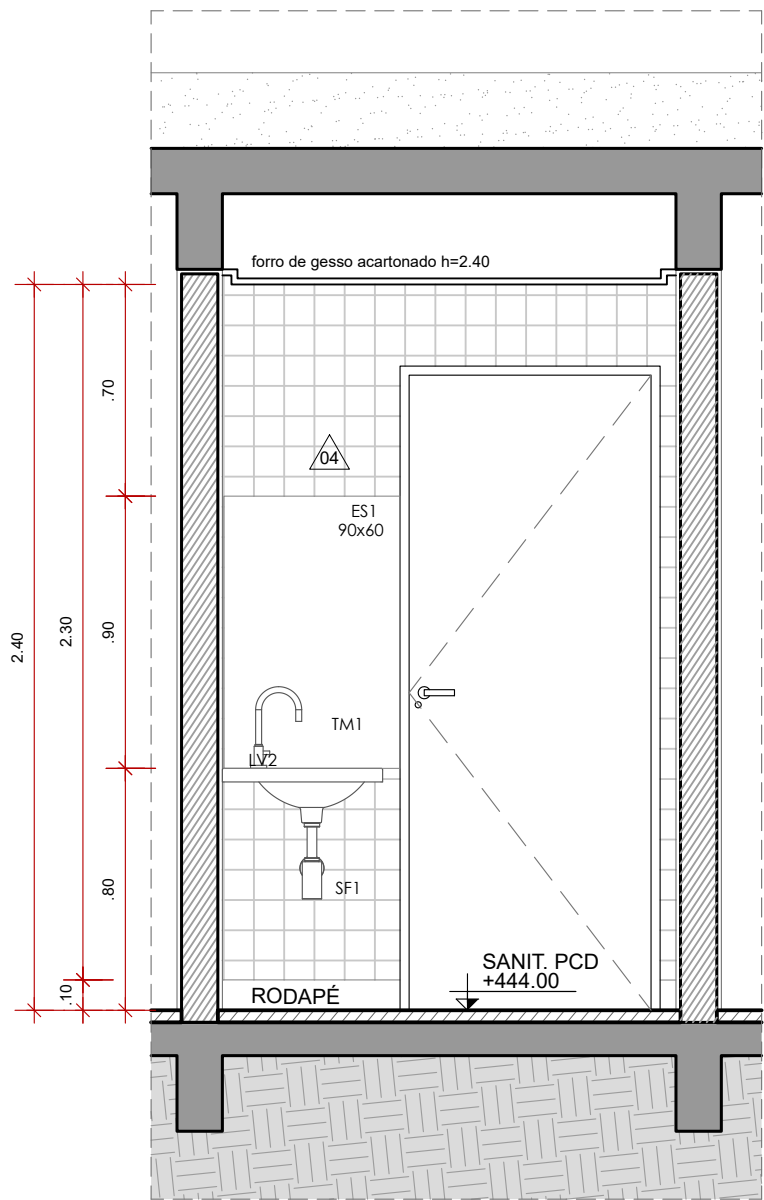

VISTA 3 - DETALHAMENTO
SANIT. PCD
ESCALA: 1/25

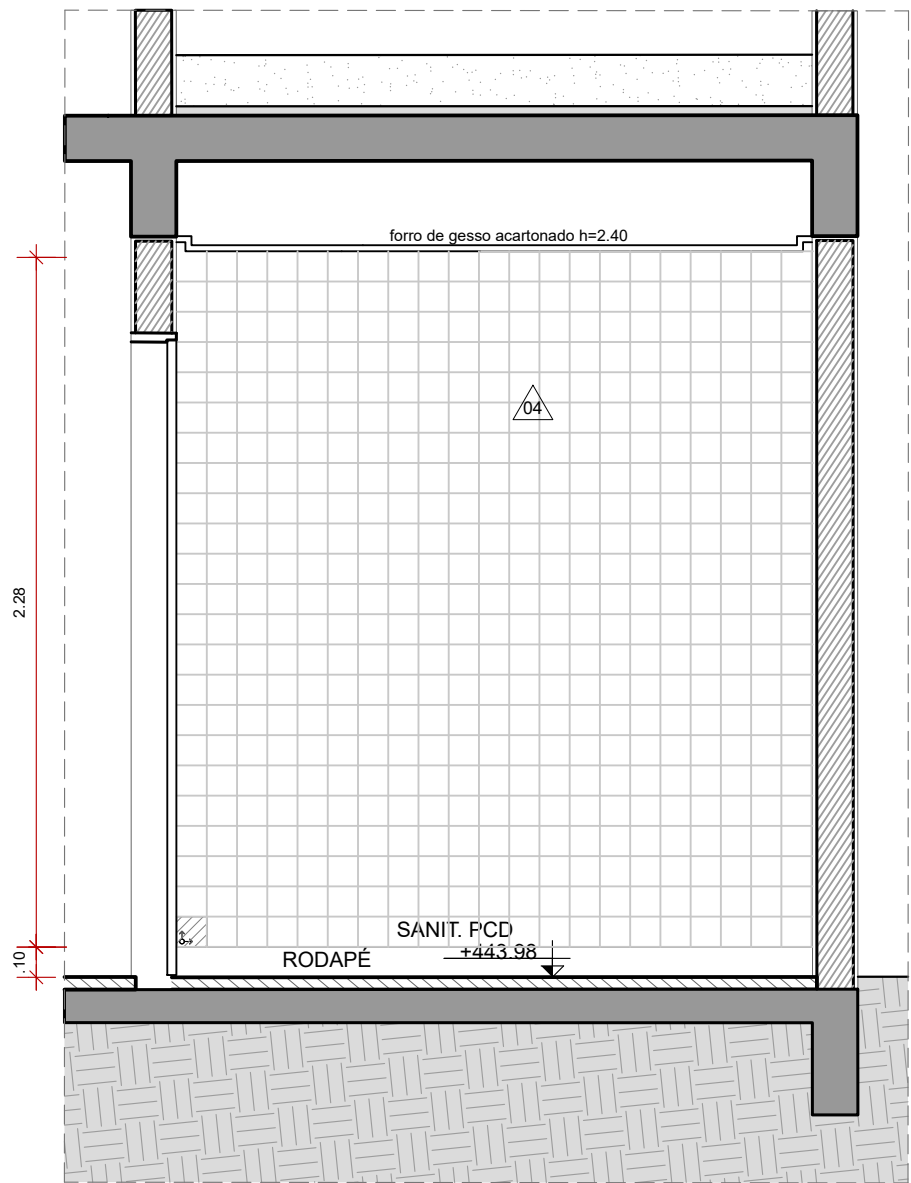

VISTA 4 - DETALHAMENTO
SANIT. PCD
ESCALA: 1/25

RELAÇÃO DE EQUIPAMENTOS SANITÁRIOS

Código	Descrição do equipamento de referência
BS1	Bacia para caixa acoplada DECA, linha Vogue Plus, código: P.505.17; ou equivalente técnico
MC1	Mictório com sifão integrado DECA, linha Save, código: M.718, cor: 17 (branco); ou equivalente técnico
LV1	Lavatório com coluna suspensa DECA, linha Vogue Plus, código: L.51.17 Cor: 17 (branco); ou equivalente técnico
LV2	Lavatório de canto DECA, linha Master, código L.76, cor: 17 (branco); ou equivalente técnico
CB1	Cuba de embutir Tramontina, linha Lavinia 40 BL; ou equivalente técnico
CB2	Cuba de embutir DECA, código: L.41.17; ou equivalente técnico
CB3	Cuba de apoio quadrada DECA com mesa, código: L.73.17; ou equivalente técnico
TM1	Torneira de mesa bica alta para lavatório DECA, linha Izy, código: 1198.C37; cor: cromado; ou equivalente técnico
TM2	Torneira de mesa para cozinha DECA, linha Link, código:1166.C.LNK, cor: cromado; ou equivalente técnico
REG	Acabamento para registro Fabrimar Soho A-50, cor: cromado; ou equivalente técnico
DS1	Saboneteira plástica branca - Brakey - Modelo:CA-200 - capacidade 900ml; ou equivalente técnico
DS2	Suporte para Sabonete, DECA, linha deca live código:2010.C22; ou equivalente técnico
PH1	Suporte de papel higiênico plástico - Brakey -Modelo: CJ-403 / 40 - rolo de 400ml; ou equivalente técnico
PH2	Suporte de papel higiênico DECA, Código: A.480.17, cor: branco; ou equivalente técnico
PP1	Suporte para papel toalha interfolhas plástico - Brakey - Modelo:CJ-500; ou equivalente técnico
CH1	Chuveiro com tubo de parede DECA, linha Dream, código: 1976.C.CT.ARE; ou equivalente técnico
LX1	Lixeira de aço inox escovado - Brakey - Modelo flip-flop 15L; ou equivalente técnico
BA	Barra de apoio DECA Linha Conforto - código: 2310.C.080.POL, cor: cromado; ou equivalente técnico
DV1	Divisórias em mármore branco, conforme especificação;
ES1	Espelho e = 4mm, aplicado sobre placa de MDF e fixado à parede;
SF1	Sifão p/ lavatório DECA - código: 1682.C.100.112, cor: cromado; ou equivalente técnico
RL1	Ralo quadrado com fecho inox 304 Equation, código: 89836026, cor: cromado; ou equivalente técnico
BX1	Box em vidro temperado

LEGENDA CONSTRUTIVA

DEMOLIR PAREDE EM ALVENARIA MURO EXISTENTE

PISO

Código Descrição

A TABUADO EM MADEIRA

PISO DE ALTA RESISTÊNCIA TIPO GRANILITE

- Na cor branco polido
- Na cor branco lavado
- Na cor cinza polido
- Na cor cinza lavado

C GRANITO

- Preto São Gabriel
- Café Bahia

D CARPETE EM PLACAS

PAREDE

Código Descrição

1 PAINEL EM GABÃO DE PEDRA

2 TELA METÁLICA PARA PLANTIO DE HERA, CONFORME DETALHE ESPECÍFICO

3 ALVENARIA REBOCADA COM PINTURA ACRÍLICA

4 MÁRMORE BRANCO 10x10 cm

5 PAINEL EM MADEIRA, CONFORME DETALHE ESPECÍFICO

6 CHAPISCO COM PLANTIO DE HERA

7 CERÂMICA LISA 10x10 cm

TETO


Código Descrição

I LAJE EM CONCRETO

- Laje em concreto com reboco e pintura acrílica
- Laje em concreto aparente

II FORRO EM GESSO

III FORRO COM TRELIÇA EM MADEIRA

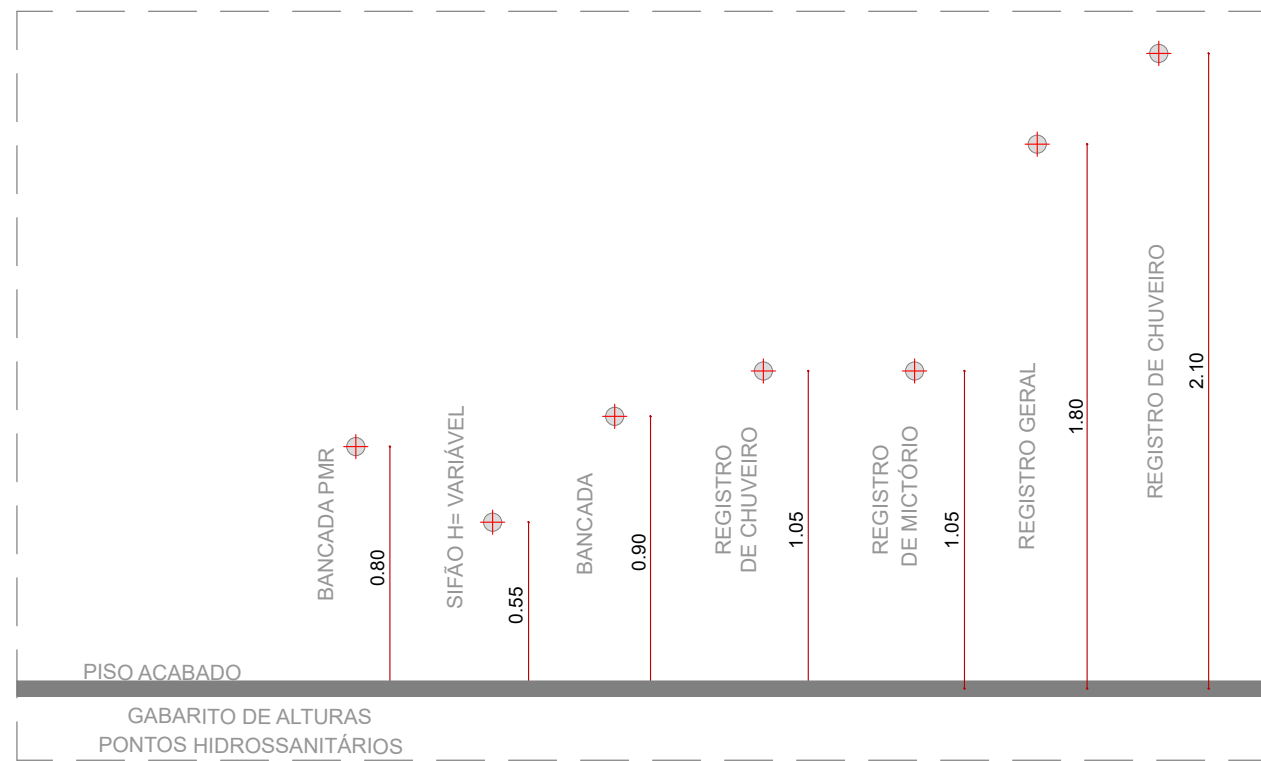

Nº REV.	DATA	DESCRIÇÃO	DES.	VERIF.	APROV.
REV.	DATA	DESCRIÇÃO	DES.	VERIF.	APROV.

QUADRO DE REVISÕES

ESTE DESENHO NÃO PODE SER USADO, COPIADO OU CEDIDO FORA DOS TERMOS CONTRATUAIS.

IDENTIFICAÇÃO DA AÇÃO

AMPLIAÇÃO, MODERNIZAÇÃO E RESTAURAÇÃO DO MUSEU CASA DA HERA E SEUS ANEXOS

CONTRATANTE INSTITUTO BRASILEIRO DE MUSEUS (IBRAM)

ENDEREÇO DA AÇÃO RUA DR. FERNANDES JUNIOR, 160- CENTRO, VASSOURAS- RJ

ETAPA DO PROJETO: PROJETO EXECUTIVO

TÍTULO DO DESENHO:
PROJETO ARQUITETÔNICO - BLOCO DA ADMINISTRAÇÃO
DETALHAMENTO - SANIT. PCD

CÓDIGO DO DOC.: 1601_MCH_PE_ADMINISTRAÇÃO_D_R00.dwg

DESENHO	FORMATO	ESCALA	DATA
TÉCIO MARTINS	A1	1/25	Outubro/2021

	SERIAL DO DESENHO: ARQ AD.D.02
PROJETO: Arquiteto Alexandre Prisco Paraiso Barreto - CAU nº A33292-5	REVISÃO: 00
PROPRIEDADE:	