




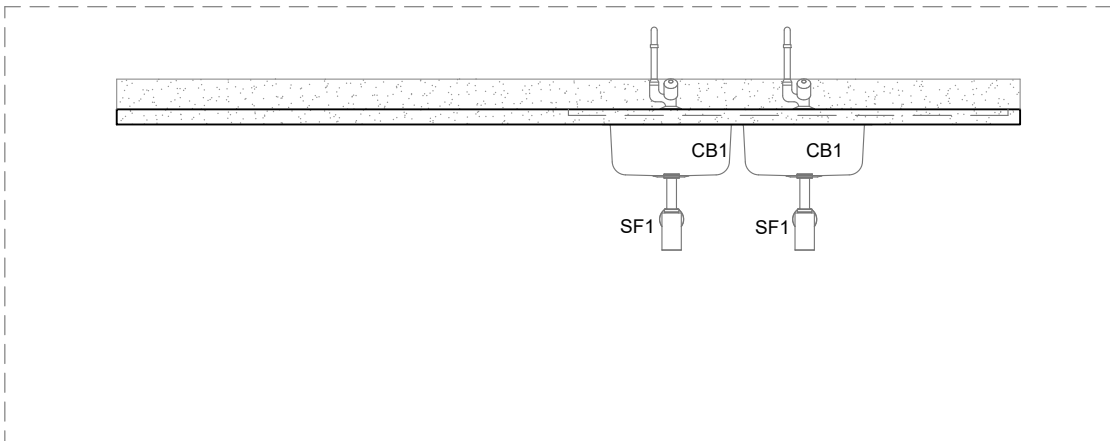


VISTA 01
EDIFÍCIO APOIO
ESCALA 1:25

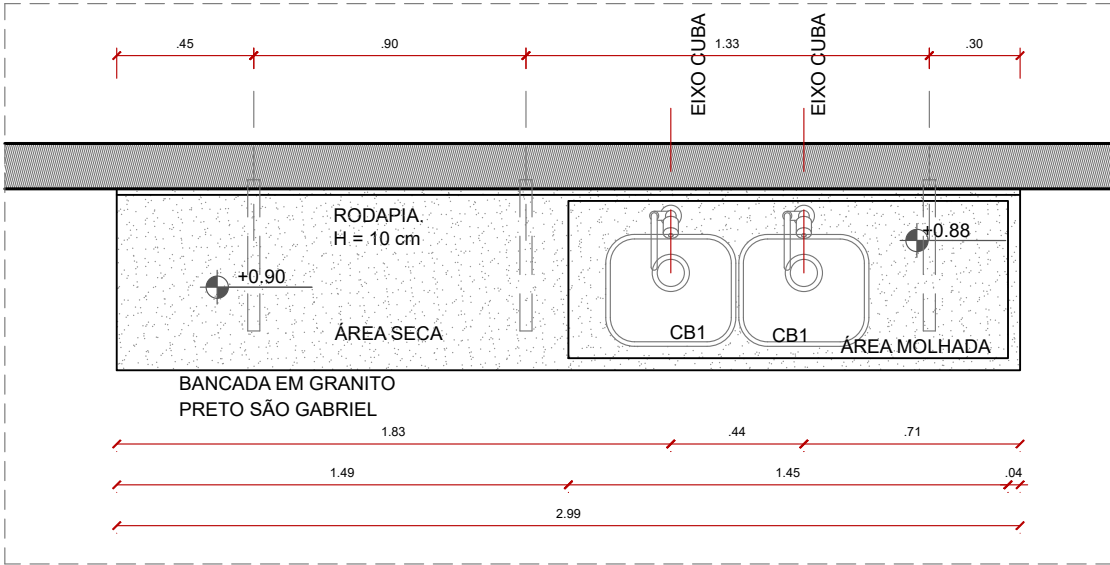

PLANTA BAIXA BANCADA
EDIFÍCIO APOIO
ESCALA 1:25

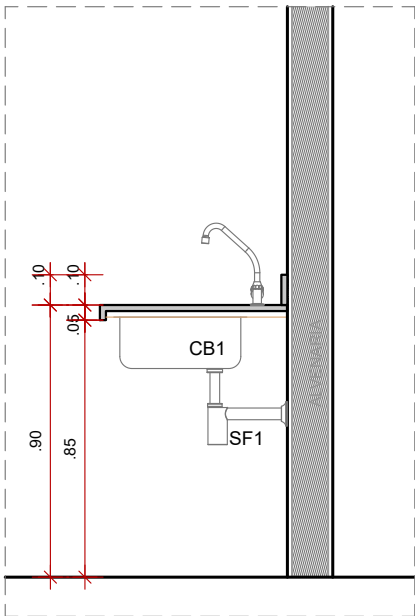

VISTA 02
EDIFÍCIO APOIO
ESCALA 1:25

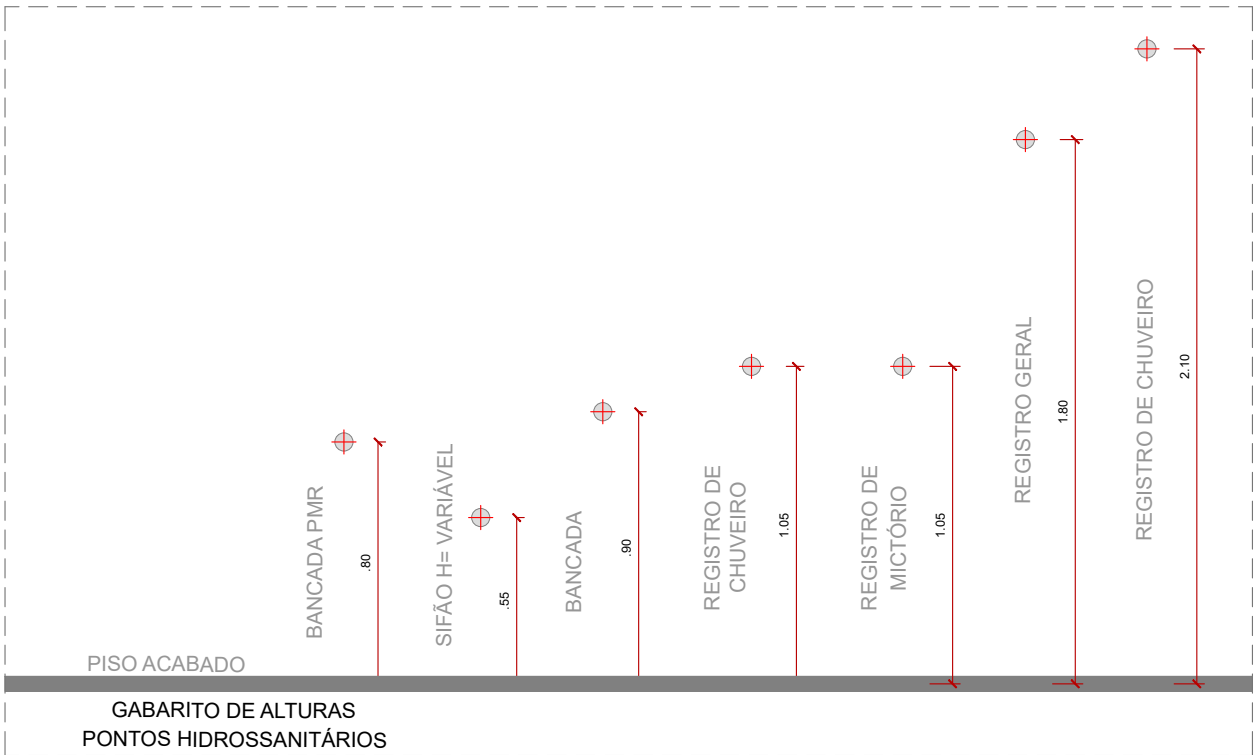

RELAÇÃO DE EQUIPAMENTOS SANITÁRIOS

CÓDIGO	DESCRIÇÃO DO EQUIPAMENTO DE REFERÊNCIA
BS1	Bacia para caixa acoplada DECA, linha Vogue Plus, código: P.505.17; ou equivalente técnico
MC1	Mictório com sifão integrado DECA, linha Save, código: M.718, cor: 17 (branco); ou equivalente técnico
LV1	Lavatório com coluna suspensa DECA, linha Vogue Plus, código: L.51.17 Cor: 17 (branco); ou equivalente técnico
LV2	Lavatório de canto DECA, linha Master, código L.76, cor: 17 (branco); ou equivalente técnico
CB1	Cuba de embutir Tramontina, linha Lavínia 40 BL; ou equivalente técnico
CB2	Cuba de embutir DECA, código: L.41.17; ou equivalente técnico
CB3	Cuba de apoio quadrada DECA com mesa, código: L.73.17; ou equivalente técnico
TM1	Torneira de mesa bica alta para lavatório DECA, linha Izy, código: 1198.C37; cor: cromado; ou equivalente técnico
TM2	Torneira de mesa para cozinha DECA, linha Link, código:1166.C.LNK, cor: cromado; ou equivalente técnico
REG	Acabamento para registro Fabrimar Soho A-50, cor: cromado; ou equivalente técnico
DS1	Saboneteira plástica branca - Brakey - Modelo:CA-200 - capacidade 900ml; ou equivalente técnico
DS2	Suporte para Sabonete, DECA, linha deca live código:2010.C22; ou equivalente técnico
PH1	Suporte de papel higiênico plástico - Brakey -Modelo: CJ-403 / 40 - rolo de 400ml; ou equivalente técnico
PH2	Suporte de papel higiênico DECA, Código: A.480.17, cor: branco; ou equivalente técnico
PP1	Suporte para papel toalha interfolhas plástico - Brakey - Modelo:CJ-500; ou equivalente técnico
CH1	Chuveiro com tubo de parede DECA, linha Dream, código: 1976.C.CT.ARE; ou equivalente técnico
LX1	Lixeira de aço inox escovado - Brakey - Modelo flip-flop 15L; ou equivalente técnico
BA	Barra de apoio DECA Linha Conforto - código: 2310.C.080.POL, cor: cromado; ou equivalente técnico
DV1	Divisórias em granito cinza andorinha, com portas venezianas de alumínio. Nas áreas de banho, prever instalação até o piso;
ES1	Espelho e = 4mm, aplicado sobre placa de MDF e fixado à parede;
SF1	Sifão p/ lavatório DECA - código: 1682.C.100.112, cor: cromado; ou equivalente técnico
RL1	Ralo quadrado com fecho inox 304 Equation, código: 89836026, cor: cromado; ou equivalente técnico
BX1	Box em vidro temperado

Nº REV					
REV.	DATA	DESCRIÇÃO	DES.	VERIF.	APROV.
QUADRO DE REVISÕES					

ESTE DESENHO NÃO PODE SER USADO, COPIADO OU CEDIDO FORA DOS TERMOS CONTRATUAIS.

IDENTIFICAÇÃO DA AÇÃO			
AMPLIAÇÃO, MODERNIZAÇÃO E RESTAURAÇÃO DO MUSEU CASA DA HERA E SEUS ANEXOS			
CONTRATANTE		INSTITUTO BRASILEIRO DE MUSEUS (IBRAM)	
ENDEREÇO DA AÇÃO		RUA DR. FERNANDES JUNIOR, 160- CENTRO, VASSOURAS- RJ	
ETAPA DO PROJETO:		PROJETO EXECUTIVO	
TÍTULO DO DESENHO:			
PROJETO ARQUITETÔNICO - BLOCO APOIO BANCADA DO REFEITÓRIO			
CÓDIGO DO DOC.: 1601_MCH_PE_APOIO_D_R00.dwg			
DESENHO TÉCIO MARTINS	FORMATO A2	ESCALA 1/25	DATA Outubro/2021
Museu Casa da Hera shy ibram MINISTÉRIO DA CIDADANIA PÁTRIA AMADA BRASIL GOVERNO FEDERAL A&P ARQUITETURA E URBANISMO			
PROJETO: Arquiteto Alexandre Prisco Paraíso Barreto - CAU nº A33292-5			
PRÓPRIEDADE:			
SERIAL DO DESENHO:			
ARQ			
AP.D.03			
REVISÃO:			
OO			