




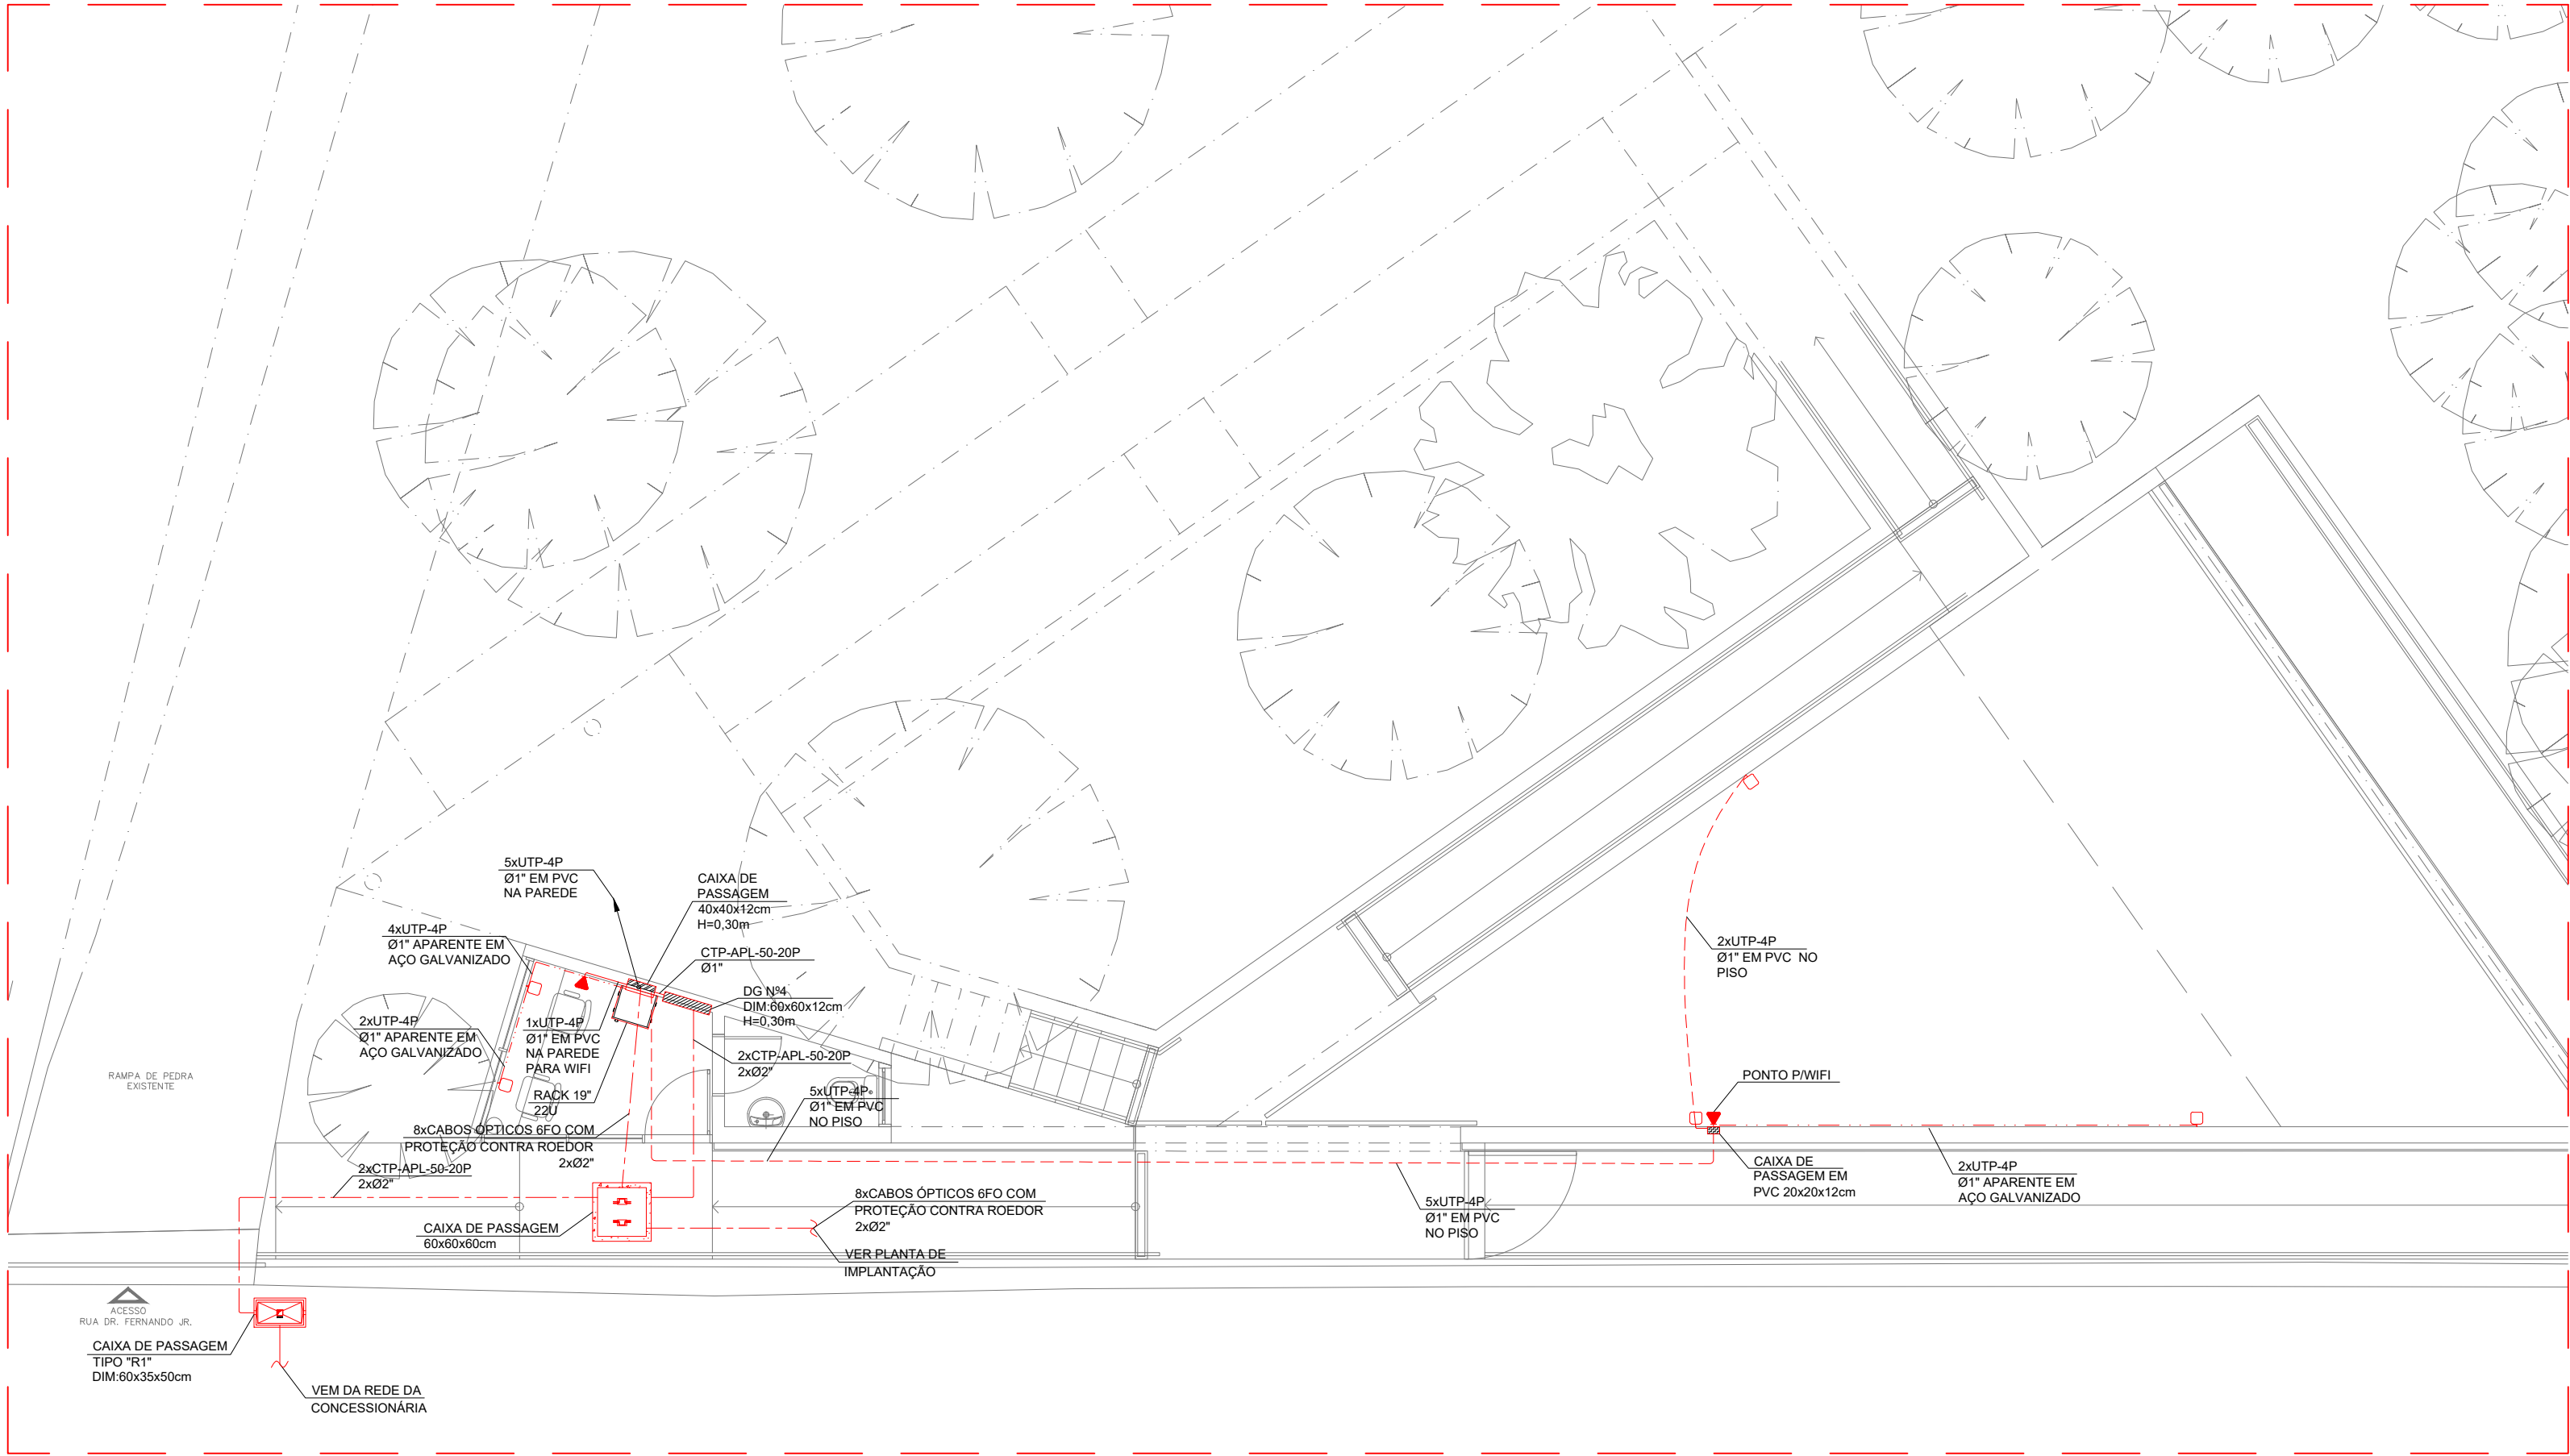


PLANTA BAIXA - NÍVEL ACESSO (NÍVEL +434,32)
ESC.: 1/75

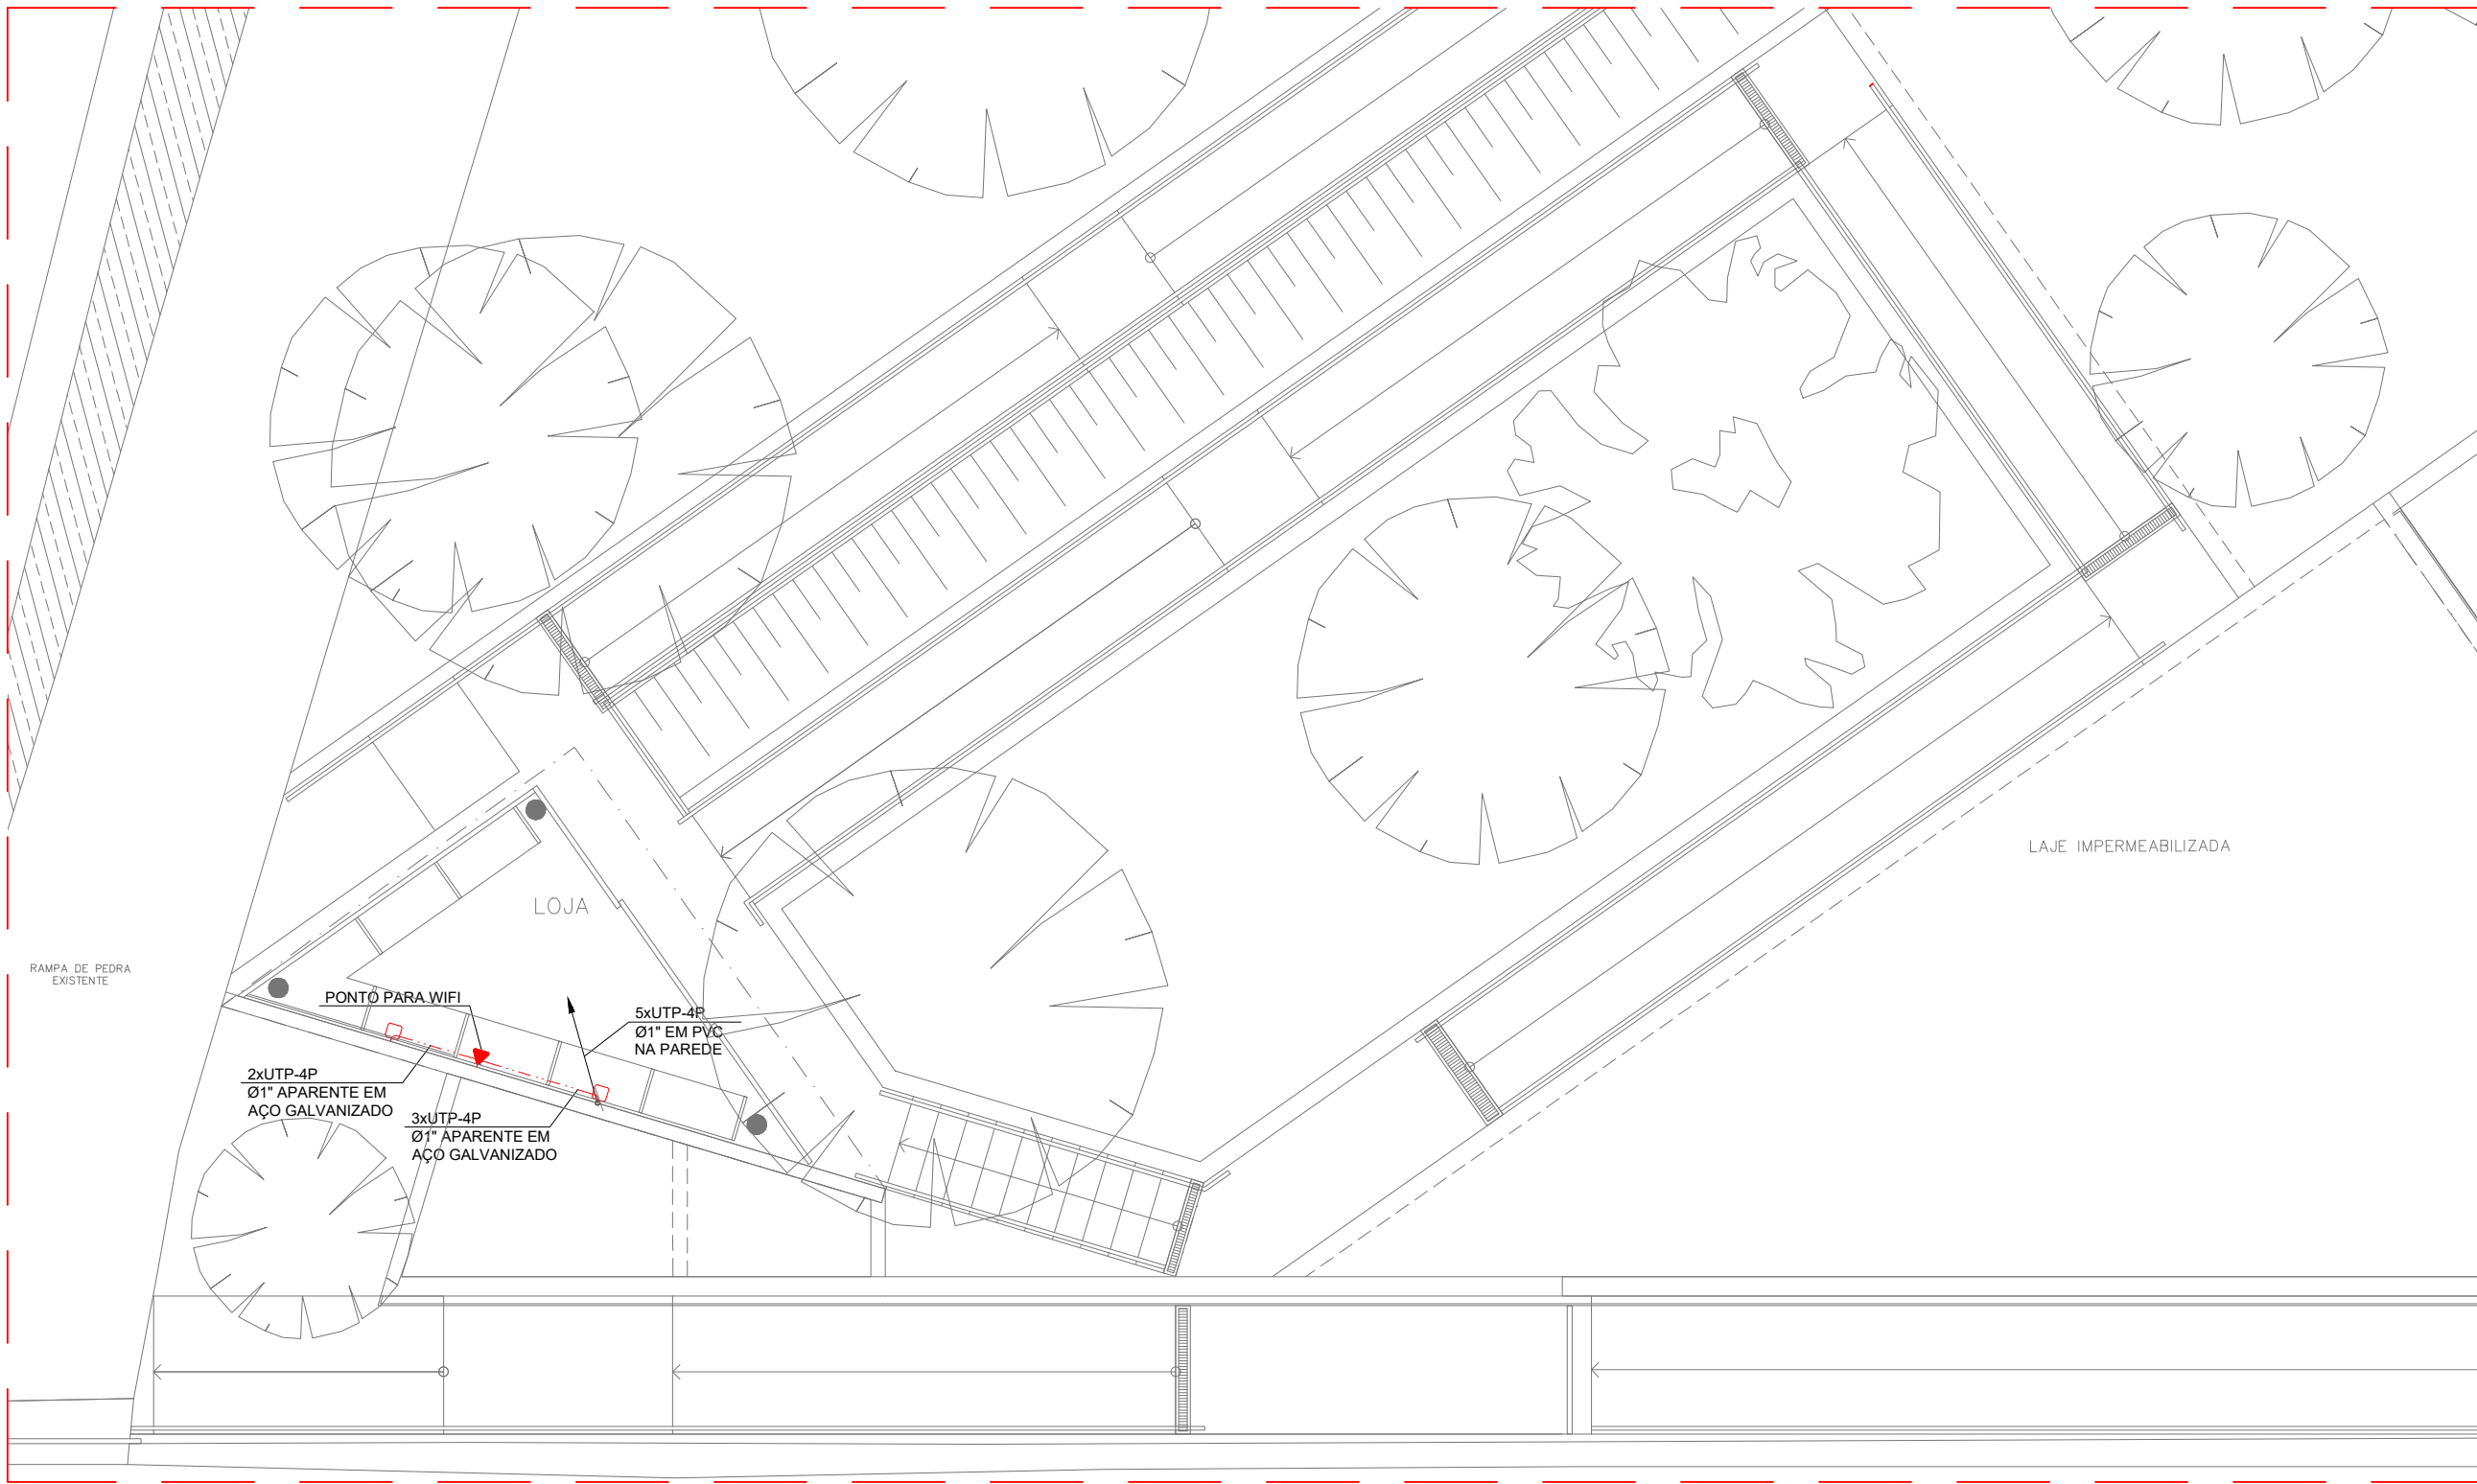


PLANTA BAIXA - NÍVEL LOJA (NÍVEL +437,32)
ESC.: 1/75

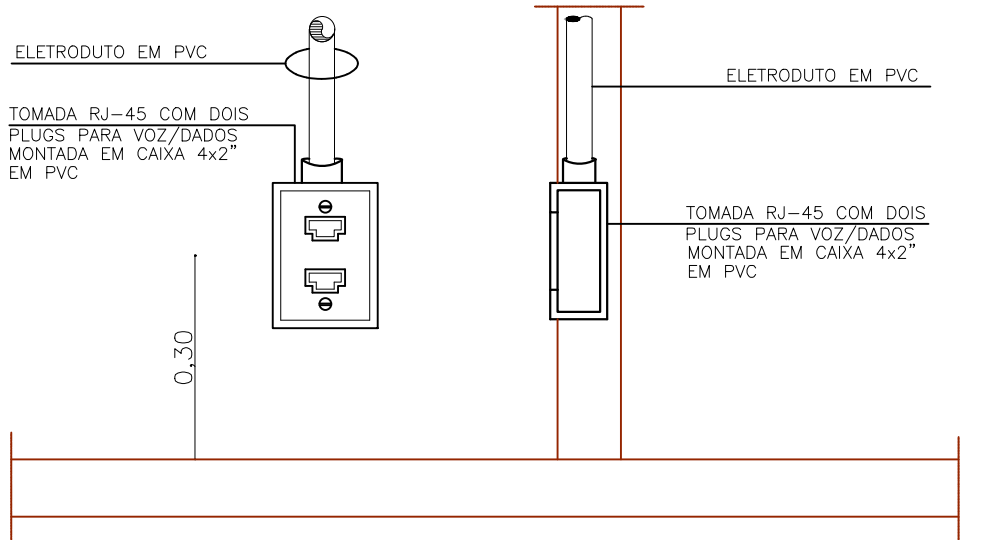



TOMADA PARA DOIS CONECTORES RJ-45 PARA VOZ E/OU DADOS, MONTADA EM CAIXA 4x2" EM PVC SEM ESCALA

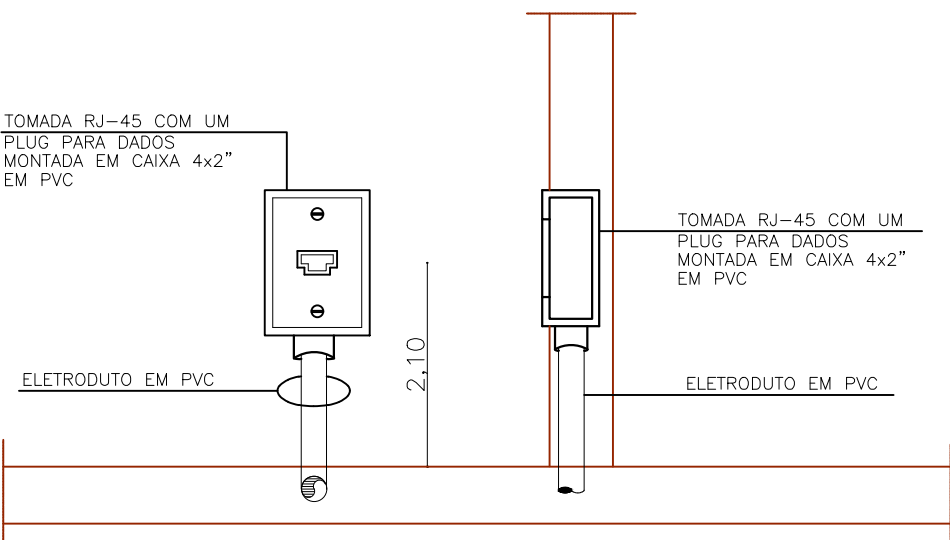

TOMADA PARA UM CONECTOR RJ-45 PARA WIFI, MONTADA EM CAIXA 4x2" EM PVC SEM ESCALA

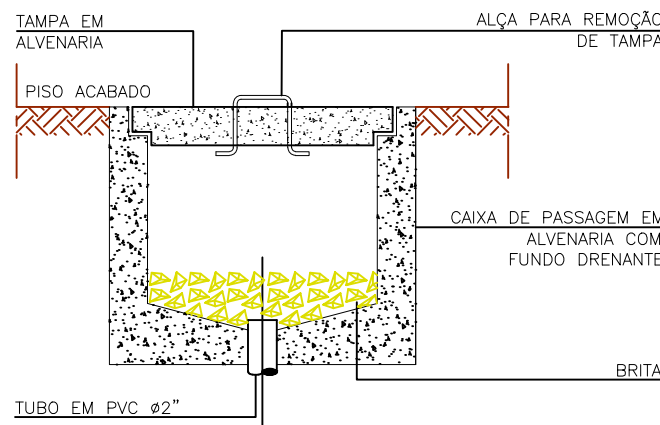


CAIXA DE PASSAGEM EM ALVENARIA SEM ESCALA

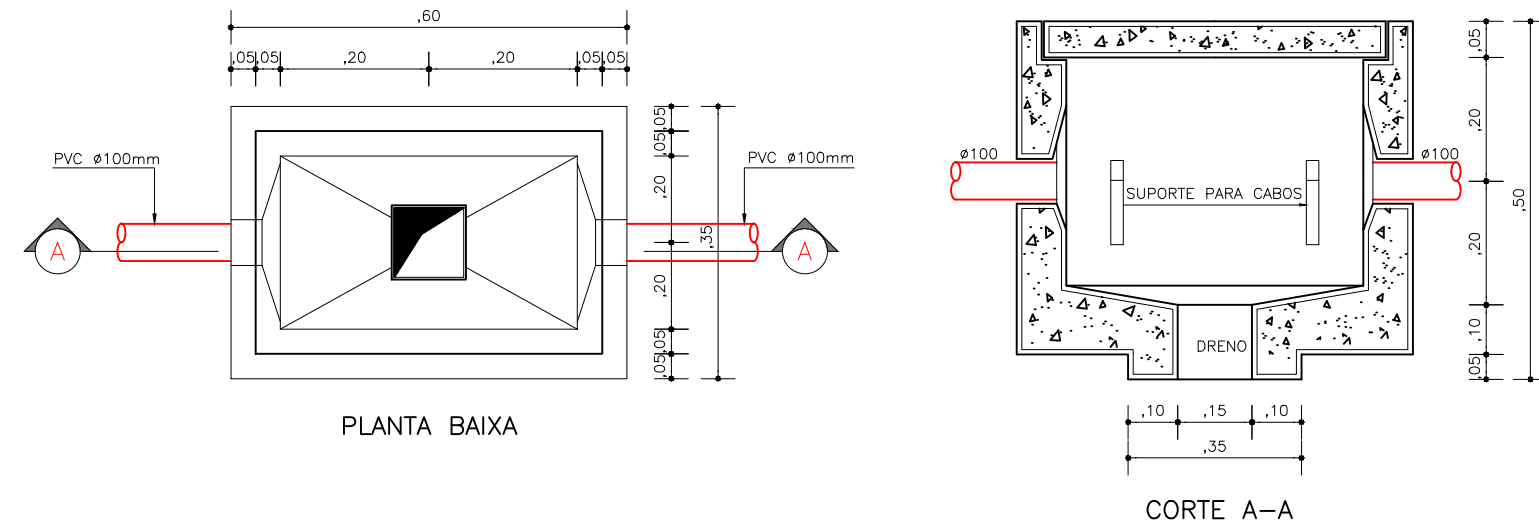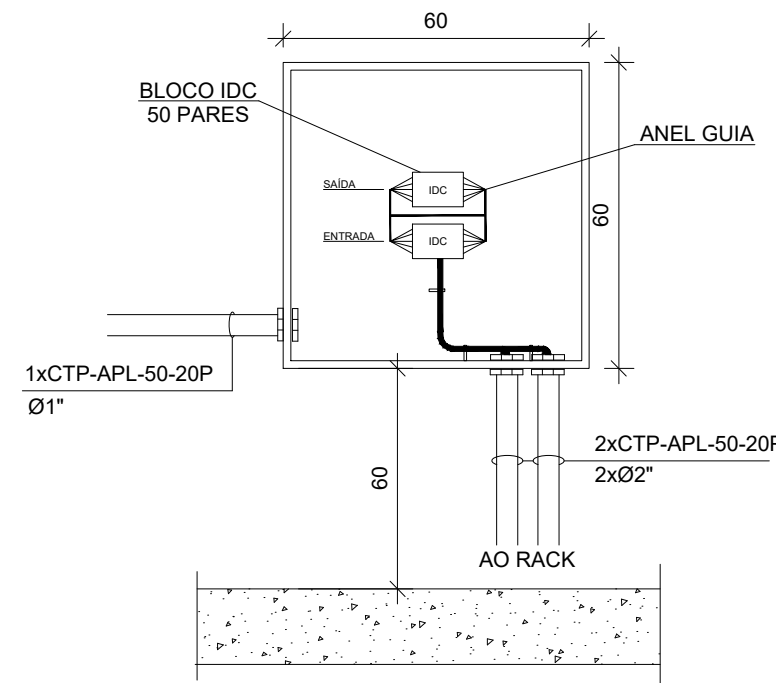

CAIXA DE PASSAGEM "R1" 60x35x50cm SEM ESCALA

LEGENDA	
SÍMBOLO	DESCRIÇÃO
	ELETRODUTO EM PVC RÍGIDO, EMBUTIDO NO PISO, Ø1", ONDE NÃO INDICADO.
	ELETRODUTO EM PVC RÍGIDO, EMBUTIDO NA PAREDE, Ø1", ONDE NÃO INDICADO.
	DUTO CORRUGADO ELETRODUTO PEAD, EMBUTIDO NO PISO, Ø1 1/4", ONDE NÃO INDICADO.
	ELETRODUTO EM FERRO GALVANIZADO, APARENTE, Ø1", ONDE NÃO INDICADO.
	ELETRODUTO QUE SOBE E DESCE, RESPECTIVAMENTE.
	PONTO DE TELECOMUNICAÇÕES DE EMBUTIR, COM DUAS TOMADA SIMPLES RJ-45 (CAT 6), PARA VOZ E/OU DADOS, MONTADA EM CAIXA DE PASSAGEM EM PVC 4x2" H=0,30m.
	PONTO DE TELECOMUNICAÇÕES DE EMBUTIR, COM UMA TOMADA SIMPLES RJ-45 (CAT 6), PARA VOZ OU DADOS, MONTADA EM CAIXA DE PASSAGEM EM PVC 4x2" H=2,20m, PARA WIFI.
	RACK 19" 22U DE PISO.
	CAIXA DE PASSAGEM EM PVC, DIM:20x20x12cm.
	CAIXA DE PASSAGEM EM AÇO GALVANIZADO, DIM:40x60x12cm.
	DG N4 - DISTRIBUIÇÃO GERAL DE TELEFONIA, DIM:60x60x12cm.

NOTAS	
01	TODOS OS EQUIPAMENTOS (CABOS, PATCH PANEL E TOMADAS) DO CABEAMENTO ESTRUTURADO DEVERÃO SER CATEGORIA 6.
02	TODOS O CABEAMENTO DEVERÁ SER CERTIFICADO DEPOIS DA INSTALAÇÃO.
03	COM A FINALIDADE DE EVITAR INTERFERÊNCIAS ELETROMAGNÉTICAS, TODOS OS ELETRODUTOS DE ELÉTRICA E CABEAMENTO ESTRUTURADO QUE CAMINHAM PARALELAMENTE DEVERÃO MANTER ENTRE SI UMA DISTÂNCIA MÍNIMA DE 20cm.

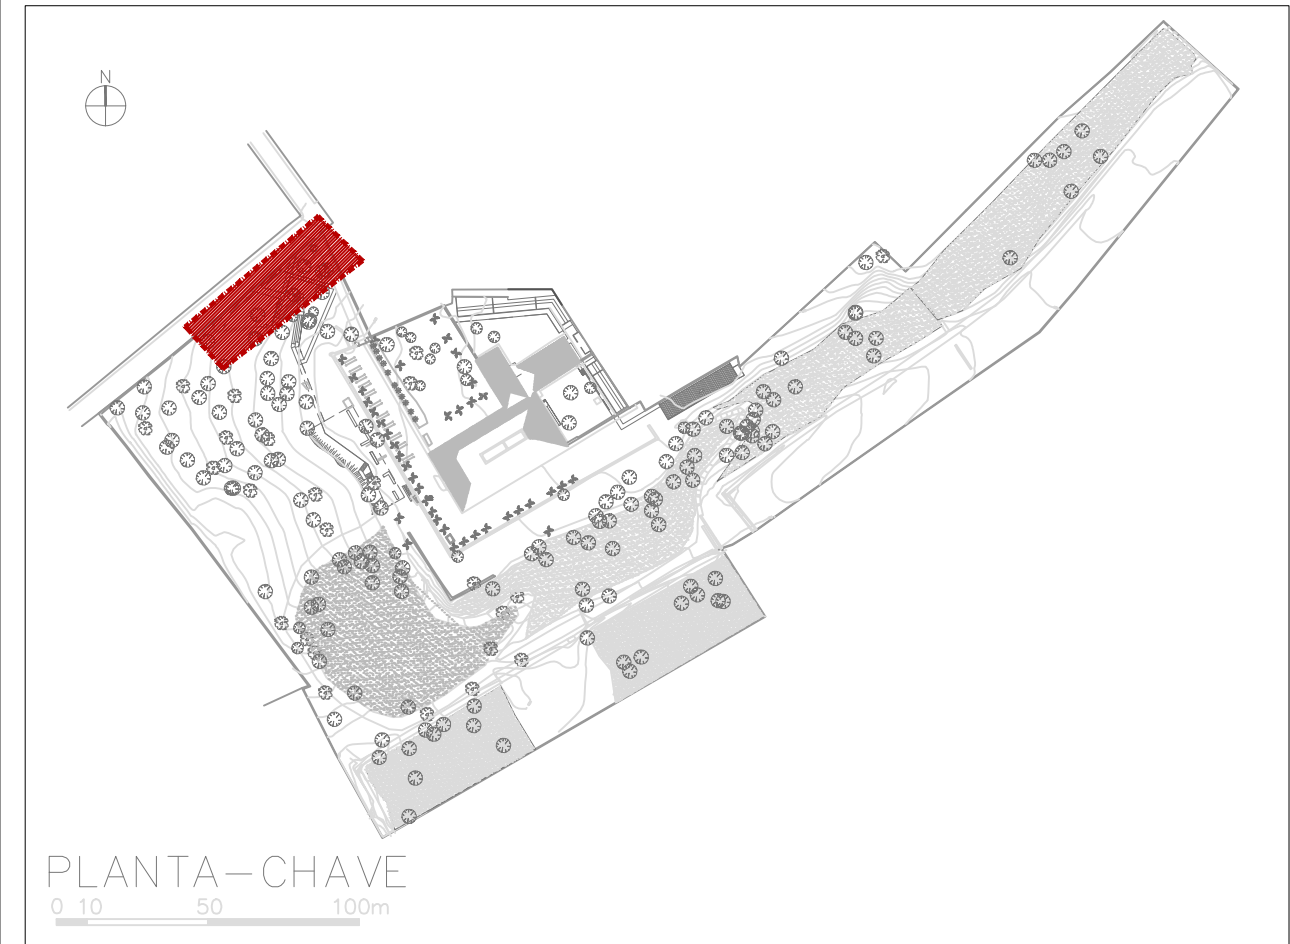

REV.	DATA	DESCRIÇÃO	DES.	VERIF.	APROV.
02	18/06/2021	ATUALIZAÇÃO PARA ELETRODUTOS APARENTES			
01	07/06/2021	CAIXA DE ENTRADA DE TELEFONIA RELOCADA			
00	09/04/2021	EMIÇÃO INICIAL			

QUADRO DE REVISÕES

ESTE DESENHO NÃO PODE SER USADO, COPIADO OU CEDIDO FORA DOS TERMOS CONTRATUAIS.

IDENTIFICAÇÃO DA AÇÃO

AMPLIAÇÃO, MODERNIZAÇÃO E RESTAURAÇÃO DO MUSEU CASA DA HERA E SEUS ANEXOS

CONTRATANTE INSTITUTO BRASILEIRO DE MUSEUS (IBRAM)

ENDEREÇO DA AÇÃO RUA DR. FERNANDES JUNIOR, 160- CENTRO, VASSOURAS- RJ

ETAPA DO PROJETO: PROJETO EXECUTIVO

TÍTULO DO DESENHO:
PROJETO DE ELETRÔNICA - VOZ E DADOS - ACOLHIMENTO
PLANTA BAIXA - NÍVEL LOJA E ACESSO

CÓDIGO DO DOC.: D0506-ELT-PE-001-ACO-R02 - Acolhimento.dwg

DESENHO THIAGO RIBEIRO FORMATO A1 ESCALA 1/75 DATA Abril/2021



PROJETO: Engenheiro Vitor Doto - CREA nº 52.301/D

PROPRIEDADE:

SERIAL DO DESENHO:
ELT
01
REVISÃO:
01