




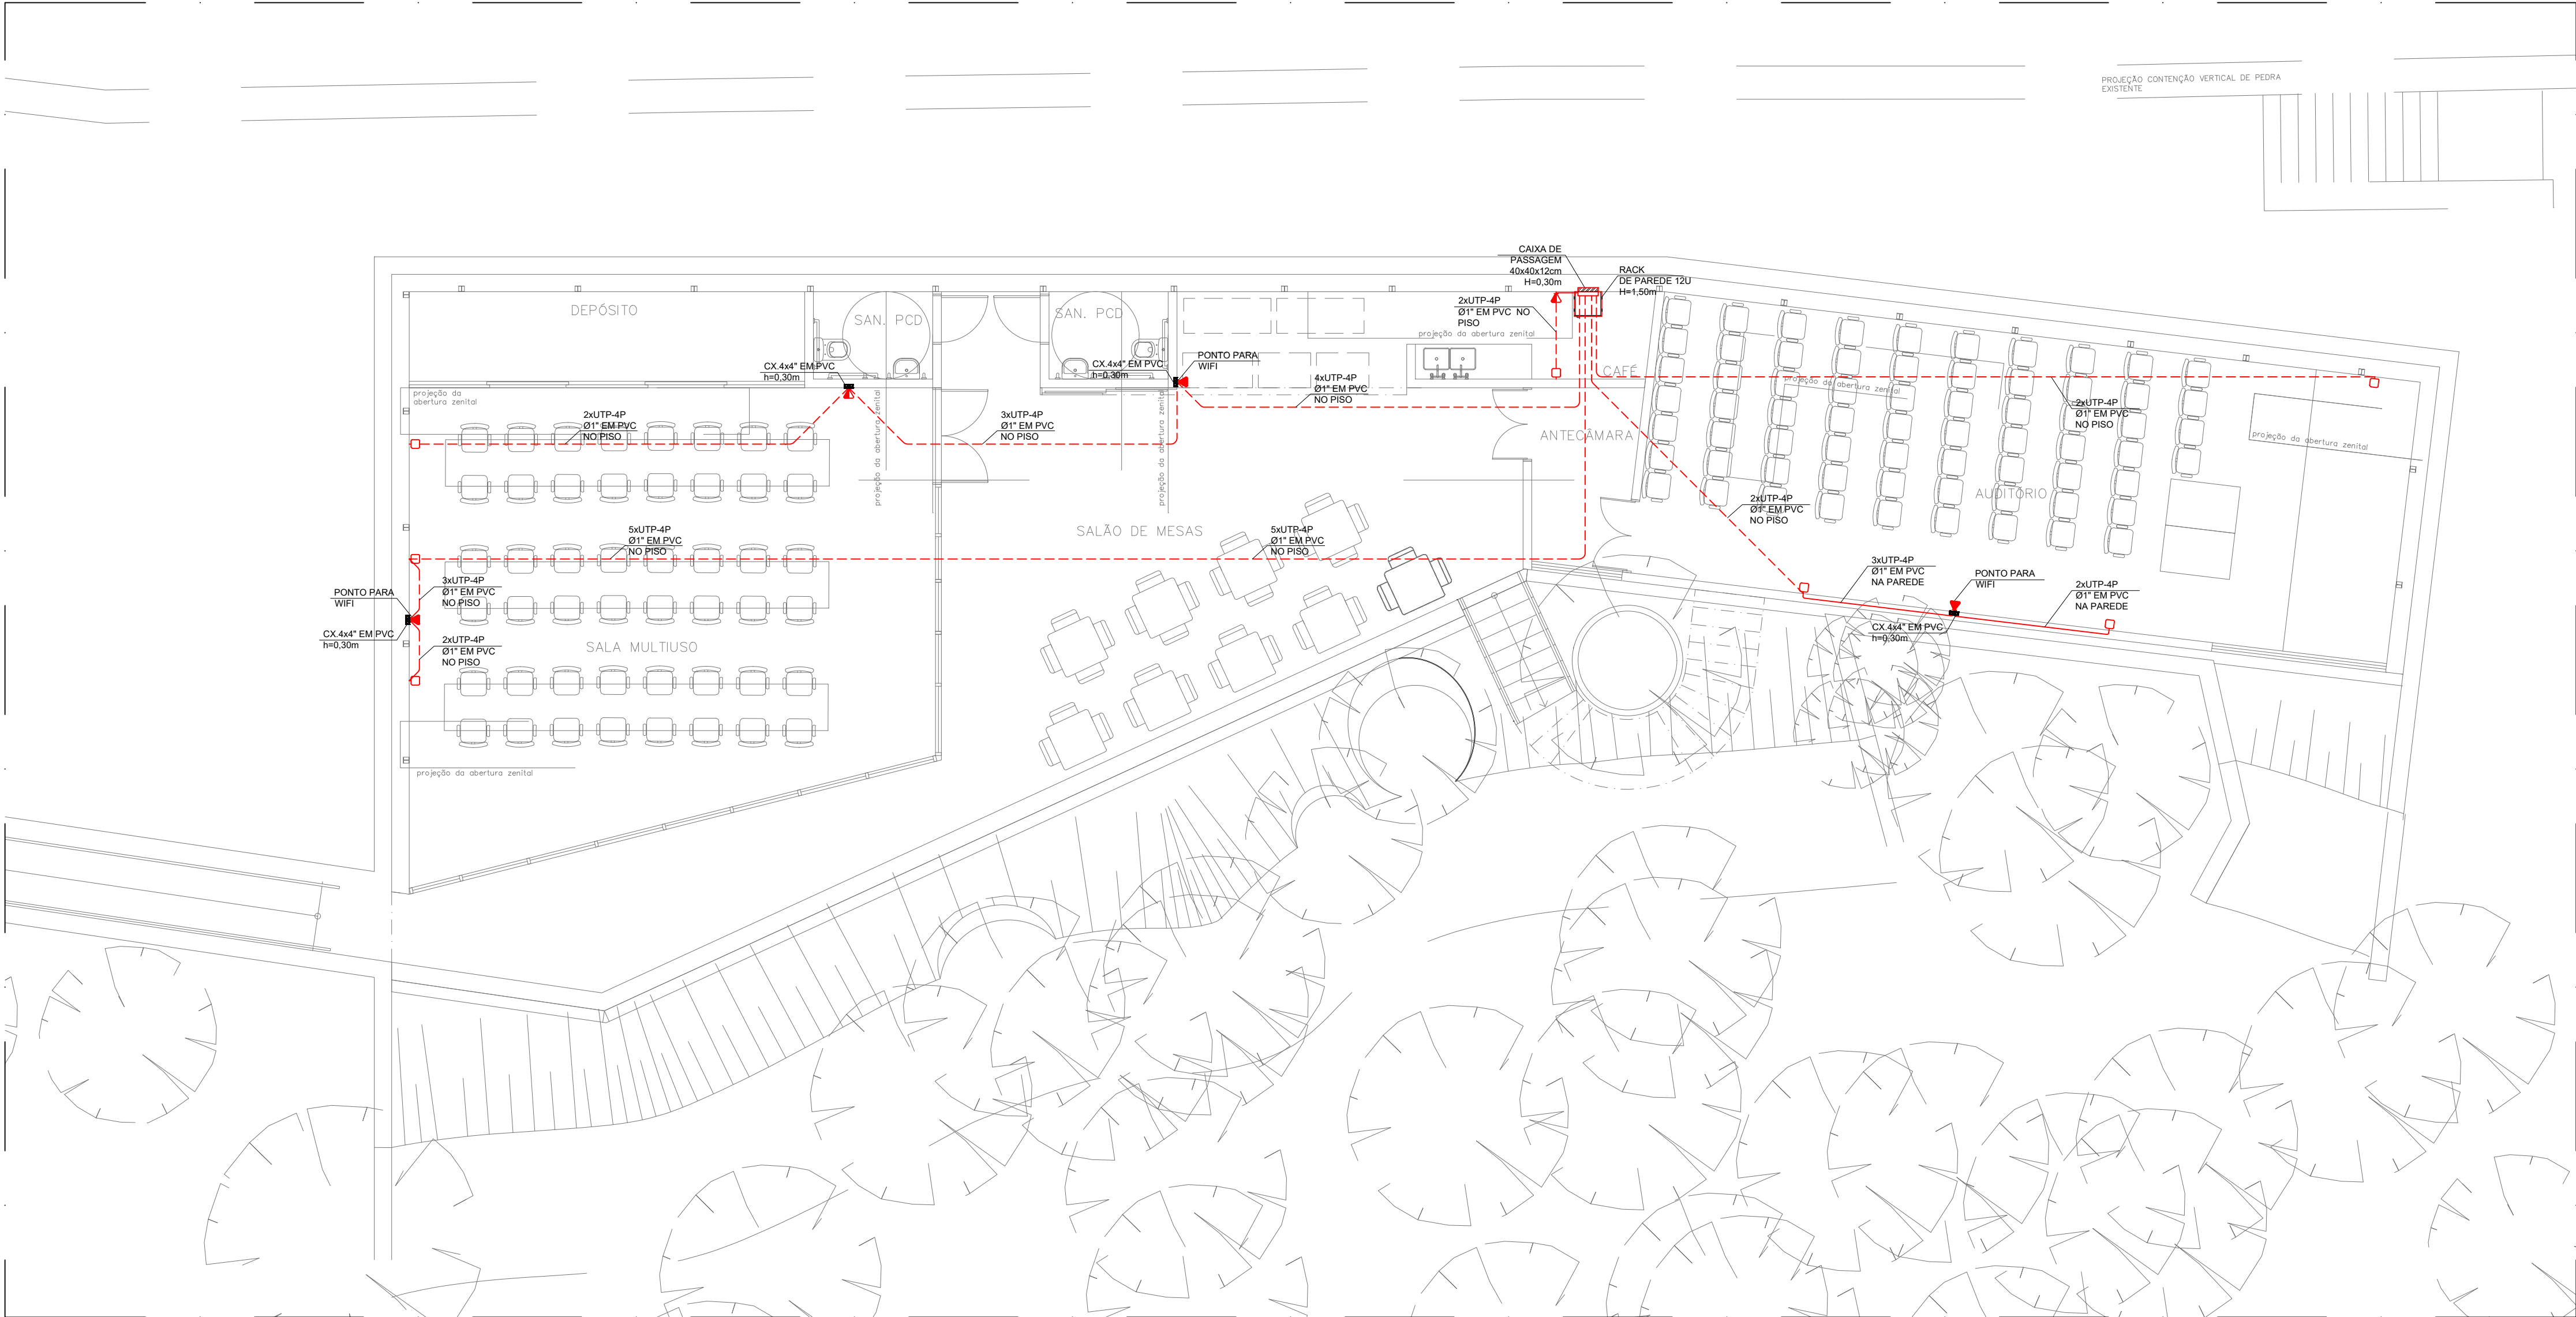


PLANTA BAIXA - AULA E EVENTOS
ESC.: 1/75

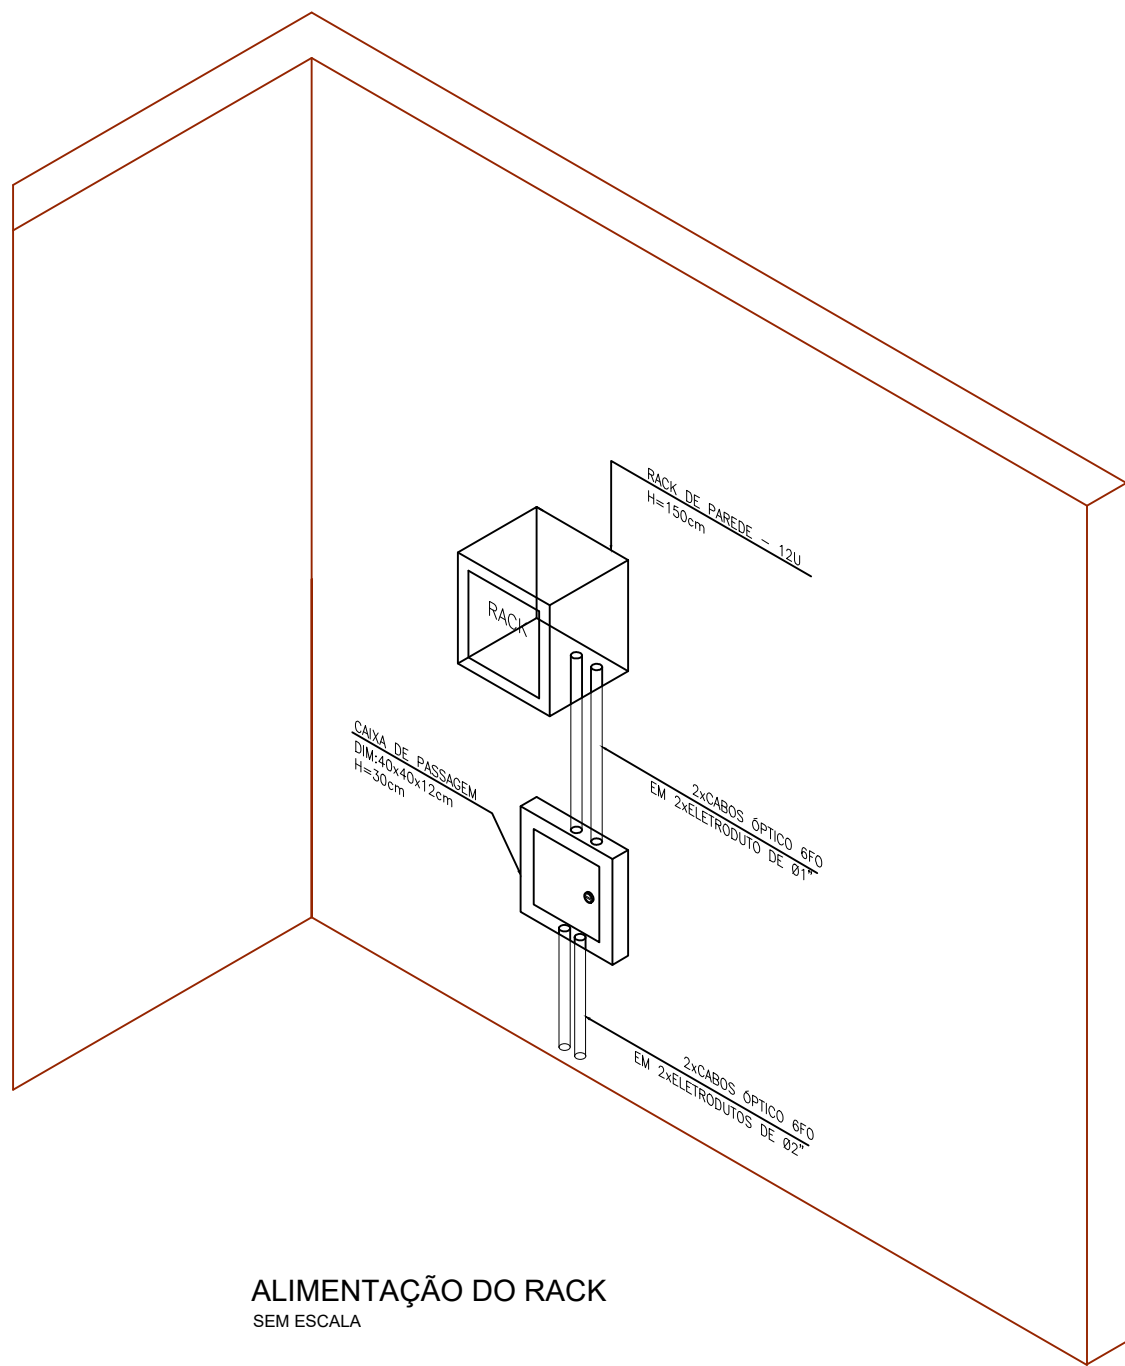

ALIMENTAÇÃO DO RACK
SEM ESCALA

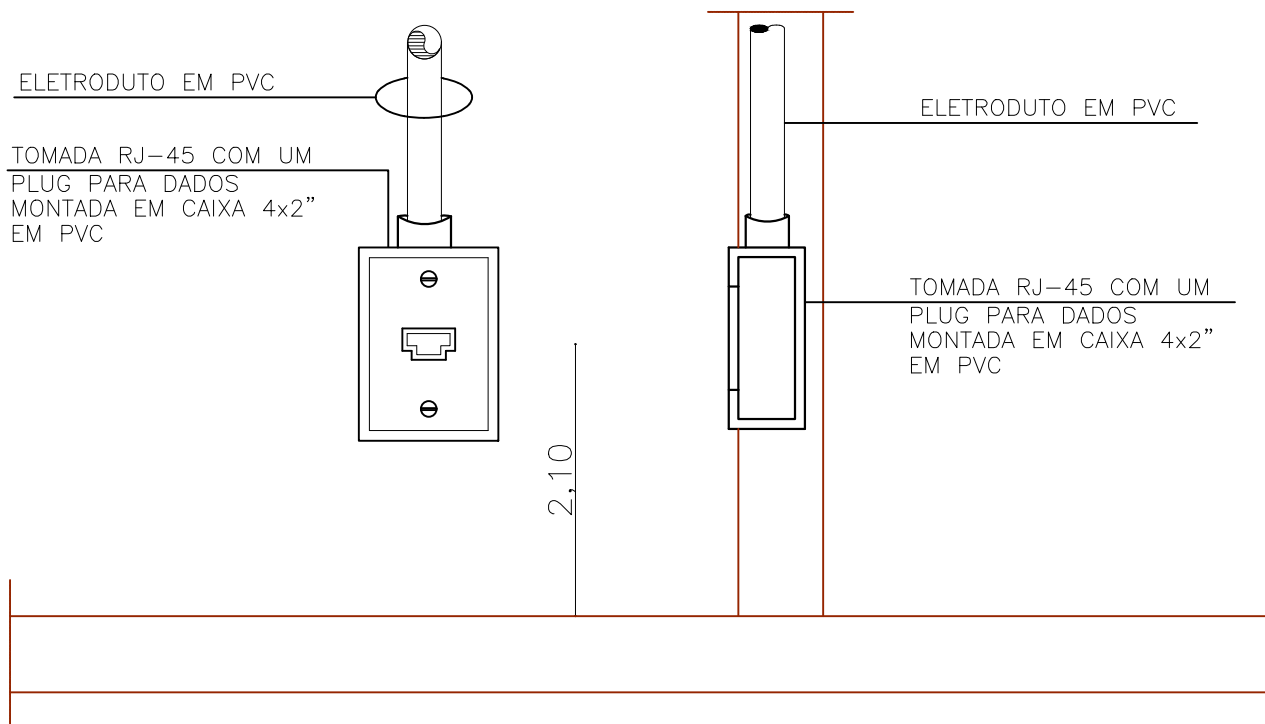


TOMADA PARA UM CONECTOR RJ-45 PARA WIFI,
MONTADA EM CAIXA 4x2" EM PVC
SEM ESCALA

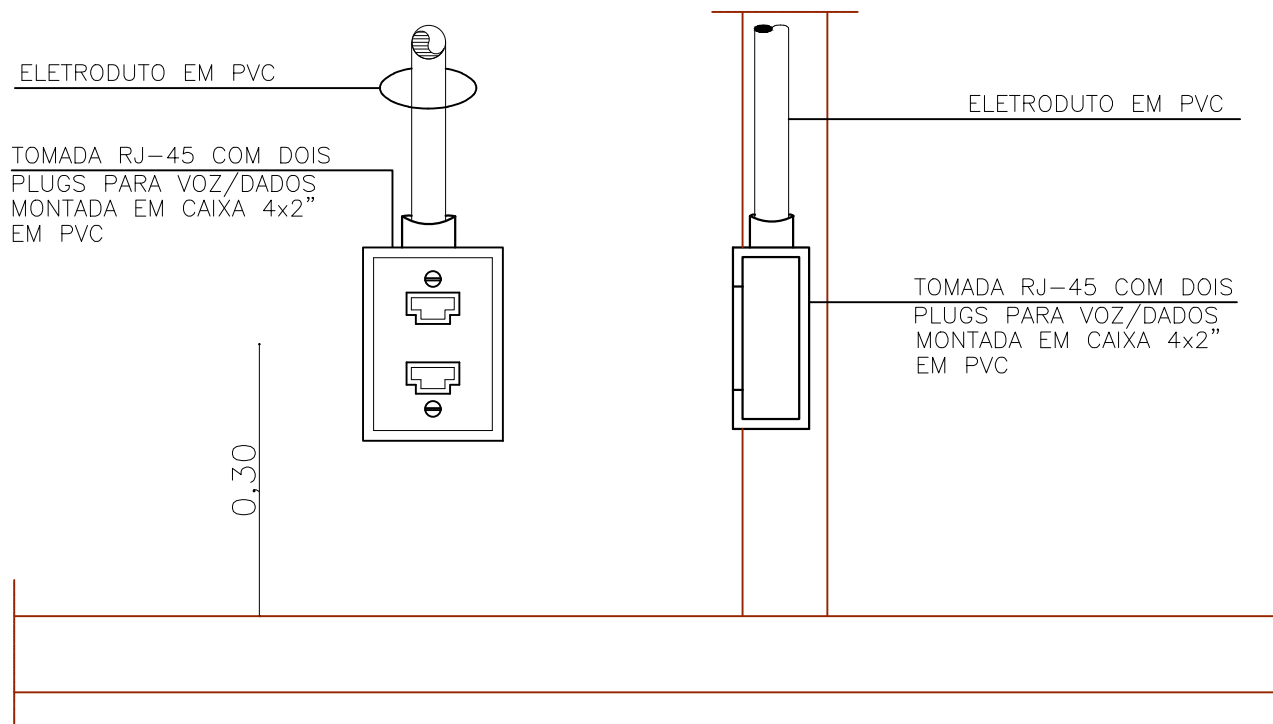

TOMADA PARA DOIS CONECTORES RJ-45 PARA VOZ E/OU
DADOS, MONTADA EM CAIXA 4x2" EM PVC
SEM ESCALA

LEGENDA	
SÍMBOLO	DESCRIÇÃO
---	ELETRODUTO EM AÇO GALVANIZADO, APARENTE, Ø1", ONDE NÃO INDICADO.
---	ELETRODUTO EM PVC RÍGIDO, EMBUTIDO NO PISO, Ø1", ONDE NÃO INDICADO.
---	ELETRODUTO EM PVC RÍGIDO, EMBUTIDO NA PAREDE, Ø1", ONDE NÃO INDICADO.
□	PONTO DE TELECOMUNICAÇÕES DE EMBUTIR, COM DUAS TOMADA SIMPLES RJ-45 (CAT 6), PARA VOZ E/OU DADOS. MONTADA EM CAIXA DE PASSAGEM EM PVC 4x2" H=0,30m.
▽	PONTO DE TELECOMUNICAÇÕES DE EMBUTIR, COM UMA TOMADA SIMPLES RJ-45 (CAT 6), PARA VOZ OU DADOS. MONTADA EM CAIXA DE PASSAGEM EM PVC 4x2" H=1,30m.
▽	PONTO DE TELECOMUNICAÇÕES DE EMBUTIR, COM UMA TOMADA SIMPLES RJ-45 (CAT 6), PARA VOZ OU DADOS. MONTADA EM CAIXA DE PASSAGEM EM PVC 4x2" H=2,20m. PARA WIFI.
□	CAIXA DE PASSAGEM EM AÇO GALVANIZADO, DIM. 40x40x12cm.
□	RACK DE PAREDE 12U.
NOTAS	
01	TODOS OS EQUIPAMENTOS (CABOS, PATCH PANEL E TOMADAS) DO CABEAMENTO ESTRUTURADO DEVERÃO SER CATEGORIA 6.
02	TUDO O CABEAMENTO DEVERÁ SER CERTIFICADO DEPOIS DA INSTALAÇÃO.
03	COM A FINALIDADE DE EVITAR INTERFERÊNCIAS ELETROMAGNÉTICAS, TODOS OS ELETRODUTOS DE ELÉTRICA E CABEAMENTO ESTRUTURADO QUE CAMINHAM PARALELAMENTE DEVERÃO MANTER ENTRE SI UMA DISTÂNCIA MÍNIMA DE 20cm.

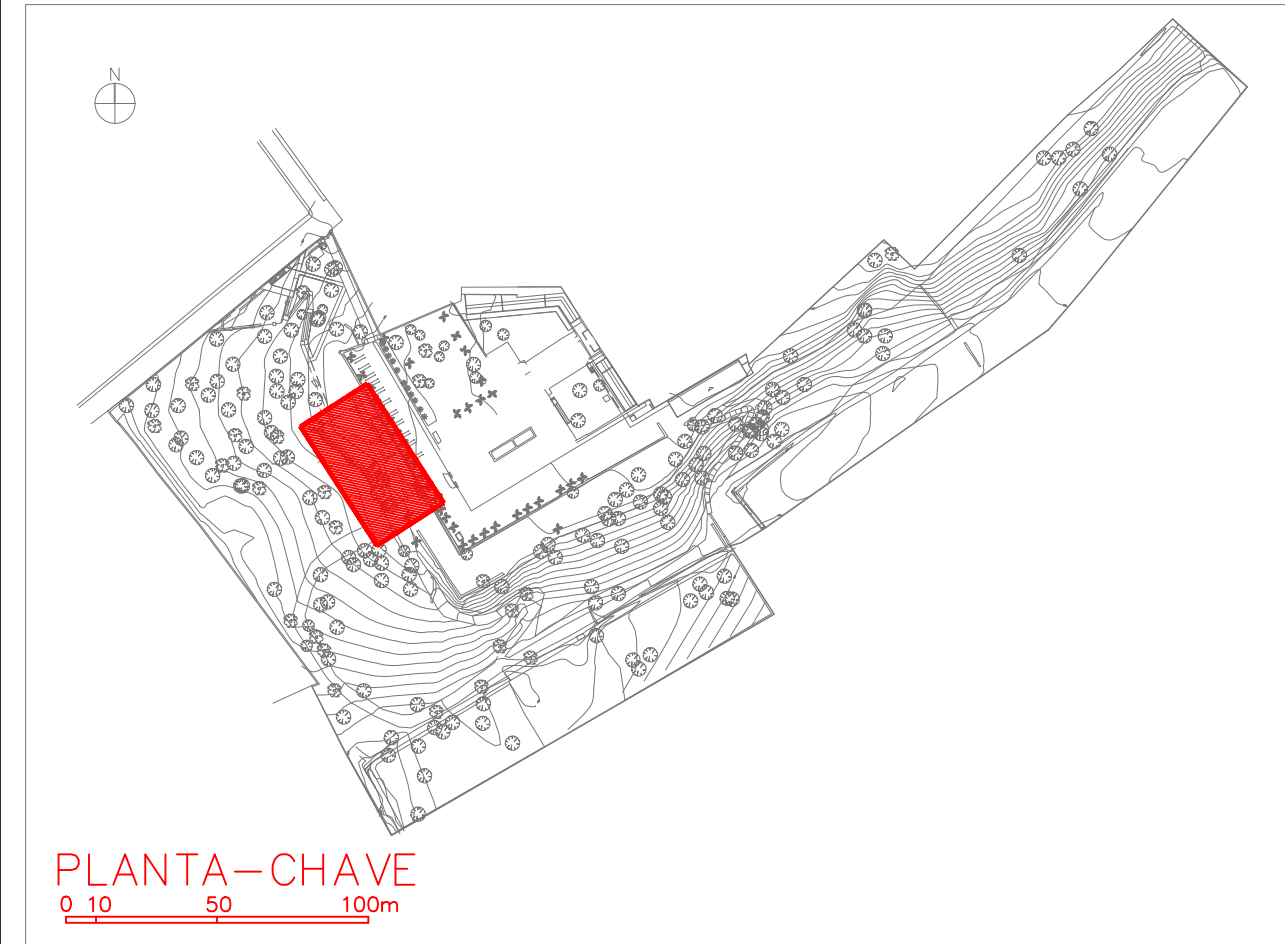

PLANTA-CHAVE
0 10 50 100m

01	07/06/2021	CAIXA DE ENTRADA DE TELEFONIA RELOCADA			
02	09/04/2021	EMIÇÃO INICIAL			
REV.	DATA	DESCRIÇÃO	DES.	VERIF.	APROV.

QUADRO DE REVISÕES

ESTE DESENHO NÃO PODE SER USADO, COPIADO OU CEDIDO FORA DOS TERMOS CONTRATUAIS.

IDENTIFICAÇÃO DA AÇÃO
AMPLIAÇÃO, MODERNIZAÇÃO E RESTAURAÇÃO DO MUSEU CASA DA HERA E SEUS ANEXOS

CONTRATANTE INSTITUTO BRASILEIRO DE MUSEUS (IBRAM)

ENDEREÇO DA AÇÃO RUA DR. FERNANDES JUNIOR, 160- CENTRO, VASSOURAS- RJ

ETAPA DO PROJETO: PROJETO EXECUTIVO

TÍTULO DO DESENHO:
PROJETO DE ELETRÔNICA - VOZ E DADOS - AULA E EVENTOS
PLANTA BAIXA - AULAS E EVENTOS

CÓDIGO DO DOC.: D0506-ELT-PE-002-EVT-R01 - Aula e Eventos.dwg

DESENHO THIAGO RIBEIRO FORMATO A1 ESCALA 1/75 DATA Abril/2021



PROJETO: Engenheiro Vitor Doto - CREA nº 52.301/D

PROPRIEDADE:

SERIAL DO DESENHO:
ELT 02
REVISÃO:
01