




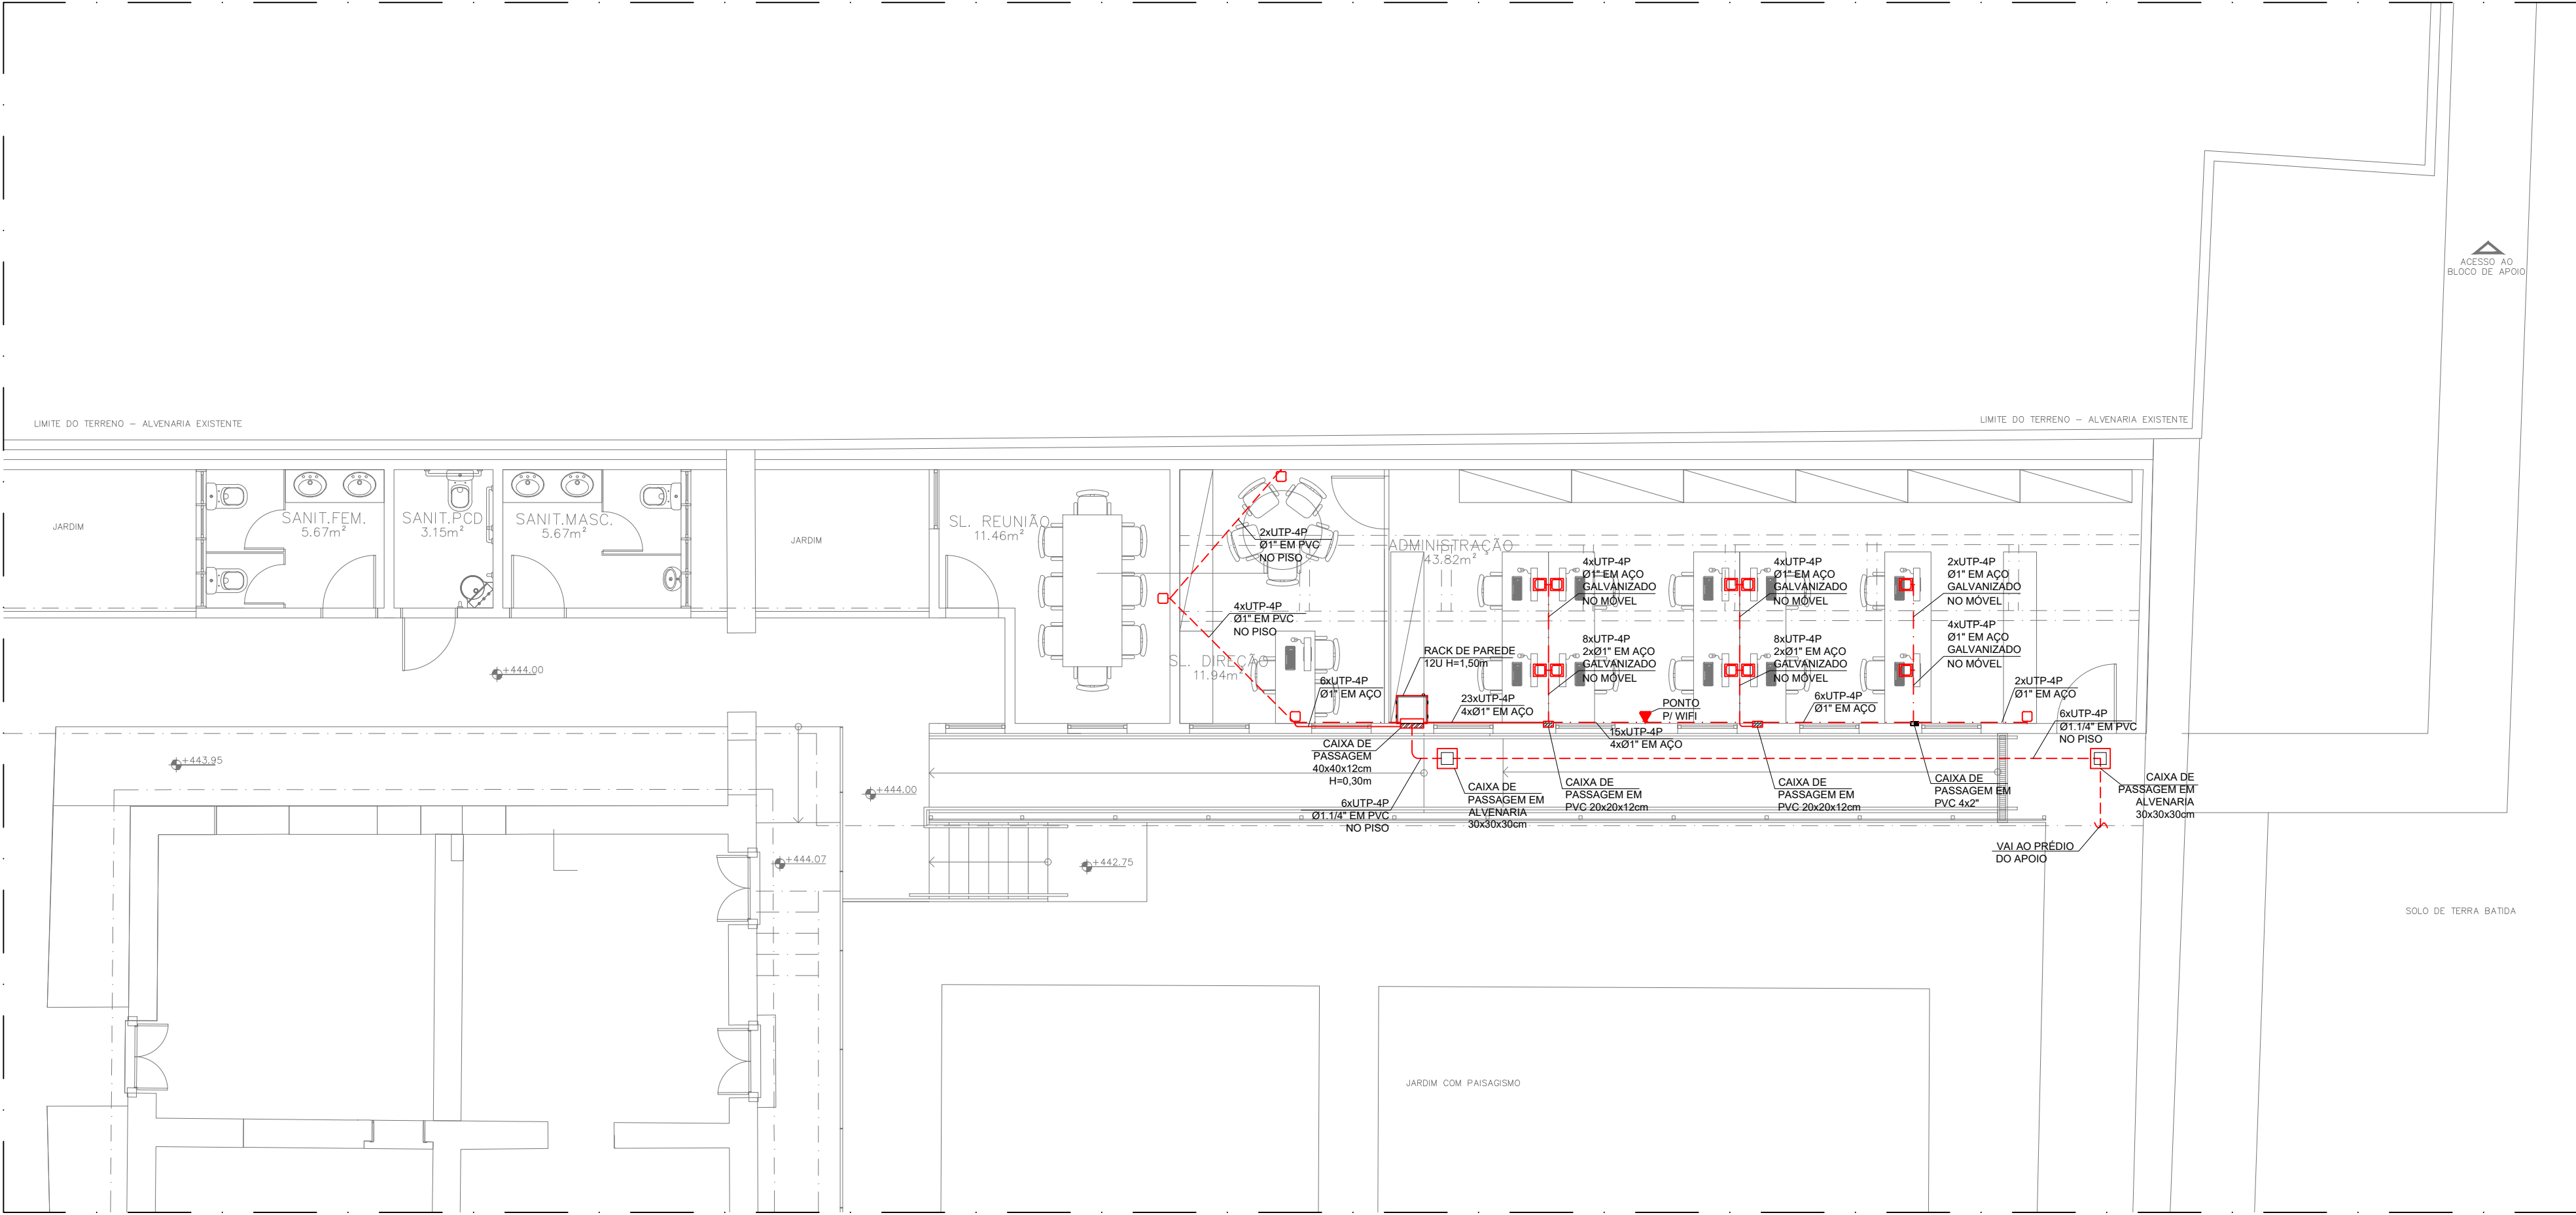


PLANTA BAIXA ADMINISTRAÇÃO
ESC.: 1/75

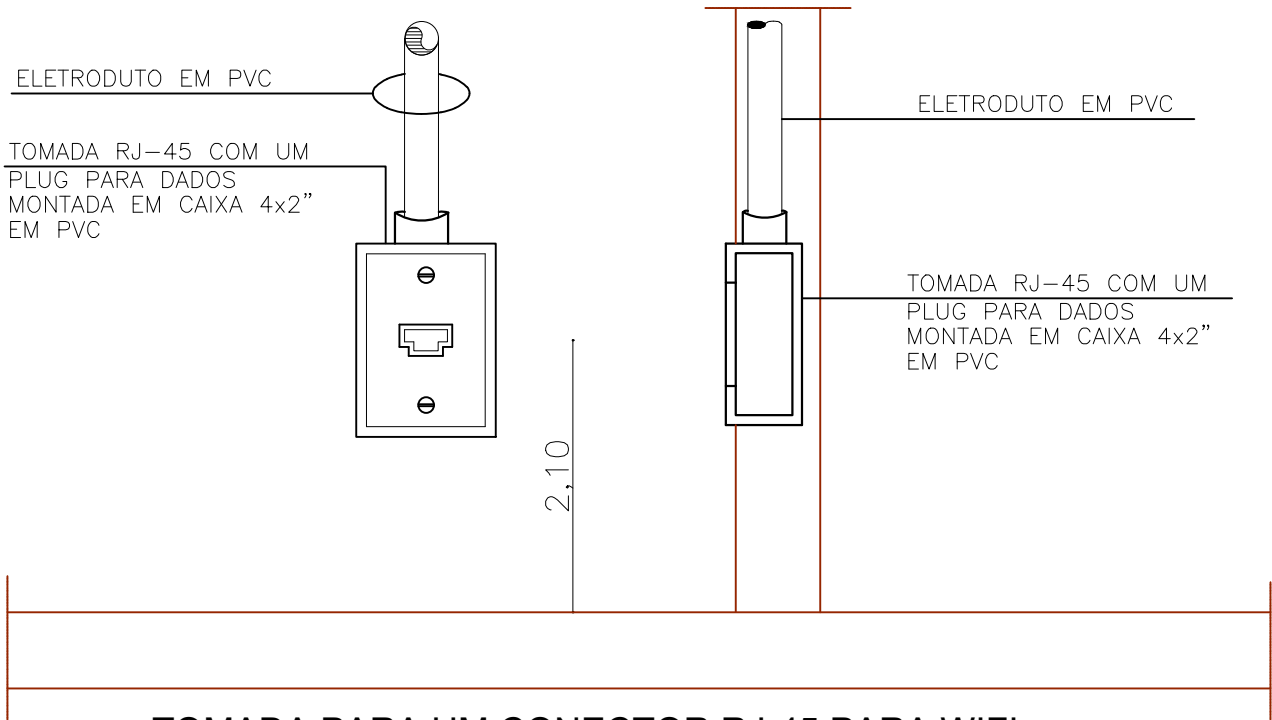


TOMADA PARA UM CONECTOR RJ-45 PARA WIFI,
MONTADA EM CAIXA 4x2" EM PVC
SEM ESCALA

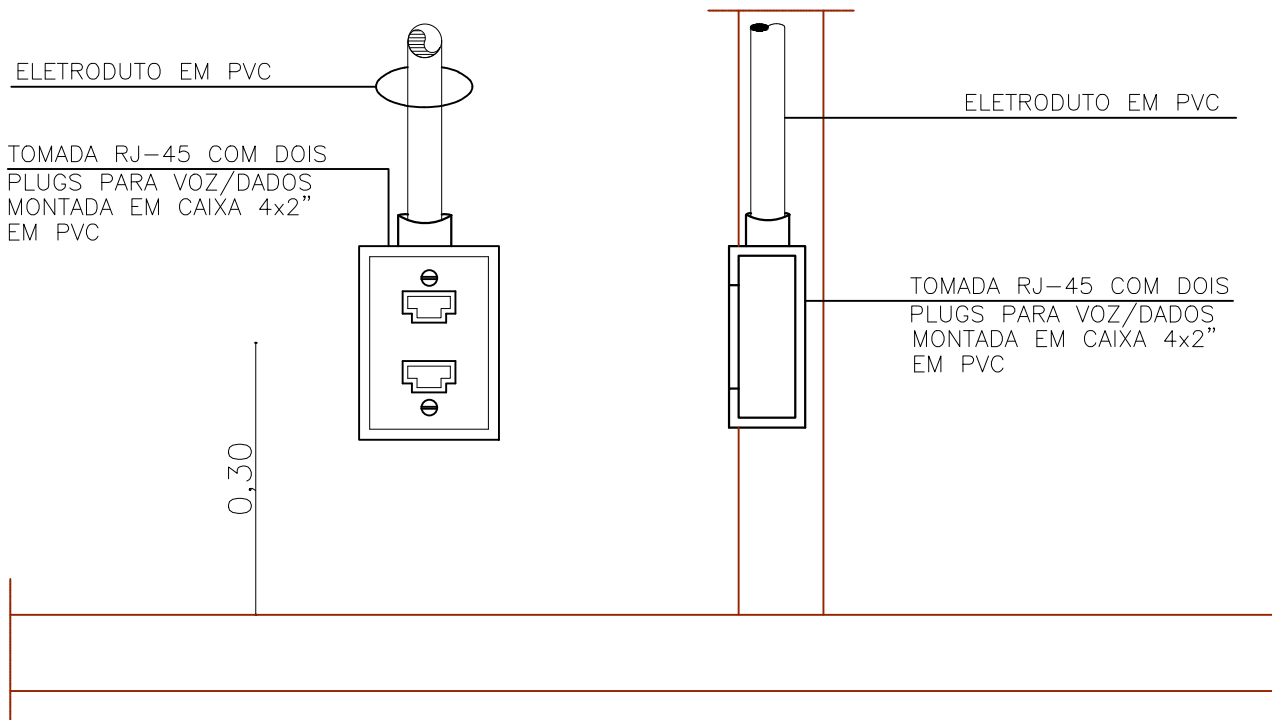


TOMADA PARA DOIS CONECTORES RJ-45 PARA VOZ E/OU
DADOS, MONTADA EM CAIXA 4x2" EM PVC
SEM ESCALA

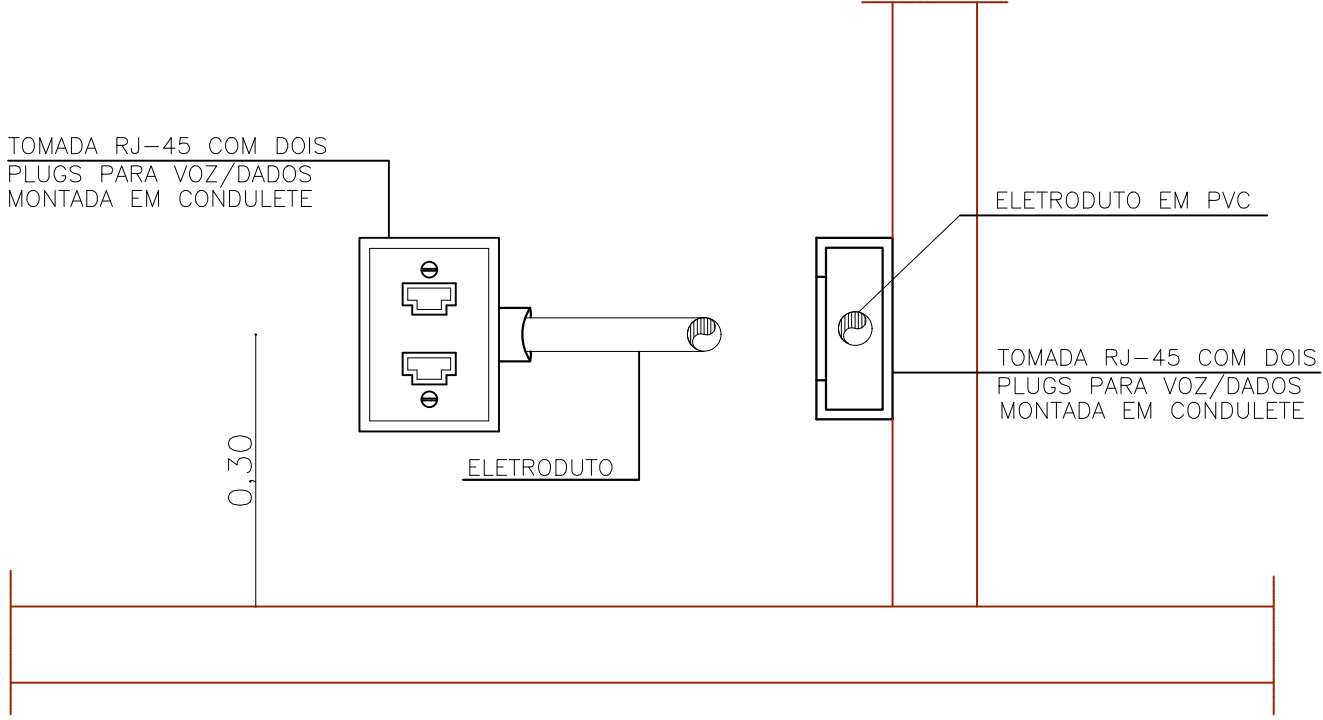


TOMADA PARA DOIS CONECTORES RJ-45 PARA VOZ E/OU
DADOS, MONTADA EM CONDULETE
SEM ESCALA

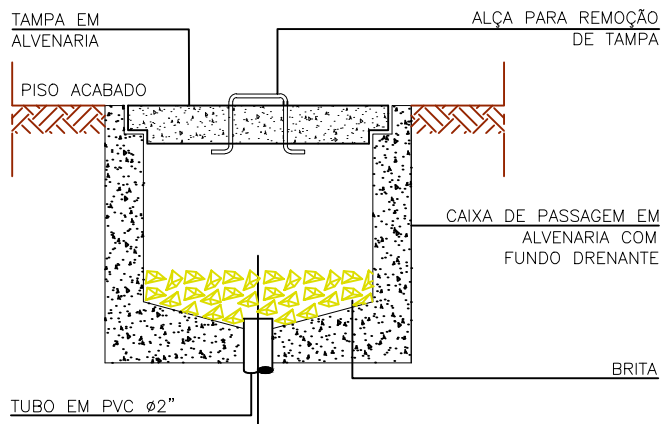

CAIXA DE PASSAGEM EM ALVENARIA
SEM ESCALA

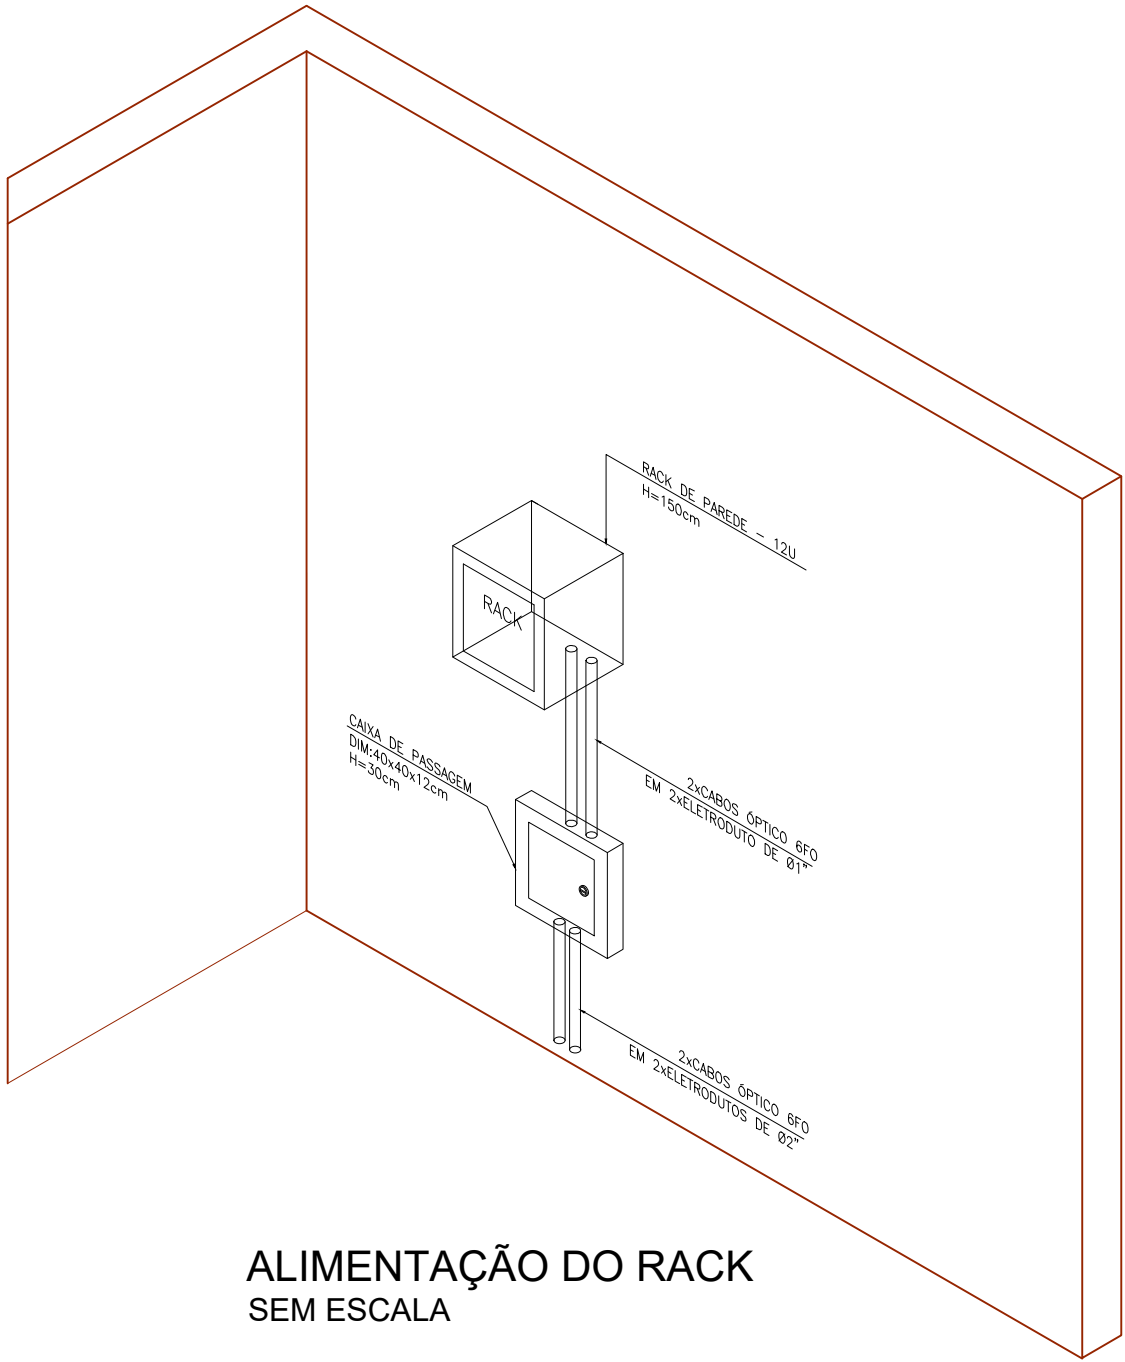


ALIMENTAÇÃO DO RACK
SEM ESCALA

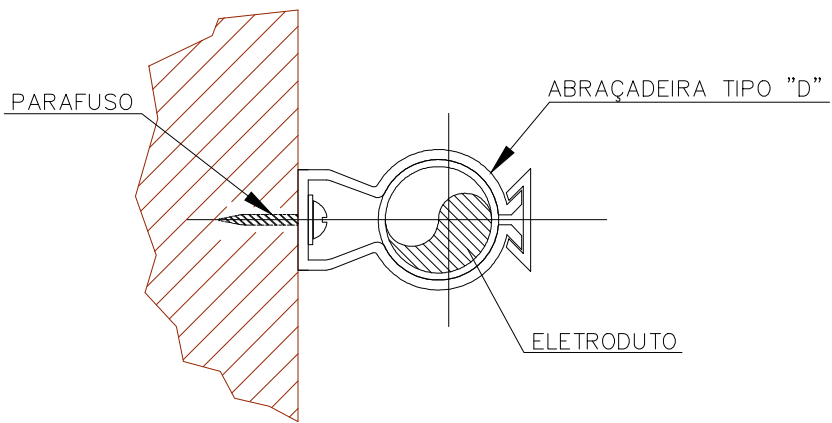

FIXAÇÃO NO MÓVEL
SEM ESCALA

LEGENDA	
SÍMBOLO	DESCRIÇÃO
---	ELETRODUTO EM AÇO GALVANIZADO, APARENTE, Ø1", ONDE NÃO INDICADO.
---	ELETRODUTO EM PVC RÍGIDO, EMBUTIDO NO PISO, Ø1", ONDE NÃO INDICADO.
---	ELETRODUTO EM PVC RÍGIDO, EMBUTIDO NA PAREDE, Ø1", ONDE NÃO INDICADO.
---	ELETRODUTO QUE SOB E DESCE, RESPECTIVAMENTE.
---	PONTO DE TELECOMUNICAÇÕES DE SOBREPOR, COM DUAS TOMADA SIMPLES RJ-45 (CAT 6), PARA VOZ E/OU DADOS, MONTADA EM CONDULETE EM ALUMÍNIO, FIXADO NO MÓVEL, H=0,30m.
---	PONTO DE TELECOMUNICAÇÕES DE EMBUTIR, COM DUAS TOMADA SIMPLES RJ-45 (CAT 6), PARA VOZ E/OU DADOS, MONTADA EM CAIXA DE PASSAGEM EM PVC 4x2" H=0,30m.
---	PONTO DE TELECOMUNICAÇÕES DE EMBUTIR, COM UMA TOMADA SIMPLES RJ-45 (CAT 6), PARA VOZ OU DADOS, MONTADA EM CAIXA DE PASSAGEM EM PVC 4x2" H=0,20m, PARA WIFI.
---	CAIXA DE PASSAGEM EM PVC 4x2"
---	CAIXA DE PASSAGEM EM PVC, DIM. 20x20x12cm
---	CAIXA DE PASSAGEM EM AÇO GALVANIZADO, DIM. 40x40x12cm
---	RACK DE PAREDE 12U.

NOTAS	
01	TODOS OS EQUIPAMENTOS (CABOS, PATCH PANEL E TOMADAS) DO CABEAMENTO ESTRUTURADO DEVERÃO SER CATEGORIA 6.
02	TODOS O CABEAMENTO DEVERÁ SER CERTIFICADO DEPOIS DA INSTALAÇÃO.
03	COM A FINALIDADE DE EVITAR INTERFERÊNCIAS ELETROMAGNÉTICAS, TODOS OS ELETRODUTOS DE ELÉTRICA E CABEAMENTO ESTRUTURADO QUE CAMINHAM PARALELAMENTE DEVERÃO MANTER ENTRE SI UMA DISTÂNCIA MÍNIMA DE 20cm.

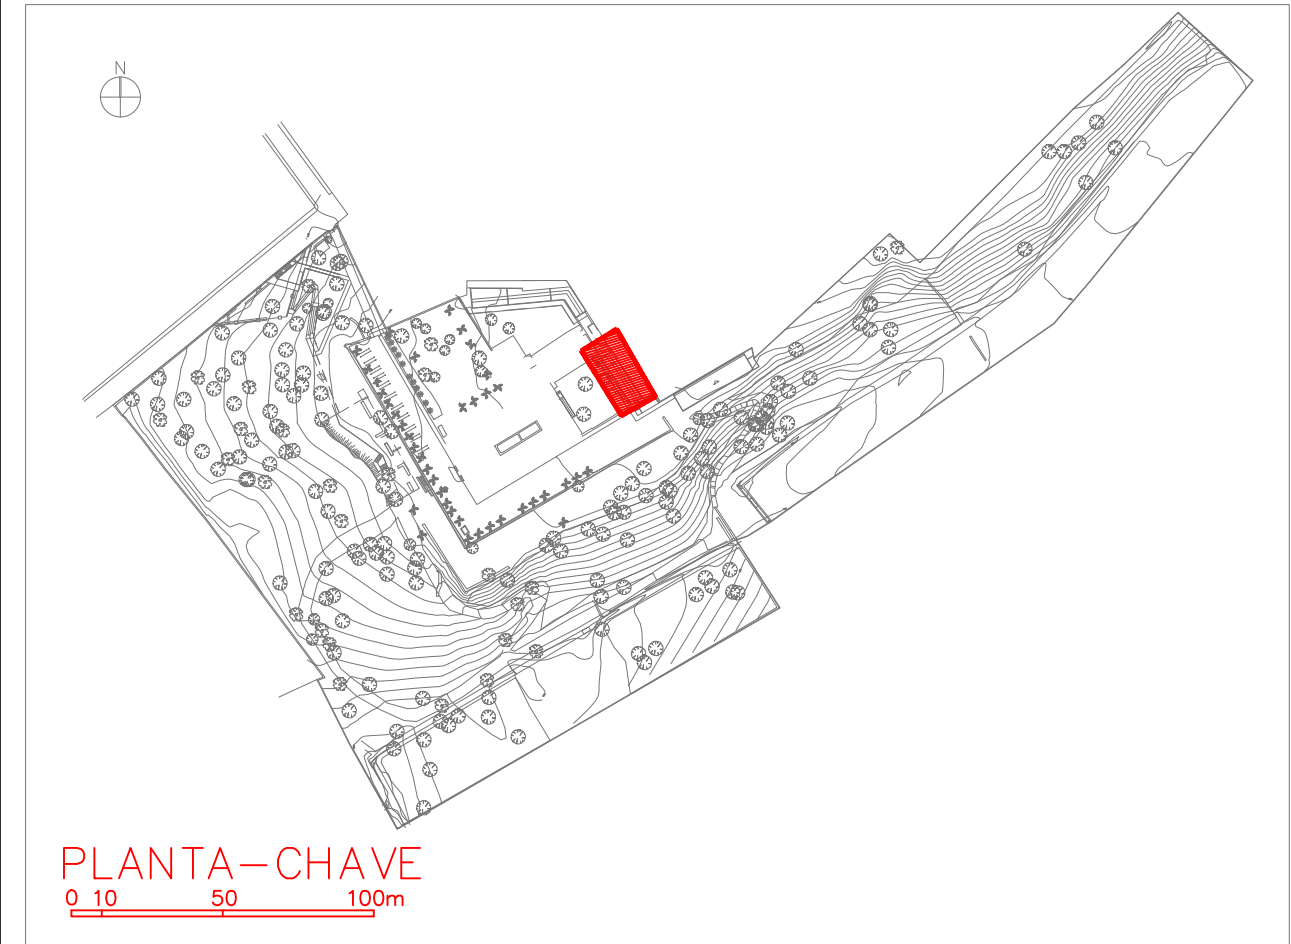

PLANTA-CHAVE
0 10 50 100m

REV.	DATA	DESCRIÇÃO	DES.	VERIF.	APROV.
01	07/06/2021	ELETROCALHAS FORAM RETIRADAS			
02	09/04/2021	EMISSIONAL INICIAL			

QUADRO DE REVISÕES					
--------------------	--	--	--	--	--

ESTE DESENHO NÃO PODE SER USADO, COPIADO OU CEDIDO FORA DOS TERMOS CONTRATUAIS.

IDENTIFICAÇÃO DA AÇÃO

AMPLIAÇÃO, MODERNIZAÇÃO E RESTAURAÇÃO DO MUSEU CASA DA HERA E SEUS ANEXOS

CONTRATANTE INSTITUTO BRASILEIRO DE MUSEUS (IBRAM)

ENDEREÇO DA AÇÃO RUA DR. FERNANDES JUNIOR, 160- CENTRO, VASSOURAS- RJ

ETAPA DO PROJETO: PROJETO EXECUTIVO

TÍTULO DO DESENHO:
PROJETO DE ELETRÔNICA - VOZ E DADOS - ADMINISTRAÇÃO
PLANTA BAIXA - TÉRREO

CÓDIGO DO DOC.: D0506-ELT-PE-004-ADM-R01 - Administração.dwg

DESENHO THIAGO RIBEIRO FORMATO A1 ESCALA 1/75 DATA Abril/2021

PROJETO: Engenheiro Vitor Doto - CREA nº 52.301/D

PROPRIEDADE:

SERIAL DO DESENHO:
ELT
04
REVISÃO:
01