




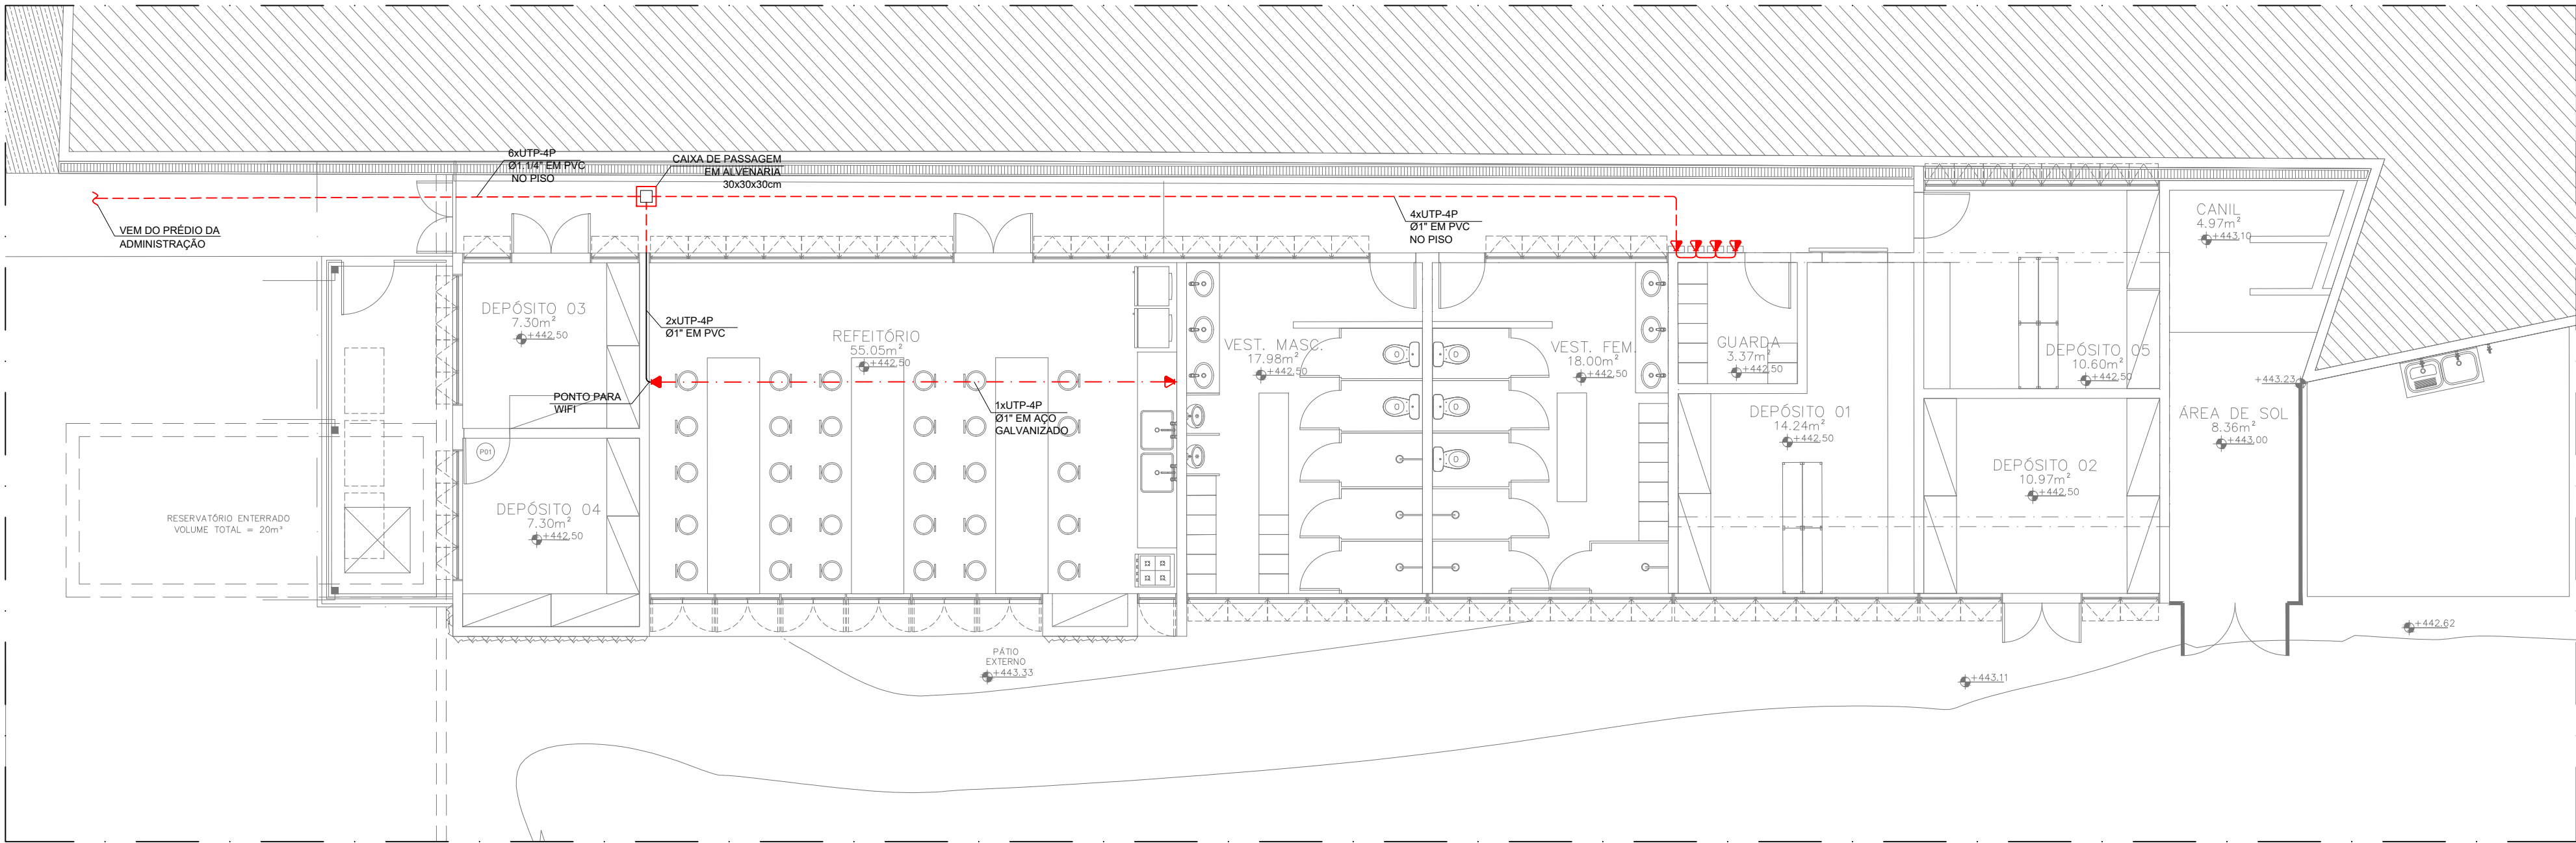


PLANTA BAIXA APOIO
ESC.: 1/75

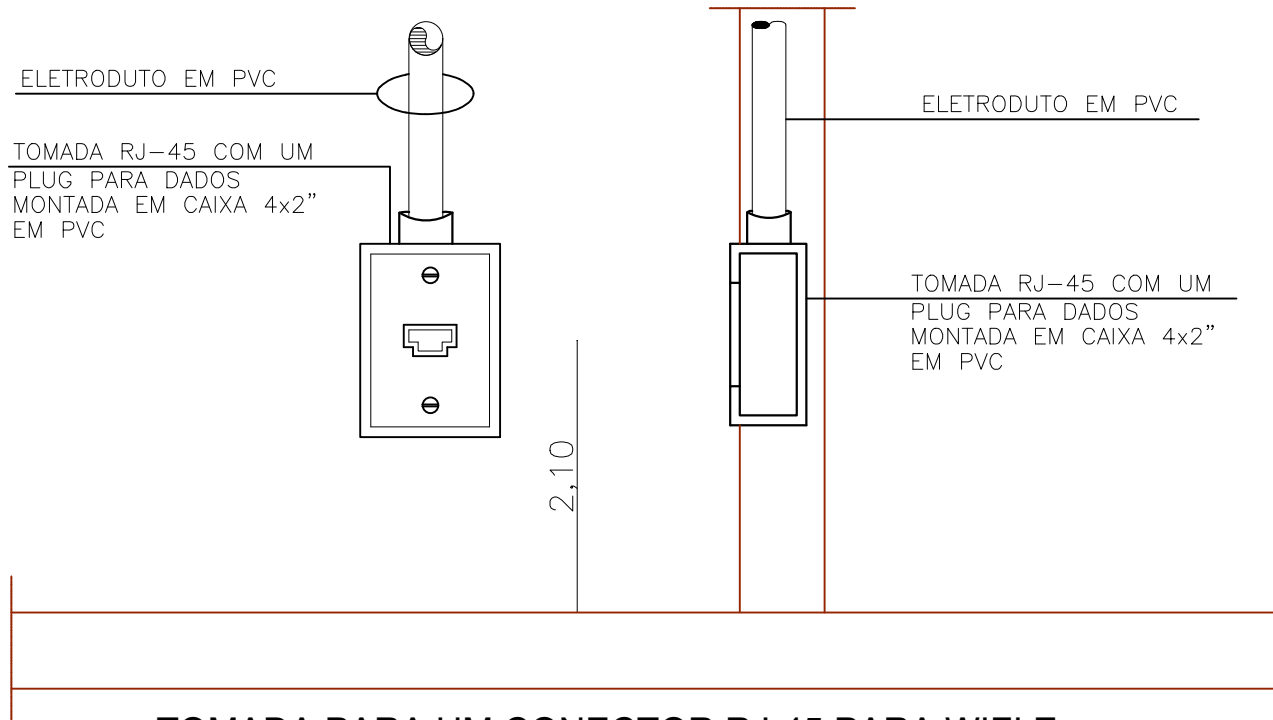


TOMADA PARA UM CONECTOR RJ-45 PARA WIFI E DADOS, MONTADA EM CAIXA 4x2\"/>

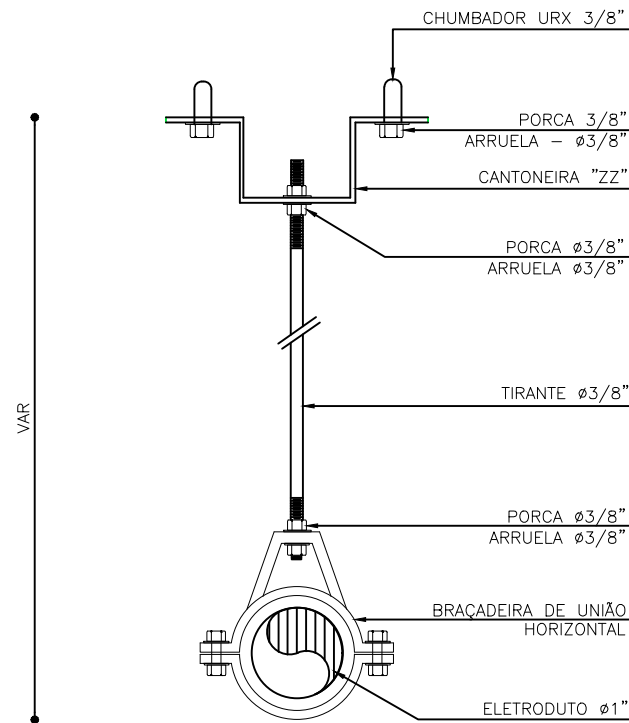

SUPOORTE PARA FIXAÇÃO DO ELETRODUTO SEM ESCALA

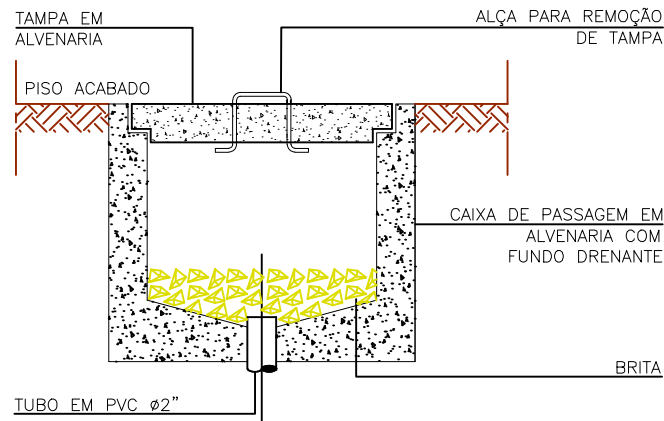

CAIXA DE PASSAGEM EM ALVENARIA SEM ESCALA

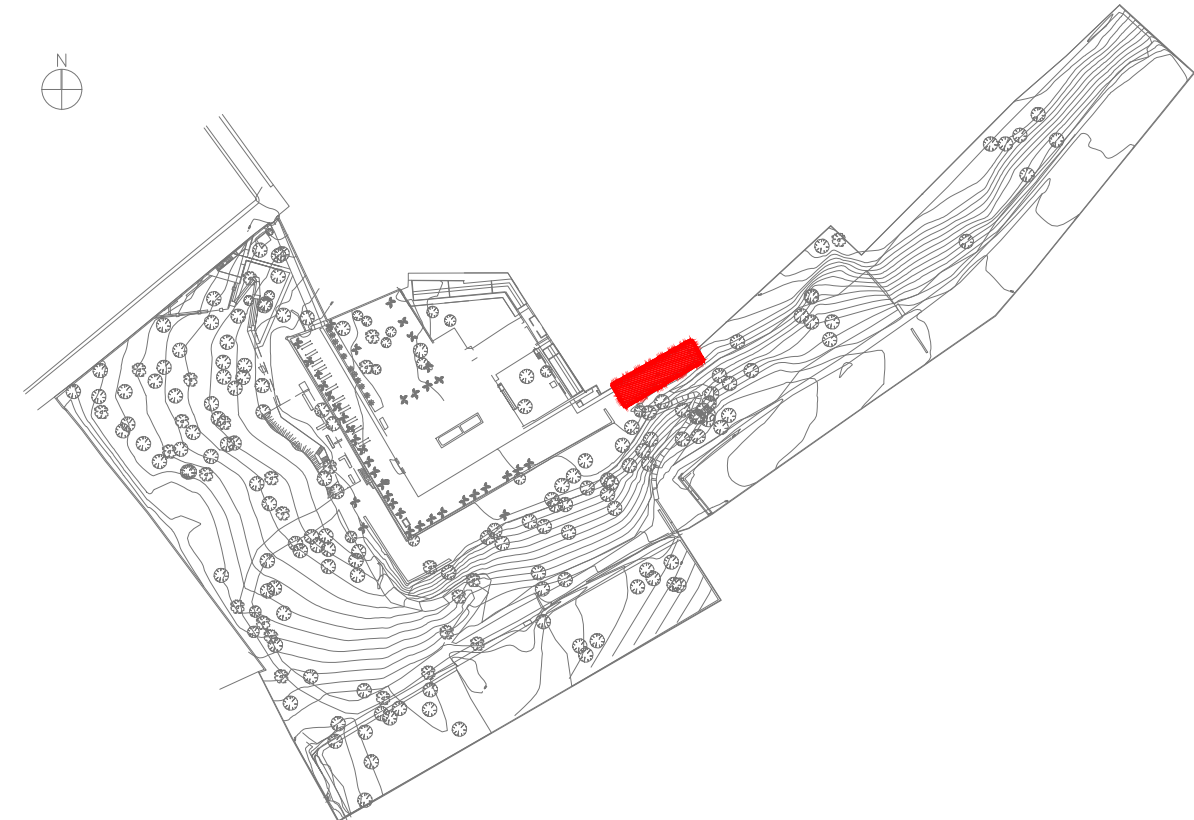

PLANTA-CHAVE
0 10 50 100m

LEGENDA	
SÍMBOLO	DESCRIÇÃO
---	ELETRODUTO EM AÇO GALVANIZADO, APARENTE, Ø1\", ONDE NÃO INDICADO.
---	ELETRODUTO EM PVC RÍGIDO, EMBUTIDO NO PISO, Ø1\", ONDE NÃO INDICADO.
---	ELETRODUTO EM PVC RÍGIDO, EMBUTIDO NA PAREDE, Ø1\", ONDE NÃO INDICADO.
---	ELETRODUTO QUE SOBE E DESCE, RESPECTIVAMENTE.
▼	PONTO DE TELECOMUNICAÇÕES DE EMBUTIR, COM UMA TOMADA SIMPLES RJ-45 (CAT 6), PARA VOZ OU DADOS, MONTADA EM CAIXA DE PASSAGEM EM PVC 4x2\" H=1,30m.
▼	PONTO DE TELECOMUNICAÇÕES DE EMBUTIR, COM UMA TOMADA SIMPLES RJ-45 (CAT 6), PARA VOZ OU DADOS, MONTADA EM CAIXA DE PASSAGEM EM PVC 4x2\" H=2,20m, PARA WIFI.
---	CAIXA DE PASSAGEM Nº2, DIM.:20x20x12cm
NOTAS	
01	TODOS OS EQUIPAMENTOS (CABOS, PATCH PANEL E TOMADAS) DO CABEAMENTO ESTRUTURADO DEVERÃO SER CATEGORIA 6.
02	TUDO O CABEAMENTO DEVERÁ SER CERTIFICADO DEPOIS DA INSTALAÇÃO.
03	COM A FINALIDADE DE EVITAR INTERFERÊNCIAS ELETROMAGNÉTICAS, TODOS OS ELETRODUTOS DE ELÉTRICA E CABEAMENTO ESTRUTURADO QUE CAMINHAM PARALELAMENTE DEVERÃO MANTER ENTRE SI UMA DISTÂNCIA MÍNIMA DE 20cm.

REV.	DATA	DESCRIÇÃO	DES.	VERIF.	APROV.
01	07/06/2021	PONTO DE WIFI RETIRADO DA ESQUADRIA			
00	09/04/2021	EMIÇÃO INICIAL			
QUADRO DE REVISÕES					

ESTE DESENHO NÃO PODE SER USADO, COPIADO OU CEDIDO FORA DOS TERMOS CONTRATUAIS.

IDENTIFICAÇÃO DA AÇÃO				
AMPLIAÇÃO, MODERNIZAÇÃO E RESTAURAÇÃO DO MUSEU CASA DA HERA E SEUS ANEXOS				
CONTRATANTE		INSTITUTO BRASILEIRO DE MUSEUS (IBRAM)		
ENDEREÇO DA AÇÃO		RUA DR. FERNANDES JUNIOR, 160- CENTRO, VASSOURAS- RJ		
ETAPA DO PROJETO:		PROJETO EXECUTIVO		
TÍTULO DO DESENHO: PROJETO DE ELETTRÔNICA - VOZ E DADOS - EDIFÍCIO DE APOIO PLANTA BAIXA - TÉRREO				
CÓDIGO DO DOC.: D0506-ELT-PE-005-APO-R01 - Apoio.dwg				
DESENHO THIAGO RIBEIRO	FORMATO A2 Estendido	ESCALA 1/75	DATA Abril/2021	
 Museu Casa da Hera  IBRAM INSTITUTO BRASILEIRO DE MUSEUS  MINISTÉRIO DA CIDADANIA  PÁTRIA AMADA BRASIL GOVERNO FEDERAL  A&P ARQUITETURA E URBANISMO  DOTO ENGENHARIA			SERIAL DO DESENHO: ELT 05	
PROJETO: Engenheiro Vitor Doto - CREA nº 52.301/D				
PROPRIEDADE:			REVISÃO: 01	