

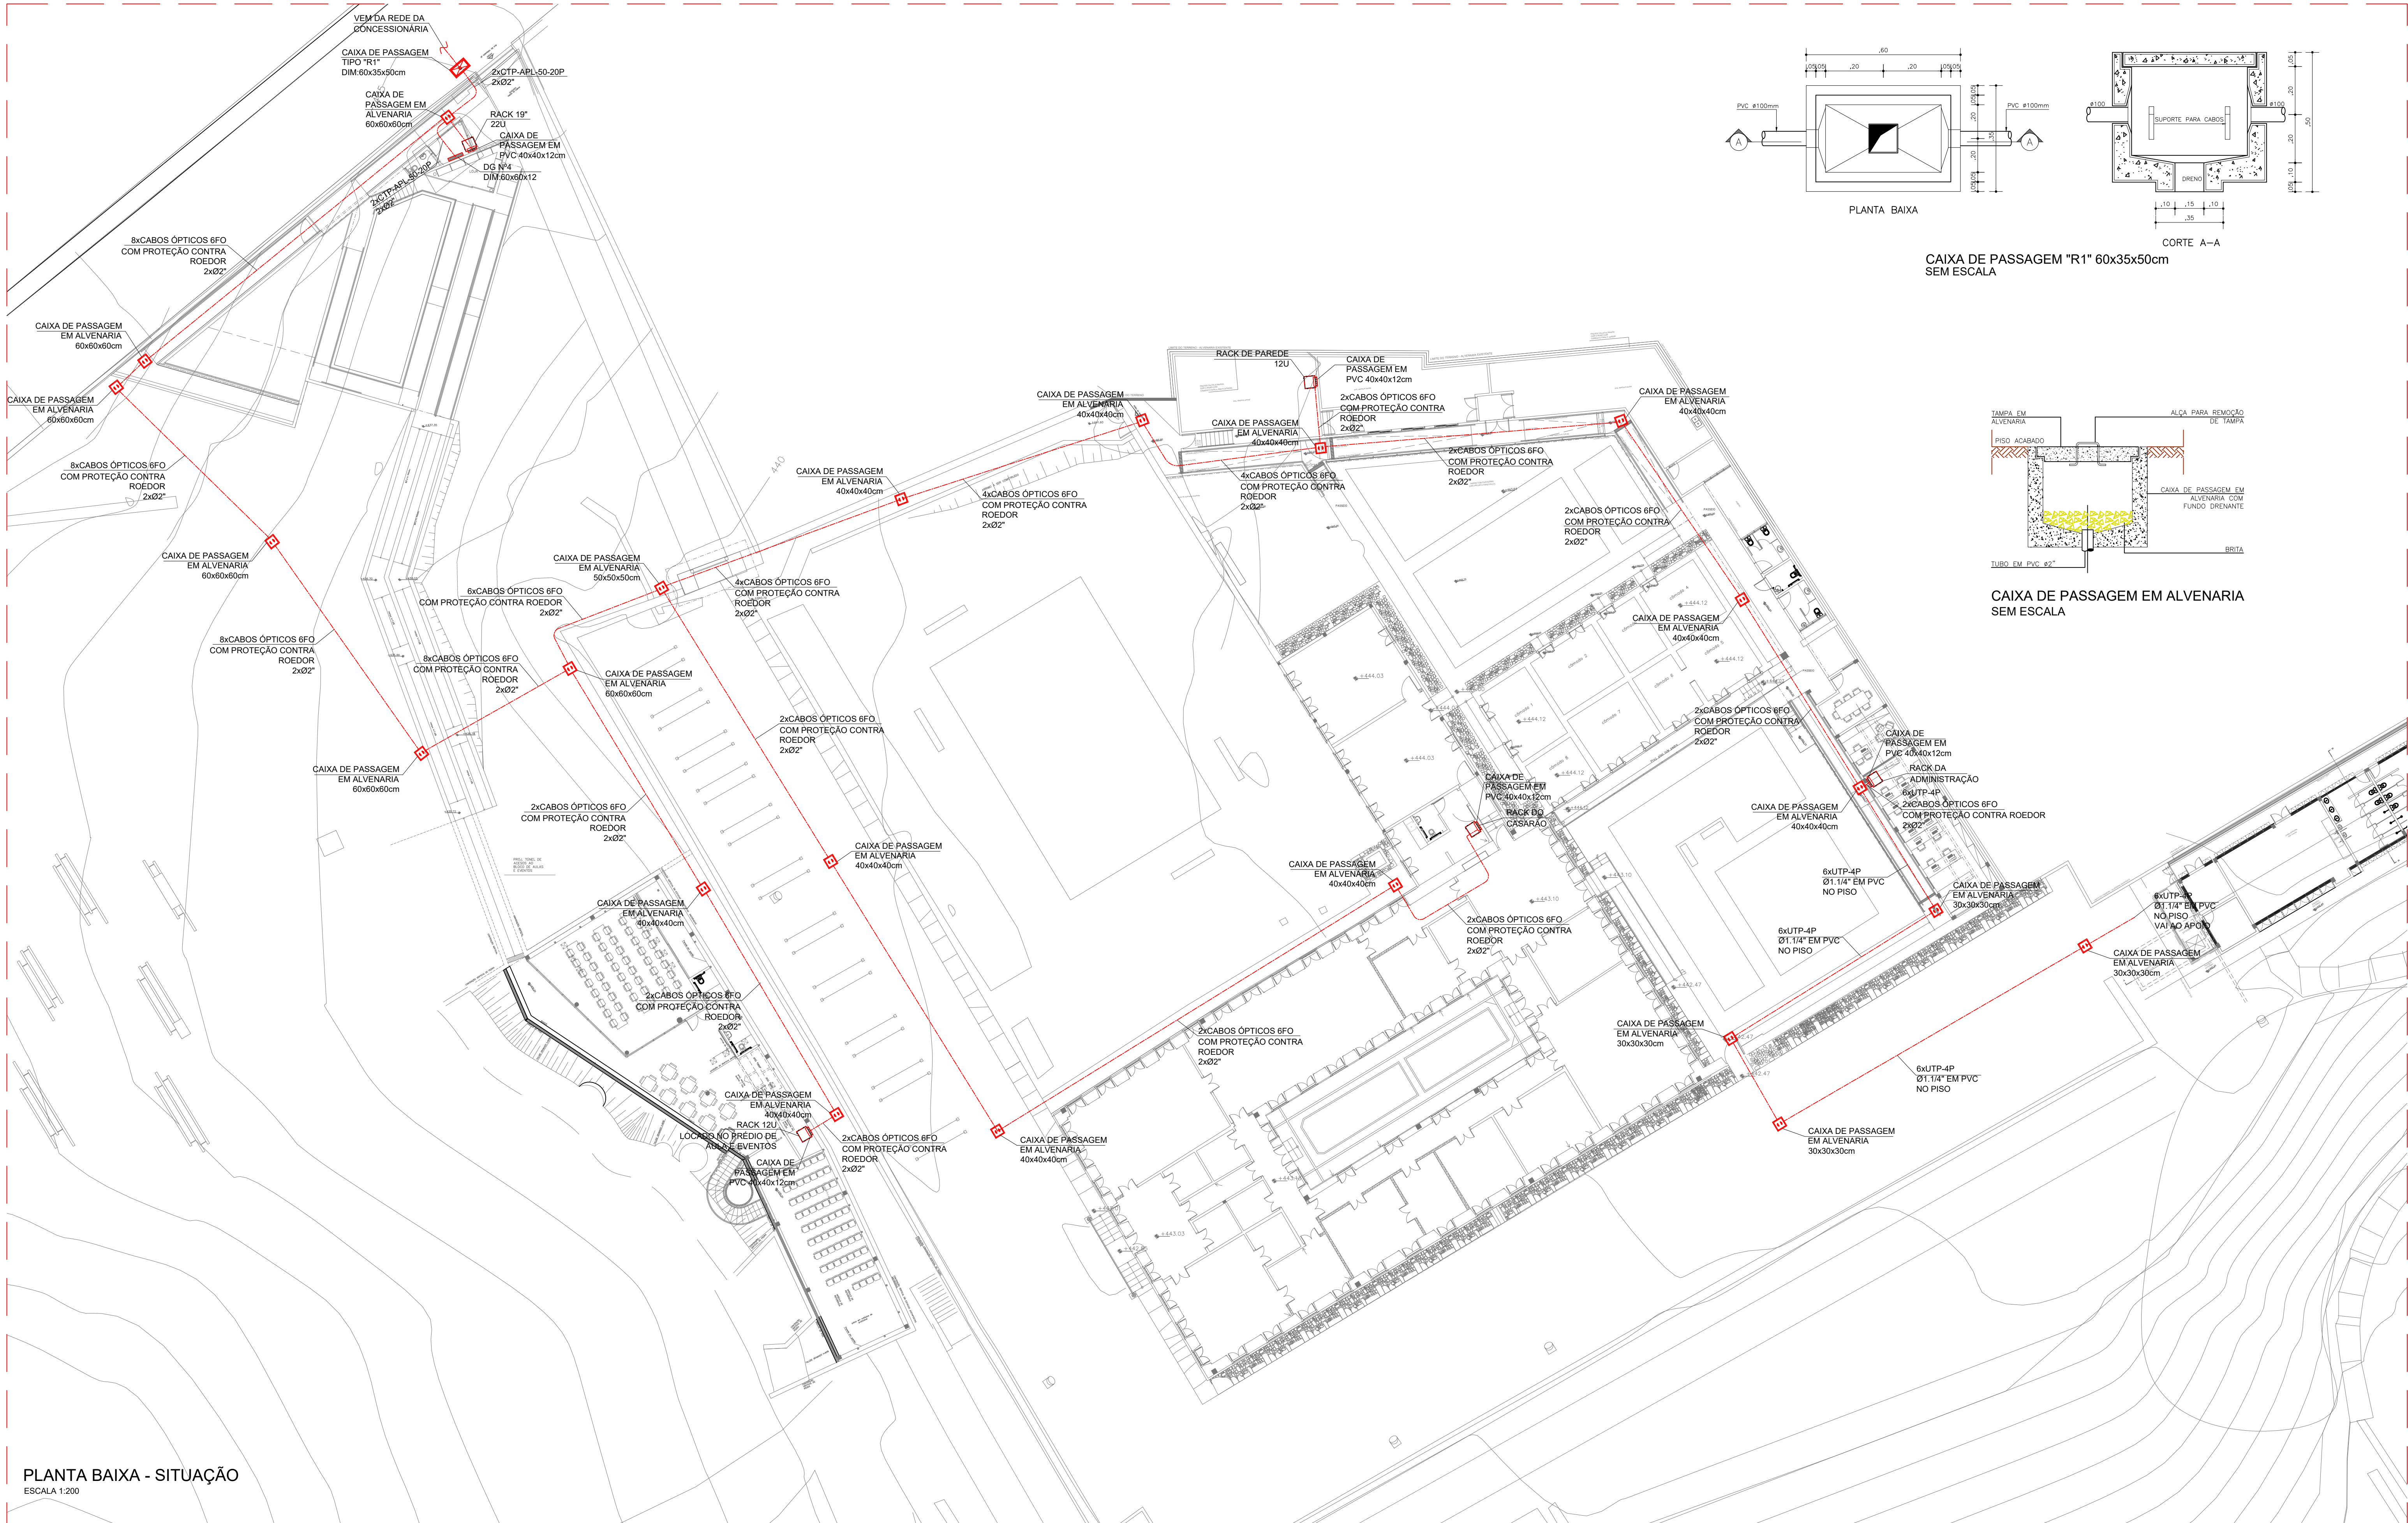


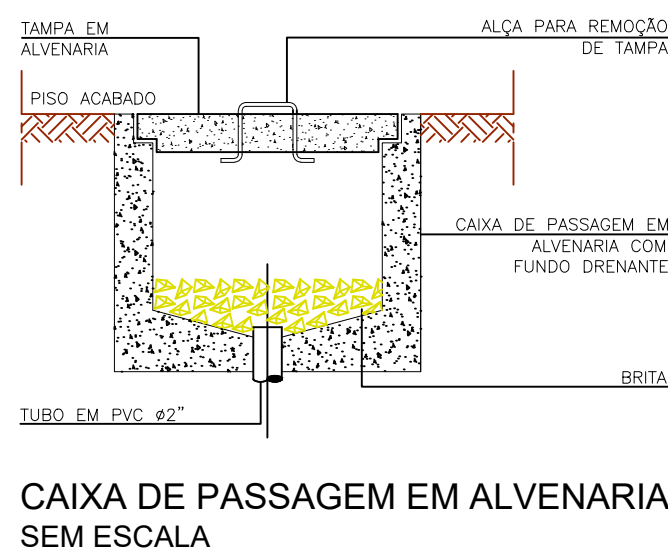

PLANTA BAIXA - SITUAÇÃO
ESCALA 1:200

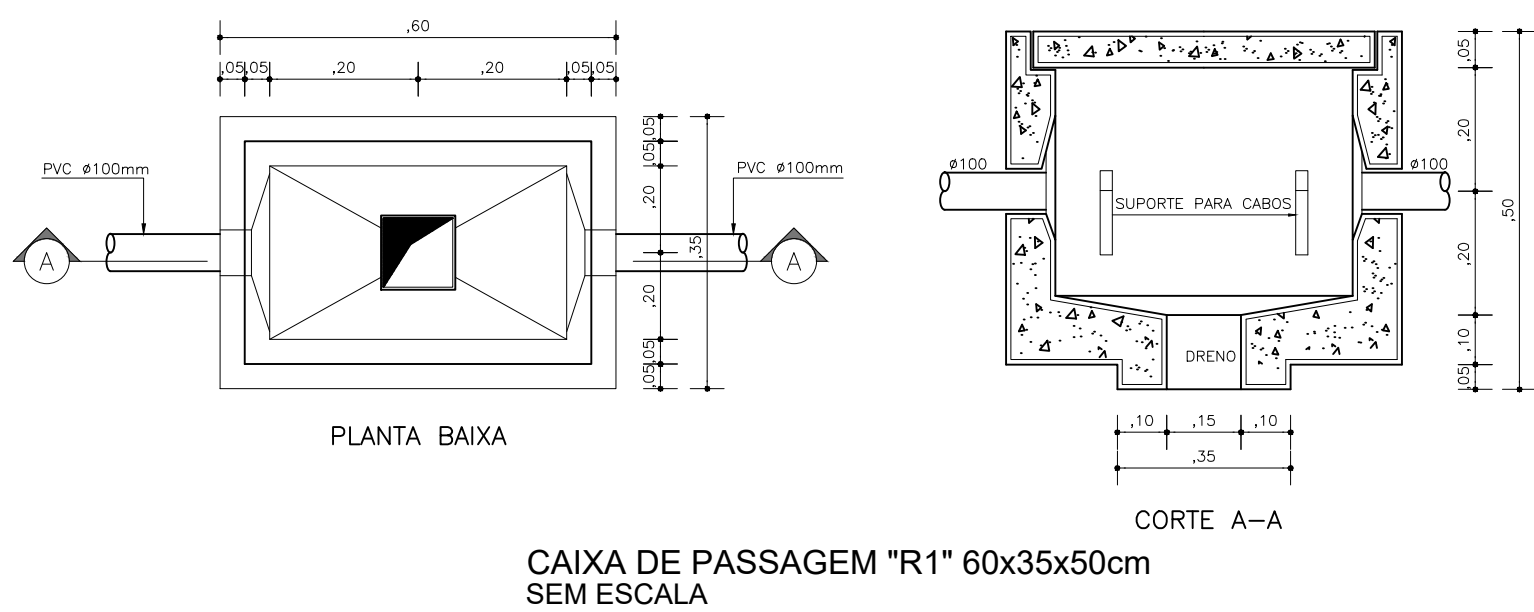

LEGENDA	
SÍMBOLO	DESCRIÇÃO
	DUTO CORRUGADO ELETRODUTO PEAD, EMBUTIDO NO PISO
	RACK, DIMENSÕES INDICADAS EM PLANTA
	DG N°4 - DISTRIBUIÇÃO GERAL DE TELEFONIA, DIM:60x40x12cm
	CAIXA DE PASSAGEM EM AÇO GALVANIZADO, DIM: 40x40x12cm
	CAIXA DE PASSAGEM EM ALVENARIA, TIPO R1 DIM: 60x35x50cm
	CAIXA DE PASSAGEM EM ALVENARIA, DIMENSÕES INDICADAS EM PLANTA

NOTAS	
01	TODOS OS EQUIPAMENTOS (CABOS, PATCH PANEL E TOMADAS) DO CABEAMENTO ESTRUTURADO DEVERÃO SER CATEGORIA 6.
02	TODOS O CABEAMENTO DEVERÁ SER CERTIFICADO DEPOIS DA INSTALAÇÃO.
03	COM A FINALIDADE DE EVITAR INTERFERÊNCIAS ELETROMAGNÉTICAS, TODOS OS ELETRODUTOS DE ELÉTRICA E CABEAMENTO ESTRUTURADO QUE CAMINHAM PARALELAMENTE DEVERÃO MANTER ENTRE SI UMA DISTÂNCIA MÍNIMA DE 20cm.

REV	DATA	DESCRIÇÃO	DEB.	VERIF.	APROV.
01	10/09/2021	ALTERADO O ENCAMINHAMENTO DAS TUBULAÇÕES E MUDANÇA DE BASE			
02	09/04/2021	EMIÇÃO INICIAL			

QUADRO DE REVISÕES					
01	10/09/2021	ALTERADO O ENCAMINHAMENTO DAS TUBULAÇÕES E MUDANÇA DE BASE			
02	09/04/2021	EMIÇÃO INICIAL			

ESTE DESENHO NÃO PODE SER USADO, COPIADO OU Cedido FORA DOS TERMOS CONTRATUAIS.

IDENTIFICAÇÃO DA AÇÃO
AMPLIAÇÃO, MODERNIZAÇÃO E RESTAURAÇÃO DO MUSEU CASA DA HERA E SEUS ANEXOS

CONTRATANTE
INSTITUTO BRASILEIRO DE MUSEUS (IBRAM)

ENDEREÇO DA AÇÃO
RUA DR. FERNANDES JUNIOR, 160- CENTRO, VASSOURAS- RJ

ETAPA DO PROJETO:
PROJETO EXECUTIVO

TÍTULO DO DESENHO:
PROJETO DE ELETRÔNICA - VOZ E DADOS
PLANTA BAIXA - TÉRREO

CÓDIGO DO DOC.:
D0506-ELT-PE-007-SIT-R01 - Situação.dwg

DESENHO THIAGO RIBEIRO	FORMATO A1 Estendido	ESCALA 1/200	DATA Abril/2021
---------------------------	-------------------------	-----------------	--------------------

PROJETO: Engenharia Vitor Doto - CREA nº 52.301/D

PROPRIEDADE:

SERIAL DO DESENHO:
ELT
07
REVISÃO:
01