



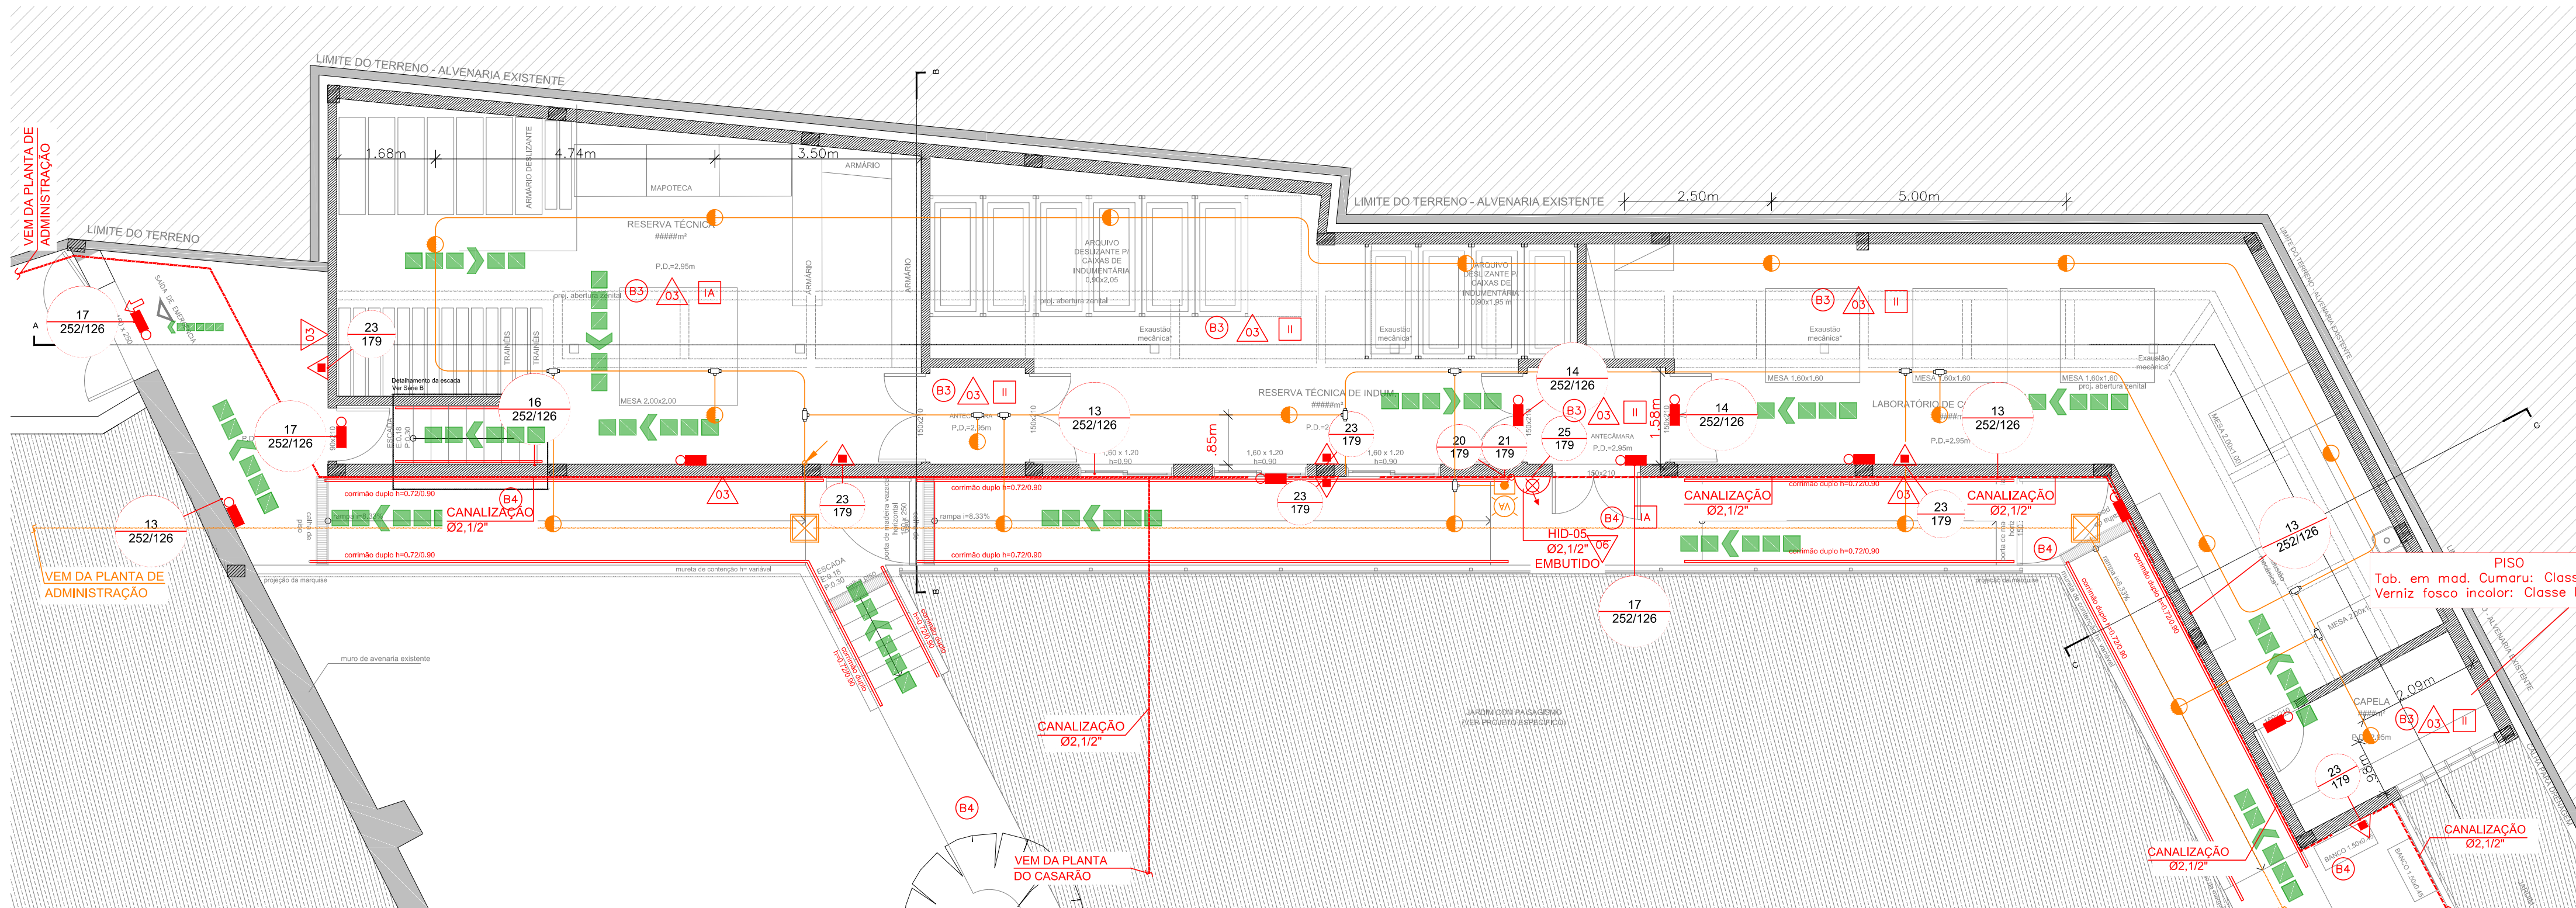

PLANTA BAIXA
RESERVAS TÉCNICAS
ESCALA 1:75

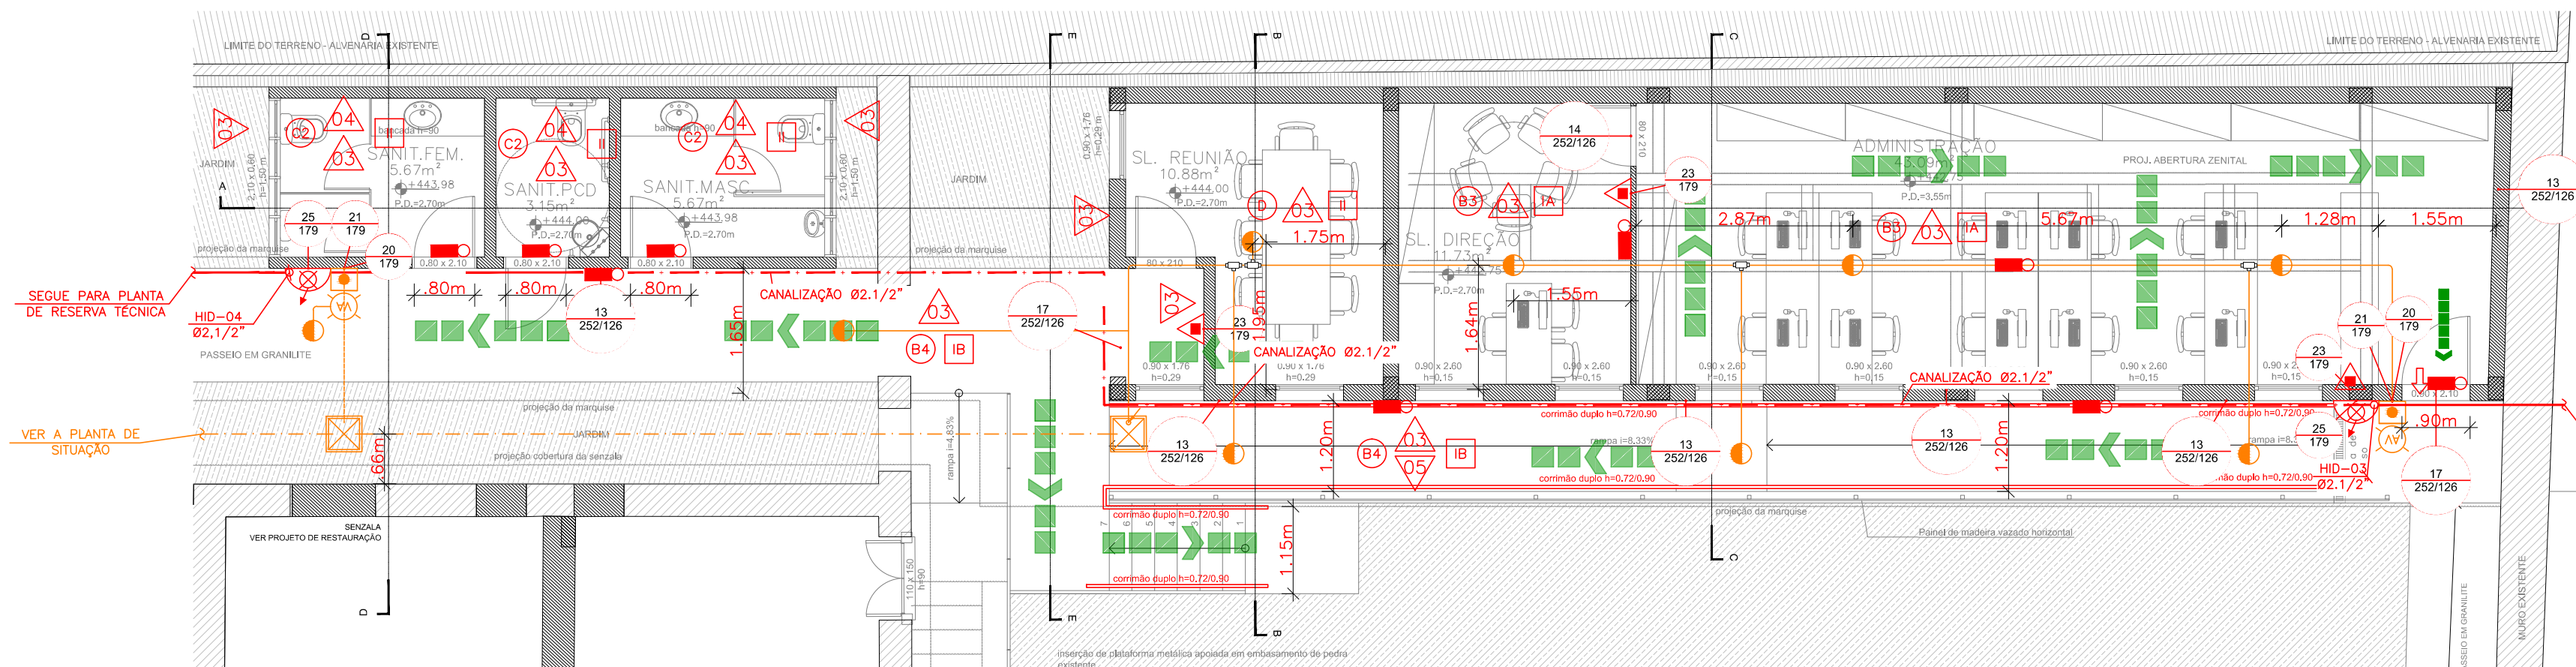

PLANTA BAIXA
BLOCO DE ADMINISTRAÇÃO
ESCALA 1:75


SINALIZAÇÃO DE ORIENTAÇÃO E SALVAMENTO					
CÓDIGO	SÍMBOLO	SIGNIFICADO	FORMA E COR	APLICAÇÃO	DIMENSÕES MÍNIMAS
13		SADA DE EMERGÊNCIA	SÍMBOLO: RETÂNGULO FUNDO: VERMELHO PICTOGRAMA: FOTOLUMINESCENTE	INDICAÇÃO DO SENTIDO (ESQUERDA OU DIREITA) DE SADA DE EMERGÊNCIA	L = 2,0h
14		SADA DE EMERGÊNCIA	SÍMBOLO: RETÂNGULO FUNDO: VERMELHO PICTOGRAMA: FOTOLUMINESCENTE	INDICAÇÃO DE UMA SADA DE EMERGÊNCIA A SER FUGIDA AGORA DA PORTA, PARA INDICAR O SEU ACESSO	L = 2,0h
16		ESCALADA DE EMERGÊNCIA	SÍMBOLO: RETÂNGULO FUNDO: VERMELHO PICTOGRAMA: FOTOLUMINESCENTE	INDICAÇÃO DO SENTIDO DE FUGA NO INTERIOR DAS ESCADAS	L = 2,0h
17		SADA DE EMERGÊNCIA	SÍMBOLO: RETÂNGULO FUNDO: VERMELHO PICTOGRAMA: FOTOLUMINESCENTE	INDICAÇÃO DA SADA DE EMERGÊNCIA, UTILIZADA COMO COMPLEMENTAÇÃO DO PICTOGRAMA FOTOLUMINESCENTE (SETA OU MARGEM, OU AMBOS)	L = 2,0h

SINALIZAÇÃO DE EQUIPAMENTOS					
CÓDIGO	SÍMBOLO	SIGNIFICADO	FORMA E COR	APLICAÇÃO	
20		ALARME SONORO	SÍMBOLO: QUADRADO FUNDO: VERMELHO PICTOGRAMA: FOTOLUMINESCENTE	INDICAÇÃO DO LOCAL DE INSTALAÇÃO DO ALARME DE INCÊNDIO	
21		COMANDO MANUAL DO ALARME DE INCÊNDIO	SÍMBOLO: QUADRADO FUNDO: VERMELHO PICTOGRAMA: FOTOLUMINESCENTE	PONTO DE AÇIONAMENTO DE ALARME DE INCÊNDIO OU BOMBA DE INCÊNDIO. DEVE VIR SEMPRE ACOMPANHADO DE UMA MENSAGEM ESCRITA, DESIGNANDO O EQUIPAMENTO AÇIONADO POR AQUELE PONTO	
23		EXTINTOR DE INCÊNDIO	SÍMBOLO: QUADRADO FUNDO: VERMELHO PICTOGRAMA: FOTOLUMINESCENTE	INDICAÇÃO DE LOCALIZAÇÃO DOS EXTINTORES DE INCÊNDIO	
25		ABRIGO DE MANGUEIRA E HIDRANTE	SÍMBOLO: QUADRADO FUNDO: VERMELHO PICTOGRAMA: FOTOLUMINESCENTE	INDICAÇÃO DO ABRIGO DA MANGUEIRA DE INCÊNDIO COM OU SEM HIDRANTE NO SEU INTERIOR	
		SINALIZAÇÃO DE SOLO PARA EQUIPAMENTOS DE COMBATE A INCÊNDIO (HIDRANTE E EXTINTORES)	SÍMBOLO: QUADRADO (1,00x1,00m) FUNDO: VERMELHO (0,70x0,70m) PICTOGRAMA: BORDA AMARELA (LARGURA=0,15m)	USADO PARA INDICAR A LOCALIZAÇÃO DOS EQUIPAMENTOS DE COMBATE A INCÊNDIO E ALARME, PARA EVITAR A SUA OBSTRUÇÃO	

LEGENDA	
	EXTINTOR PORTÁTIL DE PÓ TIPO ABC 3-A:40-B:C
	BLOCO AUTÔNOMO DE ILUMINAÇÃO DE EMERGÊNCIA (ACLARAMENTO)
	BLOCO AUTÔNOMO DE ILUMINAÇÃO DE EMERGÊNCIA (BALIZAMENTO)
	ROTA DE FUGA, DIREÇÃO A SEGUIR
	ROTA DE FUGA, SAÍDA FINAL
	DETECTOR DE FUMAÇA PONTUAL
	AVISADOR SONORO E VISUAL (COM SIRENE)
	ACIONADOR MANUAL
	ELETRODUTO Ø1"
	CAIXA DE PASSAGEM 30x30x30
	HIDRANTE SIMPLES
	CANALIZAÇÃO PREVENTIVA (AC/FG/PEAD)
LEGENDA SINALIZAÇÃO: INDICAÇÃO DOS SISTEMAS CONTRA INCÊNDIO	
	SINALIZAÇÃO RETÂNGULAR "1" E "1" EM MILÍMETROS
	SINALIZAÇÃO QUADRADA "1" EM MILÍMETROS

NOTAS GERAIS

- COTAS EM METRO, A NÃO SER QUANDO INDICADO O CONTRÁRIO.
- AS INSTALAÇÕES ELÉTRICAS DEVERÃO OBEDECER A NBR-5410 E SEREM PROTEGIDOS POR CHAVE DE DESARME AUTOMÁTICO.
- OS EXTINTORES DA CASA GRANDE SERÃO LOCADOS EM SUPORTE PARA PISO.
- A CMI SERÁ CONSTITUÍDA DE MATERIAL INCOMBUSTÍVEL E O SEU PISO DEVERÁ SER ANTIDERRAPANTE. AS PAREDES E A VENTILAÇÃO DEVERÃO SER INSTALADAS A 2,20m DO PISO.
- O SISTEMA DE BOMBAS ESTÁ AFOGADO POIS O NÍVEL INFERIOR DO RESERVATÓRIO D'ÁGUA ESTÁ ACIMA DO NÍVEL DO EIXO DA BOMBA.
- CONFORME O ITEM 5.15.11 DA NT 2-02, EM CASO DE INSTALAÇÃO DA TUBULAÇÃO EM PEAD NA PARTE ENTERRADA, A MESMA SOFRERÁ TRANSIÇÃO PARA FG/AC NA PARTE INTERNA DA EDIFICAÇÃO.
- AS PLACAS DE SINALIZAÇÃO DEVERÃO SER INSTALADAS A 2,20m DO PISO.
- NOTAS DO SISTEMA DE ALARME DE INCÊNDIO:
 - O ELETRODUTO FLEXÍVEL 1.1/4" SOFRERÁ TRANSIÇÃO PARA ELETRODUTO 1". OS ELETRODUTOS DEVERÃO SER PREFERENCIALMENTE METÁLICOS, GARANTINDO A PROTEÇÃO MECÂNICA E ELETROMAGNÉTICA DA FIAÇÃO QUE PASSA POR ELES. PODEM SER APARENTES OU EMBUTIDOS.
 - OS CONDUTORES ELÉTRICOS (FIAÇÃO) DEVERÃO SER DE COBRE, RÍGIDOS OU FLEXÍVEIS, E TER ISOLAÇÃO NÃO PROPAGANTE A CHAMA QUE RESISTE A TEMPERATURA MAIOR OU IGUAL A 70°C E POSSUIR TENSÃO DE ISOLAÇÃO MÍNIMA DE 600 Vca. (CABO DE INCÊNDIO 1pX1.5mm² 105°C 600Vca ST2 - VM).
 - AS INSTALAÇÕES DEVERÃO ATENDER AO ITEM 6.8.11 DA ABNT NBR 17240.
 - OS ELETRODUTOS QUE ESTIVEREM APARENTES SERÃO GALVANIZADOS.
- AS PORTAS DE SAÍDA DA CASA GRANDE DEVERÃO PERMANECER ABERTAS DURANTE TODO O HORÁRIO DE FUNCIONAMENTO DA EDIFICAÇÃO.
- AS ESCADAS SERÃO PROVIDAS DE CORRIMÃO DE AMBOS OS LADOS COM ALTURA ENTRE 0,70m E 0,92m.
- AS EDIFICAÇÕES DE AULA/EVENTOS, ACOPLAMENTO E APOIO, CONFORME OS CRITÉRIOS DA NOTA TÉCNICA Nº 2-17-2019 - SEPARAÇÃO ENTRE EDIFICAÇÕES E CÁLCULO DE FATOR FACHADA EM ANEXO AO PROCESSO, TIVERAM SUAS MEDIDAS DE SEGURANÇA INDIVIDUALIZADAS.
- SEGURANÇA ESTRUTURAL:
 - TODAS AS PAREDES COM RESISTÊNCIA SUPERIOR A 60 MINUTOS ATENDENDO A CLASSE P1, DE ACORDO COM A OCUPAÇÃO DA EDIFICAÇÃO.
 - LAJES ATENDEM AO REQUISITO DA CLASSE P1, CONFORME ANEXO A DA NT 2-19.
 - AS ESCADAS NÃO POSSUIRÃO MATERIAIS COMBUSTÍVEIS INCORPORADOS À SUA ESTRUTURA, ACABAMENTO OU REVESTIMENTO.
- A EDIFICAÇÃO DA RESERVA TÉCNICA NÃO POSSUI ARMAZENAMENTO DE LÍQUIDOS INFLAMÁVEIS.
- A COZINHA E ALIMENTAÇÃO POR GAS L.P. (RECIPENTE DE 13kg).
- NÃO HAVERÁ FRITURA OU COZINHA DE ALIMENTOS NAS COPAS.
- OS MATERIAIS DE ACABAMENTO E REVESTIMENTO NÃO PERTENCENTES A CLASSE I (INCOMBUSTÍVEIS) TERÃO TRATAMENTO ESPECÍFICO PARA O COMBATE AO FOGO, CONFORME QUADRO DE MATERIAIS DE ACABAMENTO E REVESTIMENTO DO QUADRO RESUMO.

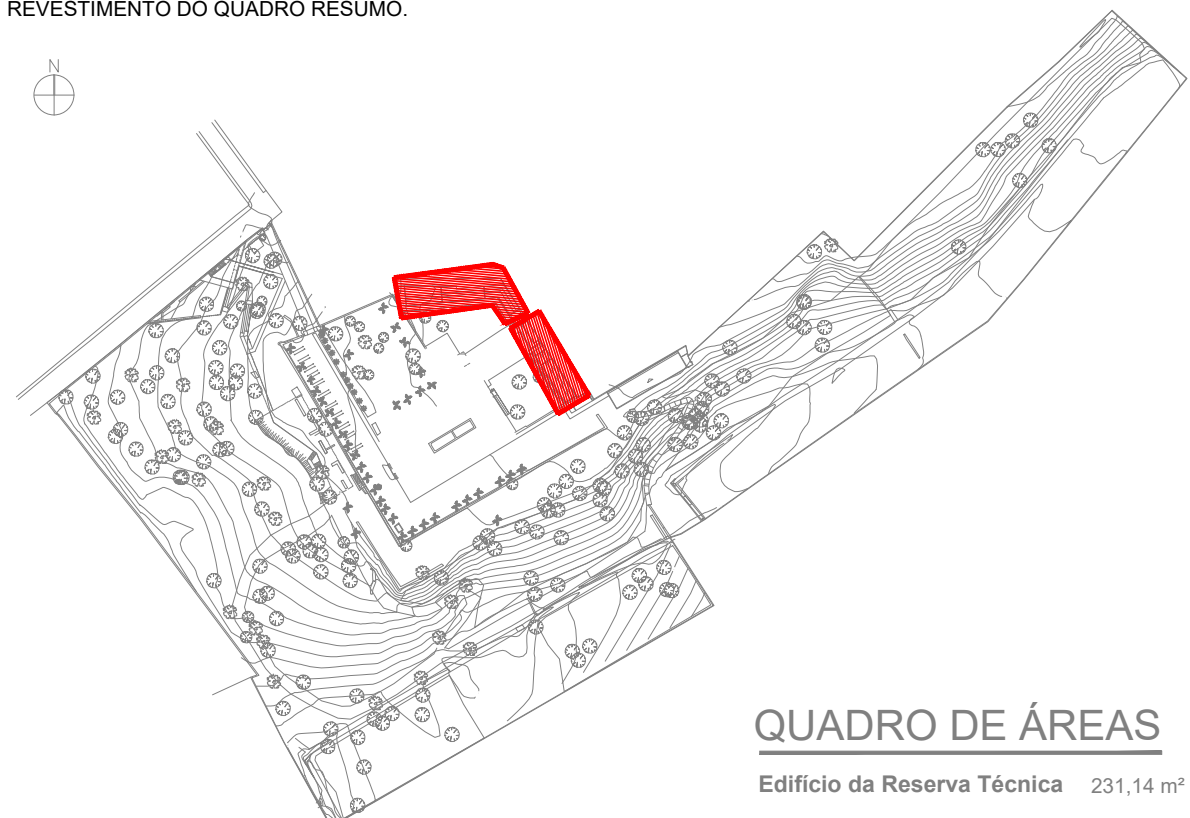

PLANTA-CHAVE
0 10 50 100m

CLIENTE:

INSTITUTO BRASILEIRO DE MUSEUS (IBRAM)

DESCRIÇÃO:

PROJETO DE SEGURANÇA CONTRA INCÊNDIO E PÂNICO DE UM MUSEU (F-1), SITUADO NA RUA DOUTOR FERNANDES JUNIOR, Nº 160 - CENTRO, VASSOURAS - RJ.

Projetado por:	Matheus Belmont	Data:	AGOSTO/2023	Título:	PLANTA BAIXA - ADMINISTRAÇÃO E RESERVA TÉCNICA
Escala:	04/09	Prancha:	R01	Revisão:	
INDICADA					

PROPRIETÁRIO / REPRESENTANTE LEGAL

RESPONSÁVEL PELO PROJETO ARQUITETÔNICO

RESPONSÁVEL PELO PROJETO DE SEGURANÇA CONTRA INCÊNDIO E PÂNICO
SERGIO DE FREITAS FERNANDES JUNIOR
ENGENHEIRO DE SEGURANÇA
CREA - RJ 2008150914

VISTO:



MAGYRUS ENGENHARIA LTDA
CREDENCIAMENTO CBMERJ: 02-076

PROJETO DE SEGURANÇA CONTRA INCÊNDIO E PÂNICO
ENDEREÇO: RUA DIVISÓRIA, 255-A, BENTO RIBEIRO - RIO DE JANEIRO/RJ
EMAIL: contato@magyrusenengenharia.com.br
TEL: (0XX21) 2451-6993

- E EXPRESSAMENTE PROIBIDA A REPRODUÇÃO TOTAL OU PARCIAL DESTA PROJETO SEM A PRÉVIA AUTORIZAÇÃO DO AUTOR.
- AS INSTALAÇÕES DEVERÃO SER EXECUTADAS CONFORME ESTE PROJETO, QUALQUER NECESSIDADE DE ALTERAÇÃO, A MAGYRUS ENGENHARIA DEVERÁ SER COMUNICADA COM ANTECEDÊNCIA PARA AVALIAR A ALTERAÇÃO.
- A MAGYRUS ENGENHARIA NÃO SE RESPONSABILIZA POR ALTERAÇÕES NÃO AUTORIZADAS.