

**CONSTRUÇÃO/ DEMOLIÇÃO**  
ESTUDO PRELIMINAR DE ARQUITETURA  
SEM ESCALA

**INSTITUTO NACIONAL DE IDENTIFICAÇÃO**

LOCALIZAÇÃO DO TERRENO: SETOR POLICIAL SUL - S/NÚMERO / BRASILIA - DISTRITO FEDERAL

ÁREA DO LOTE: 5.831,07m²

ÁREA TOTAL EDIFICADA (ATE): 3.834,41m²

- 1º NÍVEL: 1.503,31m²
- 2º NÍVEL: 1.259,40m²
- 3º NÍVEL: 408,31m²
- SUBSÓLO: 745,49m²

NÚMERO DE VAGAS RESERVADAS: 81 VAGAS - 6 VAGAS INTERNAS/ 75 VAGAS EXTERNAS.

**NOTAS:**

01 - TODAS AS MEDIDAS SERÃO VERIFICADAS NO LOCAL DE OBRA;

02 - MEDIDAS EM CENTÍMETRO E NÍVEIS EM METRO;

03 - AS ALVENARIAS SERÃO EXECUTADAS EM BLOCO DE CONCRETO 6,8 MPa PREENCHIDAS COM CONCRETO 20MPa ATE 1,50m DE ALTURA.




03	XXXXXX	ASSUNTOREV3	RESP. 3
02	XXXXXX	ASSUNTOREV2	RESP. 2
01	XXXXXX	ASSUNTOREV1	RESP. 1
Nº	DATA	ASSUNTO DA REVISÃO	RESPONSÁVEL
REVISÕES			
NOME DO CONTRATADO		AUTOR DO PROJETO: XXXXX (NOME DO PROFISSIONAL)	
CPF: XXX.XXX.XXX/XXX.XX		RES. PROFS. (EX. CREARJ 111.111.00)	
Nº DO CONTRATO: XXX.XXX.X		AUTOR DO PROJETO: XXXXX (NOME DO PROFISSIONAL)	
ENFEREIRO: XXXXXXXXXX		RES. PROFS. (EX. CREARJ 111.111.00)	
CNPJ: XXX.XXX.XXX-XX		RESPONSÁVEL: XXXXX (NOME DO PROFISSIONAL)	
E-MAIL OU SITE: XXXXXXXXX		CPF: XXX.XXX.XXX-XX	
TELEFONE: (DDD) XXXX-XXXX		UNIDADE GESTORA	
GTED/SRP/PRJ		DELEGACIA POLICIAL FEDERAL DO RIO DE JANEIRO	
CONSTRUÇÃO DA NOVA SEDA DO INSTITUTO NACIONAL DE IDENTIFICAÇÃO			
ENFEREIRO: SETOR POLICIAL SUL - BRASILIA		ESTADO: DISTRITO FEDERAL	
BRASILIA		FASE DO PROJETO	
PROJETO DE ARQUITETURA		ESTUDO PRELIMINAR	
PLANTA DE SITUAÇÃO		PRANCHAS Nº	
PROCESSO		VERIFICAÇÃO/DESENHO	
AUTOR: XXXXX		XXXXXX	
DATA		01/04/2021	
NOME: BRUNO ANTÔNIO DE SA ROCHA		ESCALA	
SUPERINTENDÊNCIA DA POLÍCIA FEDERAL - NÚCLEO DE JANEIRO		INDICAÇÃO	
DEPARTAMENTO DE POLÍCIA FEDERAL		PRJ	
FUNÇÃO: COORDENADOR DO GRUPO TÉCNICO DE EDIFICAÇÕES - RJ		01/08	

**PLANTA DE SITUAÇÃO**  
ESTUDO PRELIMINAR DE ARQUITETURA  
ESCALA 1/250









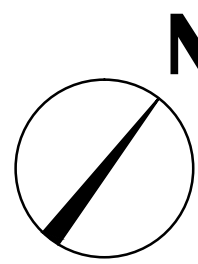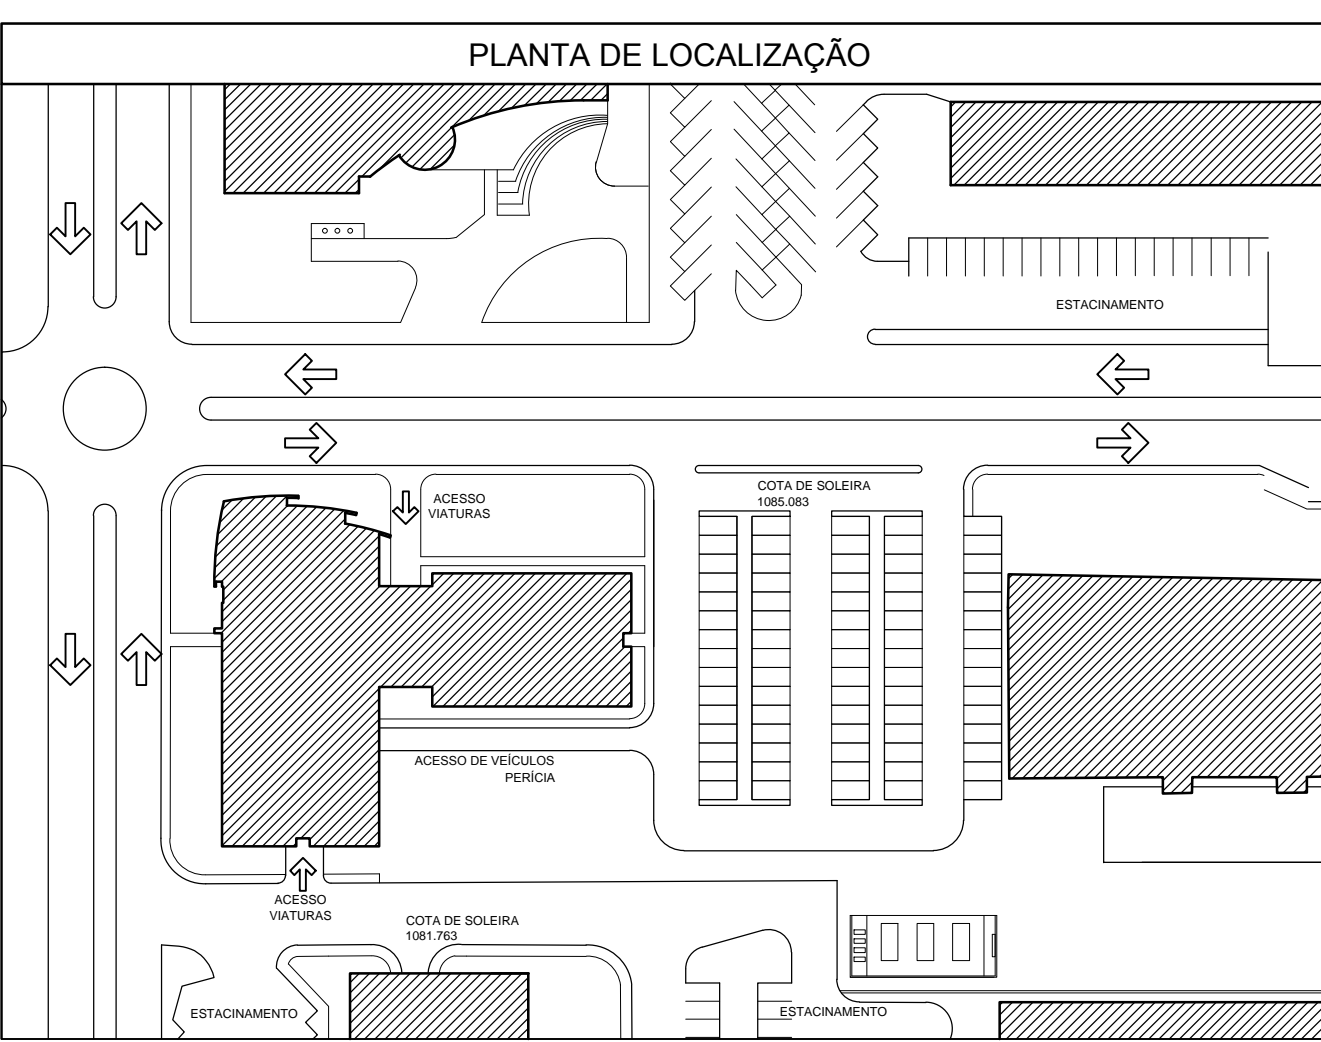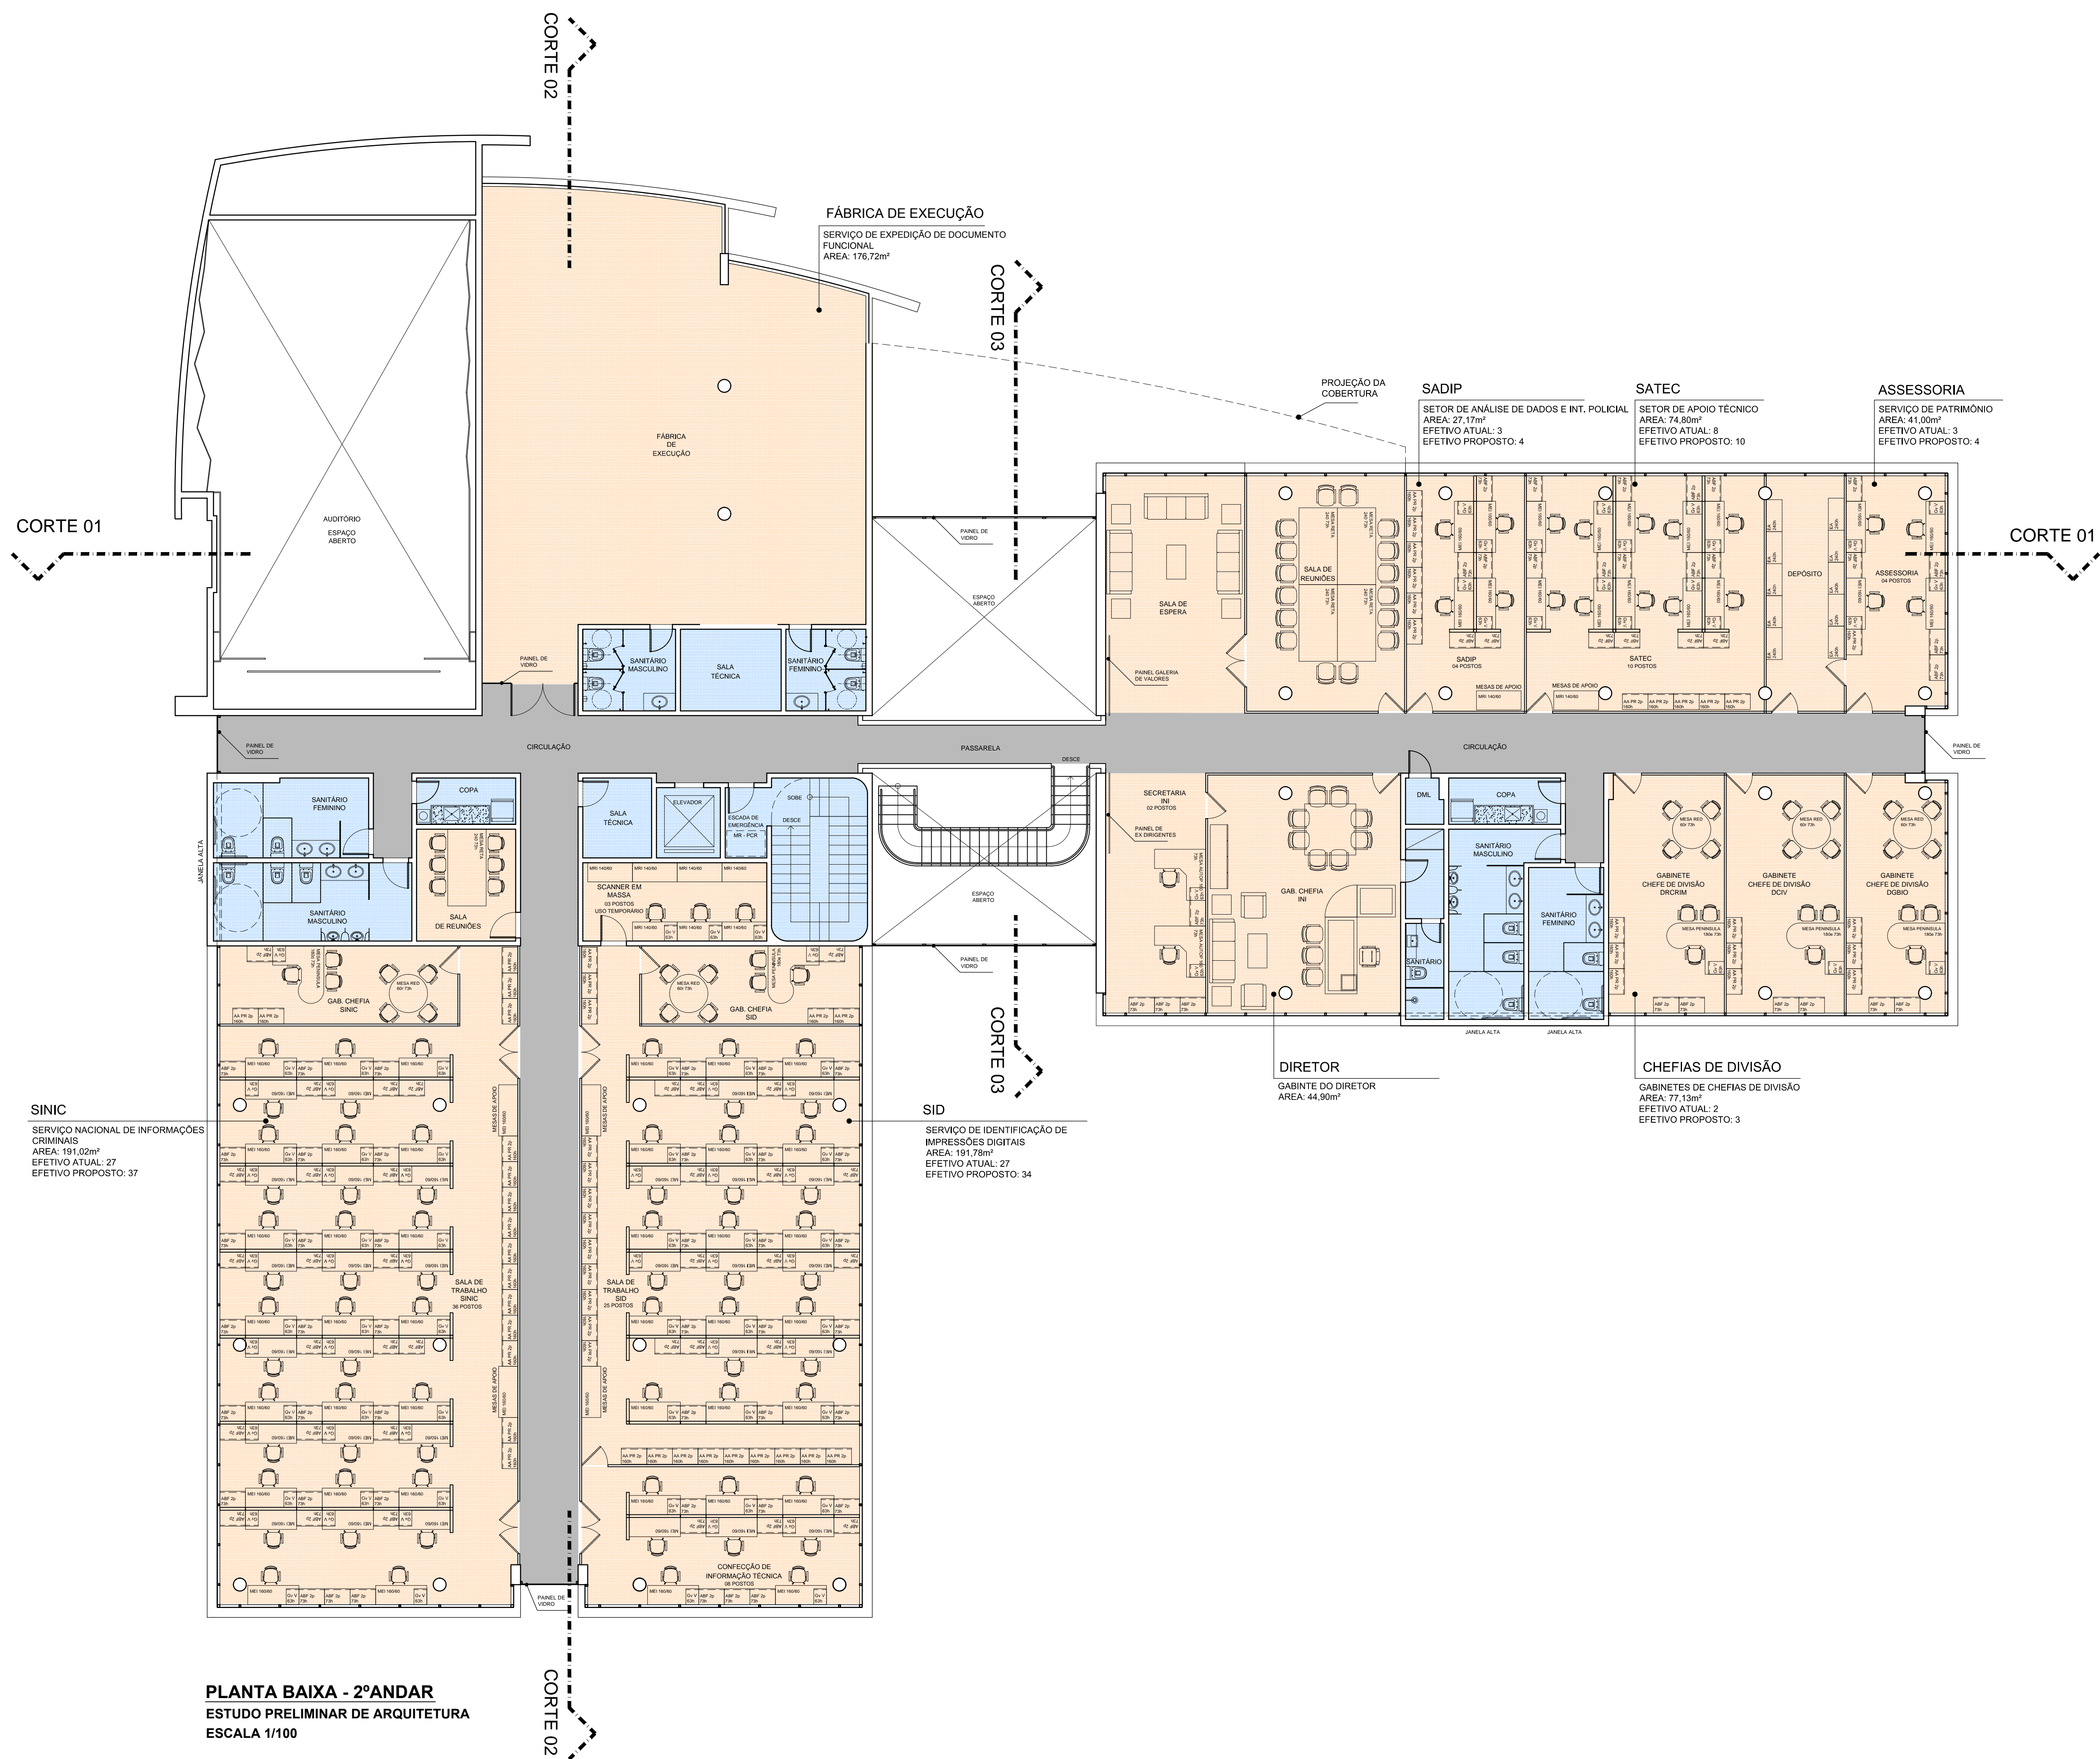

PLANTA BAIXA - 2ºANDAR  
ESTUDO PRELIMINAR DE ARQUITETURA  
ESCALA 1/100

03	XXXXXX	ASSUNTORY3	RESP. 3
02	XXXXXX	ASSUNTORY2	RESP. 2
01	XXXXXX	ASSUNTORY1	RESP. 1
Nº	DATA	ASSUNTO DA REVISÃO	RESPONSÁVEL
REVISÕES			
NOME DO CONTRATADO		AUTOR DO PROJETO: XXXXX NOME DO PROFISSIONAL	
CNPJ: XXX.XXX.XXX/XX-XX		REC. PROPR. (EX. CREA-RJ 111.111.00)	
LOGO DA CONTRATADA		Nº DO CONTRATO: XXX.XXX.X	
		AUTOR DO PROJETO: XXXXX NOME DO PROFISSIONAL	
		REC. PROPR. (EX. CREA-RJ 111.111.00)	
		ENDEREÇO: XXXXXXXXXXXX	
		RESPONSÁVEL: XXXXX NOME DO PROFISSIONAL	
		CNPJ: XXX.XXX.XXX/XX-XX	
		E-MAIL DO SITE: XXXXXXXXXXXX	
		TELEFONE: (000) XXXX-XXXX	
GTED/SR/PE/RJ		UNIDADE GESTORA	
POLÍCIA FEDERAL		DELEGADO POLÍCIA FEDERAL NO RIO DE JANEIRO	
DEPTA		CONSTRUÇÃO DA NOVA SEDA DO INSTITUTO NACIONAL DE IDENTIFICAÇÃO	
ENDEREÇO: SETOR POLICIAL SULA - BRASILIA		ESTADO: DISTRITO FEDERAL	
FASE DO PROJETO:		ESTUDO PRELIMINAR	
PROJETO DE ARQUITETURA		PRANCHA Nº:	
PLANTA BAIXA - 2º NÍVEL		PRJ	
PROCESSO		XXXXXX	
AUTOR		01 / 04 / 2021	
SUPERINTENDÊNCIA DA POLÍCIA FEDERAL, RIO DE JANEIRO		REDAÇÃO	
NOME MARCO ARQUITETO DE 3ª CATEGORIA		INDICADA	
CARGO AGENTE DE POLÍCIA FEDERAL			
FUNÇÃO: COORDENADOR DO DEPTO. TÉCNICO DE EDIFICAÇÕES / RJ			



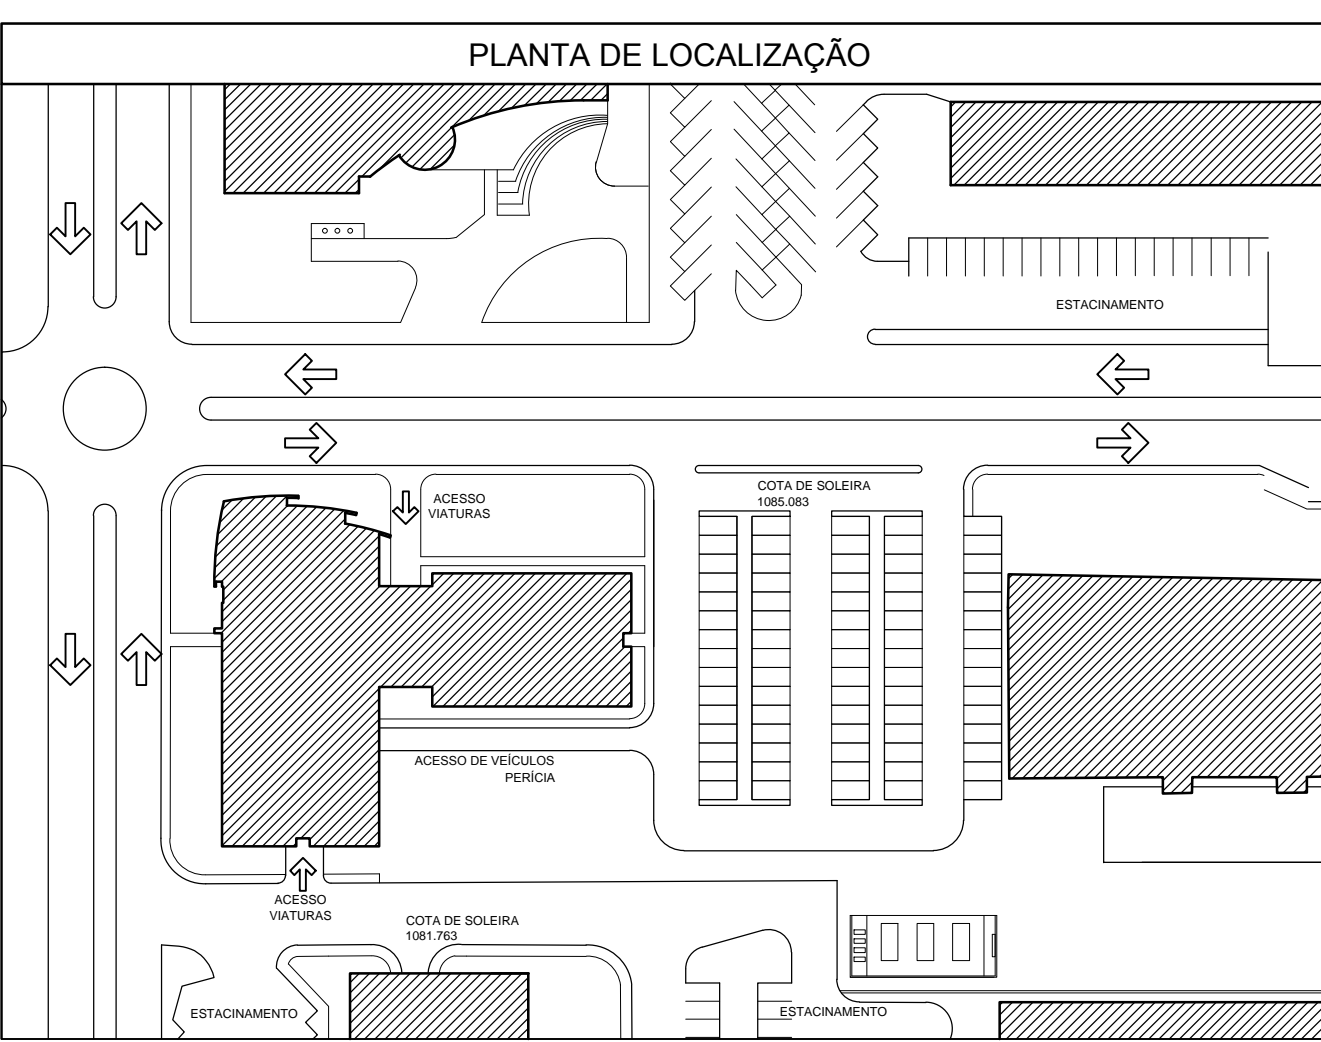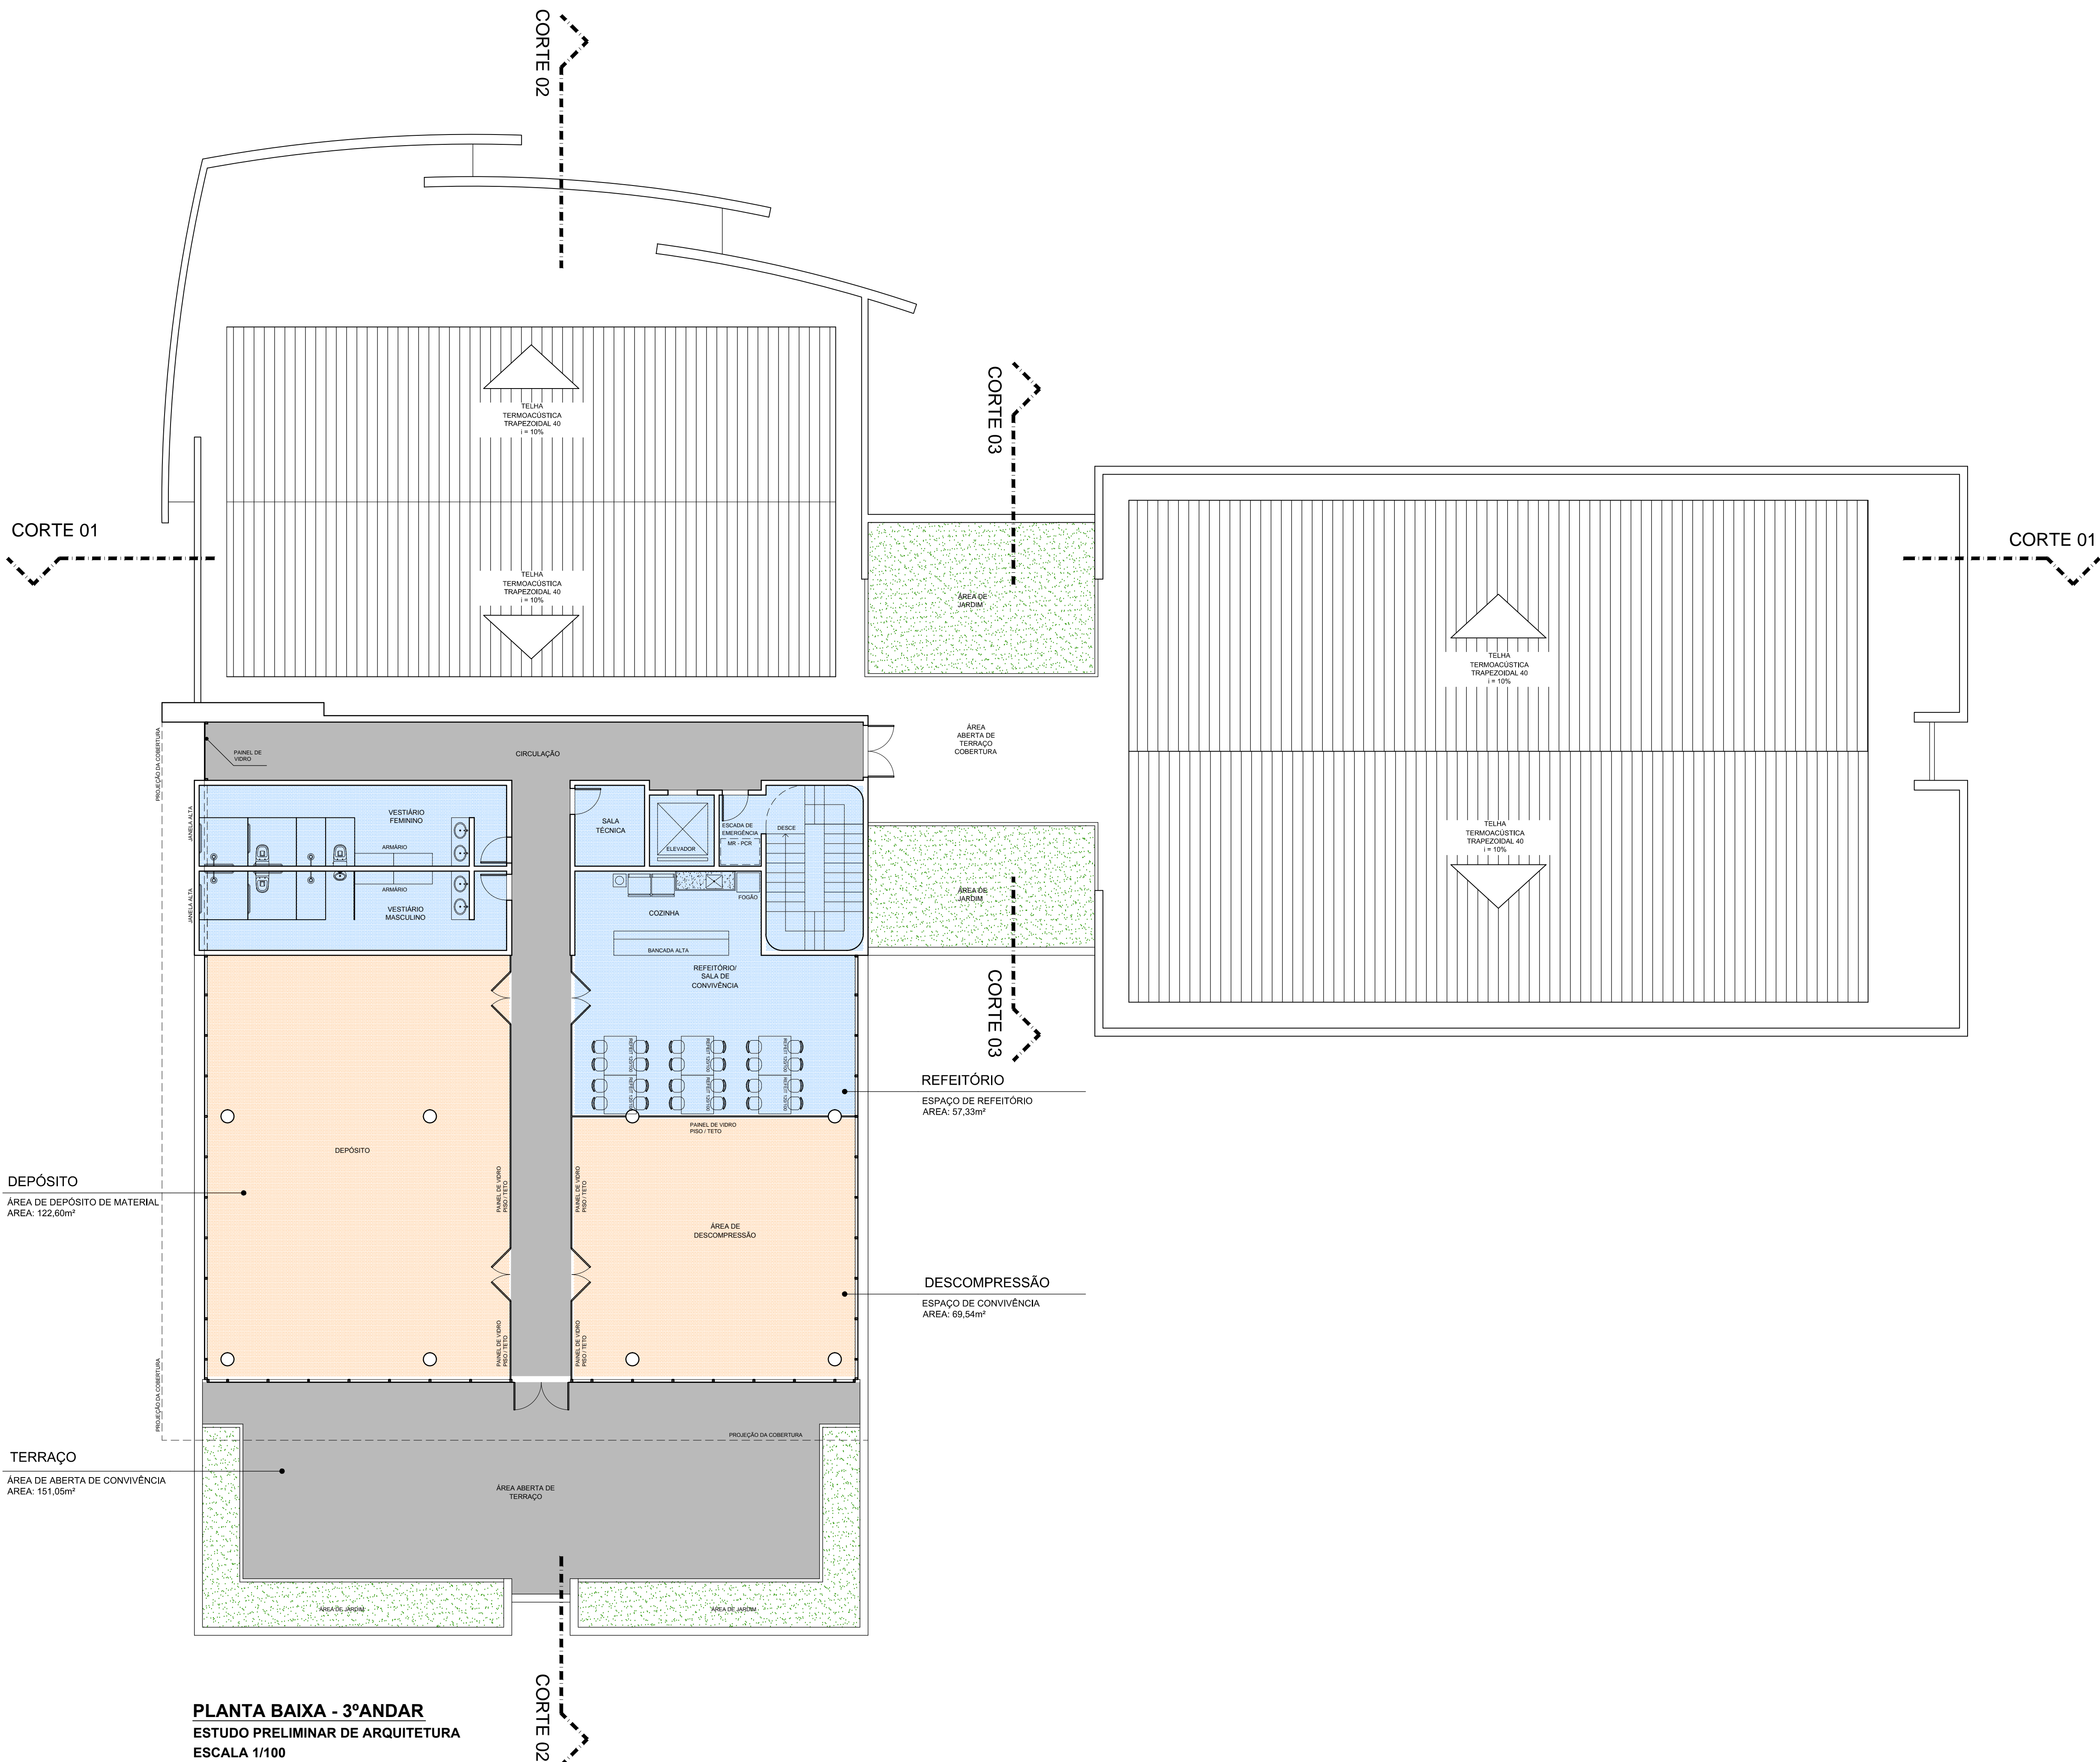


03	XXXXXX	ASSUNTOS/03	RESP. 3
02	XXXXXX	ASSUNTOS/02	RESP. 2
01	XXXXXX	ASSUNTOS/01	RESP. 1
Nº	DATA	ASSUNTO DA REVISÃO	RESPONSÁVEL
REVISÕES			
LOGO DA CONTRATADA	NOME DO CONTRATADO	AUTOR DO PROJETO: XXXXX (NOME DO PROFISSIONAL)	
	CNPJ: XXXX.XXXXXX.XX	REG. PROFI: (EX. CREA-RJ 111.111.00)	
	NOME DO CONTRATANTE	AUTOR DO PROJETO: XXXXX (NOME DO PROFISSIONAL)	
	RUA: XXXX, Nº XXXX	REG. PROFI: (EX. CREA-RJ 111.111.00)	
	CNPJ: XXXX.XXXXXX.XX	RESPONSÁVEL: XXXXX (NOME DO PROFISSIONAL)	
	E-MAIL: XXXX@XXX.XXX.XX	CPF: XXX.XXX.XXX-XX	
TELEFONE: (0XX) XXXX.XXXX			
GTED/SR/PF/RJ	POLÍCIA FEDERAL	DELEGADO GERAL/PR	
	CONSTRUÇÃO DA NOVA SEDA DO INSTITUTO NACIONAL DE IDENTIFICAÇÃO		
	ENDEREÇO: SETOR POLICIAL SULA - BRASILIA		
	ESTADO: DISTRITO FEDERAL		
	FASE DO PROJETO:		
	ESTUDO PRELIMINAR		
	PROJETO DE ARQUITETURA		
	PLANTA BAIXA - 3º NÍVEL		
	PROCESSO		
	XXXXXX		
	AUTOR:		
DATA:			
VERIFICAÇÃO/DESENHO: XXXXXX			
FRANCHA Nº			
PRJ			
04/08			
01 / 04 / 2021			
INDICADA			
SUPERINTENDÊNCIA DA POLÍCIA FEDERAL NO RIO DE JANEIRO			
NOME MARCO ANTONIO DE SA ALBUQUERQUE			
CARGO: AGENTE DE POLÍCIA FEDERAL			
FUNÇÃO: COORDENADOR DO DEPTO. TÉCNICO DE EDIFICAÇÕES / RJ			








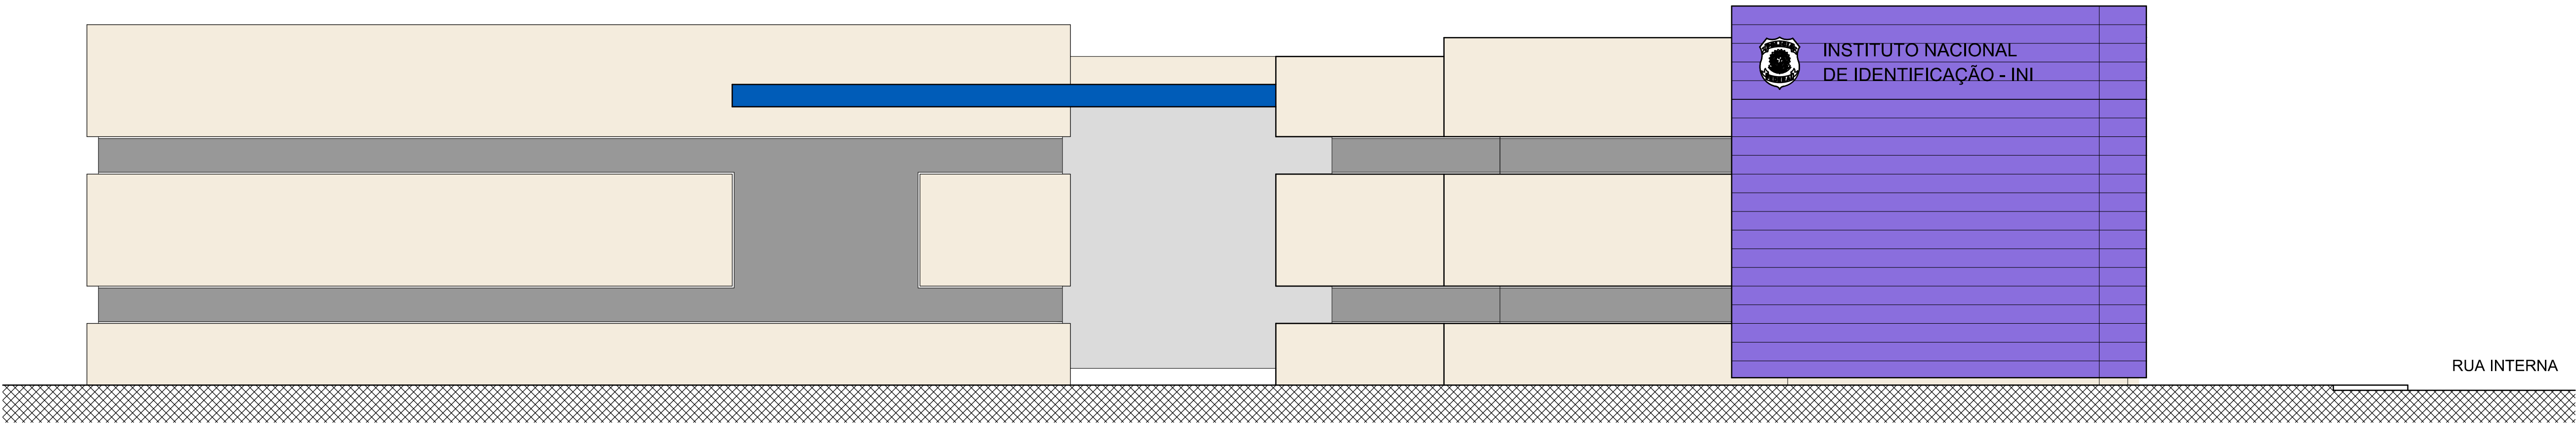

FACHADA FRONTAL  
ESTUDO PRELIMINAR DE ARQUITETURA  
ESCALA 1/100

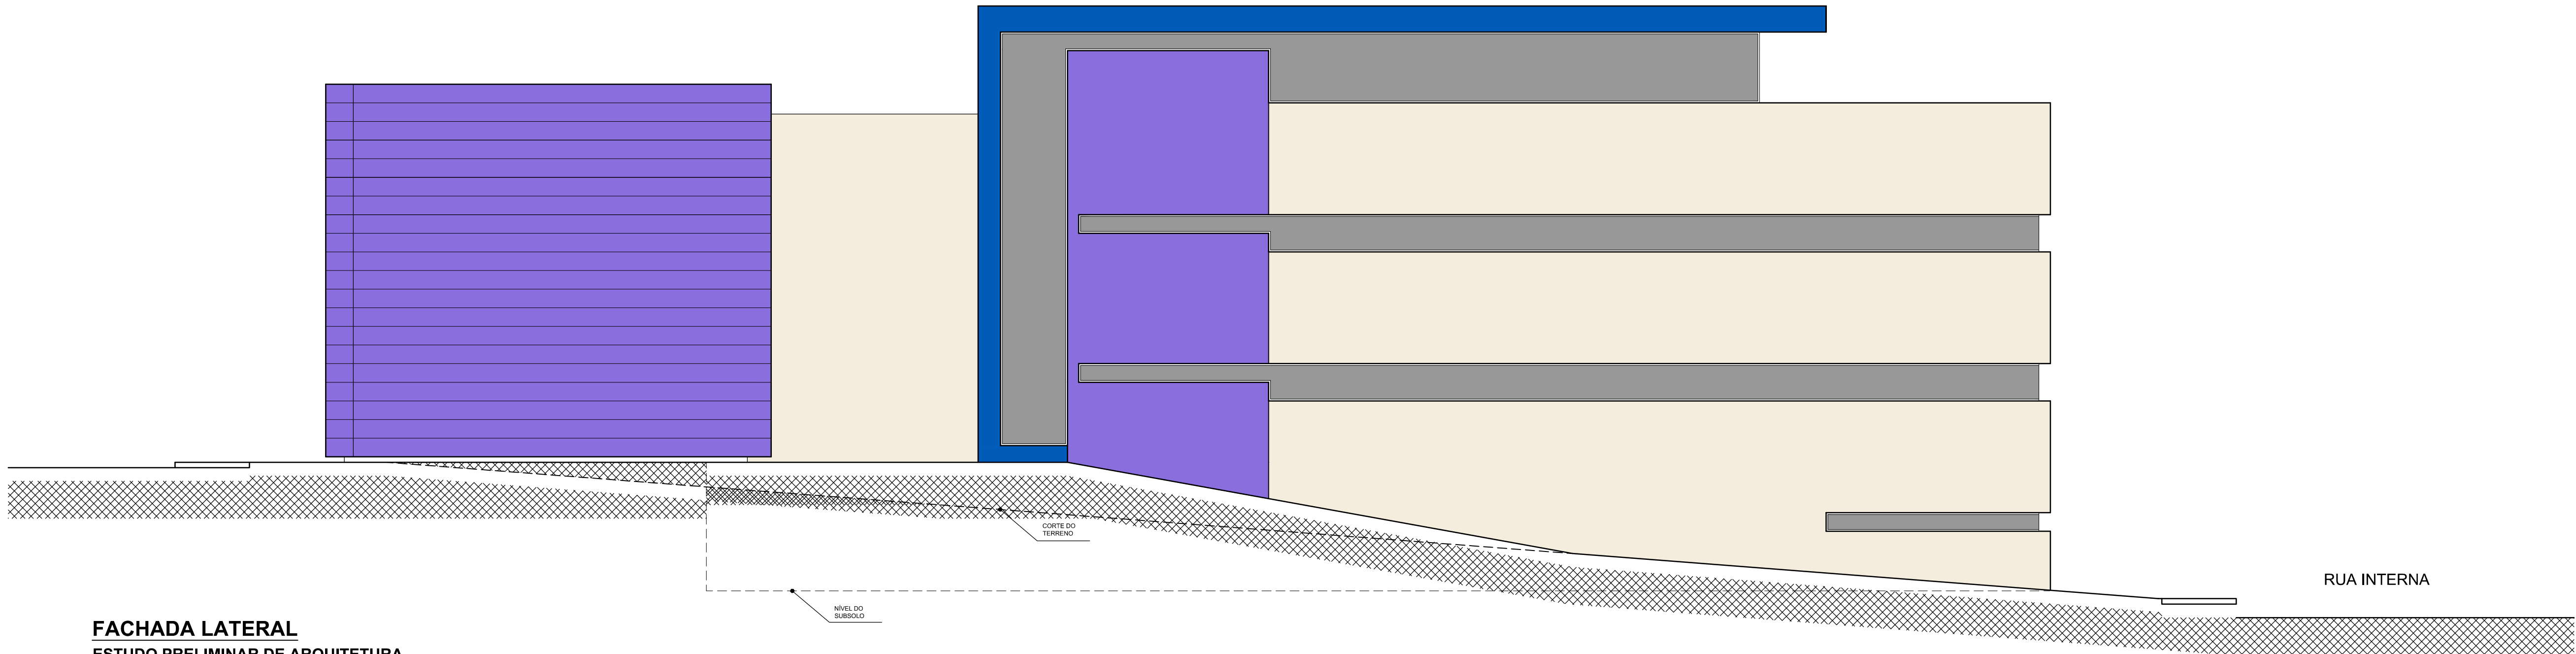

FACHADA LATERAL  
ESTUDO PRELIMINAR DE ARQUITETURA  
ESCALA 1/100

03	XXXXXX	ASSUNTOREV3	RESP. 3
02	XXXXXX	ASSUNTOREV2	RESP. 2
01	XXXXXX	ASSUNTOREV1	RESP. 1
Nº	DATA	ASSUNTO DA REVISÃO	RESPONSÁVEL

REVISÕES	
03	XXXXXX
02	XXXXXX
01	XXXXXX
Nº	DATA

LOGO DA CONTABILIDADE	NOME DO CONTRATADO CPF: XXX.XXX.XXX-XX Nº DO CONTRATO: XXX.XXX.X ENDEREÇO: XXXXXXXXXXXX CNPJ: XXX.XXX.XXX-XX E-MAIL DO SITE: XXXXXXXXXXXX TELEFONE: (000) XXXX-XXXX	AUTOR DO PROJETO: XXXXX (NOME DO PROFISSIONAL) REG. PROFI: (EX. CREARJ 111.111.00) AUTOR DO PROJETO: XXXXX (NOME DO PROFISSIONAL) REG. PROFI: (EX. CREARJ 111.111.00) RESPONSÁVEL: XXXXX (NOME DO PROFISSIONAL) CPF: XXX.XXX.XXX-XX
--------------------------	---------------------------------------------------------------------------------------------------------------------------------------------------------------------------------------	----------------------------------------------------------------------------------------------------------------------------------------------------------------------------------------------------------------------------------------------------


GTED/SR/PE/RJ	PRÓPRIETÁRIO: POLÍCIA FEDERAL	UNIDADE GESTORA: DELEGACIA POLÍCIA FEDERAL NO RIO DE JANEIRO/RJ
	DEPARTAMENTO: CONSTRUÇÃO DA NOVA SEDA DO INSTITUTO NACIONAL DE IDENTIFICAÇÃO	
	ENDEREÇO: SETOR POLICIAL SULA - BRASILIA	ESTADO: DISTRITO FEDERAL
	FASE DO PROJETO: PROJETO DE ARQUITETURA	ESTUDO PRELIMINAR
	PROCESSO: XXXXXX	PRANCHAS: PRJ
	AUTOR: XXXXXX	DATA: 01 / 04 / 2021
	SUPERINTENDÊNCIA DA POLÍCIA FEDERAL, RIO DE JANEIRO	INDICADA





03	X/XXXXX	ASSISTENTE	RESP 3
02	X/XXXXX	ASSISTENTE	RESP 2
01	DATA	ASSISTENTE DA REVISÃO	RESP 1
<b>REVISÃO</b>			
NOME DO CONTRATADO CNP: XXXXXXXXXX Nº DO CONTRATO Nº XXX.XX CPF: XXXXXXXX END: XXXXXXXX CID: XXXXXXXX CTP: XXXXXXXX TELEFONE: (000) XXXXXXXX		AUTOR DO PROJETO: XXXXX (NOME DO PROFISSIONAL) RES. PROPS: RES. CREA XXX 11111100 AUTOR DO PROJETO XXXXX (NOME DO PROFISSIONAL) RES. PROPS: RES. CREA XXX 11111100 RESPONSAVEL XXXXX (NOME DO PROFISSIONAL) RES. PROPS: XXX XXXXXXXX	
		CONSTRUÇÃO DA NOVA SEDA DO INSTITUTO NACIONAL DE IDENTIFICAÇÃO	
PROJETANTO: POL. CAR. FEDERAL DATA:		ÍNDICE DE FOLHAS: ILUSTRAÇÃO POL. FEDERAL NO R/O DE ANEXO(H)	
ENDEREÇO: SETOR POLICIAL SIA - BRASILIA FEDERAL:		ESTADO DEBÍTIVO FISCAL FASE DO PROJETO:	
PROCESSO: XXXXXX DATA:		ESTUDO PRELIMINAR PRJ	
SUPERINTENDÊNCIA DA POLÍCIA FEDERAL, NO P.O. DE		07/08	

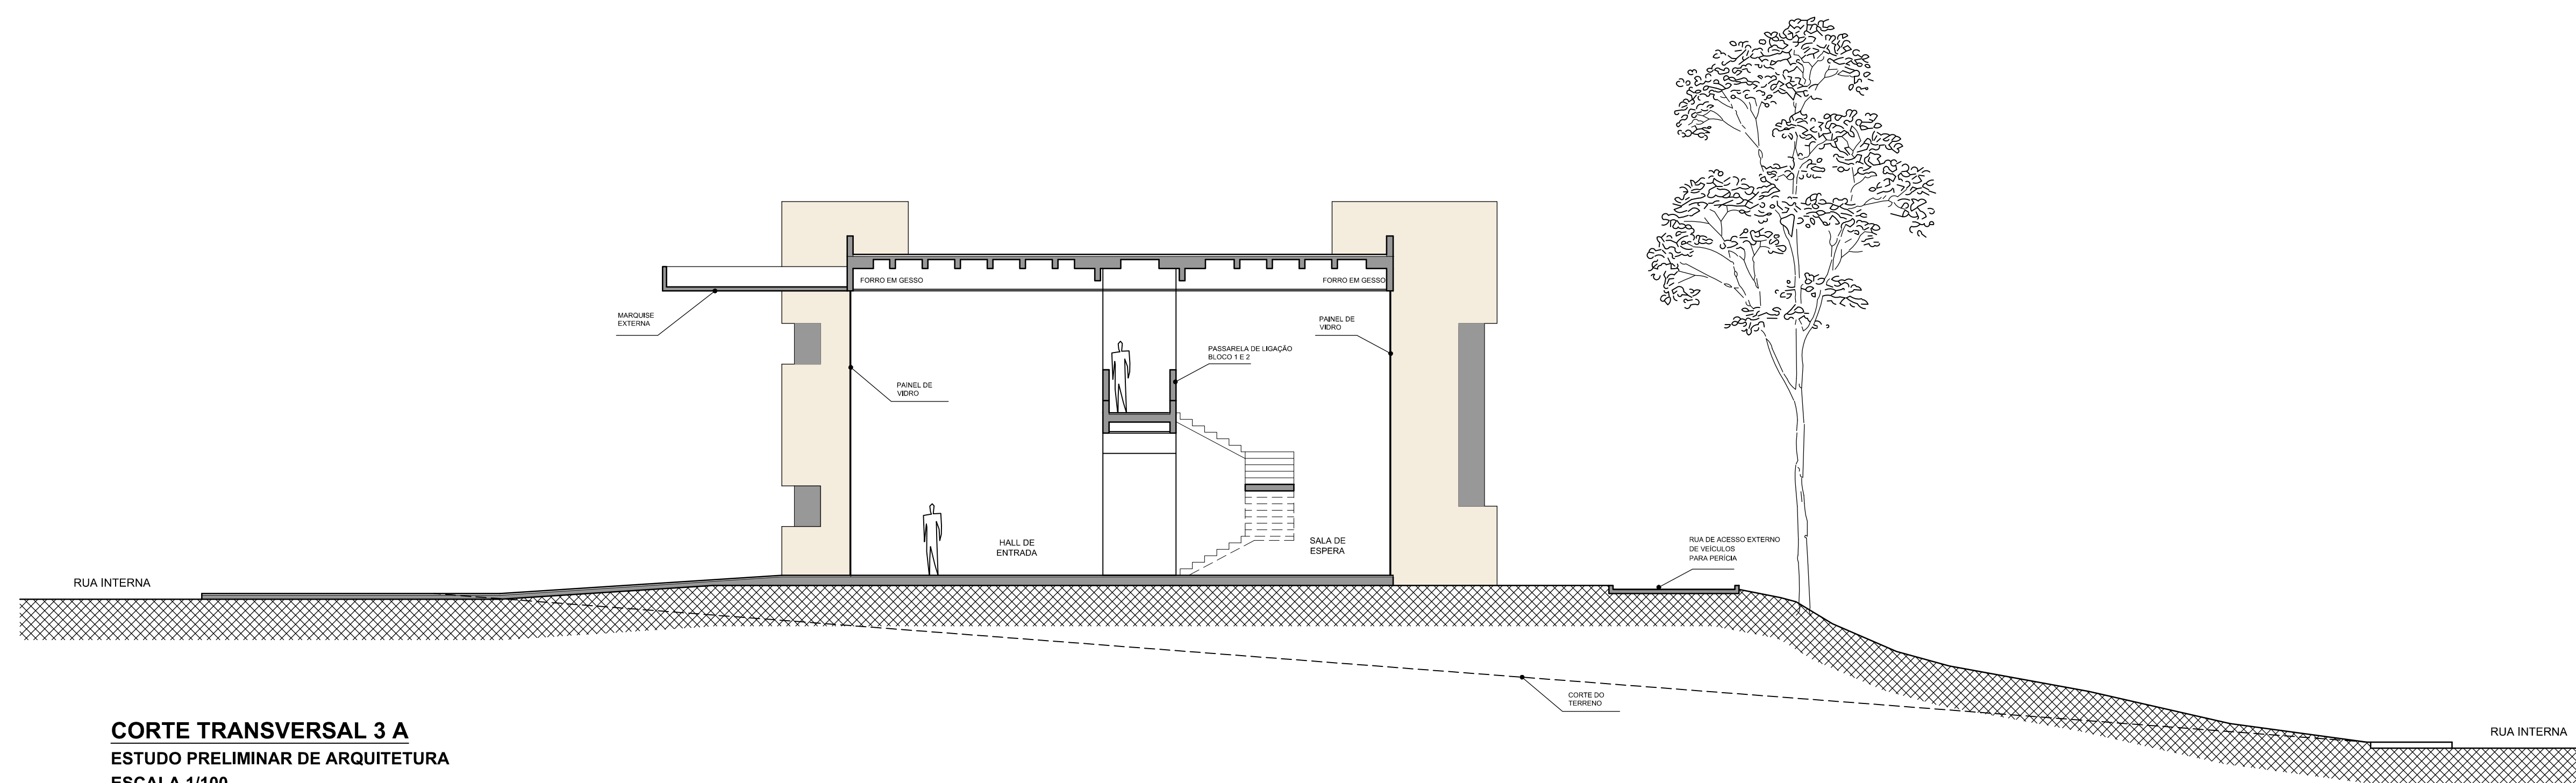

[illegible]