




LEGENDA: ENGENHARIA CONTRA INCÊNDIO	
SÍMBOLO	DESCRIÇÃO (HIDRANTES E SPRINKLERS)
	TUBULAÇÃO PARA REDE DE HIDRANTES, COM Ø1" a Ø2" EM AÇO CARBONO GALVANIZADO. EXTREMIDADES ROSCADAS COM LULA SEM COSTURA SCHEDULE 40, E PARA DIÂMETRO IGUAL OU SUPERIOR A Ø2 1/2" SERÁ UTILIZADO TUBO EM AÇO CARBONO PRETO SCHEDULE 40, SEM COSTURA COM EXTREMIDADES CHANFRADAS PARA SOLDAR - REDE DE HIDRANTES
	TUBULAÇÃO PARA REDE DE SPRINKLERS, COM Ø1" a Ø2" EM AÇO CARBONO GALVANIZADO. EXTREMIDADES ROSCADAS COM LULA SEM COSTURA SCHEDULE 40, E PARA DIÂMETRO IGUAL OU SUPERIOR A Ø2 1/2" SERÁ UTILIZADO TUBO EM AÇO CARBONO PRETO SCHEDULE 40, SEM COSTURA COM EXTREMIDADES CHANFRADAS PARA SOLDAR - REDE DE SPRINKLERS
	ARMÁRIO PARA GUARDAR DOIS LANCES DE MANGUEIRAS Ø1 1/2" DE 15m, ESQUICHOS E CHAVE UNÍDO STORZ, EM CHAPA DE AÇO FOSFATIZADO, PROTEGIDA POR UMA DEMÃO DE PRIMEIRO, COM ACABAMENTO NA COR VERMELHA-CHAMBERGO
	BICO SPRINKLERS MODELO EM PE Ø1 1/2" ROSCA BSP QUARTZÓIDE AMARELO 79" TIPO PADRÃO (13mm) FATOR US - K8.0 - PENDENTE
	BICO SPRINKLERS MODELO PENDENTE Ø1 1/2" ROSCA BSP QUARTZÓIDE AMARELO 79" TIPO PADRÃO (13mm) FATOR US - K8.0 - EM PE.
	TUBULAÇÃO QUE SOB E QUE DESCE RESPECTIVAMENTE
SÍMBOLO	DESCRIÇÃO (EXTINTORES)
	EXTINTOR PÓ QUÍMICO ABC 4,5kg (FOSFATO MONOMÁCNICO) - CAPAC. EXTINTORA 4-A-B-C-B-C
	EXTINTOR CO2 6,0kg - CAPAC. EXTINTORA 5-B-C
	EXTINTOR A BASE DE HALOTRON BC 2,3kg - CAPAC. EXTINTORA 5-B-C
	EXTINTOR A BASE DE CLORETO DE SÓDIO D 9,0kg
	SUPORTE DE PISO PARA EXTINTOR

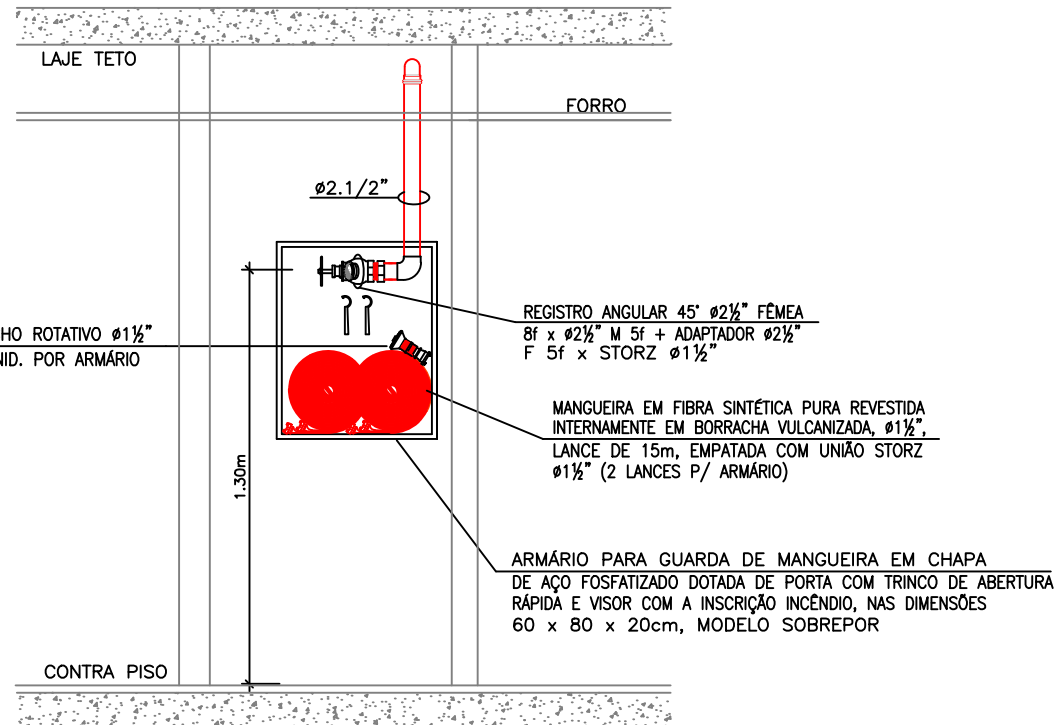


DETALHE 1 - VISTA FRONTAL
ESCALA: SEM ESCALA

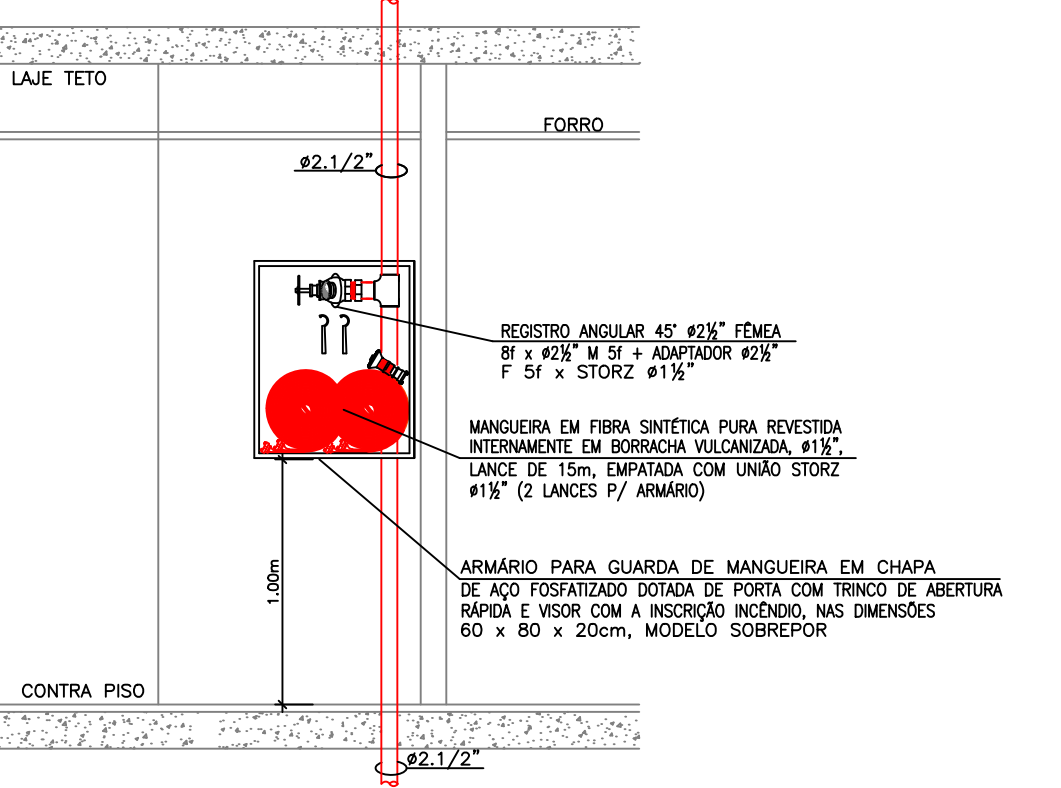

DETALHE 2 - VISTA FRONTAL
ESCALA: SEM ESCALA

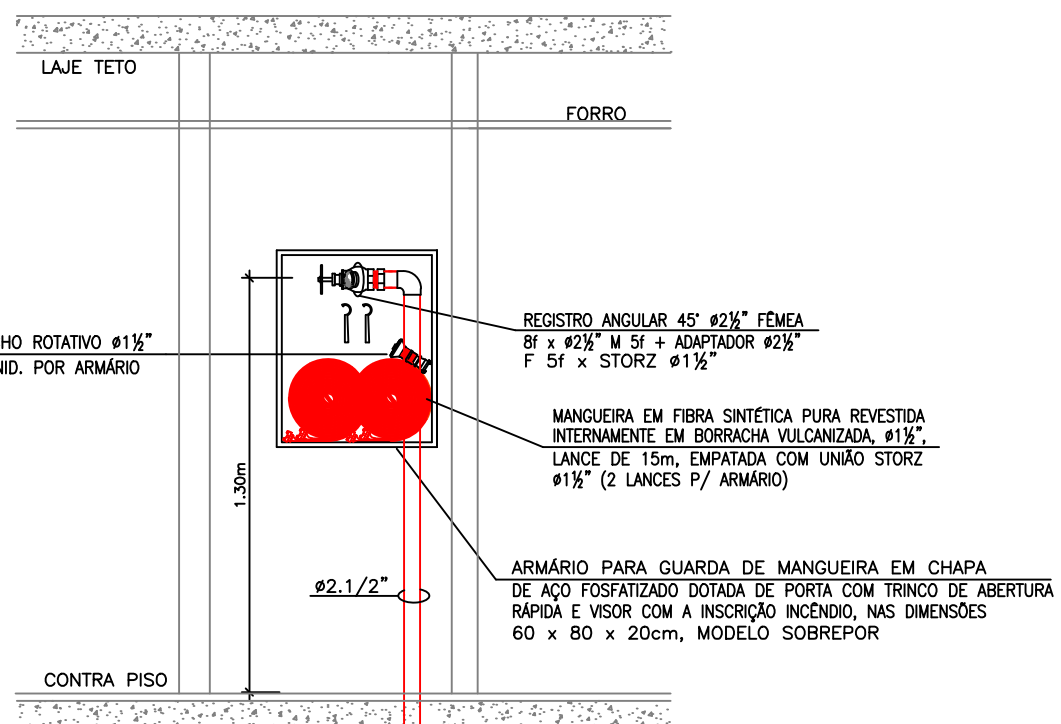

DETALHE 3 - VISTA FRONTAL
ESCALA: SEM ESCALA

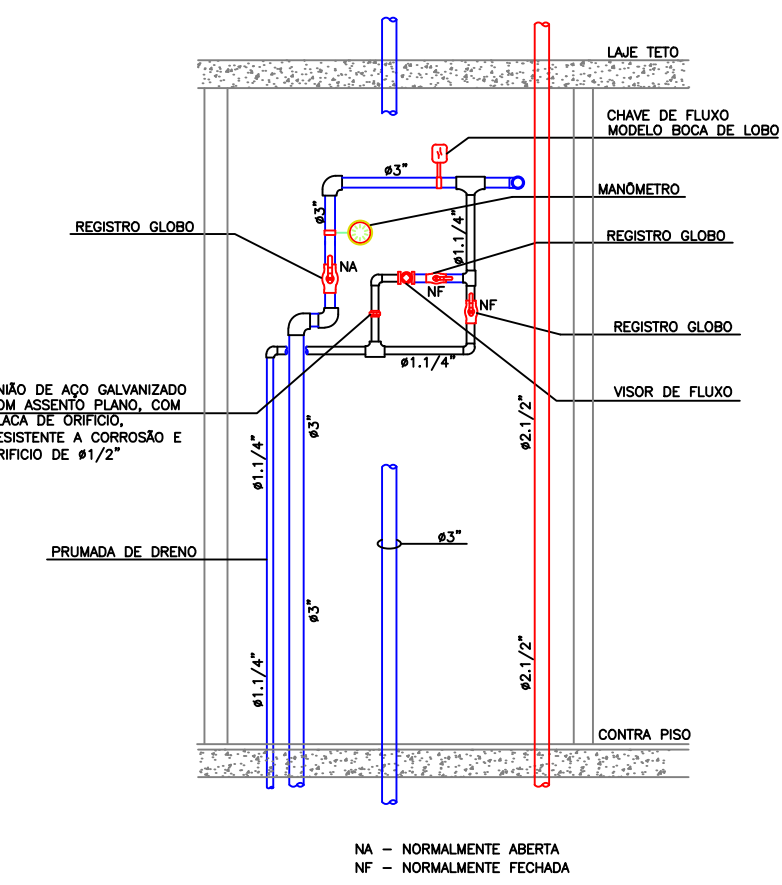

DETALHE 4 - VISTA FRONTAL
ESCALA: SEM ESCALA

EDIFÍCIO SEDE
PLANTA BAIXA 1º PAV.
ESCALA: 1/100

REVISÃO	04	SET/09	REVISÃO DA SINALIZAÇÃO
REVISÃO	03	AGO/09	REVISÃO DE BASE
REVISÃO	02	JUN/09	REVISÃO NO NÚMERO DE PRANCHAS
REVISÃO	01	MAI/09	REVISÃO DOS EXTINTORES
EMIÇÃO INICIAL	*	MAI/09	
		FASE	PROJETO EXECUTIVO
CLIENTE		SERVIÇO PÚBLICO FEDERAL MJ - DEPARTAMENTO DE POLÍCIA FEDERAL	
ORÇ		NOVA SEDE SUPERINTENDÊNCIA REGIONAL DO DEPARTAMENTO DE POLÍCIA FEDERAL DE RORAIMA	
ENDEÇO		AVENIDA BRASIL - BOA VISTA/RORAIMA	
PRONCH		PLANTA BAIXA 1º PAV.	
AUTOR DO PROJETO		RENATA BRITO MOTA LAURIA - CREA - 40117-D/BA	
COORDENÇÃO		GLOBO ENGENHARIA E ARQUITETURA	
		016-08-PE-IN-04-13-R4	
		1/100	
		SET/09	