



REFEITORIO/ASSECAS/BCº BRASIL/IBGE

CEST-PE/SRL
EX-CNEN


EX-GALPÃO DA SUDENE

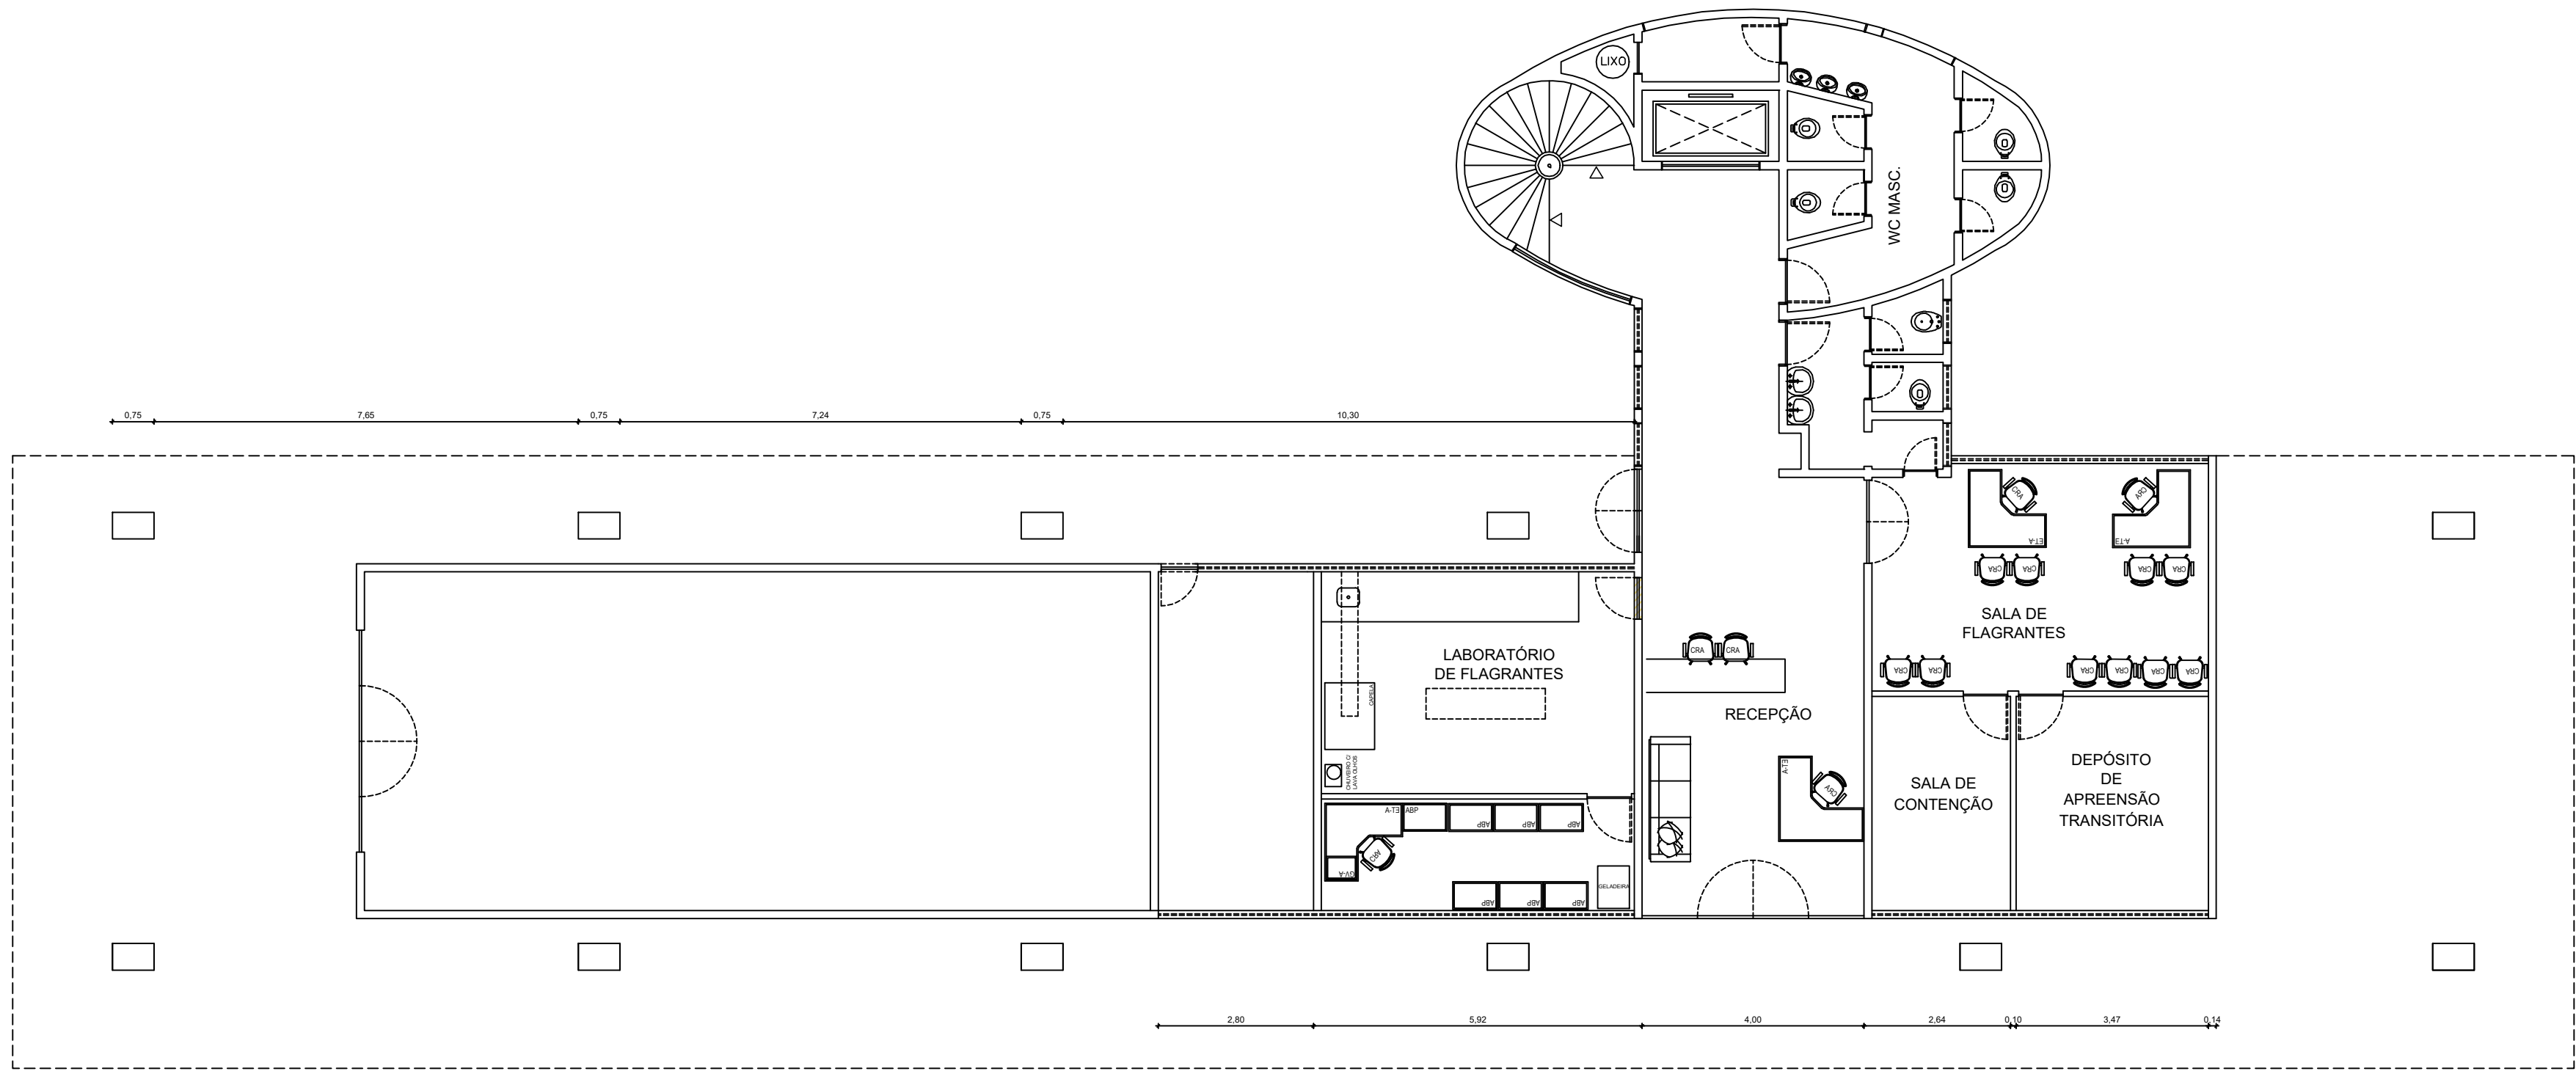


PLANTA BAIXA - ABIN - TÉRREO
ESCALA: 1/100

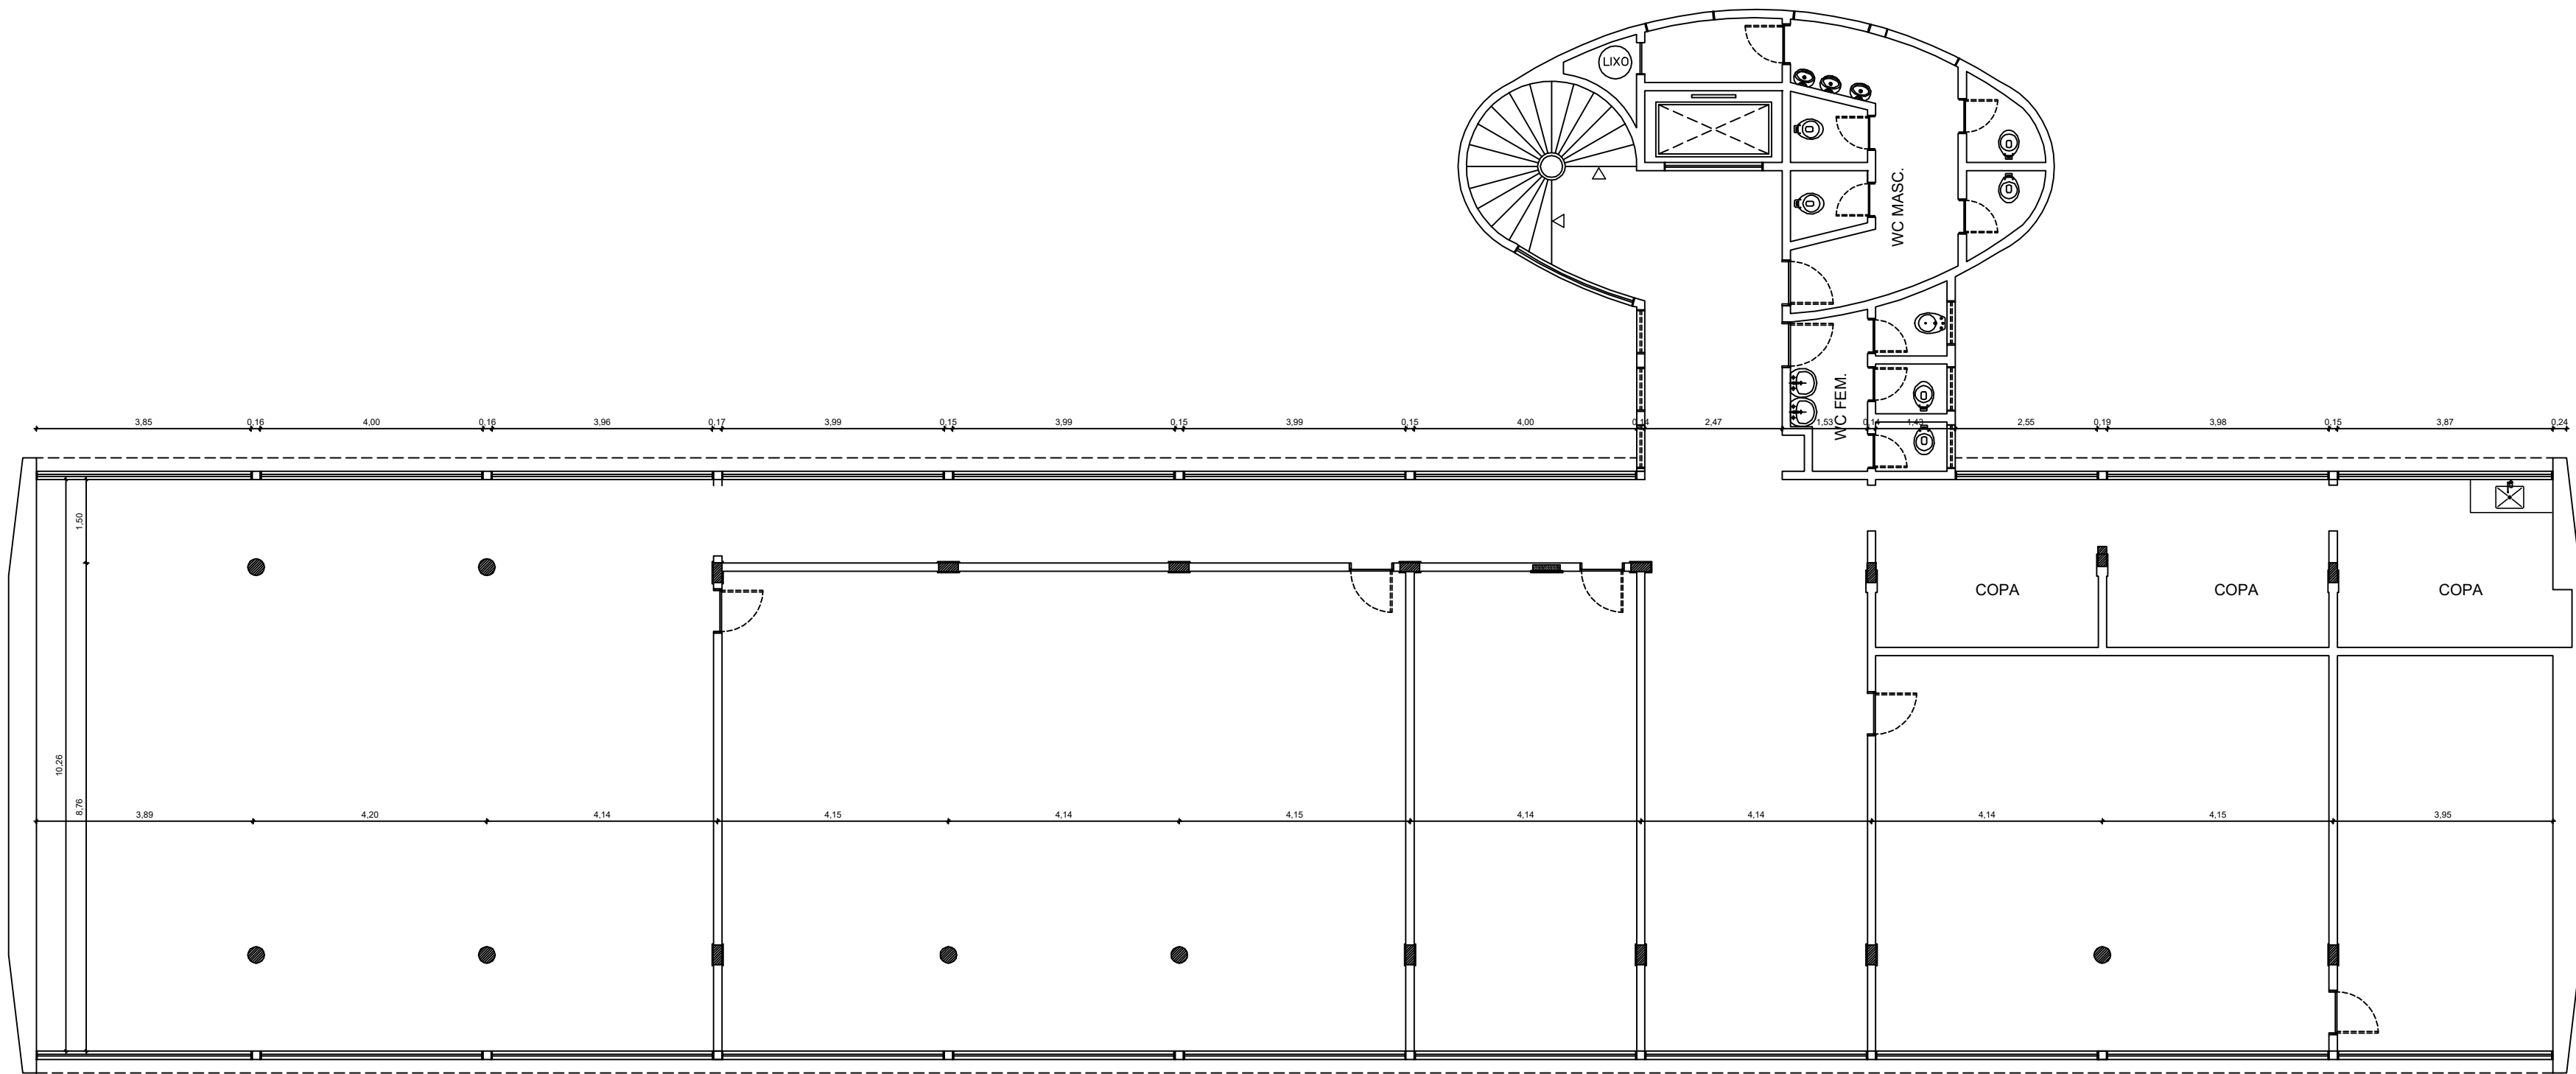

PLANTA BAIXA - ABIN - 1º PAV
ESCALA: 1/100

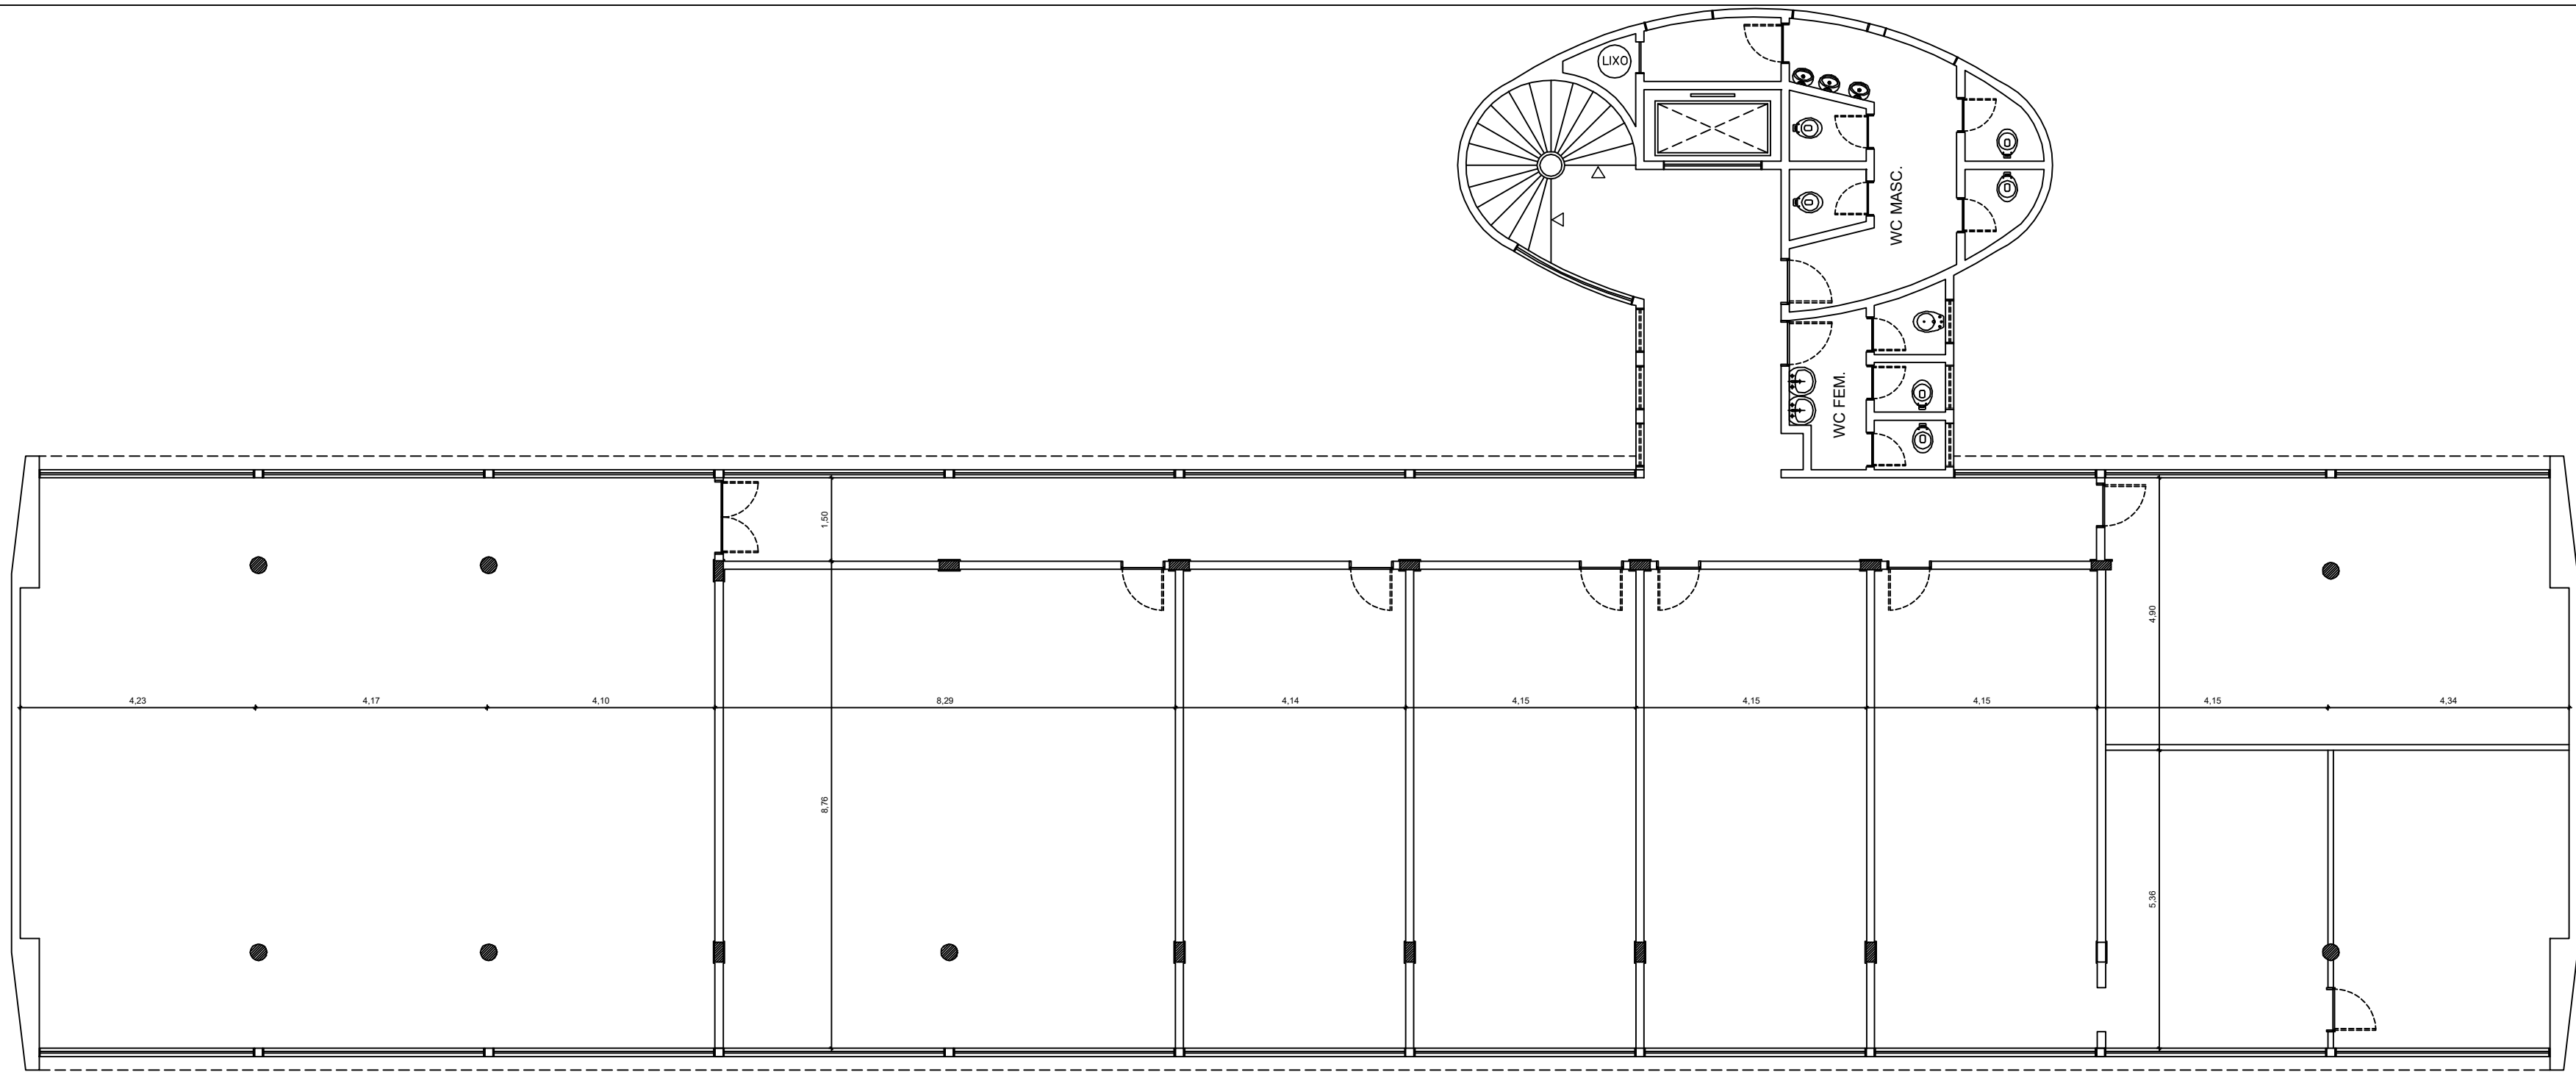

PLANTA BAIXA - ABIN - 2º PAV
ESCALA: 1/100

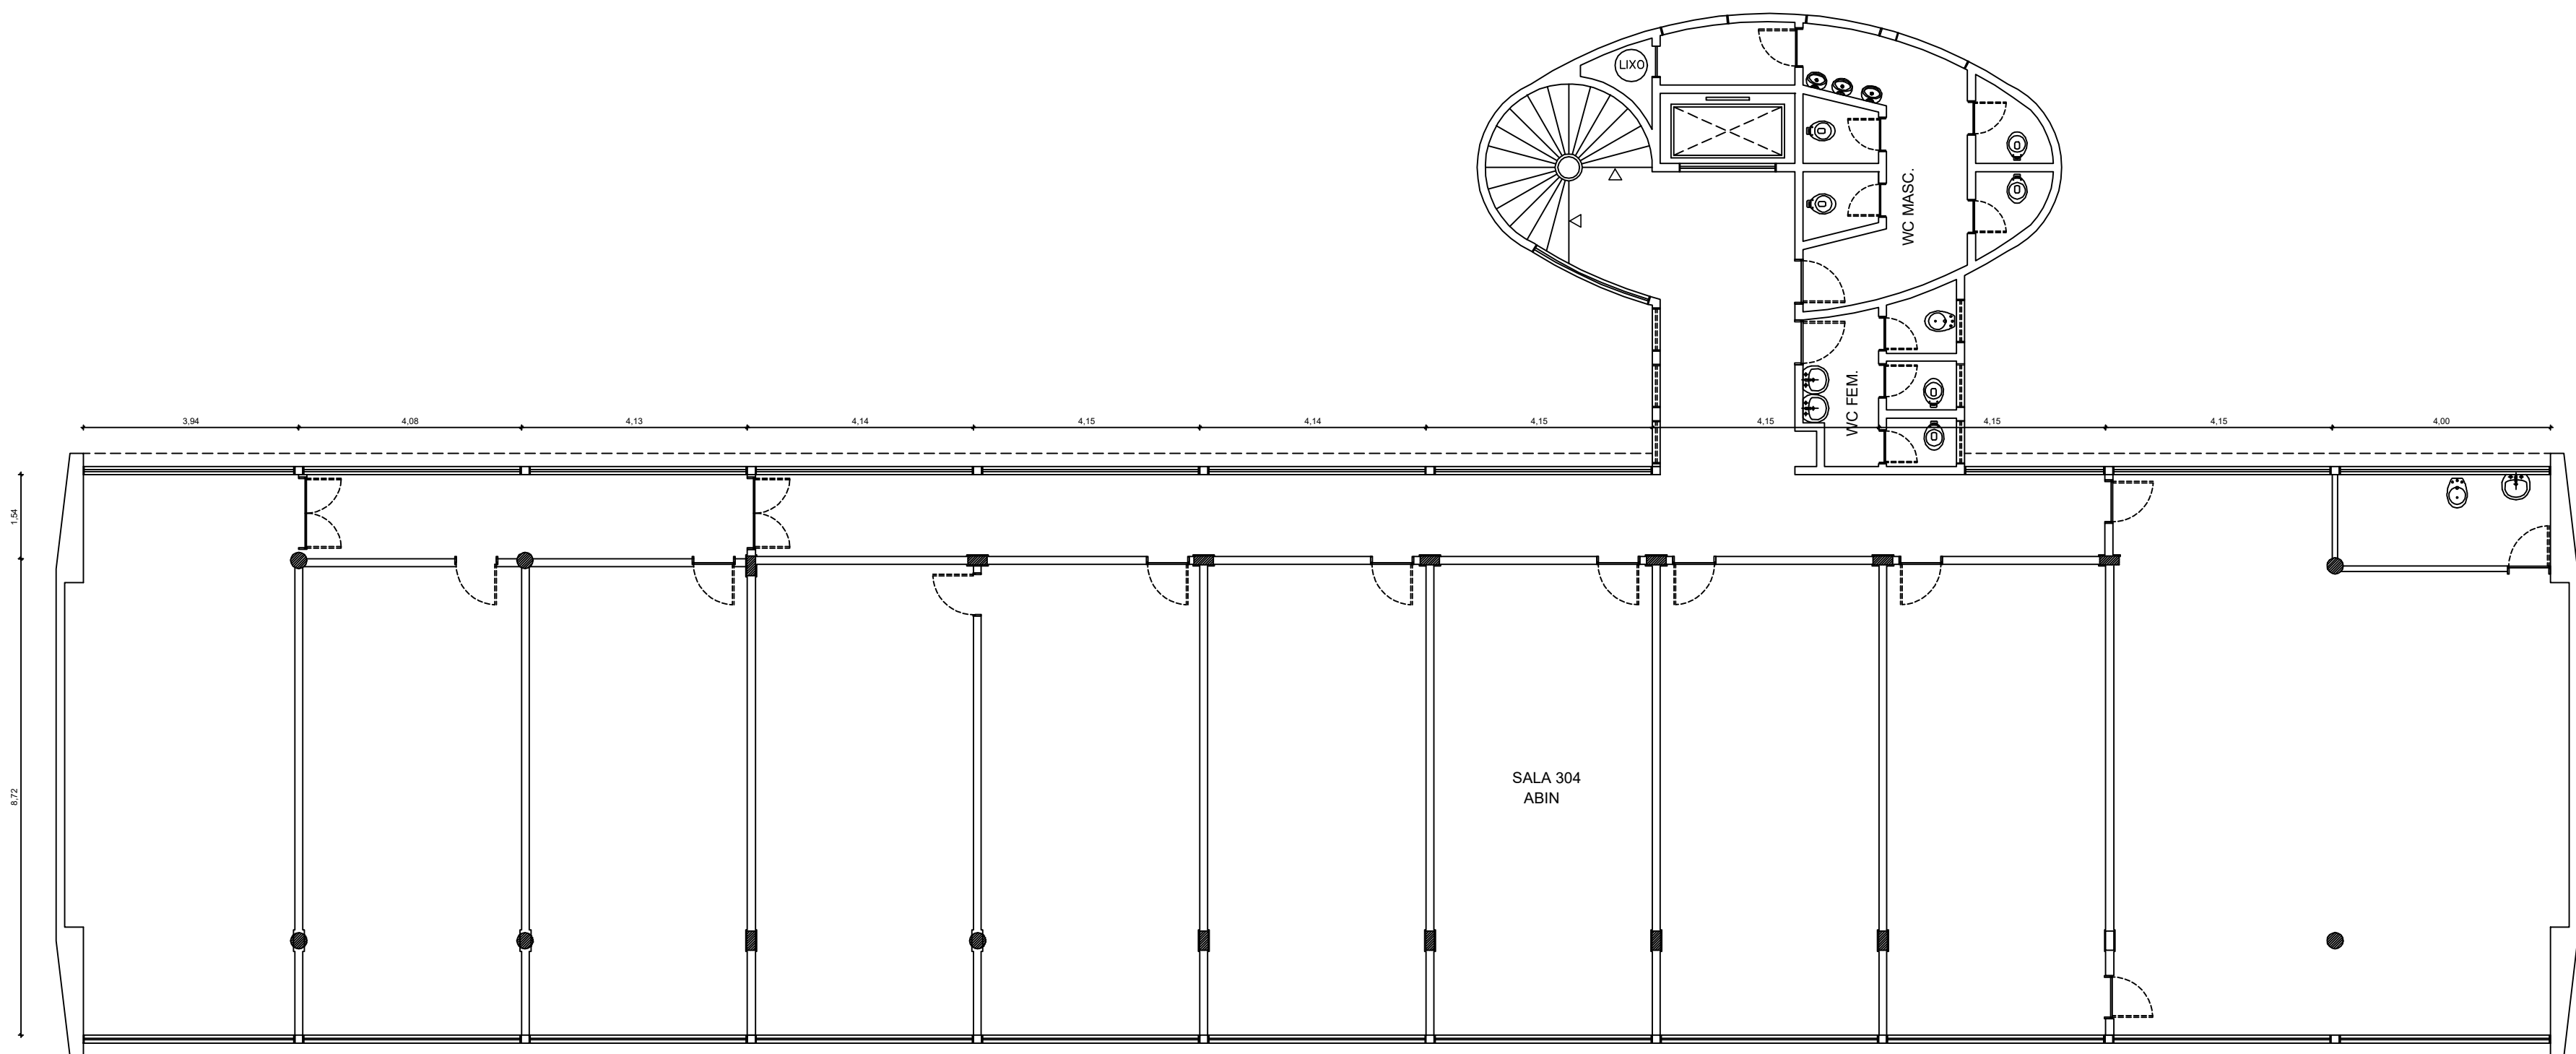

PLANTA BAIXA - ABIN - 3º PAV
ESCALA: 1/100

PROJETO DE PLAMTA BAIXA DA ÁREA OCUPADA PELA SR/PF/PE NO GISE/CICOR

PRANCHA: PLANTA BAIXA E LAYOUT

ESCALAS: 1/75	DATA:	PRANCHA:
ESTAGIÁRIO COLABORADOR: LUCAS ALBUQUERQUE		01/02

PROPRIETÁRIO: SUPERINTENDÊNCIA REGIONAL DO DPF EM PERNAMBUCO - CNPJ: 00.394.494/0003-13

RESPONSÁVEL TÉCNICO PELO PROJETO:

RESPONSÁVEL TÉCNICO PELA CONSTRUÇÃO:



- CICCOR - 724,53 M²
- DRE - 147,50 M²
- FICCO - 213,36 M²