
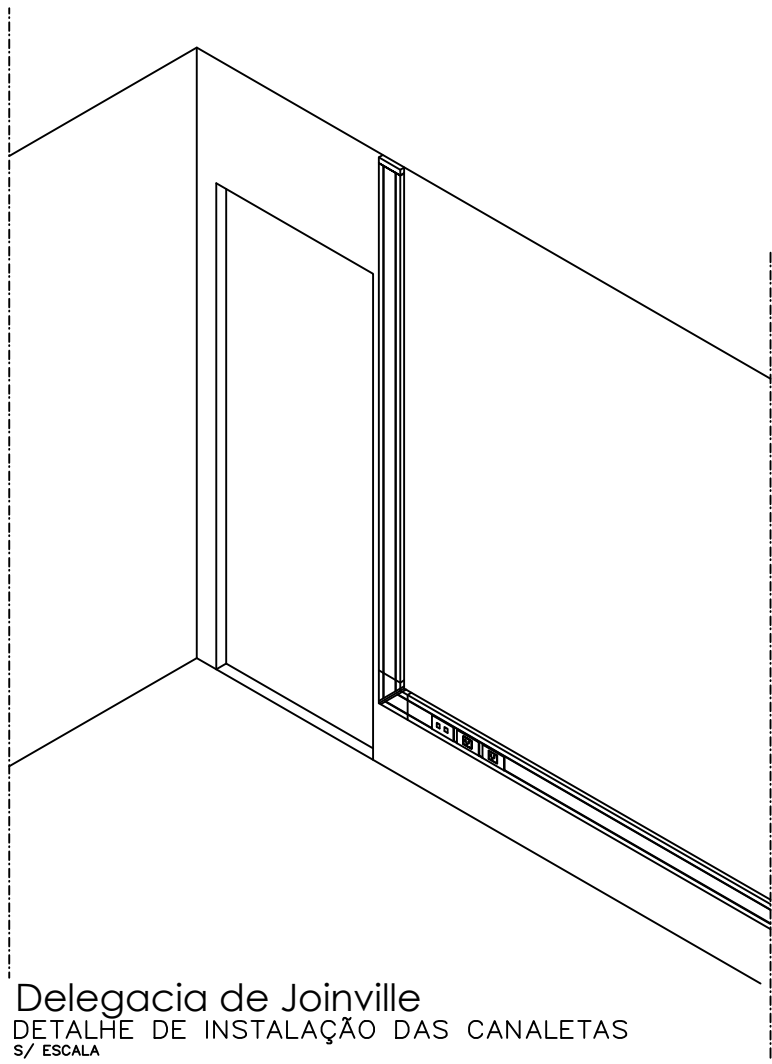


PLANTA BAIXA
ESCALA - 1:100

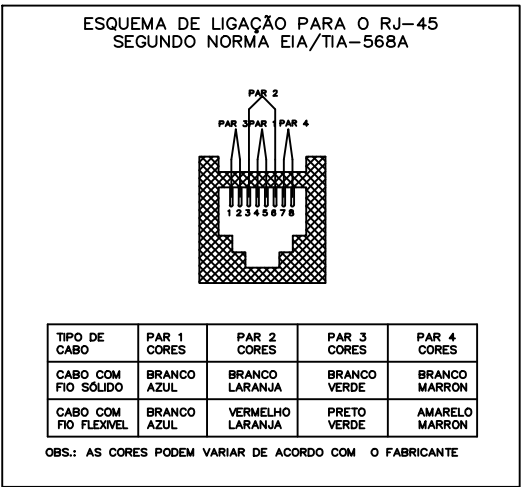

LEGENDA

SÍMBOLO	DESCRIÇÃO - ESPECIFICAÇÃO
	RACK PADRÃO 19" - COM EQUIPAMENTOS DE TELECOMUNICAÇÕES - VOZ/DADOS
	DISTRIBUIDOR - QUADRO DE TELEFONE
	TOMADA RJ-45, CAT 6A, INSTALADA A 0,30m DO PISO, EM CAIXA TIPO "WALL BOX" 4"x4", COM ESPELHO PARA ATÉ 4 INSERITOS, SENDO DOIS COBERTOS POR TAMPA CEGA. FAB. AMP. OU TECNICAMENTE EQUIVALENTE
	ELETRODUTO DE PVC RÍGIDO PELO PISO, QUANDO NÃO COTADO Ø=1"(25mm) ELETRODUTO DE PVC RÍGIDO PELO TETO OU PAREDE, QUANDO NÃO COTADO Ø=1"(25mm)
	INDICADOR DO N° "N" DE CABOS UTP CAT 6A NO PERCURSO
	CALHA GALVANIZADA NO ENTRE FORRO, OU SOB A LAJE DIMENSÕES NO PROJETO
	CANALETA DE ALUMÍNIO PARA INSTALAÇÃO APARENTE, DIM. 25x73mm, ACABAMENTO EM PINTURA BEGE, TIPO DUTOTEC REF. DT 13320, OU TECNICAMENTE EQUIVALENTE.

NOTAS

- É PARTE INTEGRANTE DESTA PROJETO O CONJUNTO DAS NORMAS DA ABNT; O PROJETO DE NORMA ABNT 03.046.05-010:1999; AS NORMAS EIA/TIA-568A, EIA/TIA-568, EIA/TIA-606 e EIA/TIA-607, BEM COMO AS ESPECIFICAÇÕES CONTIDAS NO CADERNO DE ENCARGOS.
- AS GRANDEZAS ESTÃO EXPRESSAS COMO COMUMENTE UTILIZADAS NO MERCADO PODENDO, EM ALGUNS CASOS, COEXISTIREM MEDIDAS NO SISTEMA INTERNACIONAL (MKS) COM OUTRAS COMO POLEGADAS, UN, TR, ETC.
- O DIÂMETRO NOMINAL MÍNIMO PARA OS DUTOS SERÁ 3/4" (20mm) E AS COTAS ESTÃO OMISSAS.
- TODOS OS DUTOS TERÃO ACABAMENTOS COM BUCHA E ARRUELA EM TODAS AS CAIXAS DE LIGAÇÃO E PASSAGEM.
- TODOS OS DESVIOS E DERIVAÇÕES SERÃO EFETUADOS ATRAVÉS DE CONDULETES.
- TODOS OS QUADROS TELEFÔNICOS, BEM COMO OS RACK'S, SERÃO ATERRADOS DE ACORDO COM OS CRITÉRIOS DE VINCULAÇÃO ESTABELECIDOS NA NORMA EIA/TIA-607.
- NAS DERIVAÇÕES E CURVAS DE DUTOS E CANALETAS SERÃO UTILIZADOS OS ACESSÓRIOS APROPRIADOS PARA GARANTIR RAIO MÍNIMO DE CURVATURA R=25mm PARA OS CABOS UTP.
- NOS PONTOS DE TELEFONES PÚBLICOS NÃO SERÃO INSTALADAS TOMADAS.
- DEVERÁ SER FORNECIDO 100% DO TOTAL DOS PATCH CORDS E LINE CORDS COM CONECTORES 2 IDC/RJ-45 CAT. 6A.

	OBRA:	DPF JOINVILLE - SC		
	ENDEREÇO:			
	PROJETO:	ANTEPROJETO CABEAMENTO ESTRUTURADO		
	PROCESSO:	08494.001424/2023	ÁREAS:	TERRENO PRANCHA n°
	AUTOR:	RENATO JOSÉ L. DA FONSECA	CREA:	12.477-D/DF
CÓDIGO DE IDENTIFICAÇÃO:		REVISÃO:	DATA:	
EDIFÍCIO SEDE DO DPF 00 DE LOTE 09/10 SAS-BRASILIA FONE-3311.8722 / FAX-3311.8057		ABRIL/2024		