


PLANTA BAIXA - 4º PAVIMENTO - LADO LESTE - LEVANTAMENTO - SISTEMA DE SPRINKLERS  
ESCALA 1:50

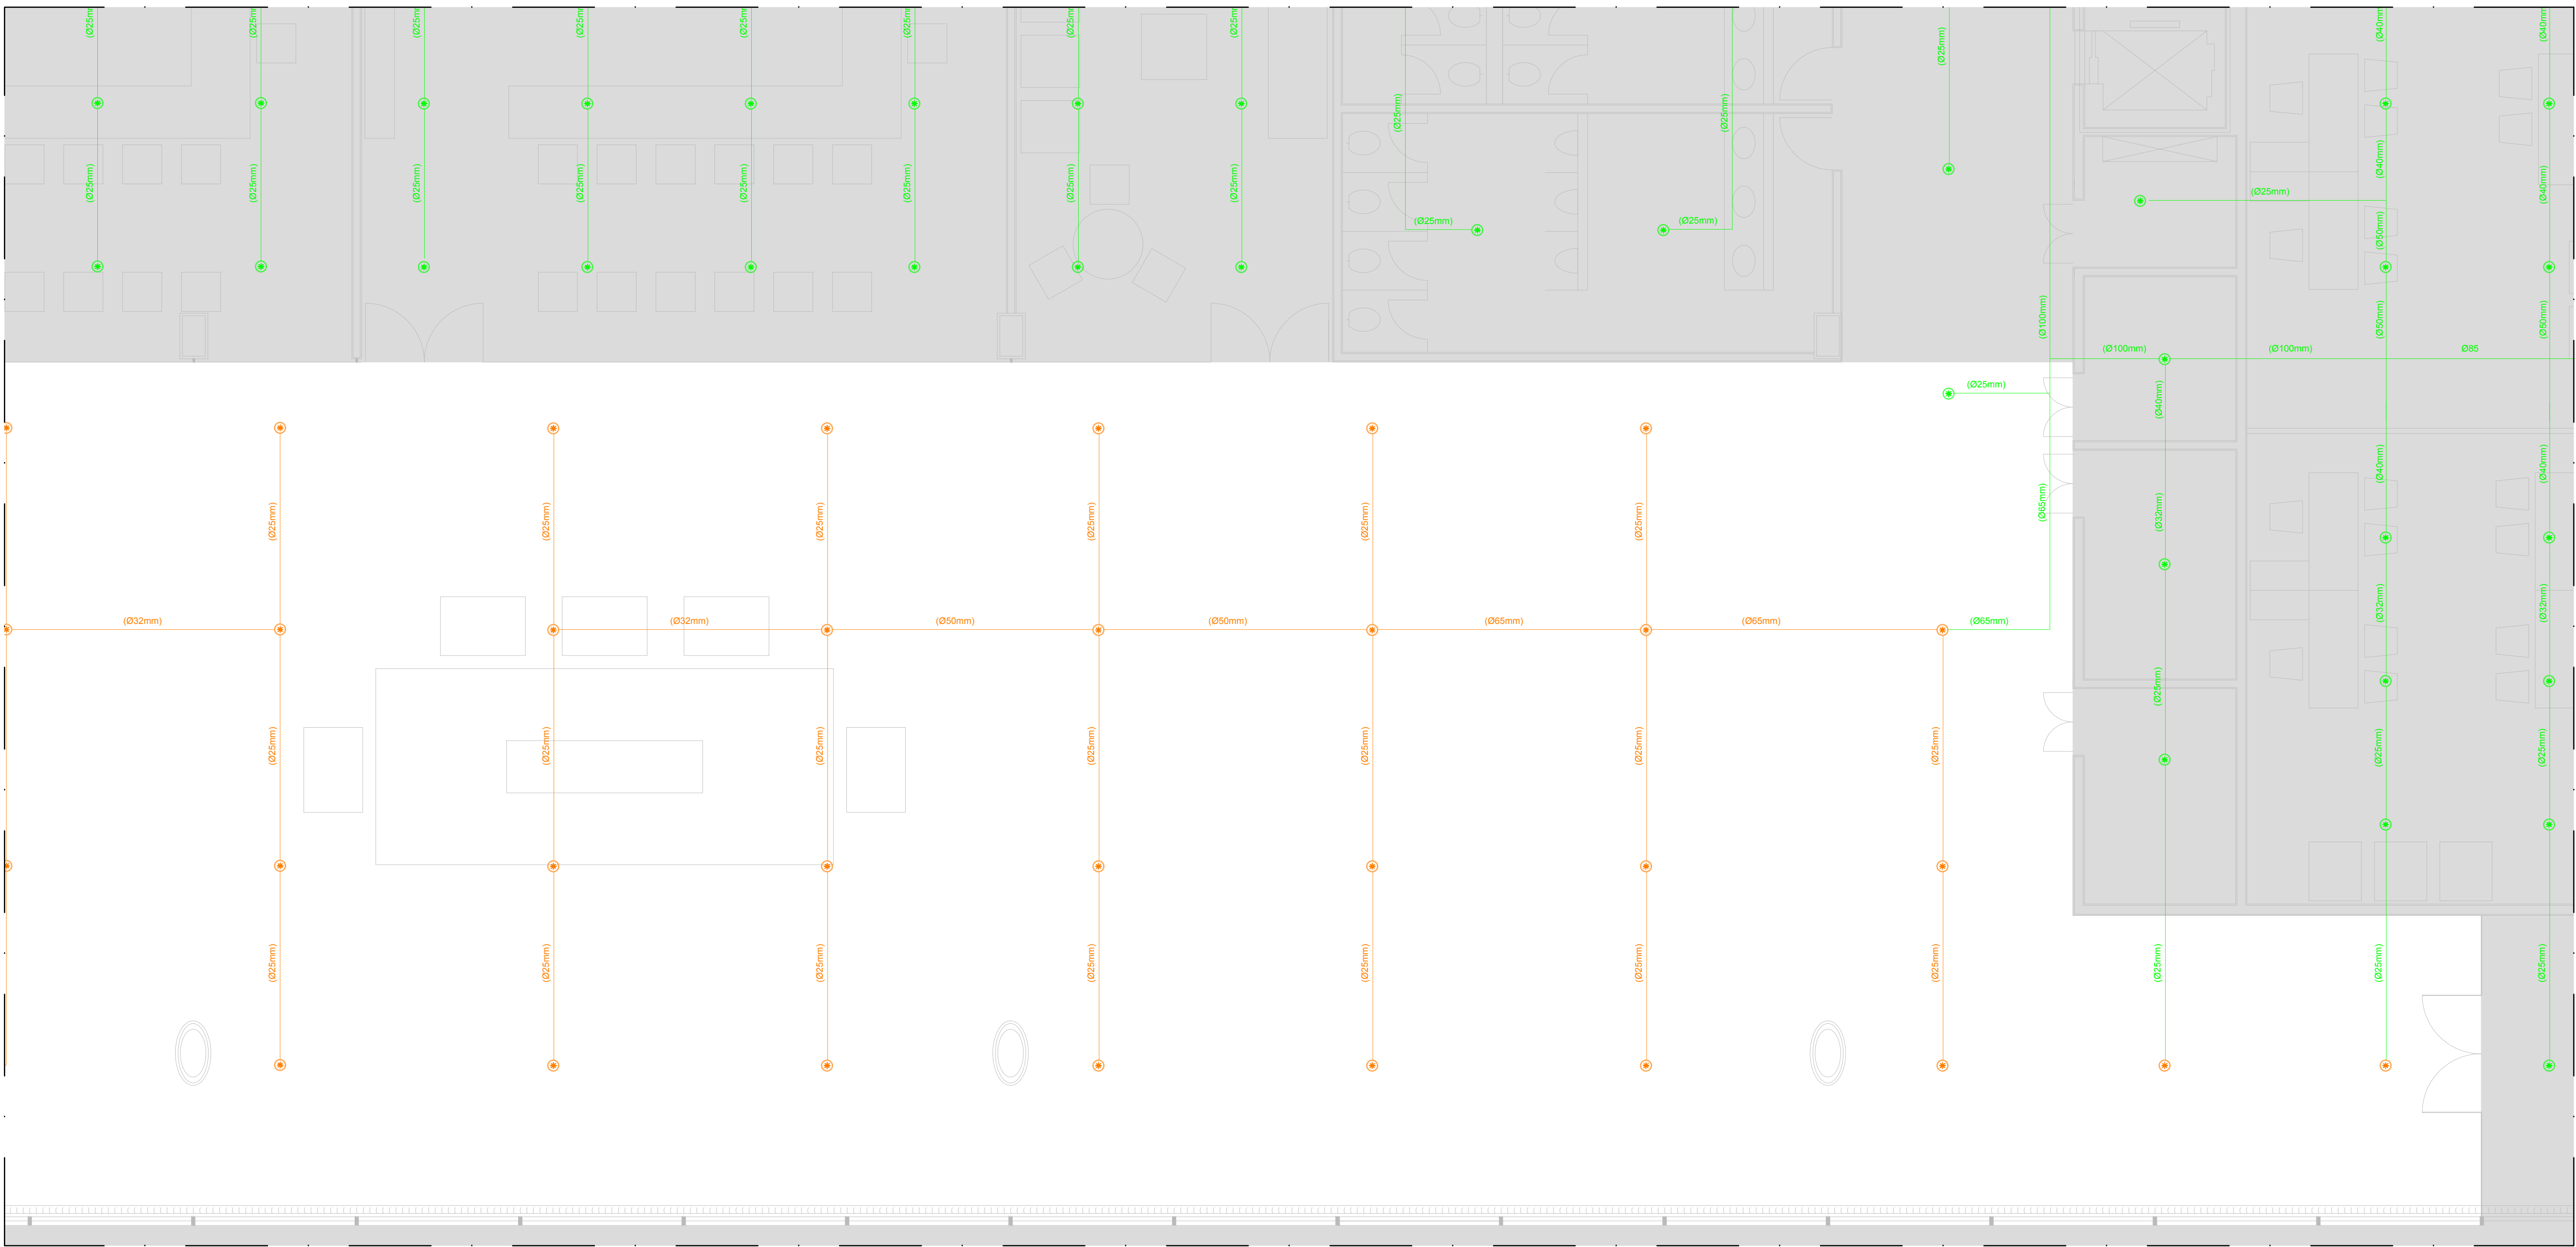


PLANTA BAIXA - 4º PAVIMENTO - LADO OESTE - LEVANTAMENTO - SISTEMA DE SPRINKLERS  
ESCALA 1:50

LEGENDA	
SIMBOLOGIA	DESCRIÇÃO
	SINALIZAÇÃO PROIBIÇÃO / ORIENTAÇÃO E SALVAMENTO / EQUIPAMENTOS
	XX-CÓDIGO (DE ACORDO COM A NBR 13434-2)
	YYYY-DIMENSÕES LARGURA / ALTURA (EM MILÍMETROS)
	EXTINTOR MANUAL PORTÁTIL DE PÓ QUÍMICO ABC, CARGA 8KG, CAPACIDADE EXTINTORA 3A.20.BC, INSTALADO EM SUPORTE DE FIXAÇÃO PARA PISO/PAREDE
	EXTINTOR MANUAL PORTÁTIL DE ÁGUA PRESSURIZADA, CARGA 10L, CAPACIDADE EXTINTORA 3A, INSTALADO EM SUPORTE DE FIXAÇÃO PARA PISO/PAREDE
	ALARME (AVISADOR) SONORO/VISUAL
	ACIONADOR MANUAL DE ALARME
	BLOCO AUTÔNOMO DE ILUMINAÇÃO DE EMERGÊNCIA - LED
	PLACA DE SINALIZAÇÃO DE EMERGÊNCIA
	DETECTOR DE FUMAÇA
	DETECTOR TERMOVOLUMÉTRICO
	CENTRAL DE DETECÇÃO E ALARME
	BICO DE SPRINKLER DE EMBUTIR
	HIDRANTE DE PAREDE
	TUBULAÇÃO AÇO GALVANIZADO DO SISTEMA DE SPRINKLERS INDICADO
	TUBULAÇÃO AÇO GALVANIZADO DO SISTEMA DE HIDRANTES INDICADO
	TUBULAÇÃO AÇO DE DETECÇÃO DO SISTEMA DE DETECÇÃO E ALARME INDICADO
	TUBULAÇÃO AÇO DE COMANDO DO SISTEMA DE DETECÇÃO E ALARME INDICADO

LEGENDA DE CORES	
COR	DESCRIÇÃO
	EQUIPAMENTO / INSTALAÇÃO EXISTENTE A SER MANTIDO(A)
	EQUIPAMENTO / INSTALAÇÃO NOVO(A)
	EQUIPAMENTO / INSTALAÇÃO A SER REMANEJADO, REMOVIDO OU PROVENIENTE DE REMANEJAMENTO, CONFORME INDICADO EM PRANCHA

QUANTITATIVO DE ITENS					
SIMBOLOGIA	QUANTIDADE DE ITENS EXISTENTES	QUANTIDADE DE ITENS A SEREM REMOVIDOS	ITENS PROVENIENTES DE REMANEJAMENTO	QUANTIDADE DE ITENS NOVOS	
	03	03	-	-	05
	03	03	-	-	-
	02	-	02	-	03
	05	-	05	-	03
	-	-	-	-	27
	21	-	21	-	26
	05	-	05	-	45
	01	-	-	-	-
	62	01	61	-	79
	03	03	-	-	-

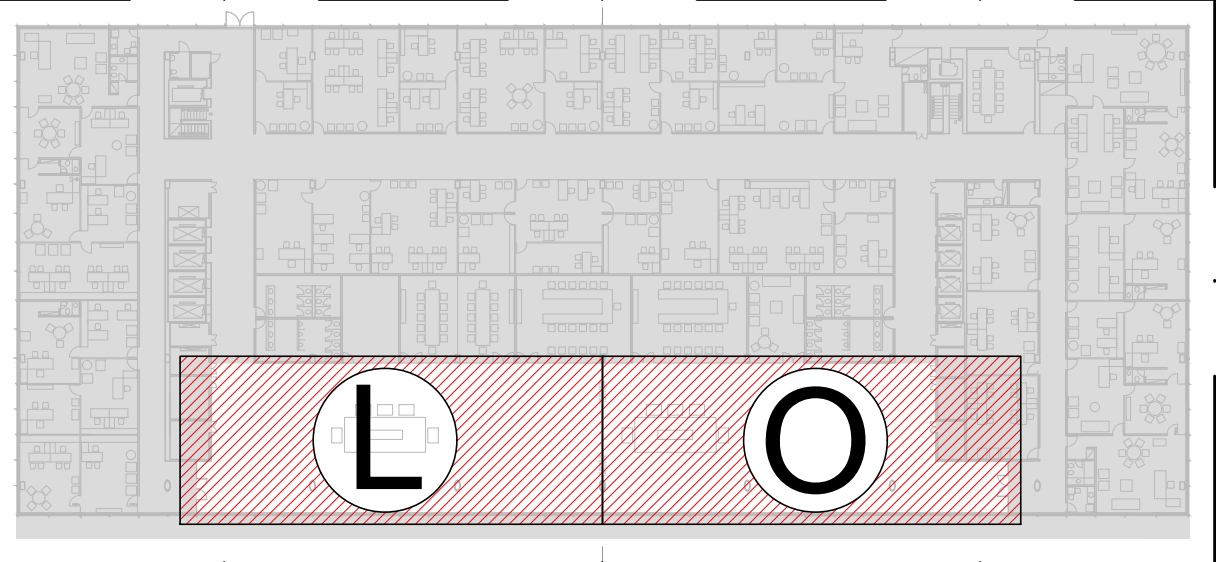

MAPA CHAVE - 4º PAVIMENTO - ÁREA DE ATUAÇÃO - LADO LESTE "L" - LADO OESTE "O"  
SEM ESCALA

ALTERAÇÕES:			
Nº	DATA	OBSERVAÇÕES	RUBRICA
01	23/10/2020	EMIÇÃO INICIAL	

**PRESIDÊNCIA DA REPÚBLICA**  
Secretaria de Administração  
Diretoria de Recursos Logísticos  
Coordenação Geral de Engenharia e Edifícios

**ENDEREÇO :** PALÁCIO DO PLANALTO - BRASILIA DF

**PROPRIETÁRIO :** PRESIDENCIA DA REPUBLICA

**FIRMA EXECUTORA :**

**AUTOR DO PROJETO :** MAIRTON HOLANDA  
**RESPONSÁVEL TÉCNICO :** SAMUEL GUSTAVO

**CAU : A20486-2**  
**CREA : 27177/D-DF**

PROPRIETÁRIO :  
AUTOR DO PROJETO : CAU/A20486-2  
RT : CAU/CREA

DLFO : CAU/CREA

www.foxengenharia.com.br  
fox@engenharia.com.br  
TEL: +55(61) 2103-6555

PROJETO DE PROTEÇÃO E COMBATE A INCÊNDIO			
<b>PALÁCIO DO PLANALTO</b>	<b>PREVENÇÃO E COMBATE A INCÊNDIO E PÂNICO</b>	<b>PROJETO EXECUTIVO</b>	<b>INC.SP.K</b>
<b>RESTAURAÇÃO</b>	<b>LEVANTAMENTO DO SISTEMA DE SPRINKLERS</b>	<b>PLANTA BAIXA - 4º PAVIMENTO</b>	<b>01/07</b>
Projeto : Nº do DOC : Data : 30/OUT/2020 Esc. Des : 1/50	Des : GUIMARÃES Esc. Plot : 1/50	Área m²: Existente: 000,00 Análise: 000,00 Total: 000,00	0-000-000