


# PROJETO DE PREVENÇÃO CONTRA INCÊNDIO E PÂNICO – PARTE 1

ESCALA

1:175

ÁREA RESERVADA  
PARA A INSTALAÇÃO  
DA ESTAÇÃO DE  
TRATAMENTO DE ESGOTO

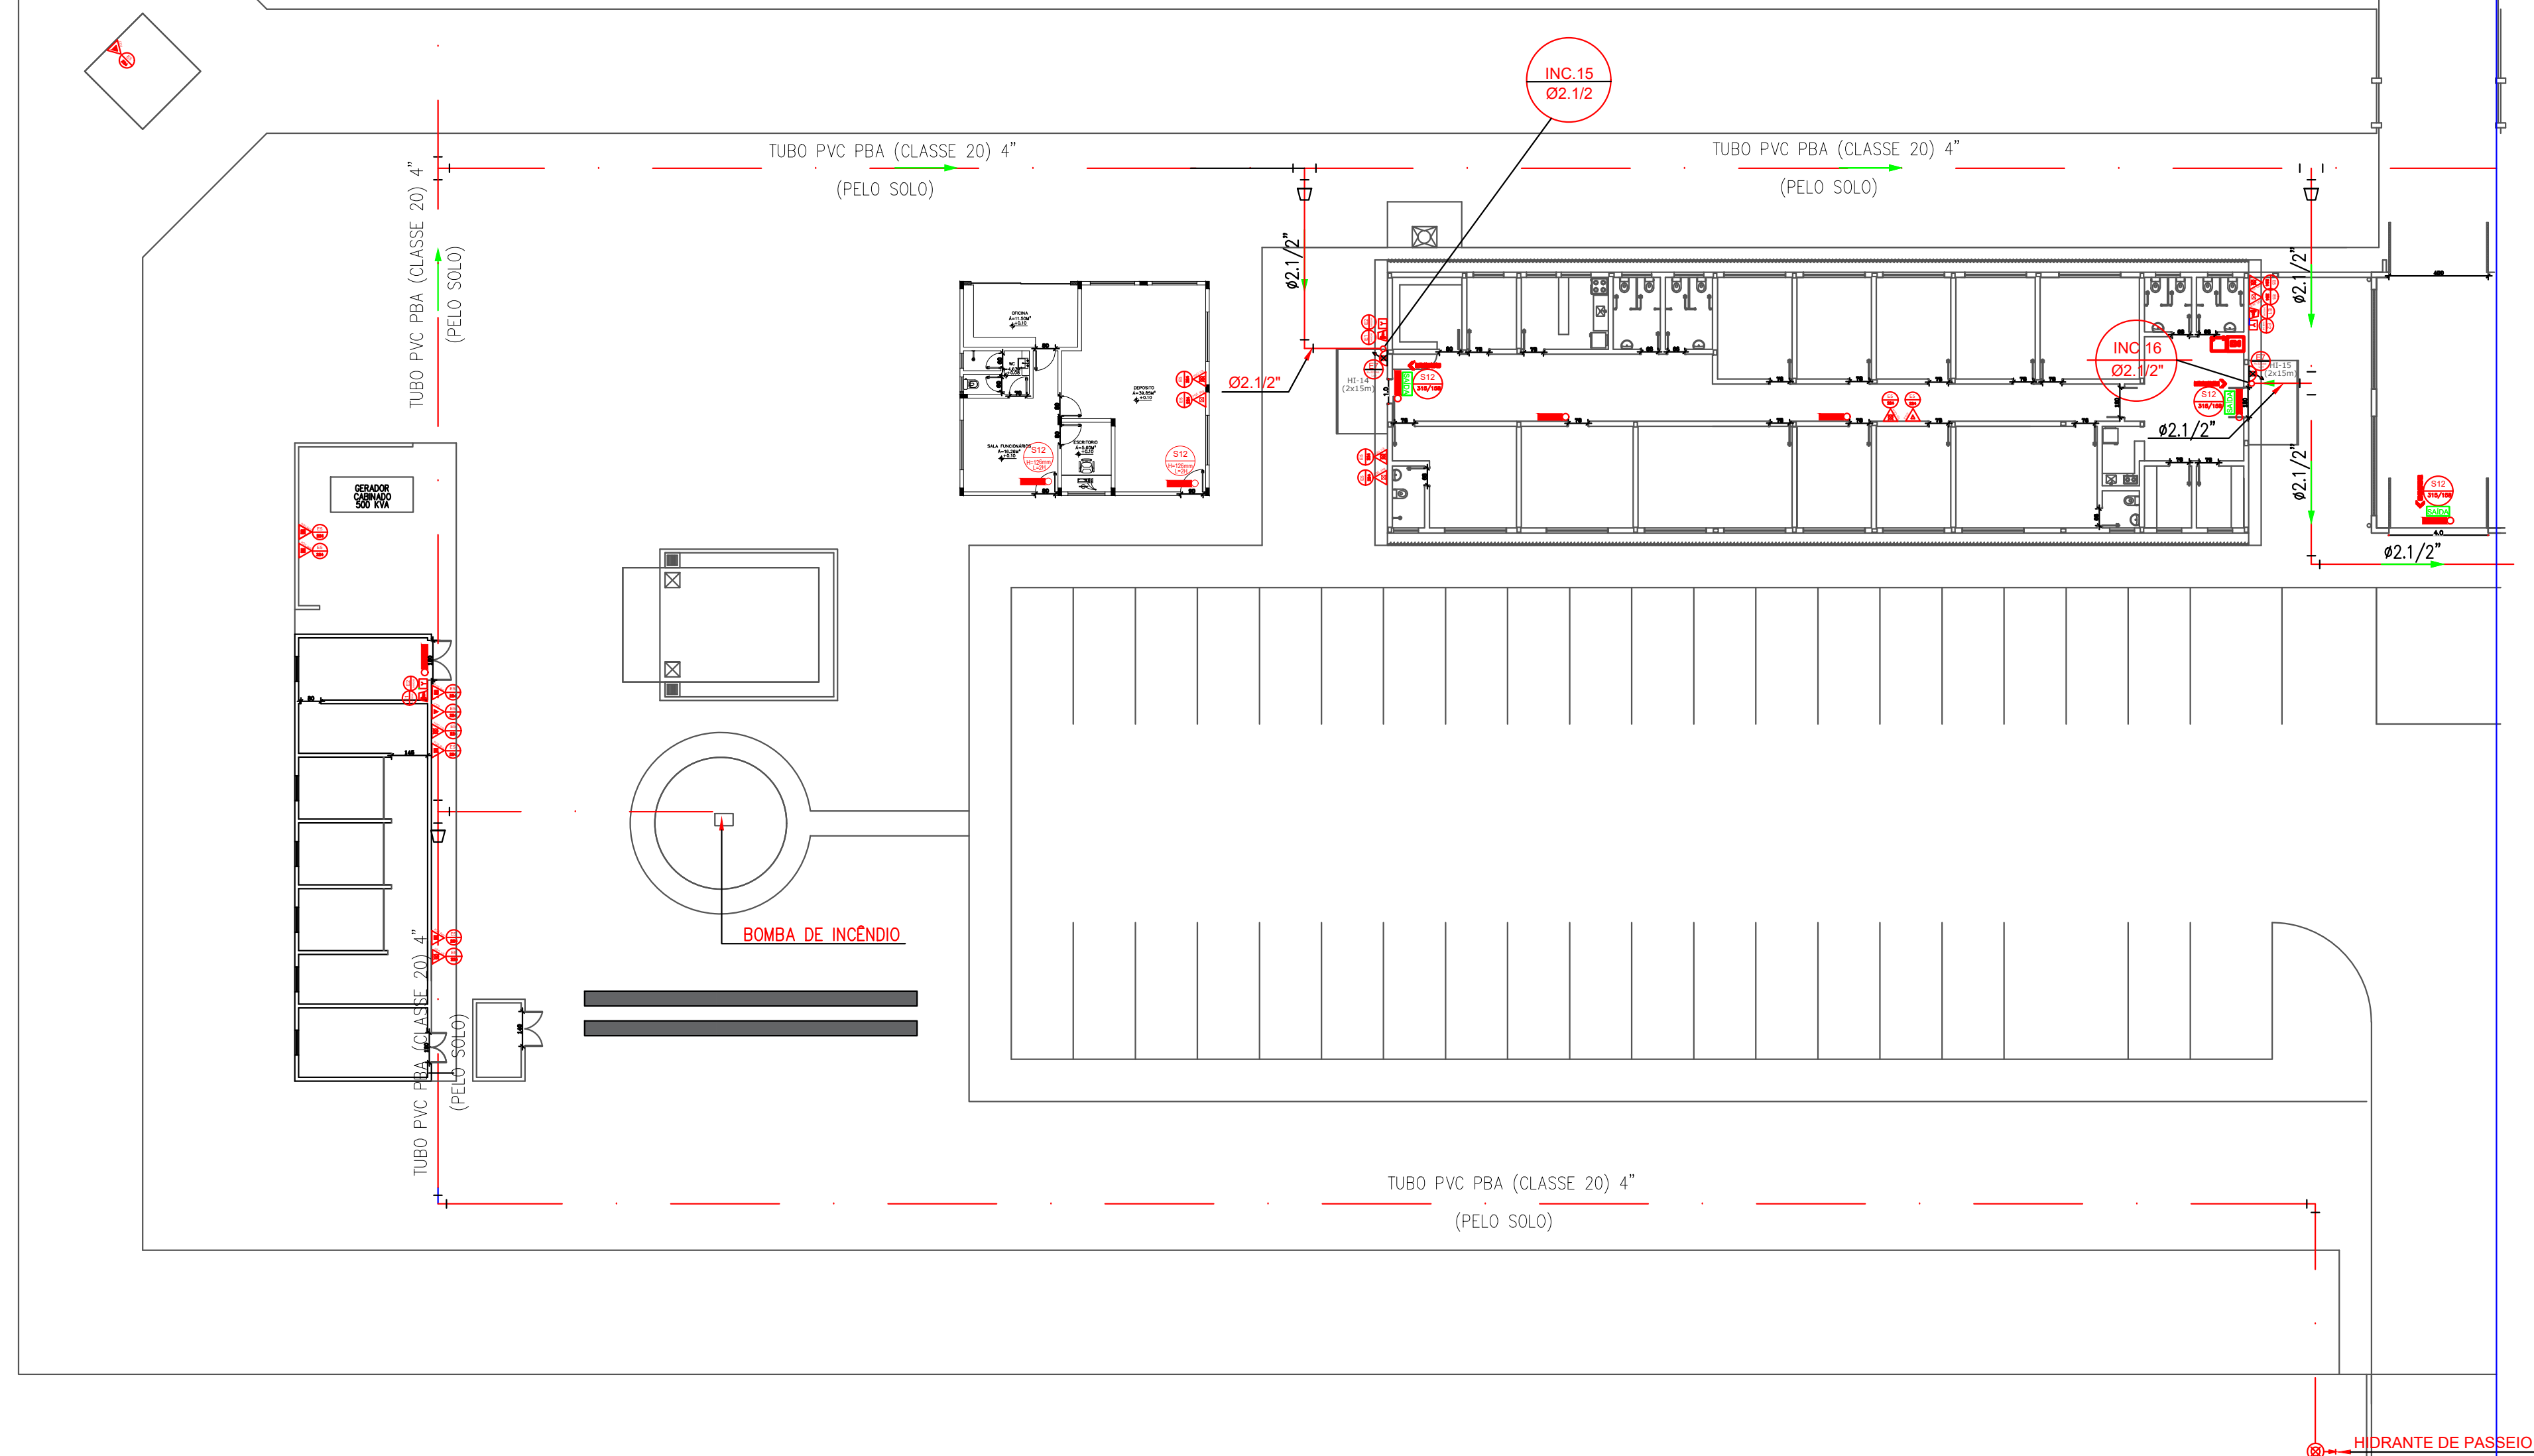

## NOTA

DETALHES NA PRANCHA 06/06 DE PROJETO DE PREVENÇÃO CONTRA INCÊNDIO E PÂNICO.

QUADROS DE PLACAS DE SINALIZAÇÕES DE SEGURANÇA NA PRANCHA 06/06 DO PPCIP.

A PLANTA BAIXA DO TÉRREO FOI DIVIDIDA EM 4 PARTES PARA MELHOR REPRESENTAÇÃO.

CADA PARTE DA PLANTA BAIXA DO TÉRREO ESTÁ UMA PRANCHA PRÓPRIA DO PPCIP.

OS HIDRANTES 01, 02, 05, 06, 09, 03, 04, 07, 08 POSSUEM 4 MANGUEIRAS DE 15 METROS.

TIPO DE PROJETO PPCIP			
CONTEÚDO PROJETO DE PREVENÇÃO CONTRA INCÊNDIO E PÂNICO			
ENDEREÇO DA OBRA BR364 - KM 44.5 - SÍTIO BOA ESPERANÇA - LOTE 13 - GLEBA 13A CIDADE: PORTO VELHO UF: RO			
DIRETAMENTO	DESE. DE PROJ.	DATA DO PROJETO	ESCALA
		15/06/2022	INDICADAS
USO DA ESPRIMIDORA			REVISÃO
HS - ÁREA COM RESTRIÇÃO DE LIBERDADE			01
PROPRIETÁRIO PENITENCIÁRIA FEDERAL EM PORTO VELHO		OFFICINA 00.394.494/0144-39	
PROFISSIONAL RESPONSÁVEL PELO PROJETO ARTHUR SOARES NOBRE DE OLIVEIRA CREA 19554 D/RO ARTHUR.SOARES@GMAIL.COM		NOME DO PROFISSIONAL RESPONSÁVEL TÉCNICO Arthur Soares Nobre de Oliveira	
COORDENADOR DIEGO DOS SANTOS FREITAS CREA 17084 D/RO ENG.DIEGO.FREITAS@GMAIL.COM		CREA IF 19554 D/RO	TELEFONE (69)99306-8370
		EMAIL arthursoares.eng@gmail.com	
		PROJETISTA Arthur Soares Nobre de Oliveira	
QUADRO DE ÁREAS		ASSINATURAS	
Paralisa Violência 1 Paralisa Violência 2 Paralisa Violência 3 Paralisa Violência 4 Paralisa Serviços Paralisa Administrativo Superior Subsistema ÁREA TOTAL		202,0m² 202,0m² 178,0m² 197,0m² 193,0m² 148,0m² 225,0m² 197,0m² 12.720,00 m²	
		PROPRIETÁRIO PENITENCIÁRIA FEDERAL EM PORTO VELHO CPF: 00.394.494/0144-39	
		PROFISSIONAL Arthur Soares Nobre de Oliveira - CREA: 19554-D/RO ENGENHEIRO CIVIL	
ARTs		ESPACIO PARA APROVAÇÃO	
ART de Obra ou Serviço - 230228500097125			
ART de Obra ou Serviço - 230228500096205			