


GRAMA SÃO CARLOS

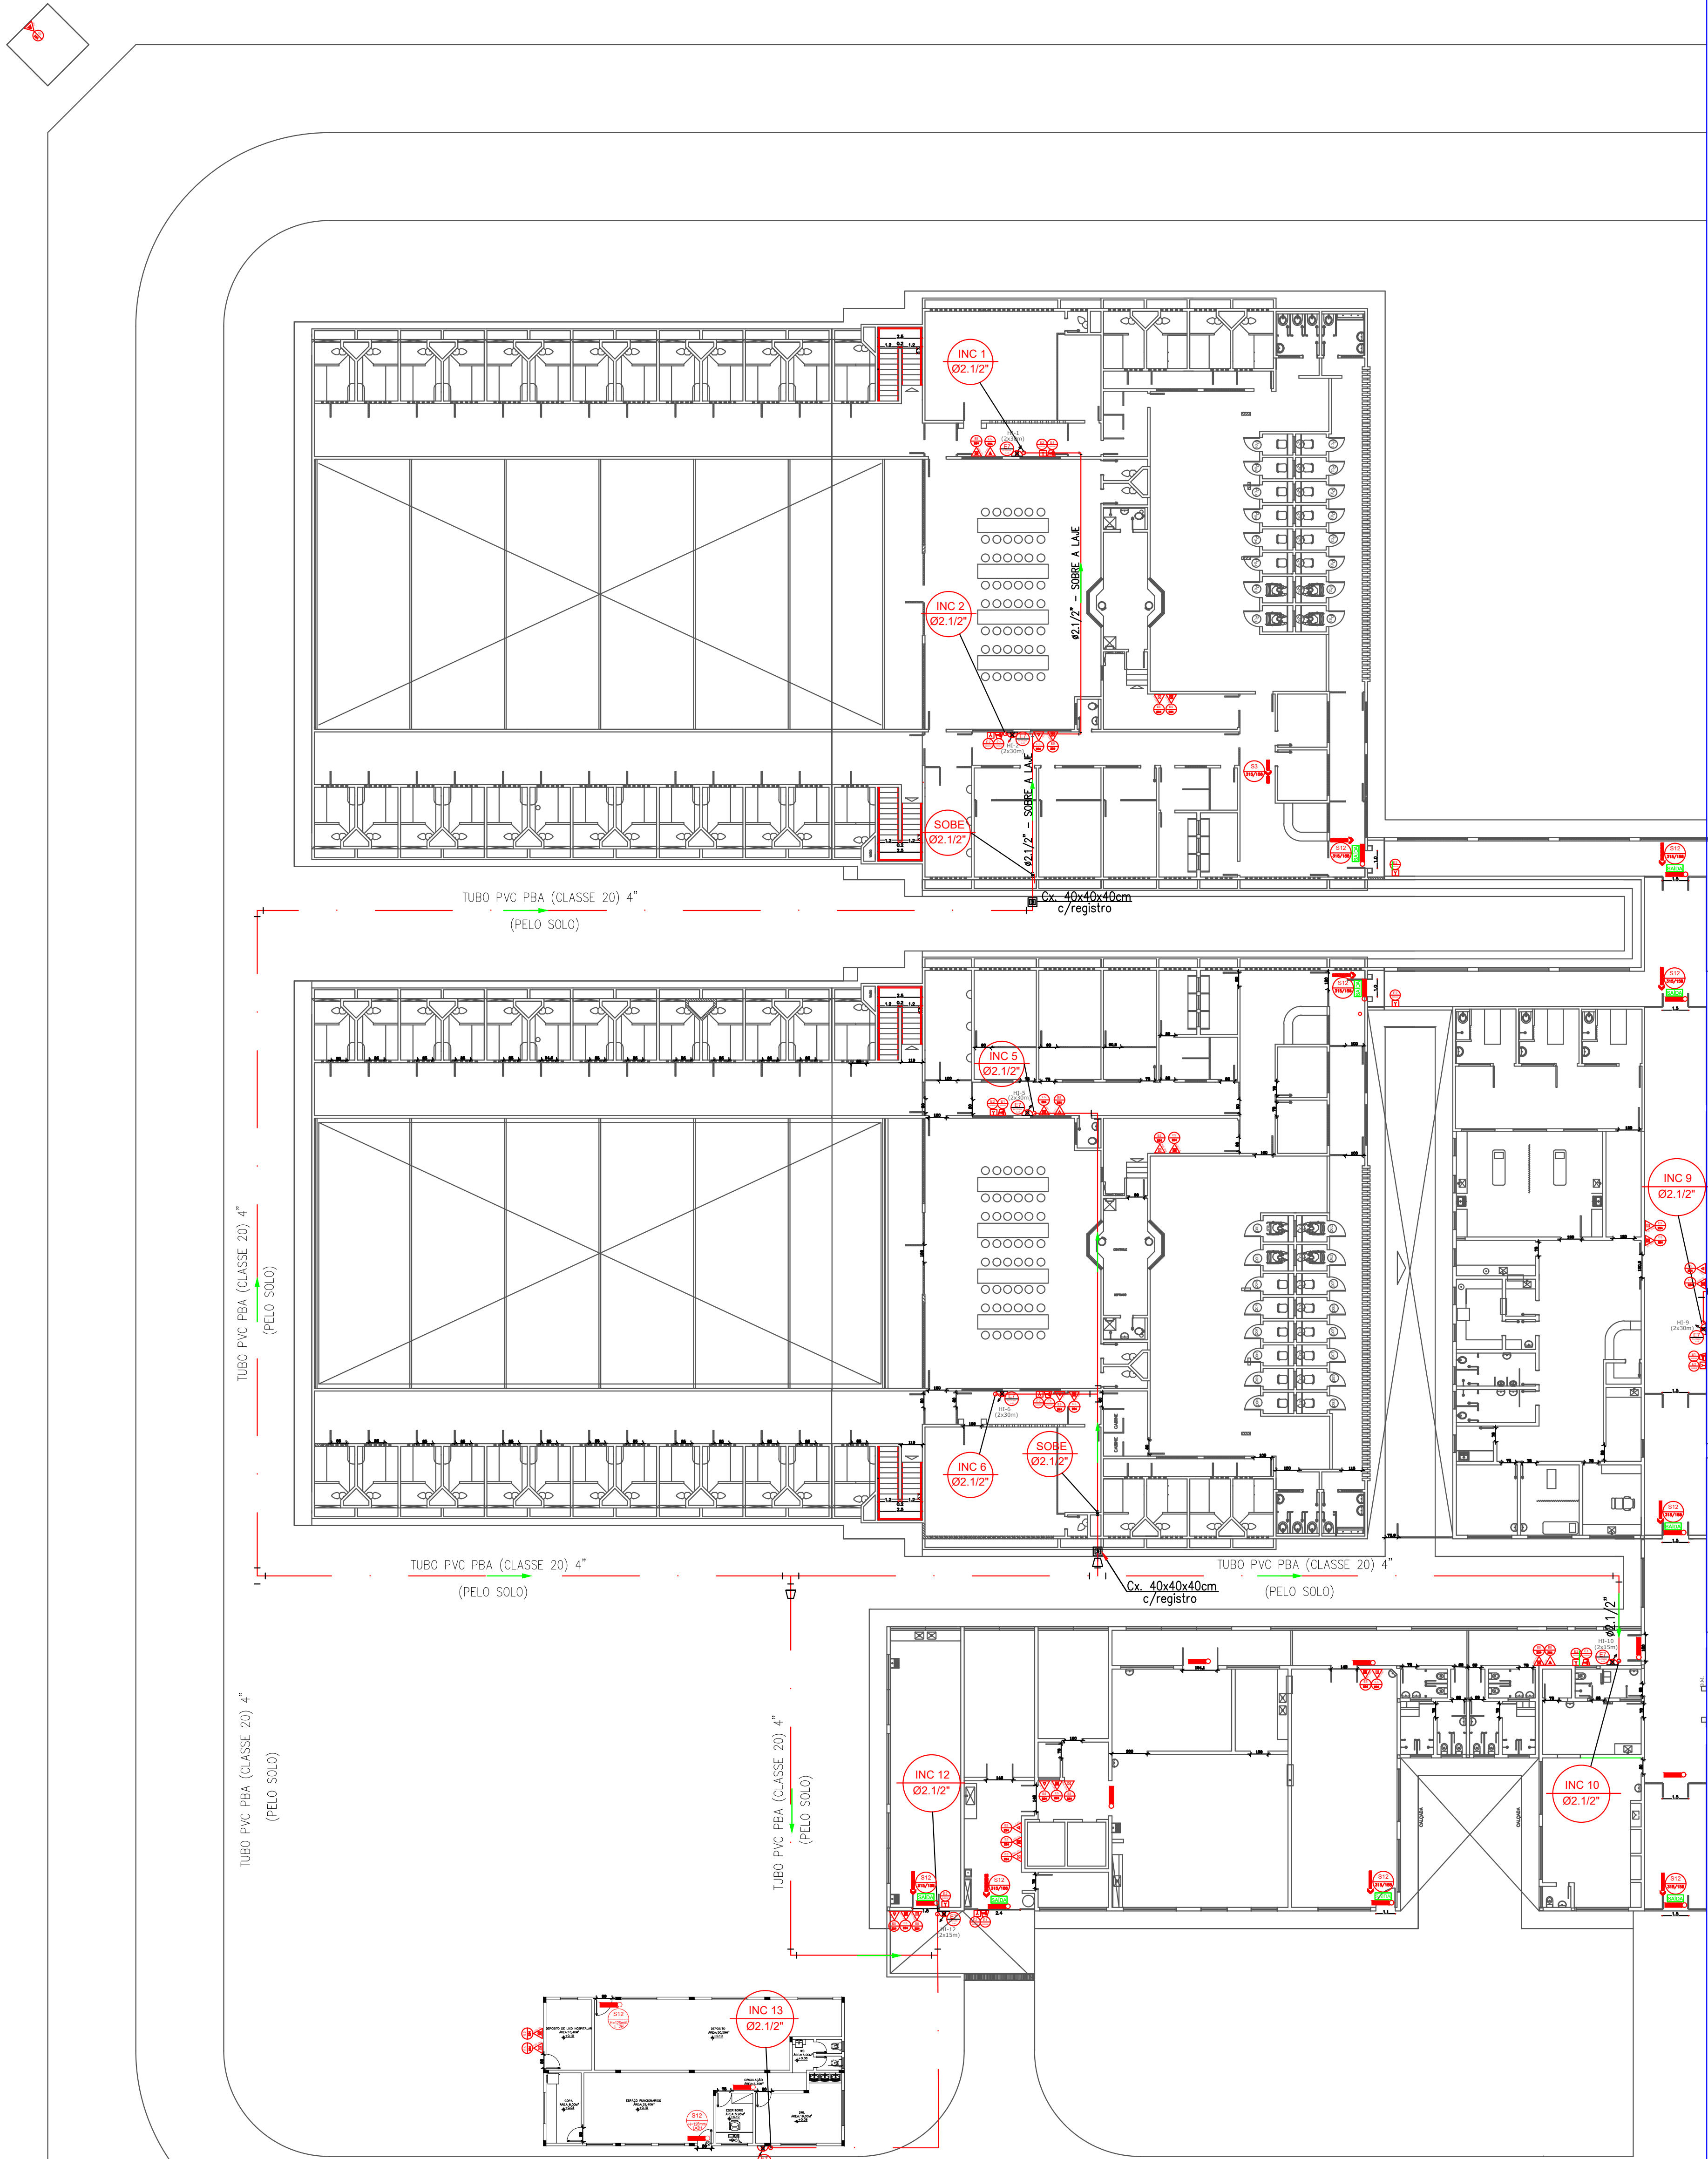

# PROJETO DE PREVENÇÃO CONTRA INCÊNDIO E PÂNICO – PARTE 3

ESCALA

1:175

## NOTA

DETALHES NA PRANCHA 06/06 DE PROJETO DE PREVENÇÃO CONTRA INCÊNDIO E PÂNICO.

QUADROS DE PLACAS DE SINALIZAÇÕES DE SEGURANÇA NA PRANCHA 06/06 DO PPCIP.

A PLANTA BAIXA DO TÉRREO FOI DIVIDIDA EM 4 PARTES PARA MELHOR REPRESENTAÇÃO.

CADA PARTE DA PLANTA BAIXA DO TÉRREO ESTÁ UMA PRANCHA PRÓPRIA DO PPCIP.

OS HIDRANTES 01, 02, 05, 06, 09, 03, 04, 07, 08 POSSUEM 4 MANGUEIRAS DE 15 METROS.

TIPO DE PROJETO	
PPCIP	
CONTEÚDO	
PROJETO DE PREVENÇÃO CONTRA INCÊNDIO E PÂNICO	
ENDEREÇO DA OBRA	
BR364 - KM 44,5 - SÍTIO BOA ESPERANÇA - LOTE 13 - GLEBA 13A	
CIDADE: PORTO VELHO UF: RO	
CONSTRUTOR	DATA DO PROJETO
15/06/2022	INDICADAS
10/16	01
USO DA EDIFICAÇÃO	
H5 - ÁREA COM RESTRIÇÃO DE LIBERDADE	
PROPRIETÁRIO	CNPJ/CPF
PENITENCIÁRIA FEDERAL EM PORTO VELHO	00.394.494/0144-39
PROFISSIONAL RESPONSÁVEL PELO PROJETO	
ARTHUR SOARES NOBRE DE OLIVEIRA	
CREA 19054 D/RO	
ARTHURNBRE.ENG@GMAIL.COM	
NOME DO PROFISSIONAL RESPONSÁVEL TÉCNICO	
Arthur Soares Nobre de Oliveira	
CREA-PT	TELEFONE
19054 D/RO	(69)99306-8370
EMAIL	
arthurnobre.eng@gmail.com	
PROJETISTA	
Arthur Soares Nobre de Oliveira	
QUADRO DE ÁREAS	
ASSINATURAS	
PROPRIETÁRIO	
PENITENCIÁRIA FEDERAL EM PORTO VELHO	
CNPJ 00.394.494/0144-39	
PROFISSIONAL	
Arthur Soares Nobre de Oliveira - CREA: 19054 D/RO	
ENGENHEIRO CIVIL	
ARTS	
ART de Obra ou Serviço - 230228050007125	
ART de Obra ou Serviço - 230228050009025	
ESPACIO PARA APROVAÇÃO	